

# 市道大浦本線送水管更新工事 S=1:750


魚沼市 大浦 地内

## 消雪パイプ工事 送水管更新 (HIVP-RRφ100) L=115.0m



### 道路部標準断面

(BH掘削、遠隔ケーブル併設)

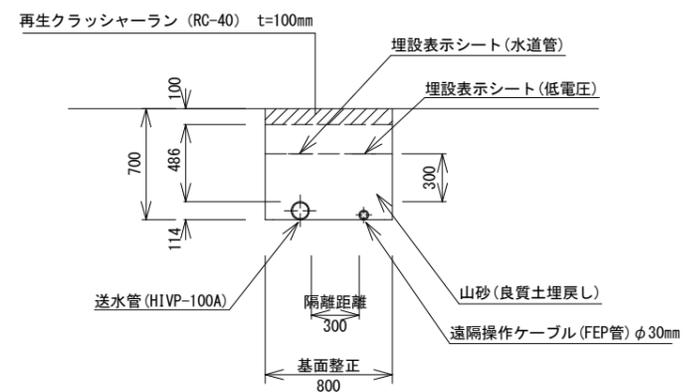

平均掘削断面  
 V=0.5600m<sup>3</sup>/m  
 埋戻し  
 V=0.5470m<sup>3</sup>/m  
 うち山砂(良質土)  
 V=0.3182m<sup>3</sup>/m  
 うち転用土  
 V=0.1488m<sup>3</sup>/m  
 うちRC-40  
 V=0.080m<sup>3</sup>/m

令和7年度 工事番号 7消工第2号				
市道	魚沼市	町	大浦	地内
市道大浦本線送水管更新工事				
計画平面図、標準断面図				
縮尺	S=図示	図面全	1/1	
測量		年月日	主任	技術者
設計		年月日	主任	技術者
魚沼市 産業経済部 建設課				