



7消工第14号 市道四日町本線散水管更新工事

計画平面図 S=1:1000

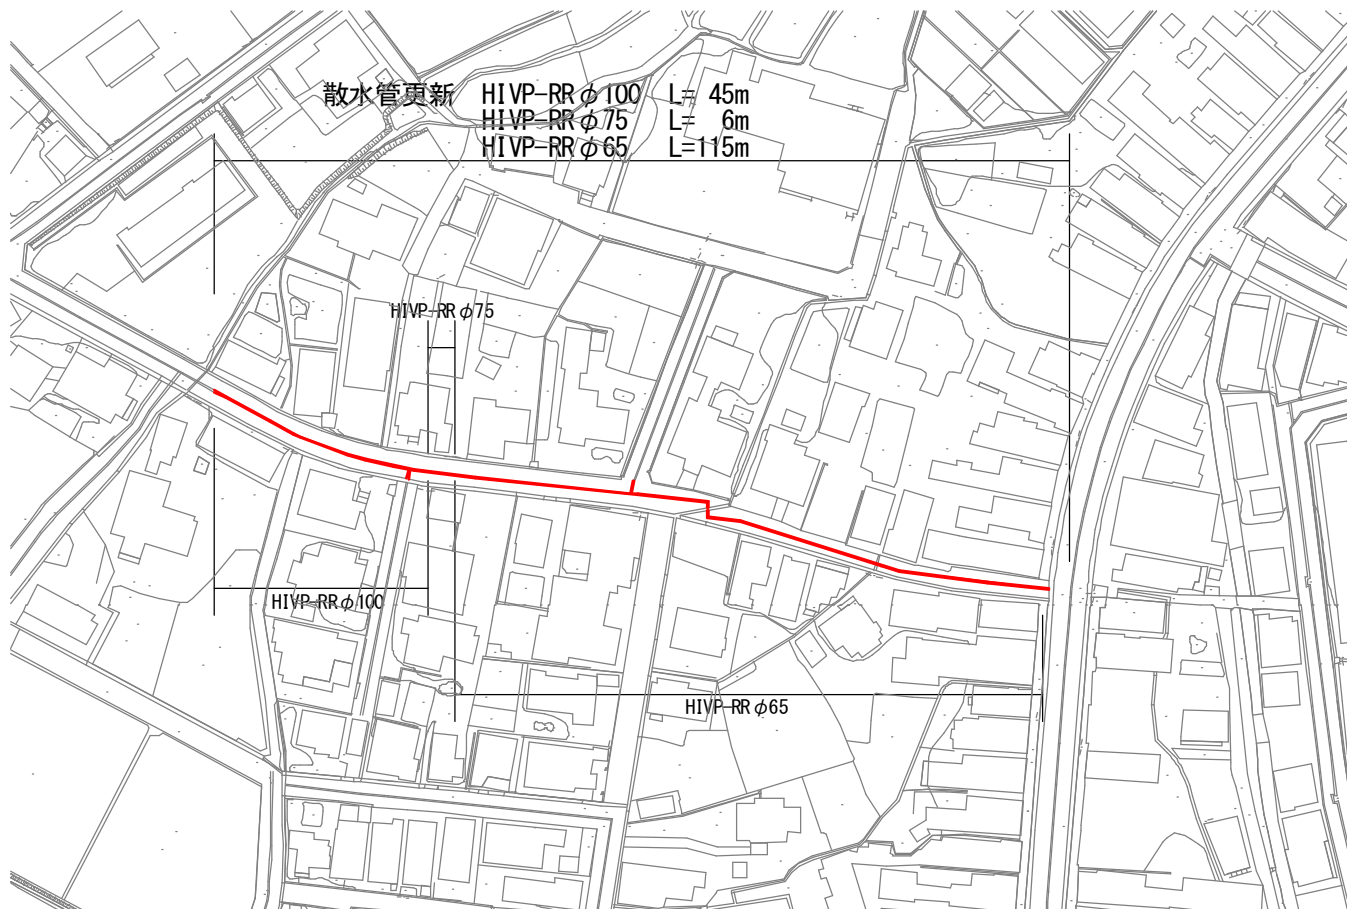

標準横断面図 S-Free

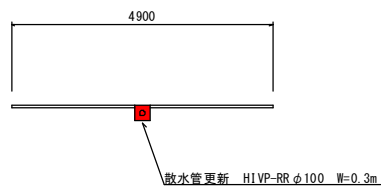

凡例


当該
工事

令和7年度		工事番号 7消工第14号			
市 道		魚沼市		郡 町 村	四日町 地内
市道四日町本線散水管更新工事					
計画平面図、標準断面図					
縮尺	S=図示		図 面 全 1/1		
測量			年 月 日	主任 技術者	
設計			年 月 日	主任 技術者	
魚沼市役所 産業経済部 建設課					


300×300 消雪パイプ巻立断面図

配筋図 S=1:30

平面図

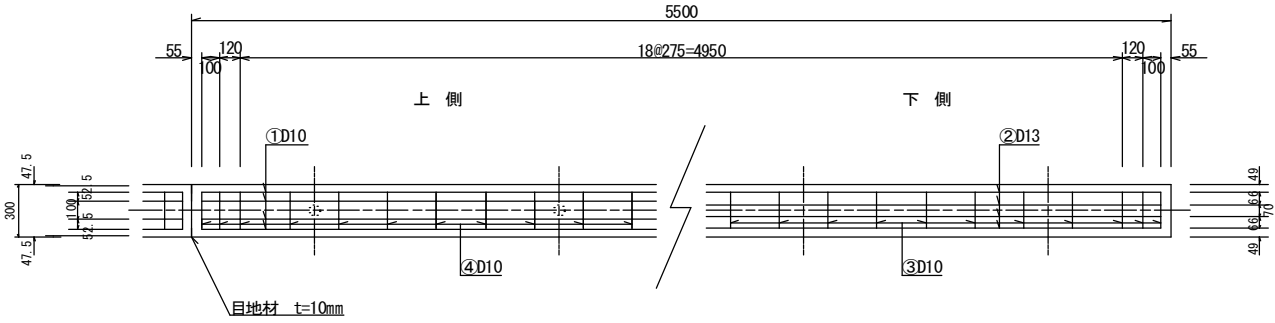


側面図

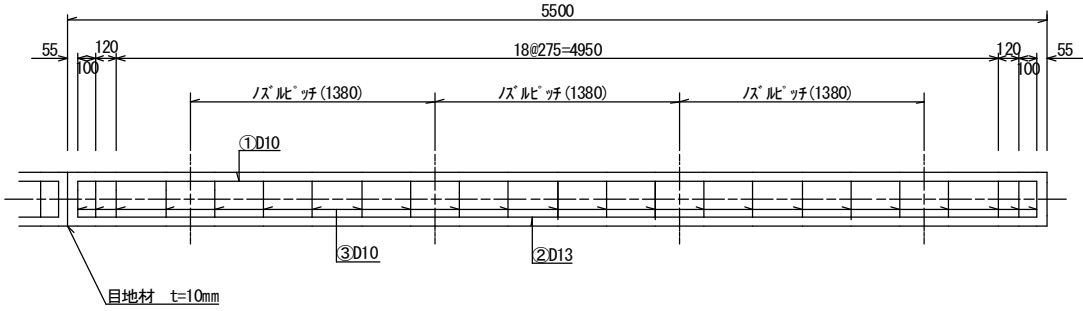


※ノズルピッチは、散水管の場合に適用。

A断面（打換φ50～φ125mm）

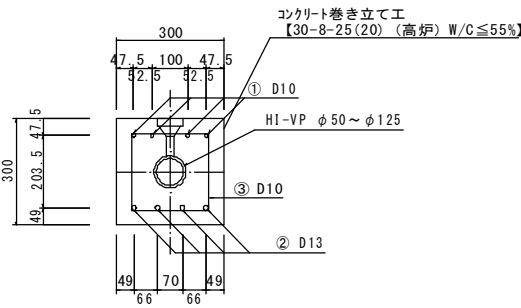

組立筋加工図 S=1:15

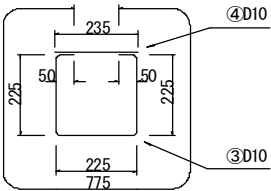

打換部コンクリート等数量表

		5.5m当り					換 要
		A断面→50A	A断面→65A	A断面→75A	A断面→100A	A断面→125A	
全体断面積	A	0.09	0.09	0.09	0.09	0.09	h × W m2
パイプ断面積	B	0.0028	0.0045	0.0062	0.0102	0.0154	π d ² /4 m2
実断面積	C	0.0872	0.0855	0.0838	0.0798	0.0746	A-B m2
コンクリート体積	D	0.480	0.470	0.461	0.439	0.410	C × 5.50 m3
※55.0m当り		4.80	4.70	4.61	4.39	4.10	D × 10 m3
※目地材		10箇所×0.09m2=0.9m2 t=10mm					
※路盤紙		0.30×55.0m=16.4m2					

※印55.0m当り数量を示す。

鉄 筋 表

5.5m当り					
番 号	鉄 筋	本 数	長 さ (mm)	単 位 質 量 (kg/m)	質 量 (kg)
①	D10	4	5,390	0.560	12.074
②	D13	4	5,390	0.995	21.452
③	D10	23	775	0.560	9.982
④	D10	23	235	0.560	3.027
※55.0m当り		D10=250.83kg D13=214.52kg			

令和7年度	工事番号	7消工第14号		
市 道	魚 沼 郡 町 村	四日町	地内	
市道四日町本線散水管更新工事				
消雪パイプ 巻立断面図				
縮尺	S=図示	図 面 全	1/1	
測量		年 月 日	主任 技術者	
設計		年 月 日	主任 技術者	
魚沼市役所 産業経済部 建設課				