



令8現建消整工第1号 市道原虫野本線散水管更新工事

計画平面図 S=1:1000

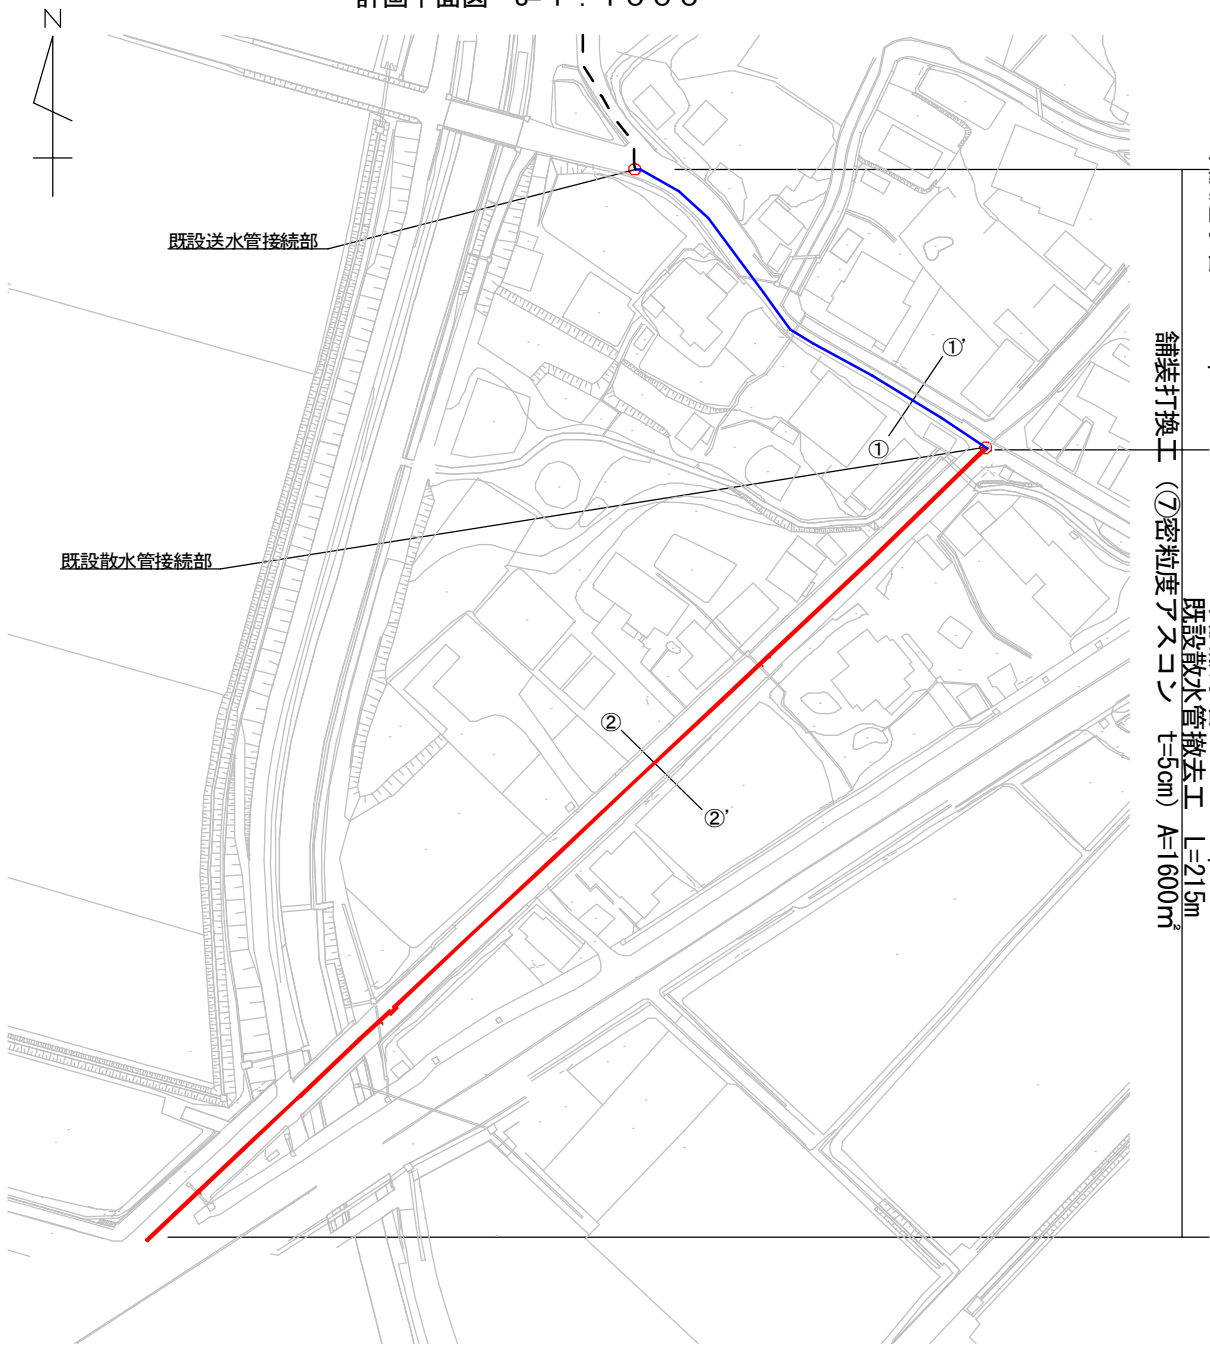


標準横断面図 S=Free

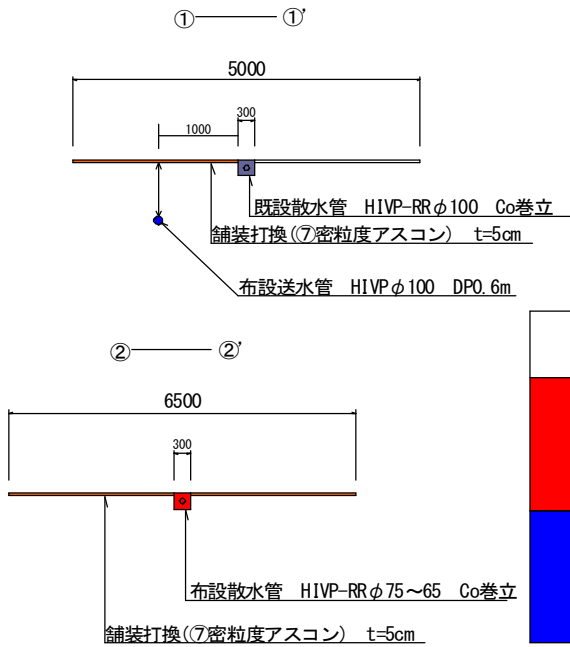

凡例	
	布設散水管
	布設送水管

送水管布設部標準断面

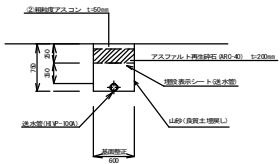

令和8年度		工事番号 令8現建消整工第1号	
魚沼市	町	原虫野	地内
市道原虫野本線散水管更新工事			
計画平面図、標準断面図			
縮尺	S=図示	図面全	1/1
測量		年 月 日	主任技術者
設計		年 月 日	主任技術者
魚沼市役所 産業経済部 建設課			