

The diagrams illustrate the cross-section of a road and its drainage system at three different points: No. 30+10.0 (BP), No. 38, and No. 43 (EP). Each diagram shows the road profile, drainage pipes, and various structures like a bus stop and a house.

No. 30+10.0 (BP)


- Dimensions: 400, 150, 2,270, 300, 2,300, 150, 400
- Structures: 車庫 (Garage), 宅地 (Residential land)
- Drainage: 既設低圧 PLP φ50 (DP=1, 20m (推定)), 既設中圧 PLP φ100 (DP=1, 20m (推定)), 下水道管 (VP φ200) (DP=1, 38m), 下水道管 (PP φ150) (DP=1, 15m)
- Other: 布設配水管 PE φ200 (DP=0, 6m), 既設管 VP φ200 (DP=1, 20m (推定))

No. 38

- Dimensions: 400, 150, 2,450, 2,450, 150, 400
- Structures: 田 (Field)
- Drainage: 既設管 RP φ150 (DP=1, 20m (推定))
- Other: 布設配水管 PE φ200 (DP=0, 6m)

No. 43 (EP)

- Dimensions: 400, 150, 2,450, 2,450, 150, 400
- Structures: 田 (Field)
- Drainage: 既設管 VP φ150 (DP=1, 20m (推定))
- Other: 布設配水管 PE φ200 (DP=0, 6m)

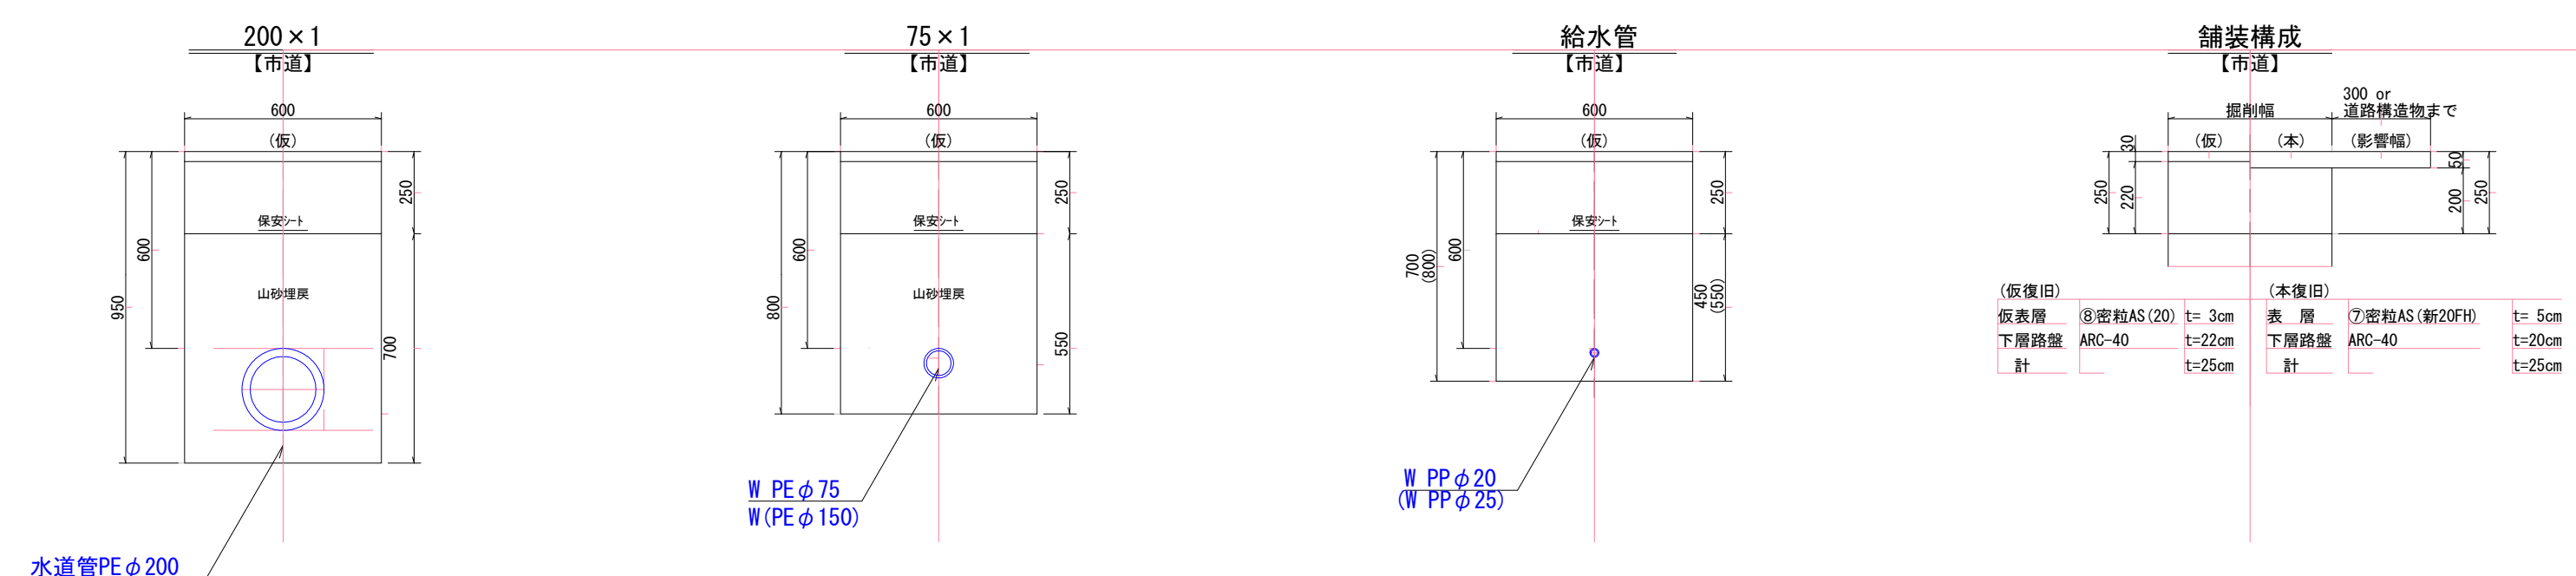


工事番号 令8単施工-17号			
魚沼市	大沢	地内	
吉田31号緑水道管布設替その4工事			
平面図、標準横断面図、 掘削標準断面図			
縮尺	図示		
測量	令和8年	4月	日 図番
設計	令和8年	4月	日 1/2
魚沼市ガス水道局施設課			

W配 PEφ200

鋳鉄製 メカ型ドレッサー	φ200	N=2.0個
配水ホリ EF片受直管	φ200	N=47.0本
配水ホリ 直管	φ200	N=3.0本
配水ホリ チーズ（スレゴット）	φ200×φ150	N=1.0個
配水ホリ チーズ（スレゴット）	φ200×φ75	N=1.0個
配水ホリ EFベント45°	φ200	N=2.0個
配水ホリ EFソケット	φ200	N=3.0個
配水ホリ EFフランジ短管	φ200	N=2.0個
ソフトシル弁 フランジ型	φ200	N=1.0個
水道用バルブボルト、ナット	φ200	N=2.0組
弁きょう		N=1.0個
FRP筒	B-400J	N=1.0個
座台		N=1.0個
硬質塩化ビニル管（VP）	φ300	N=1.0本
マーカ		N=2.0本
管明示テープ		L=248.5m
保安シート		L=248.5m
サドル付分水栓用キャップ	φ50	N=1.0個
塩ビ用鋳鉄製サドル付分水栓	φ200×φ50	N=1.0個
SKX-S（分止水栓用メーターハッキング付）	φ50（PP用）	N=1.0個
ホリエチレン2層管	φ50	L=2.0m
SKX-L90°（PP用）	φ50	N=2.0個
SKXハルソケットメネジ付（PP用）	φ50	N=1.0個
鋳鉄製マキャップ	φ200×φ50	N=2.0個

W配 PEφ75

配水ホリ EFソケット	φ75	N=1.0個
配水ホリ 直管	φ75	N=2.0本
配水ホリ EF両受ベント90°	φ75	N=1.0個
配水ホリ EF片受ベント90°	φ75	N=1.0個
配水ホリ EFフランジ短管	φ75	N=2.0個
ソフトシル弁 フランジ型	φ75	N=1.0個
水道用バルブボルト、ナット	φ75	N=2.0組
弁きょう		N=1.0個
FRP筒	B-400J	N=1.0個
座台		N=1.0個
マキャット PE×PE 90°	φ75	N=2.0個
マキャット PE×VP 90°	φ75	N=1.0個
硬質塩化ビニル管（VP）	φ100	N=1.0本
マーカ		N=1.0本
管明示テープ		L=5.2m
保安シート		L=4.7m
マキャップ（VP用）	φ75	N=1.0個

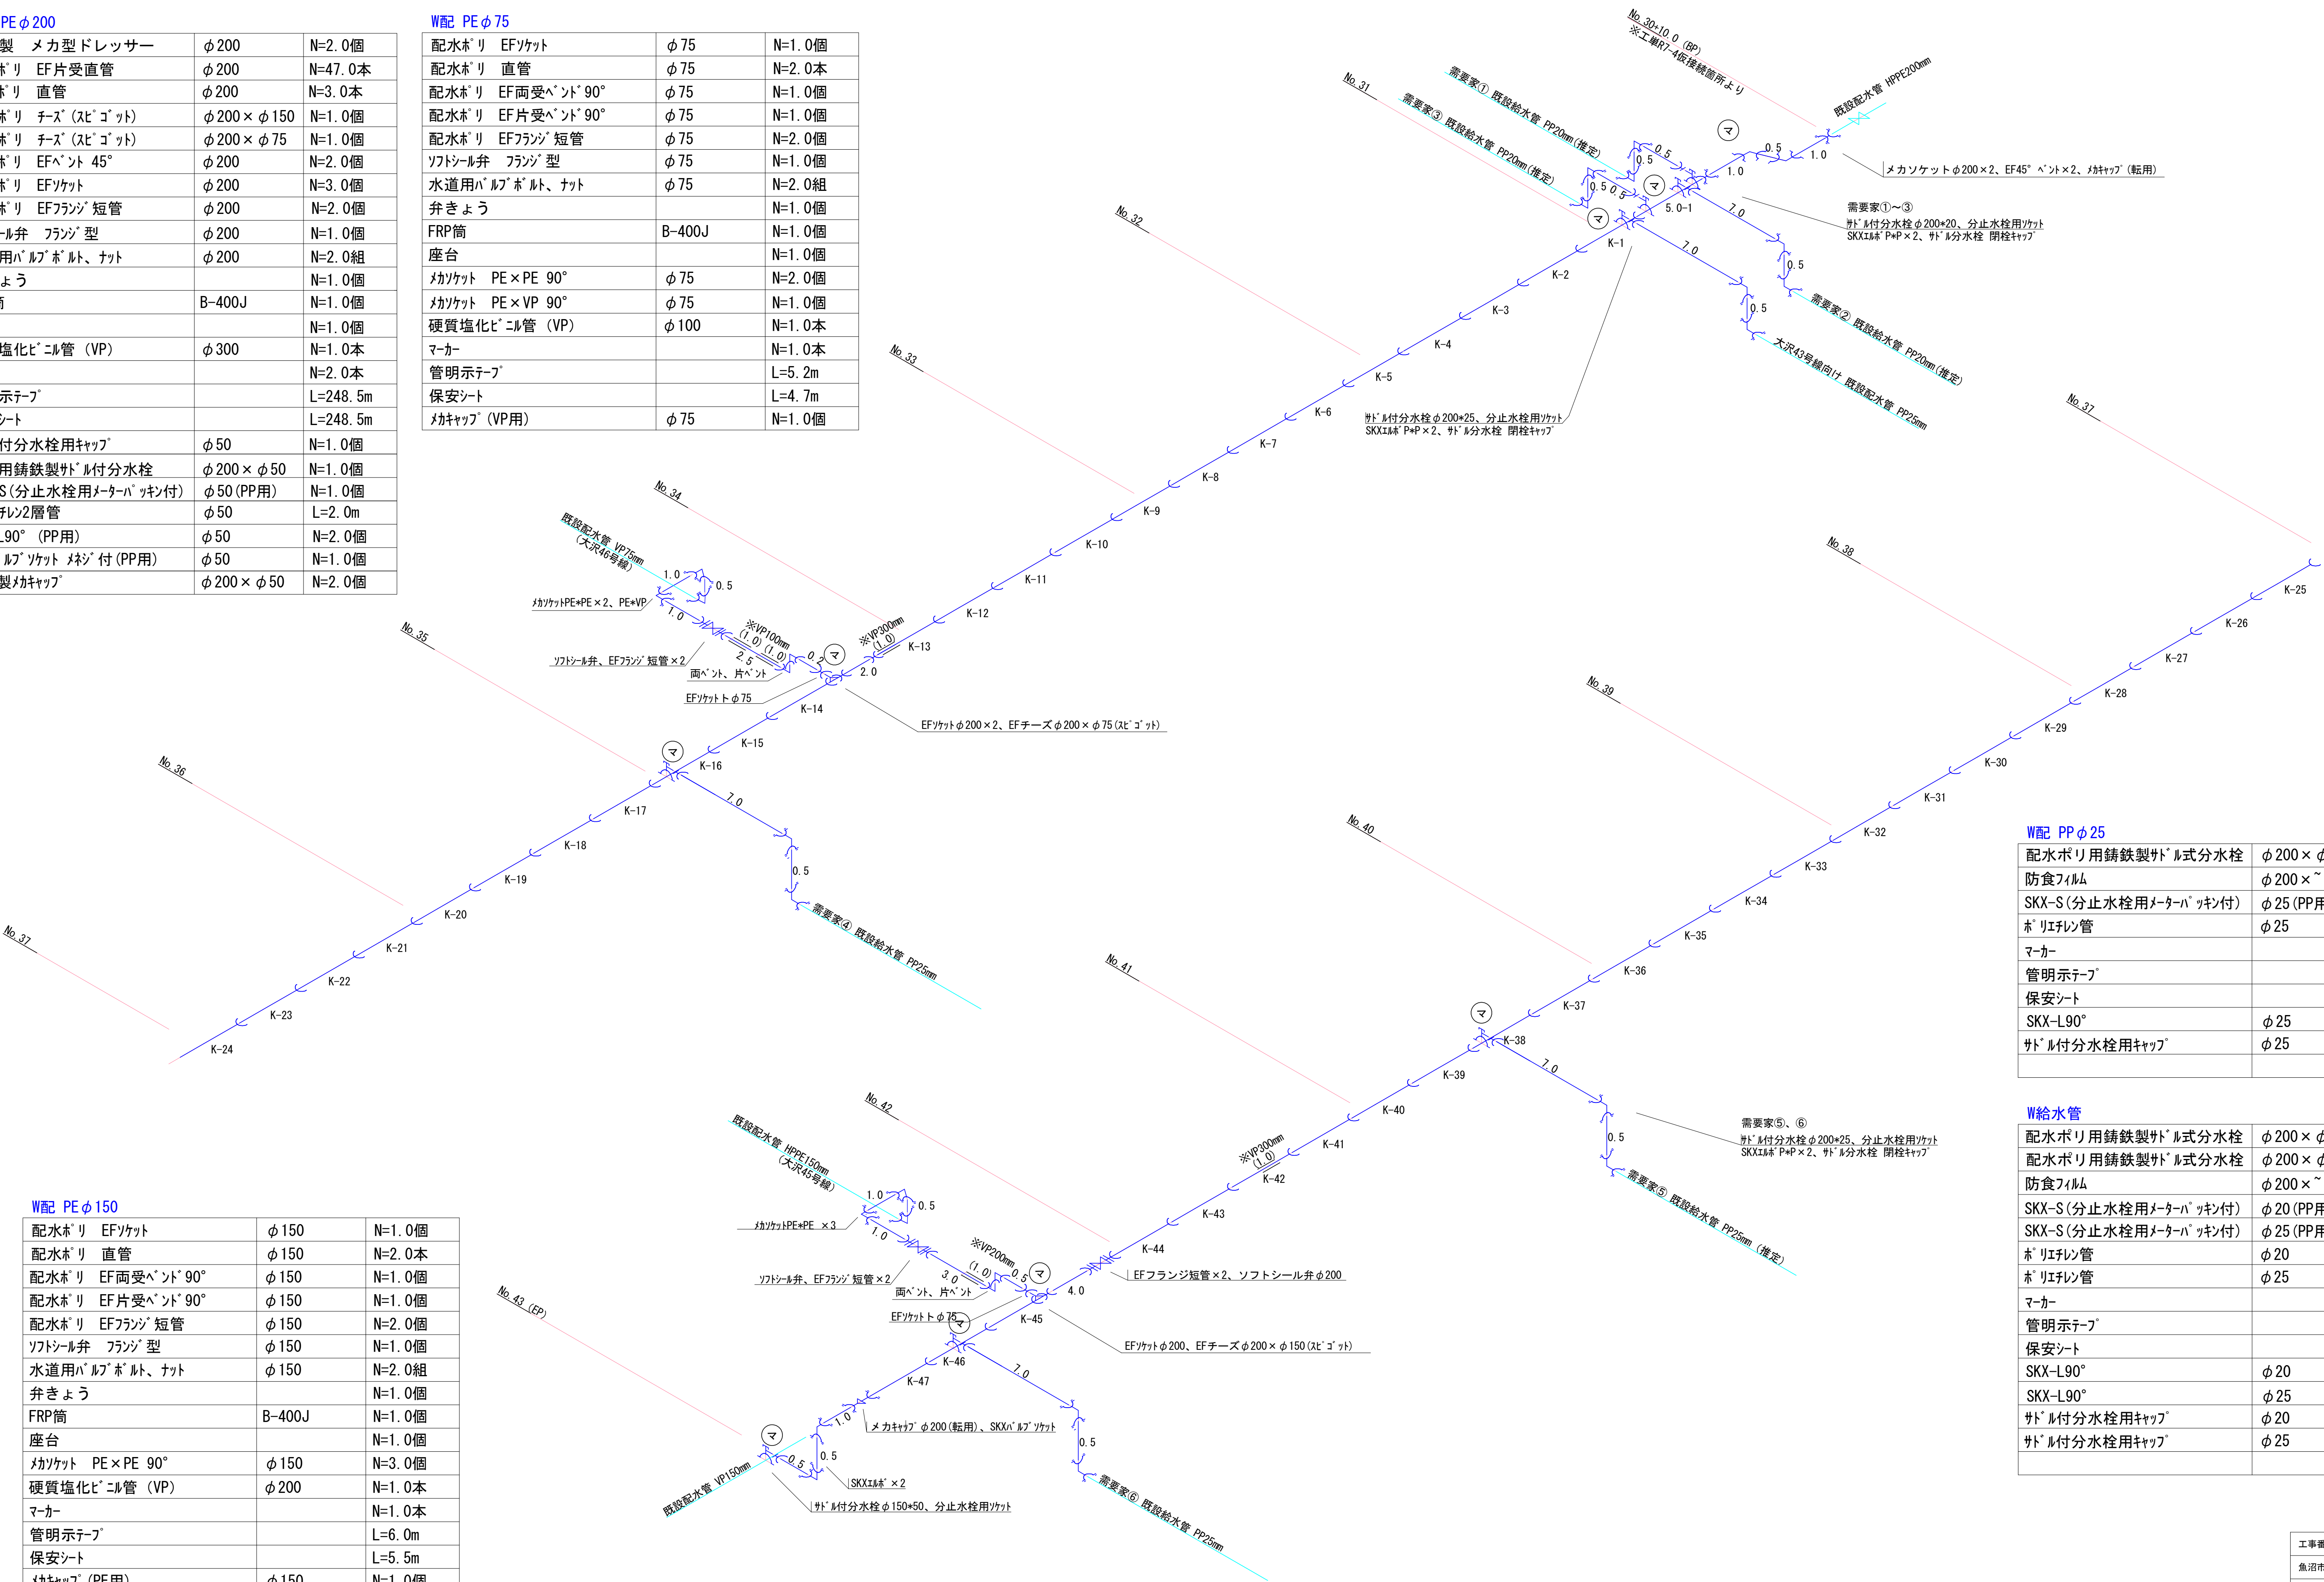

W配 PPφ25

配水ポリ用鋳鉄製サドル式分水栓	φ200×φ25	N=1.0個
防食フィルム	φ200×φ25	N=1.0枚
SKX-S（分止水栓用メーターハッキング付）	φ25（PP用）	N=1.0個
ホリエチレン管	φ25	L=7.5m
マーカ		N=1.0本
管明示テープ		L=7.5m
保安シート		L=7.0m
SKX-L90°	φ25	N=2.0個
サドル付分水栓用キャップ	φ25	N=1.0個

W給水管

配水ポリ用鋳鉄製サドル式分水栓	φ200×φ20	N=3.0個
配水ポリ用鋳鉄製サドル式分水栓	φ200×φ25	N=3.0個
防食フィルム	φ200×φ25	N=6.0枚
SKX-S（分止水栓用メーターハッキング付）	φ20（PP用）	N=3.0個
SKX-S（分止水栓用メーターハッキング付）	φ25（PP用）	N=3.0個
ホリエチレン管	φ20	L=9.5m
ホリエチレン管	φ25	L=22.5m
マーカ		N=6.0本
管明示テープ		L=32.0m
保安シート		L=29.0m
SKX-L90°	φ20	N=6.0個
SKX-L90°	φ25	N=6.0個
サドル付分水栓用キャップ	φ20	N=3.0個
サドル付分水栓用キャップ	φ25	N=3.0個

実施設計図

工事番号	令8単施工-17号
魚沼市	大沢 地内
吉田31号線水道管布設替その4工事	
配 管 図	
縮尺	S=Free
測量	令和8年 4月 日 図番
設計	令和8年 4月 日 2 / 2
魚沼市ガス水道局施設課	