



図 面 リ ス ト


図面番号	図 面 名 称	縮 尺
E-01	図面リスト	S=FREE
E-02	配置図・付近見取図	S=1:500
E-03	電気設備 3階平面図	S=1:100
M-01	機械設備 3階平面図	S=1:100

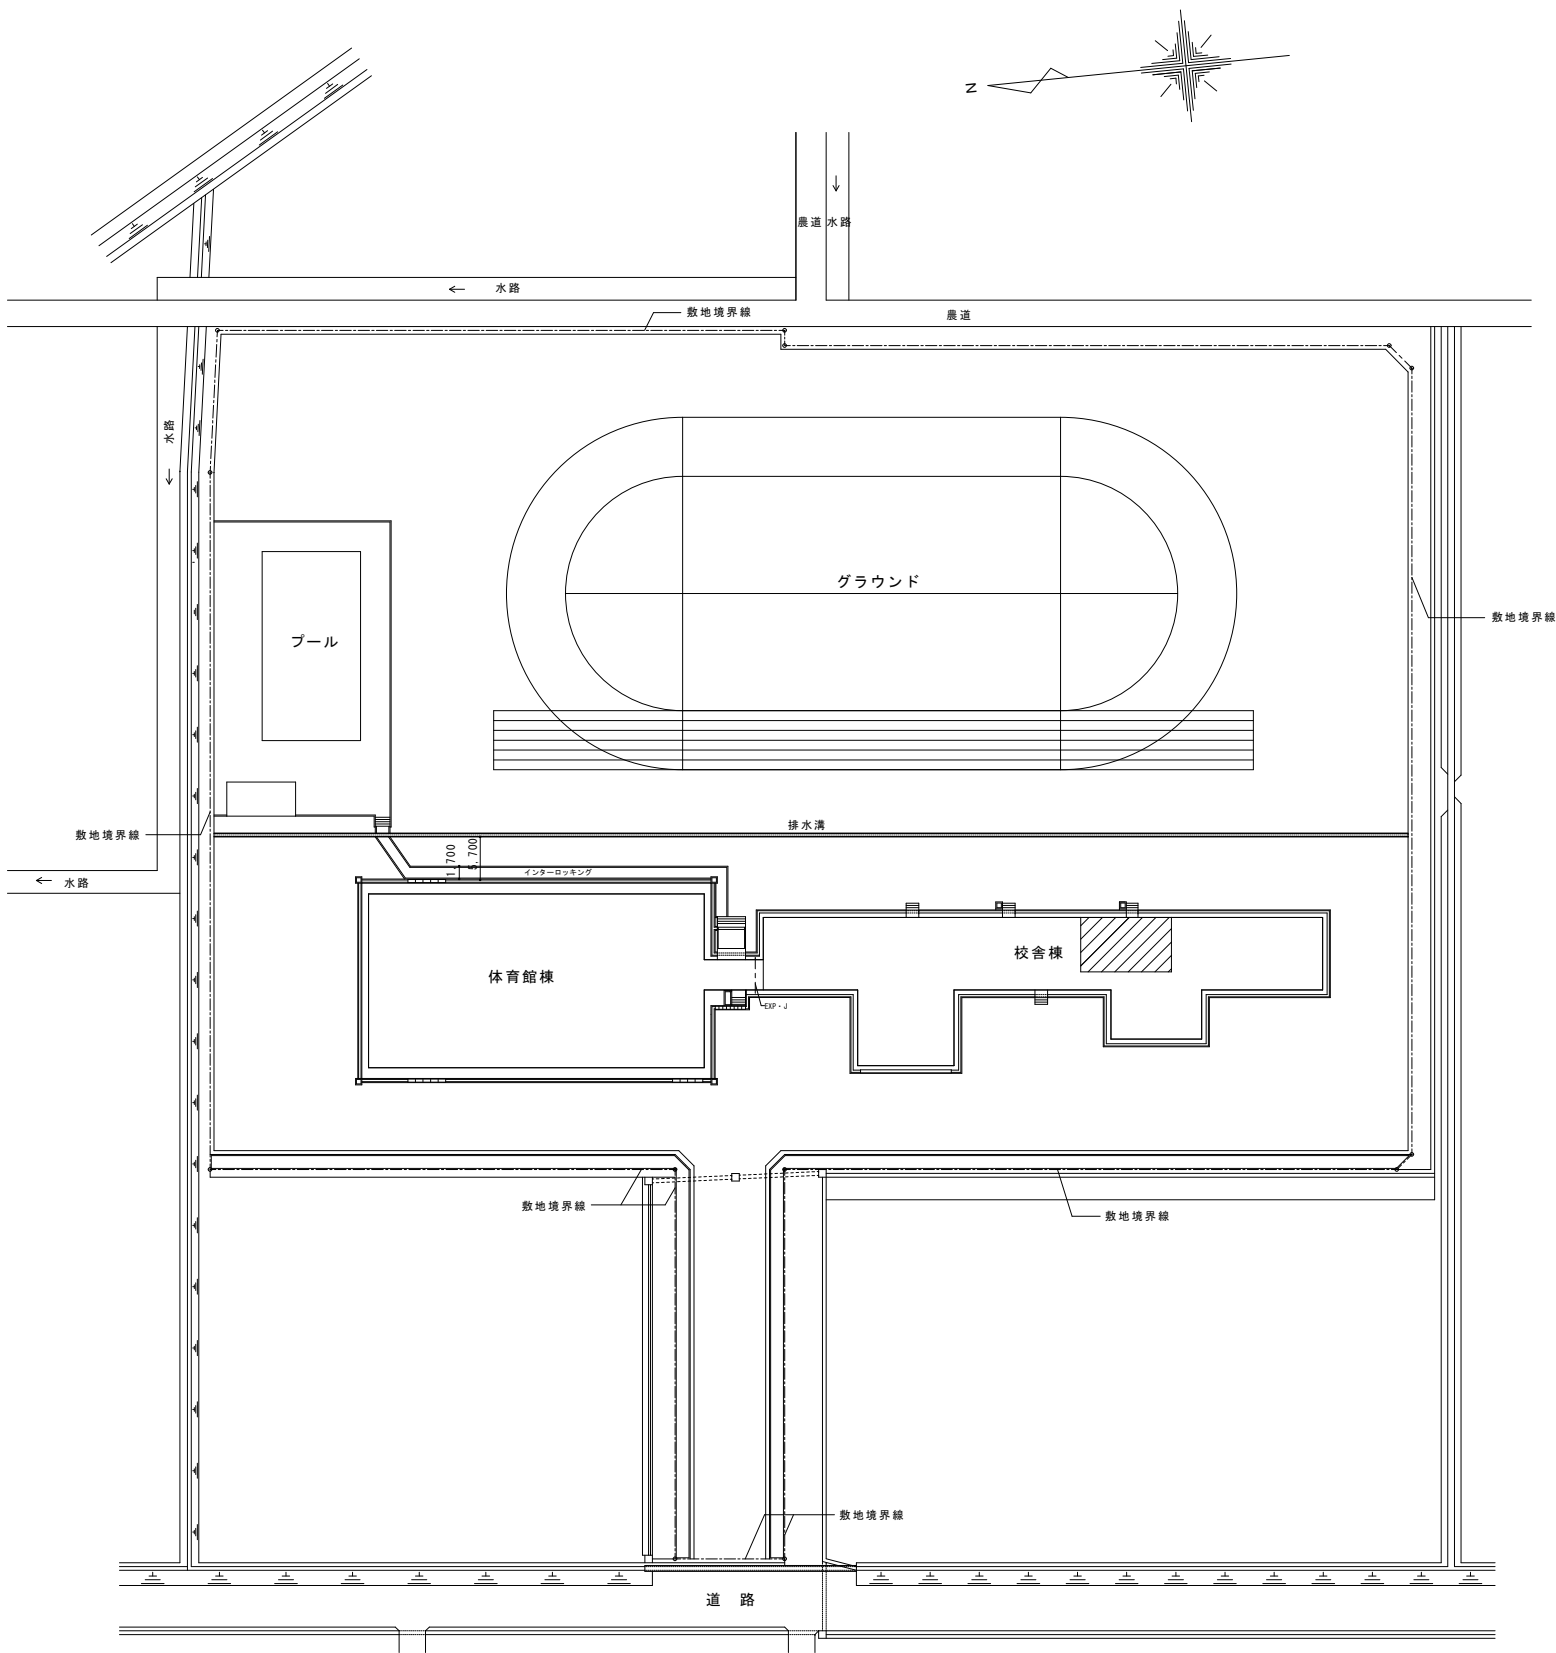

配置図 1 : 500

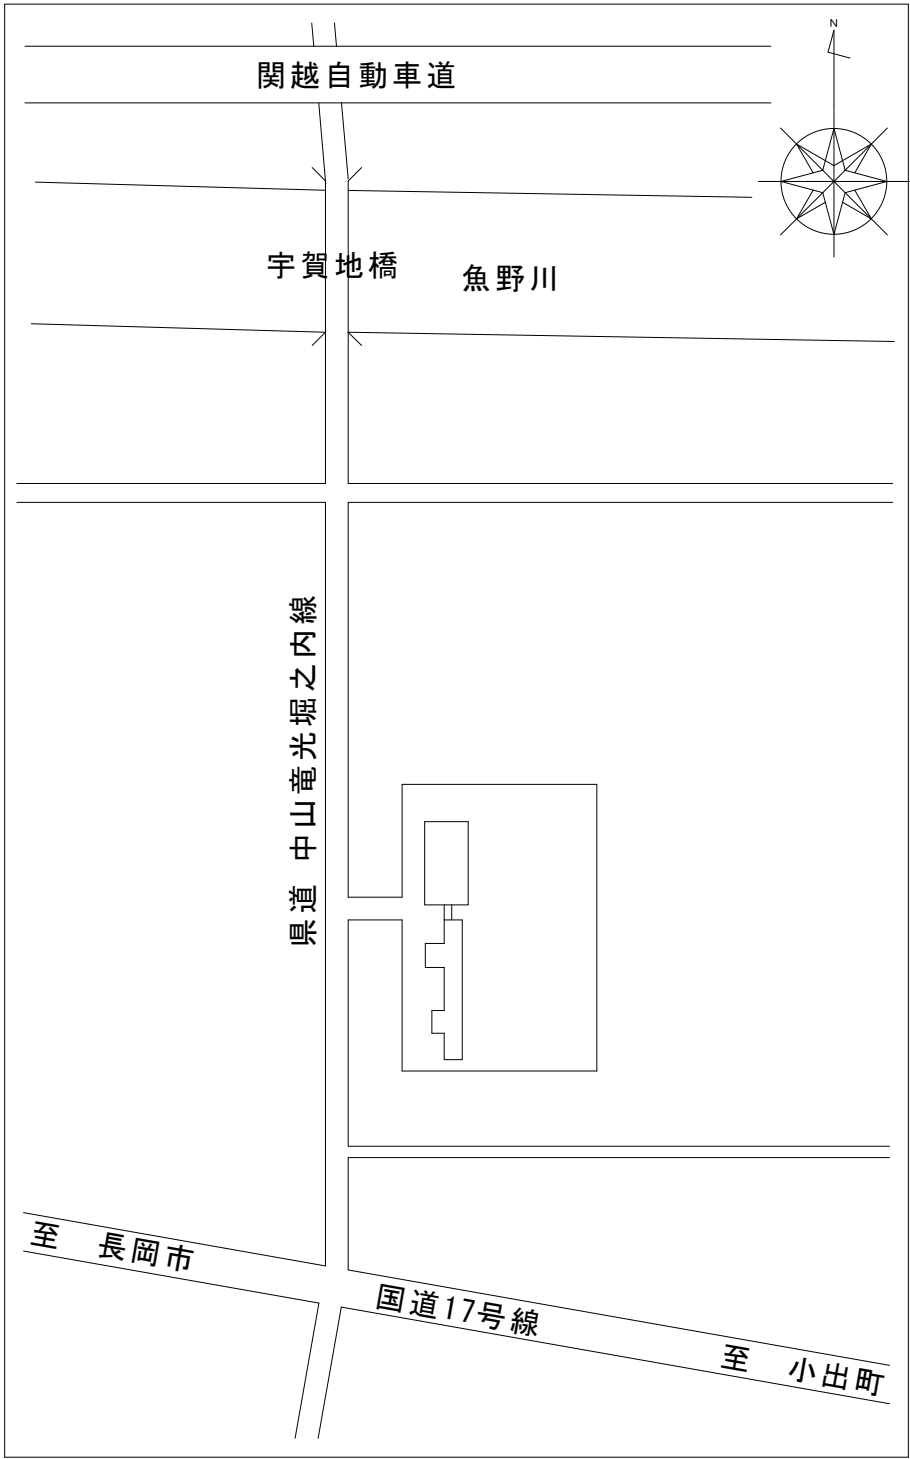

 付近見取図



今回工事部分を示す。

	魚沼市教育委員会 学校教育課	工事番号・工事名	令8繰単学工-1号 宇賀地小学校特別教室エアコン設置工事	日付	E - 02
				R8 年 5月	
		図面名称	配置図・付近見取図	縮尺 1 : 500	

