




平面図 1:500

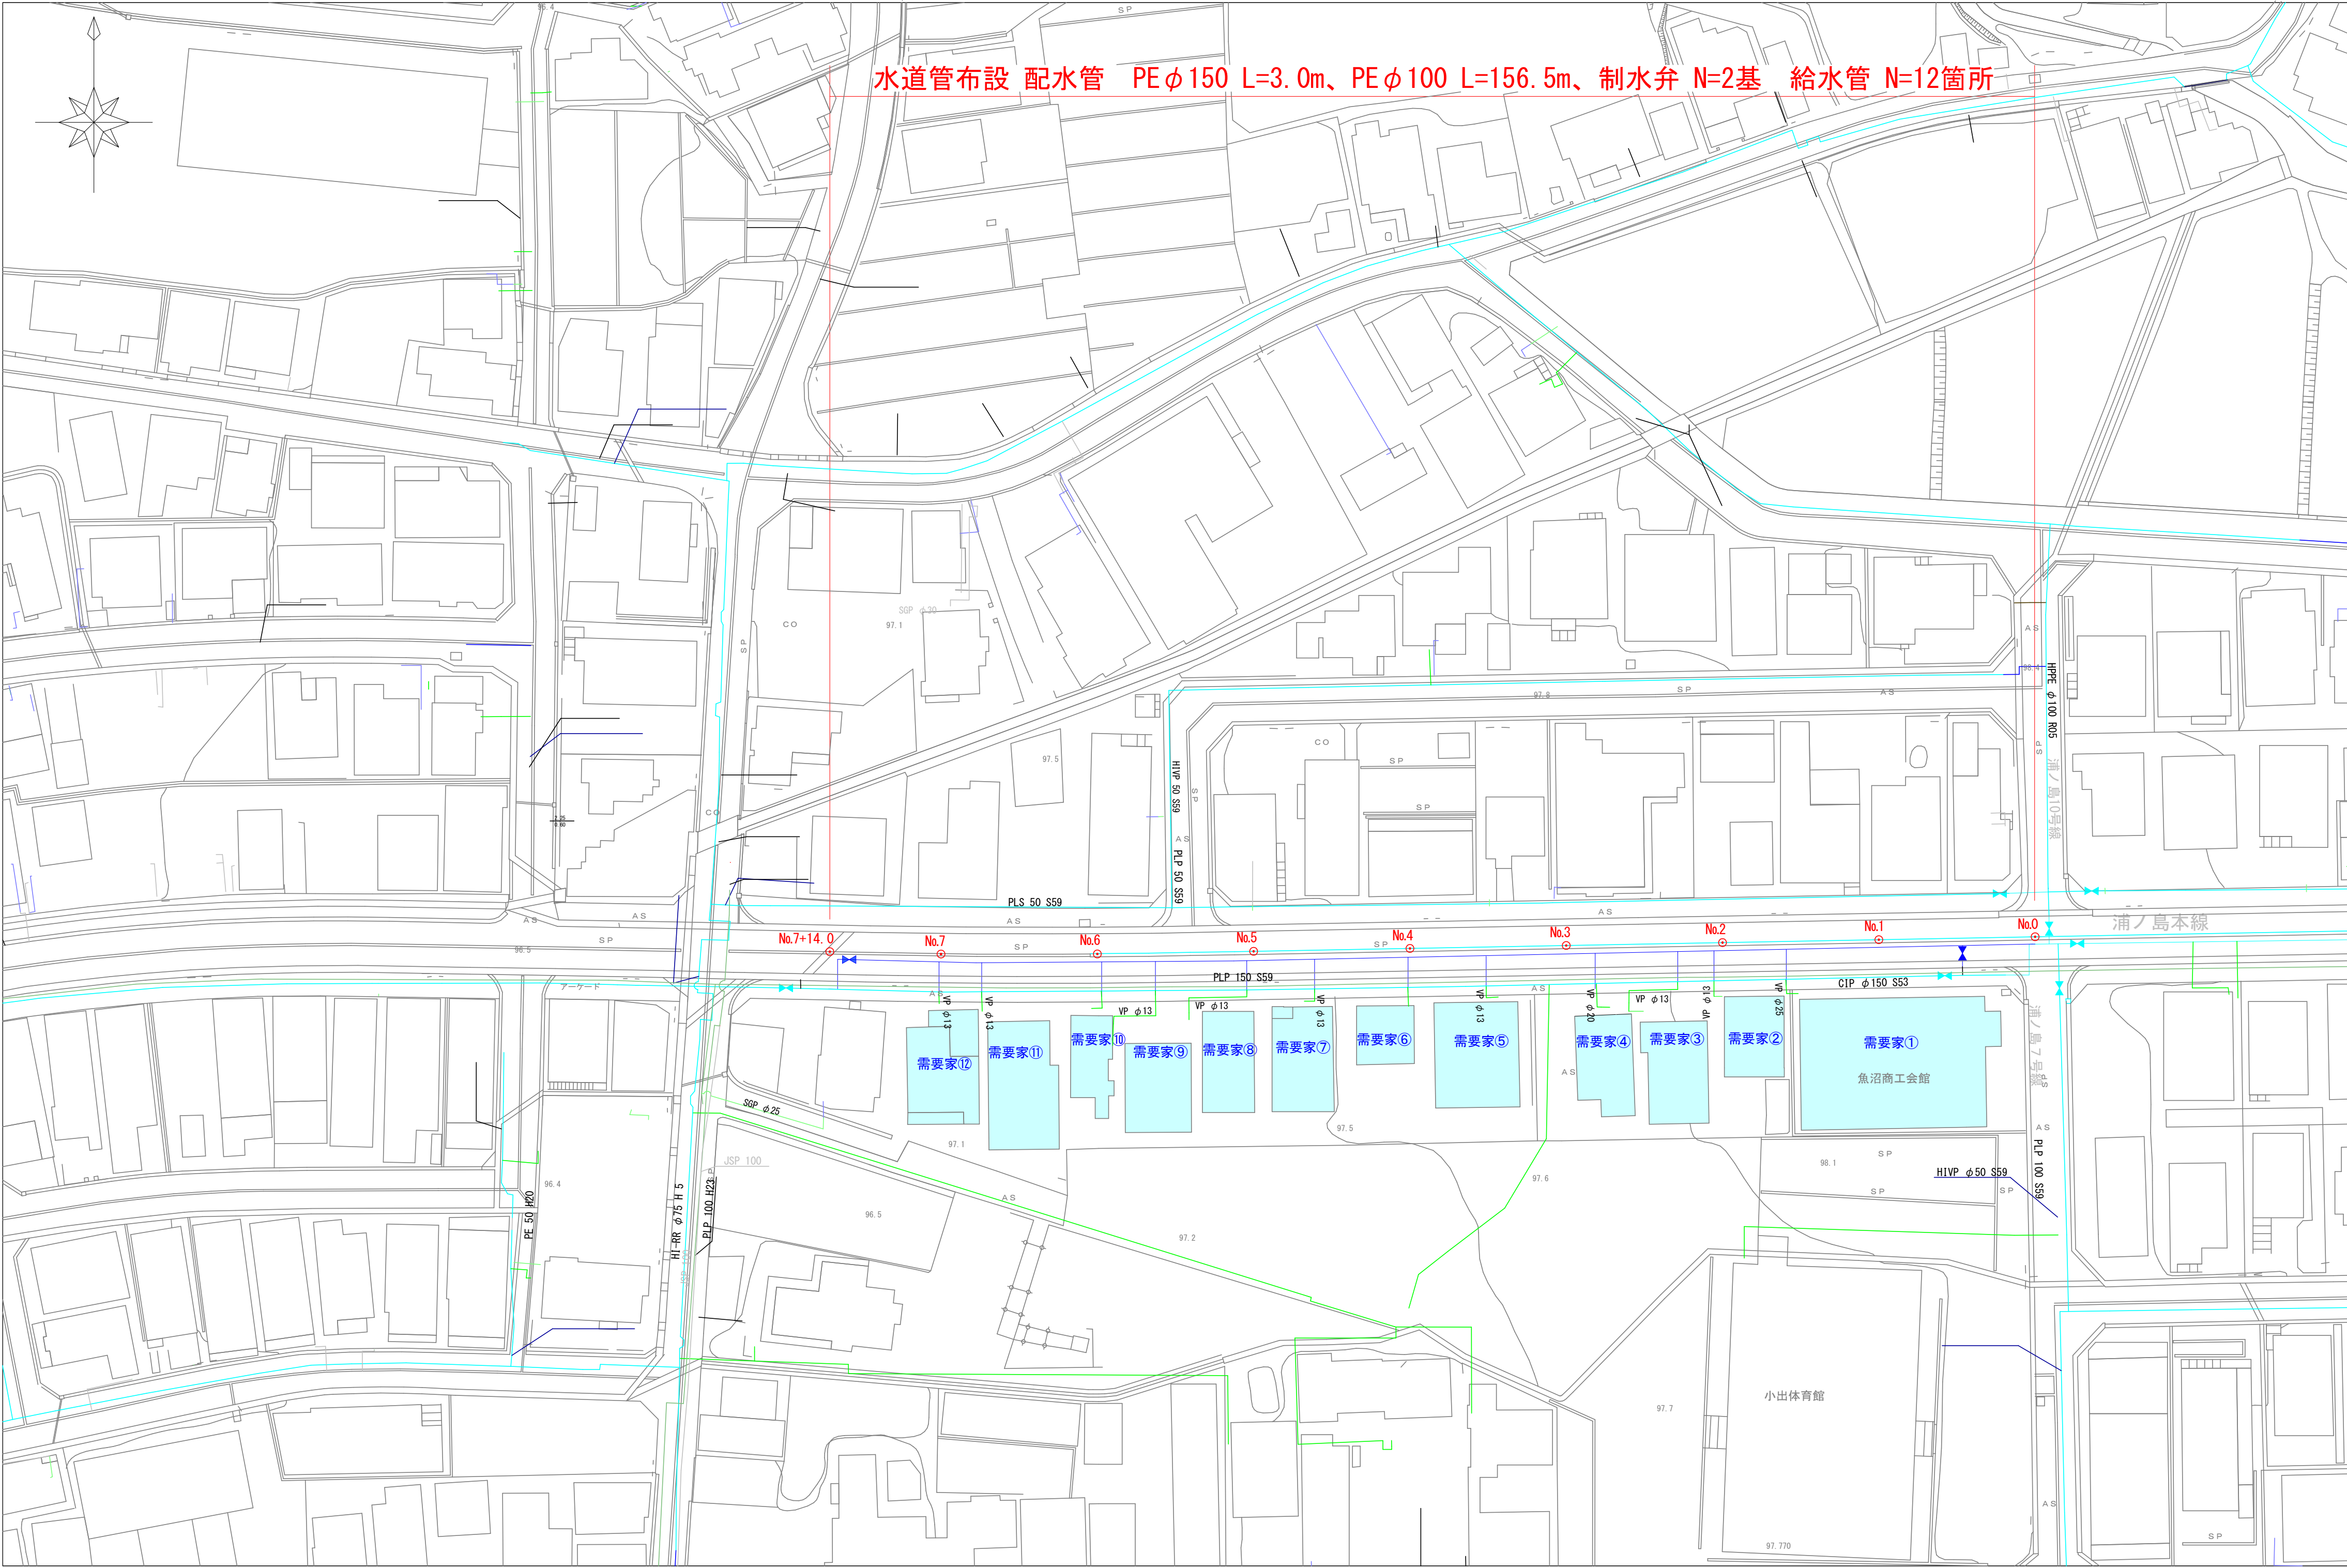

標準横断面図 1:100

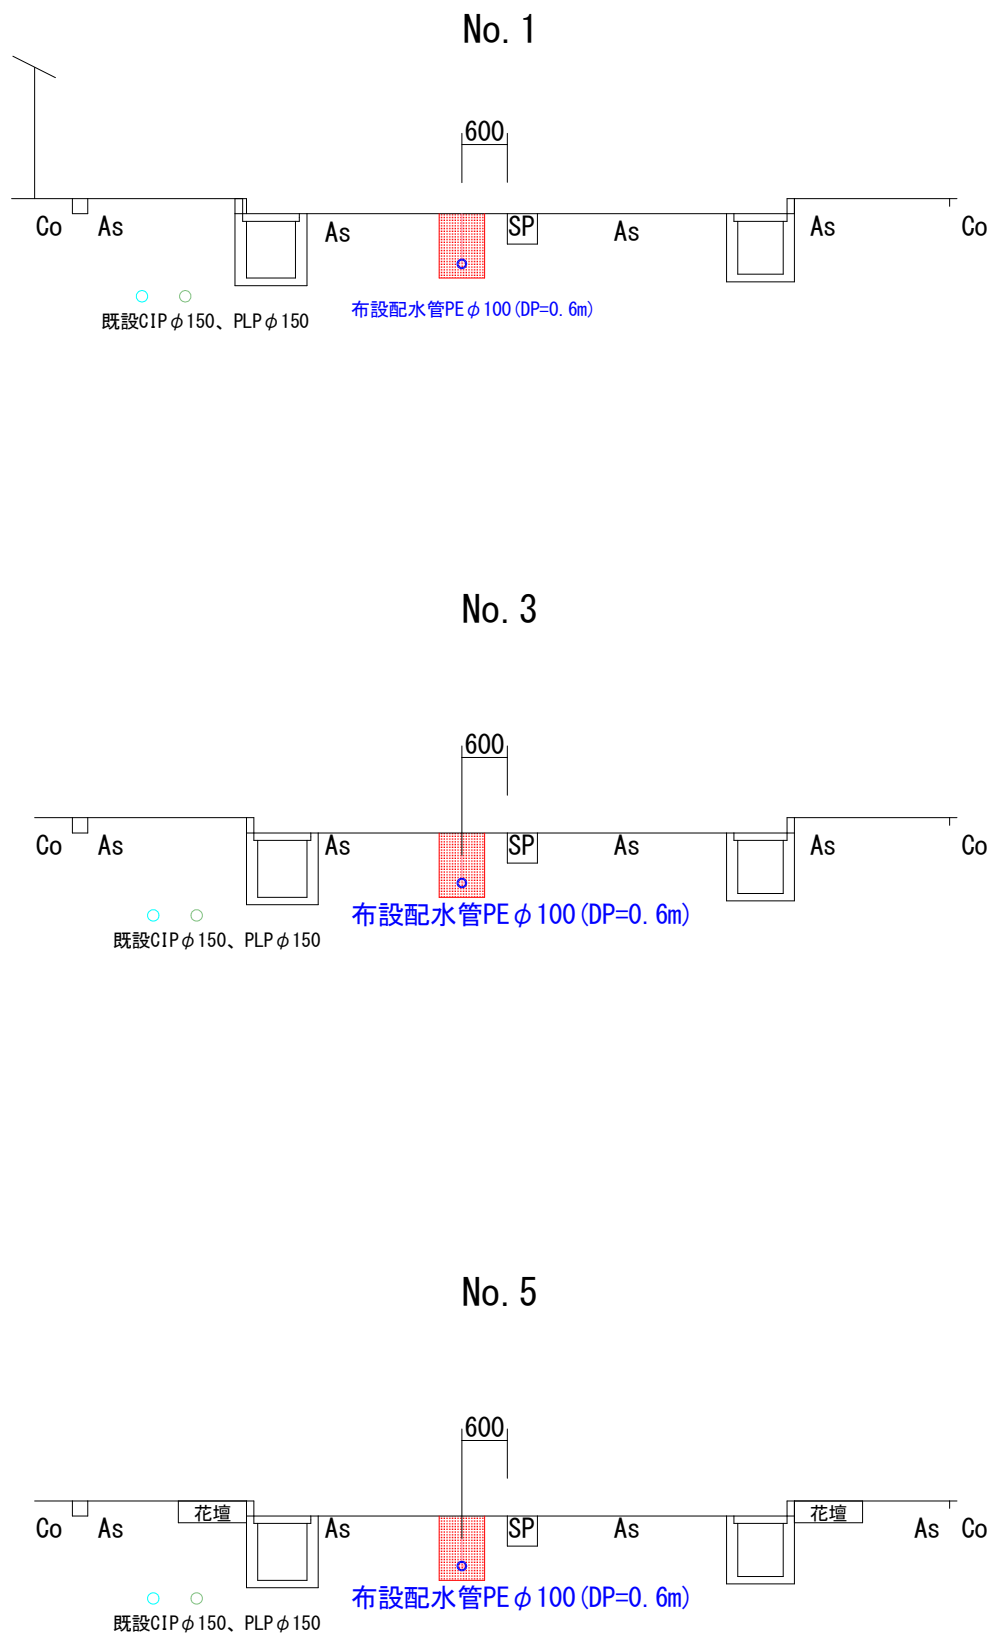


掘削標準断面図 1:20

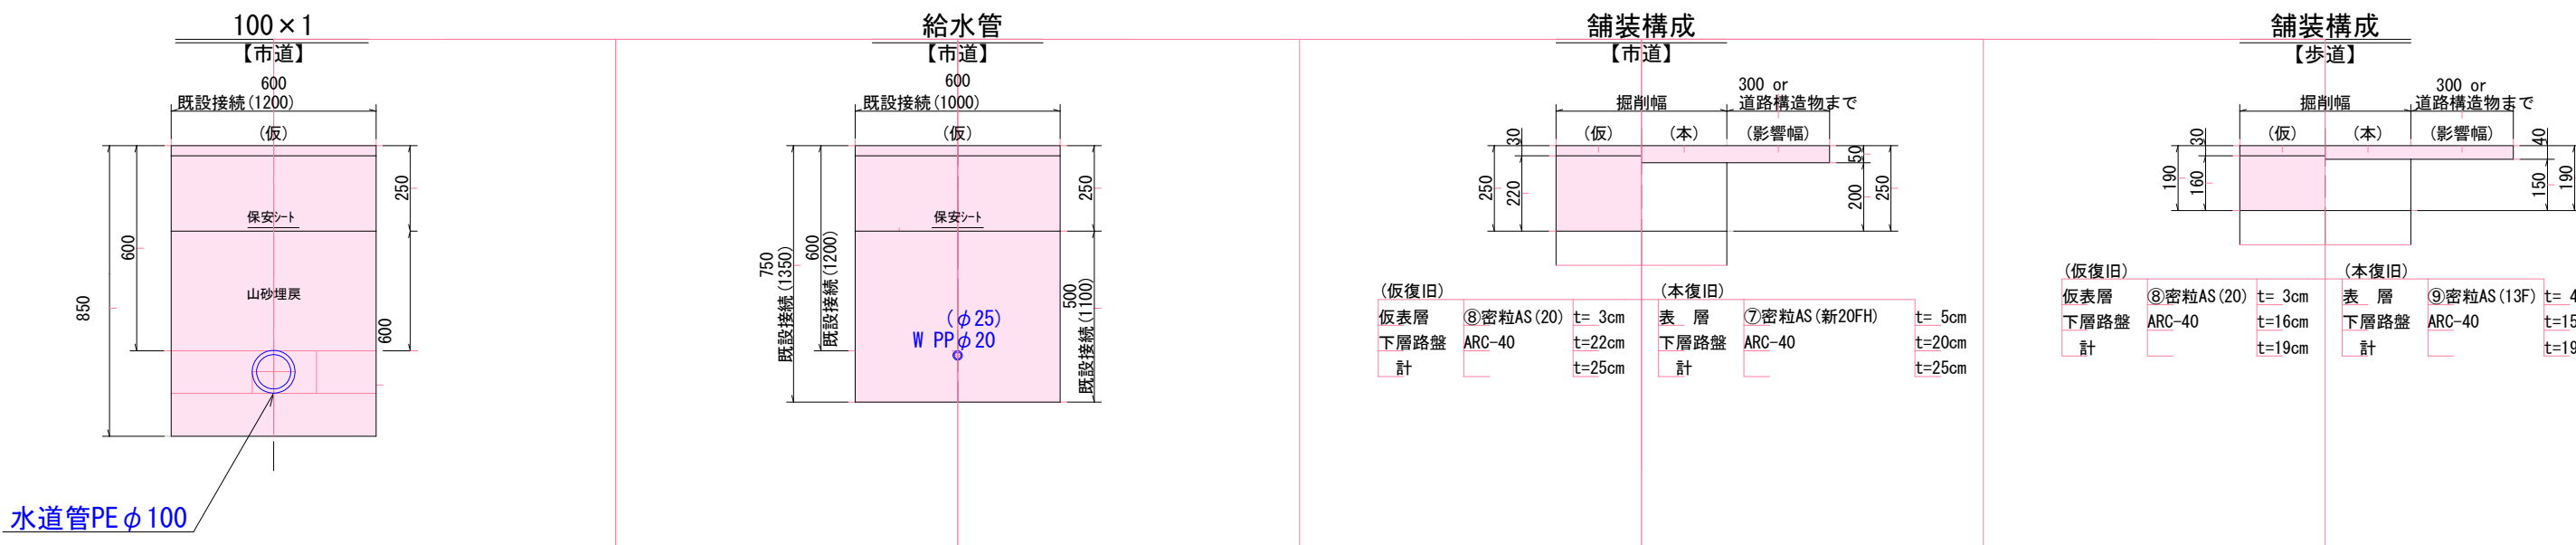

【実施設計図】

工事番号 令8単施工-15号				
魚沼市		小出島		地内
浦ノ島本線水道管布設替その2工事				
平面図、標準横断面図、掘削標準断面図				
縮尺	図示			
測量	令和8年	5月	日	図番
設計	令和8年	5月	日	1/2
魚沼市ガス水道局施設課				

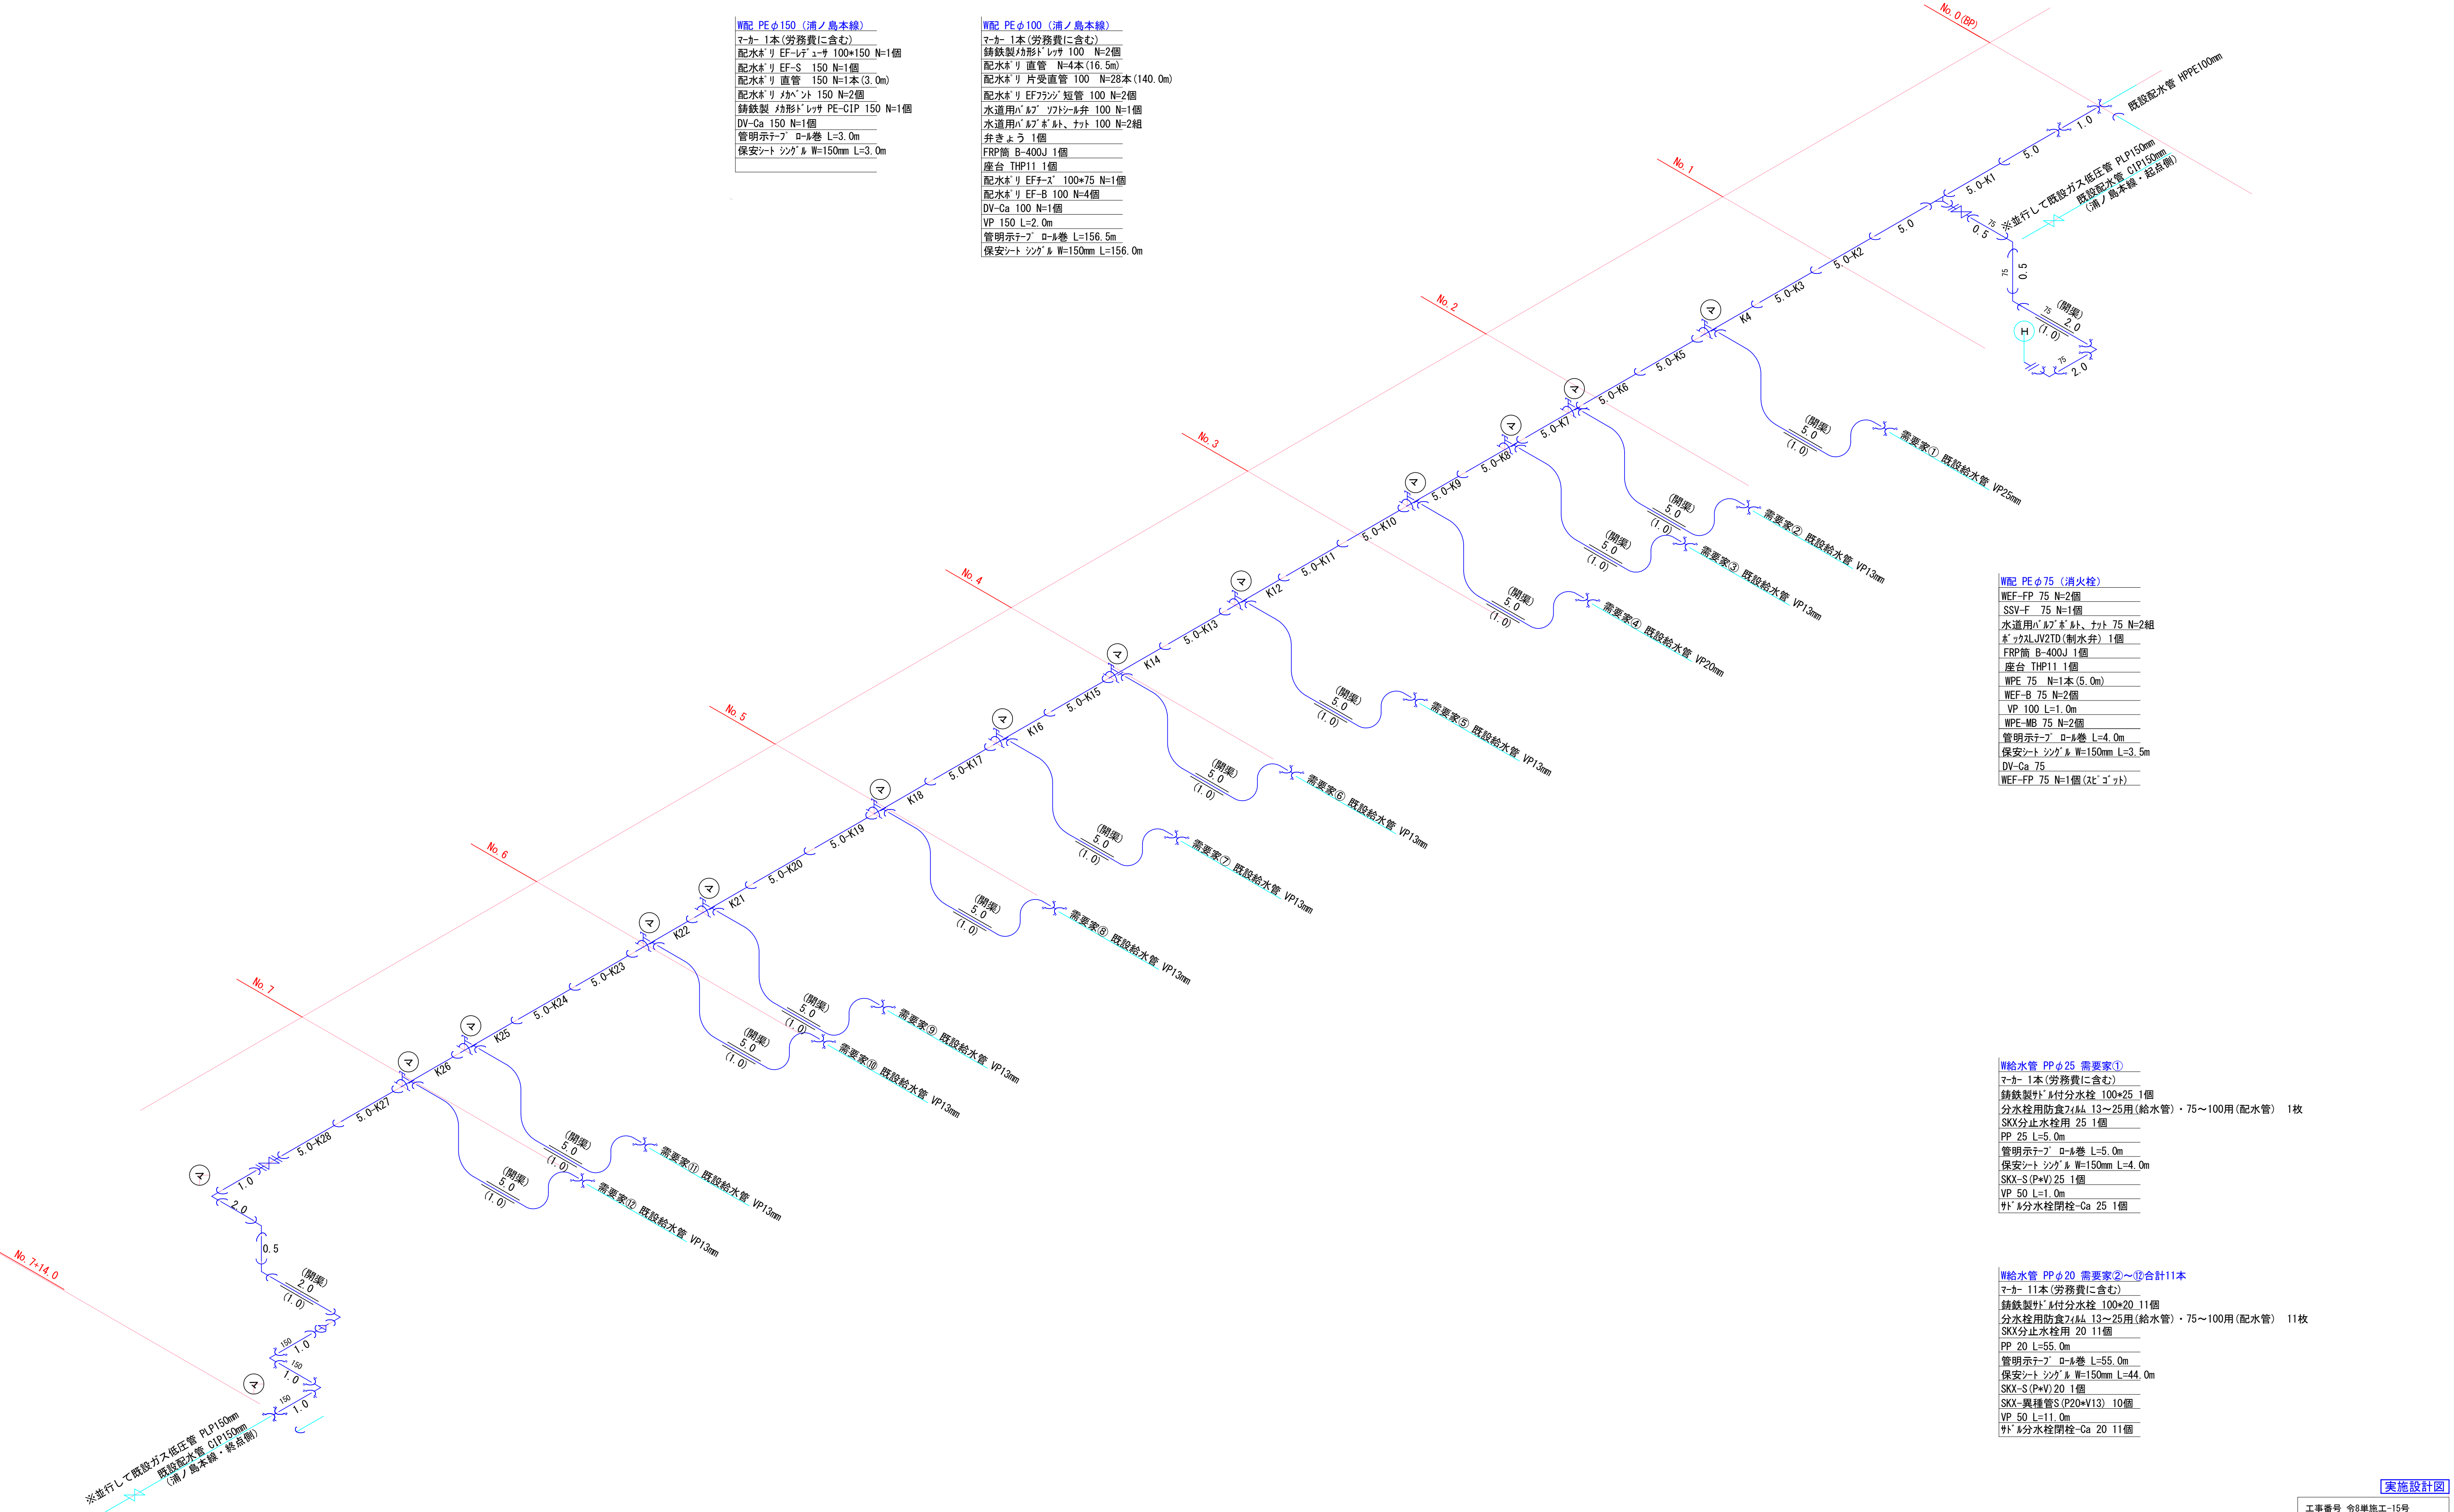

【実施設計図】

工事番号 令8単施工-15号			
魚沼市	小出島	地内	
浦ノ島本線水道管布設替その2工事			
配 管 図			
縮尺	S=Free		
測量	令和8年 5月 日	図番	
設計	令和8年 5月 日		2 / 2
魚沼市ガス水道局施設課			