




平面図 1:500

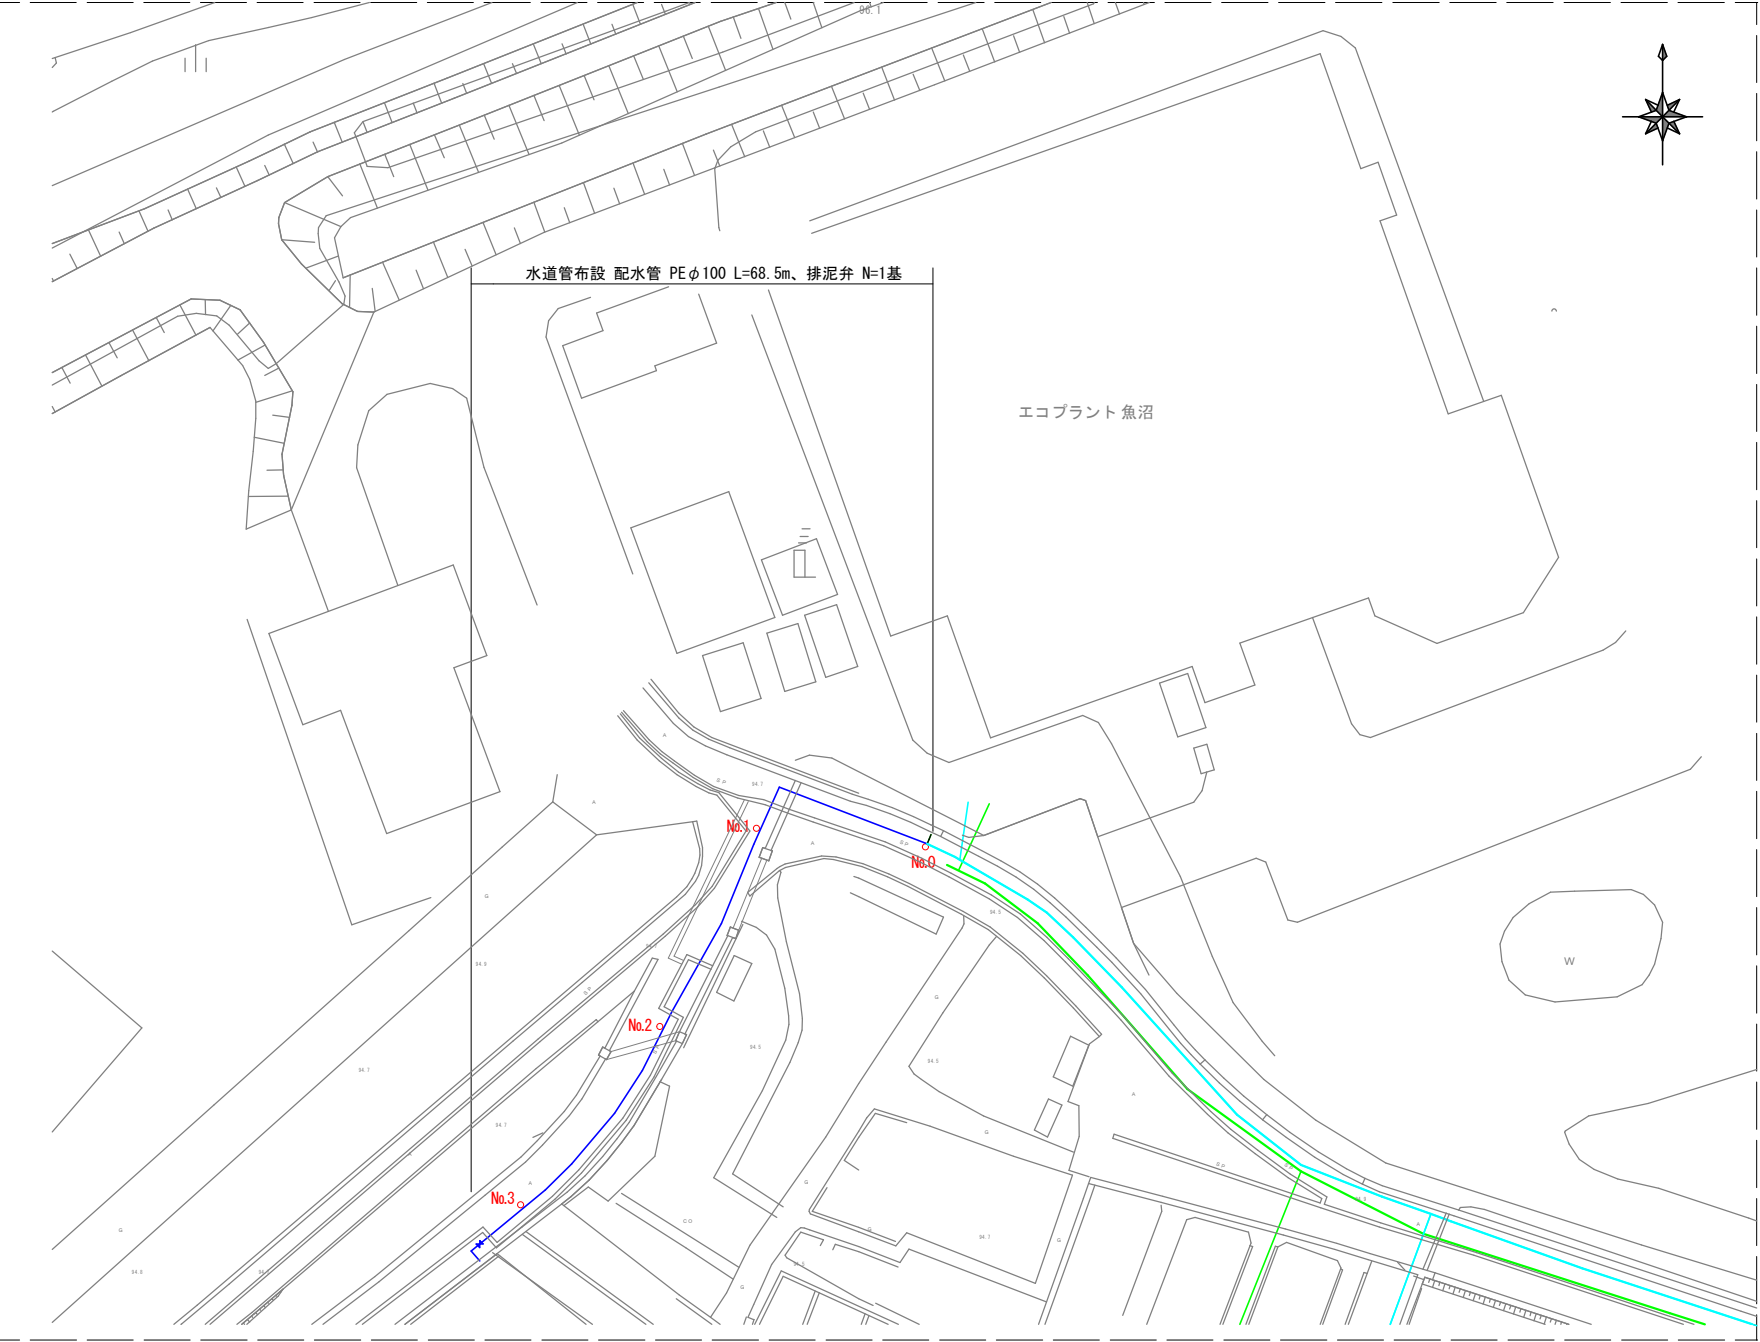


舗装構成 S=1:20

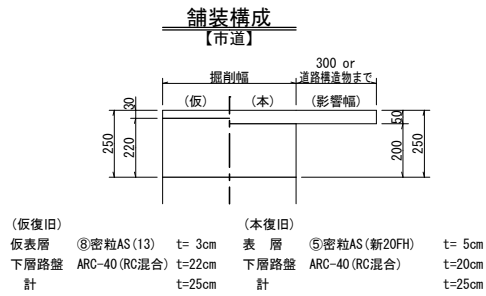



標準掘削断面図 S=1:20

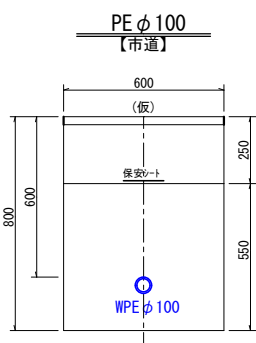

横断面図 S=1:50

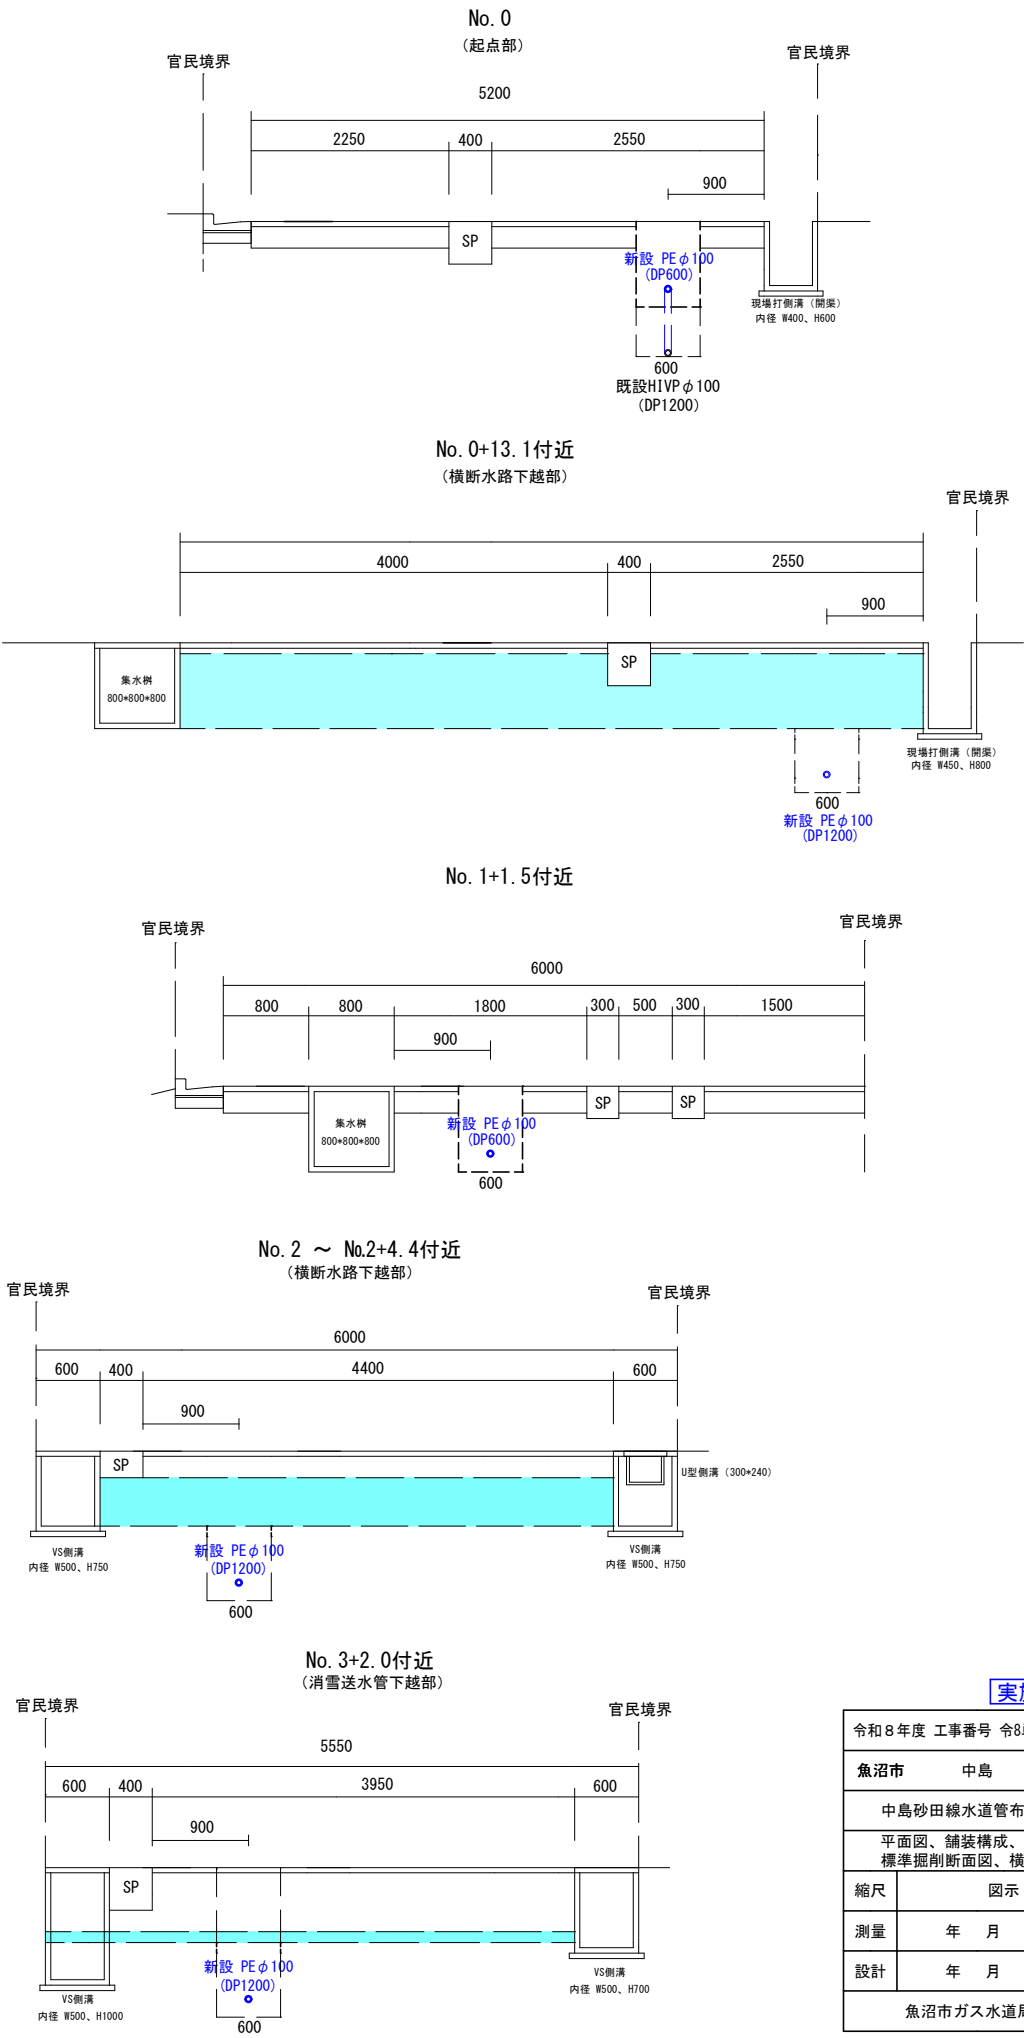

配管図 S=Free

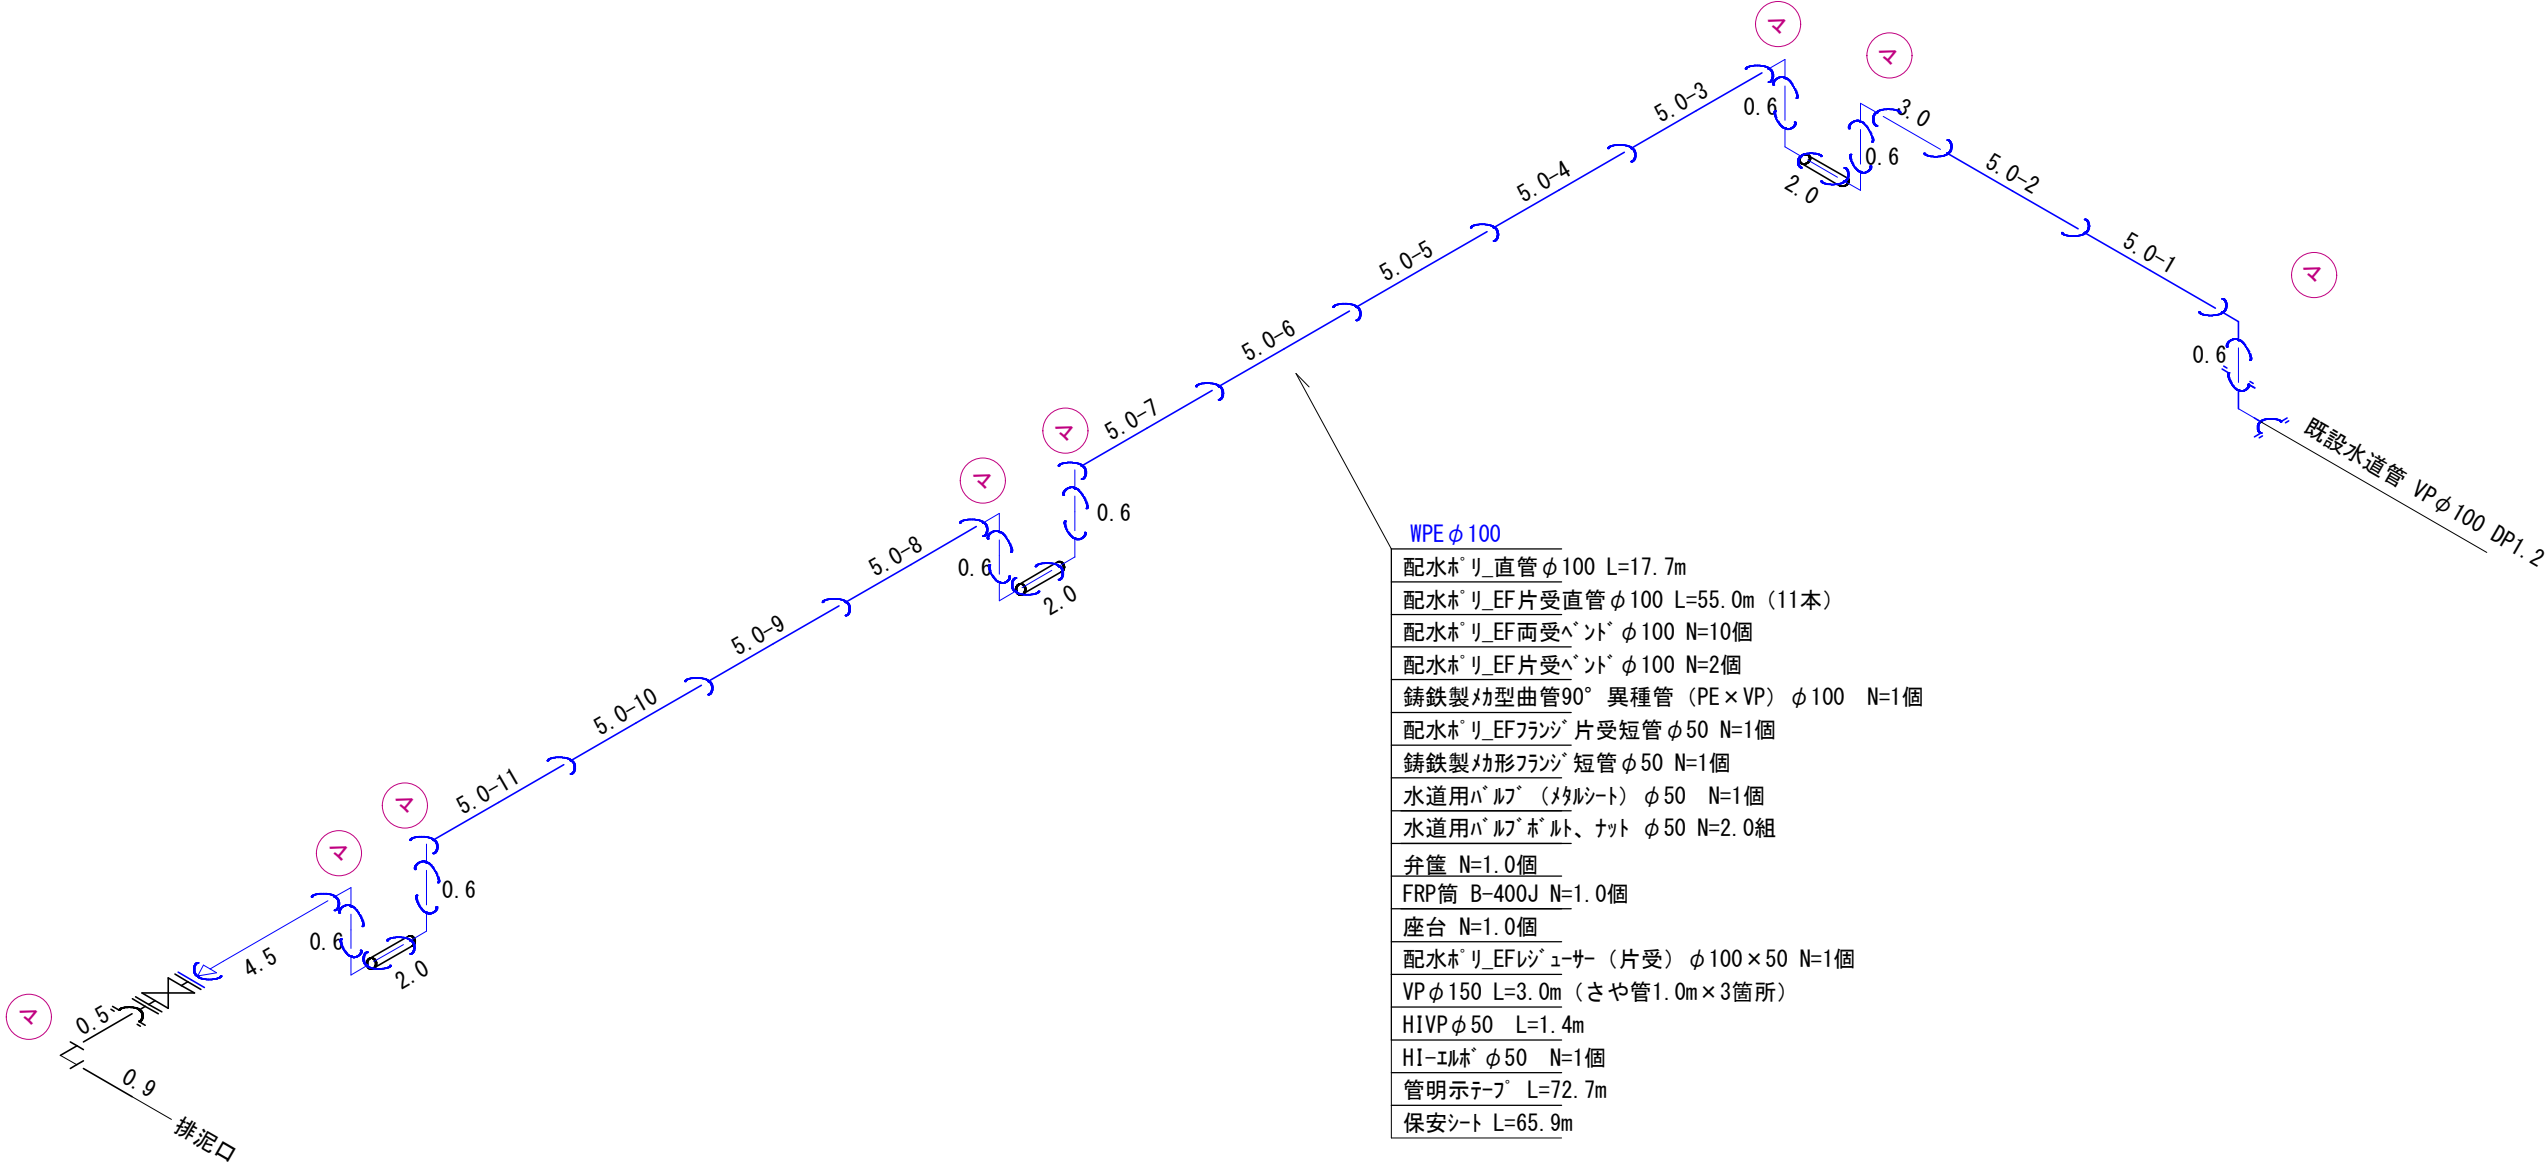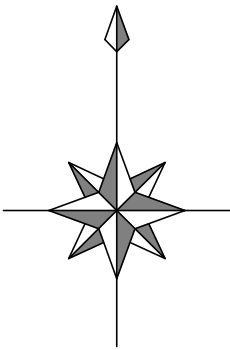

実施設計図

令和8年度 工事番号 令8単施工-14号			
魚沼市		中島 地内	
中島砂田線水道管布設工事			
配管図			
縮尺	図示		
測量	年	月	日
設計	年	月	日
			図番 2 / 2
魚沼市 ガス 水道局			