



令8現建消整工第11号 市道佐梨明神2号線散水管更新工事

計画平面図 S=1：1000

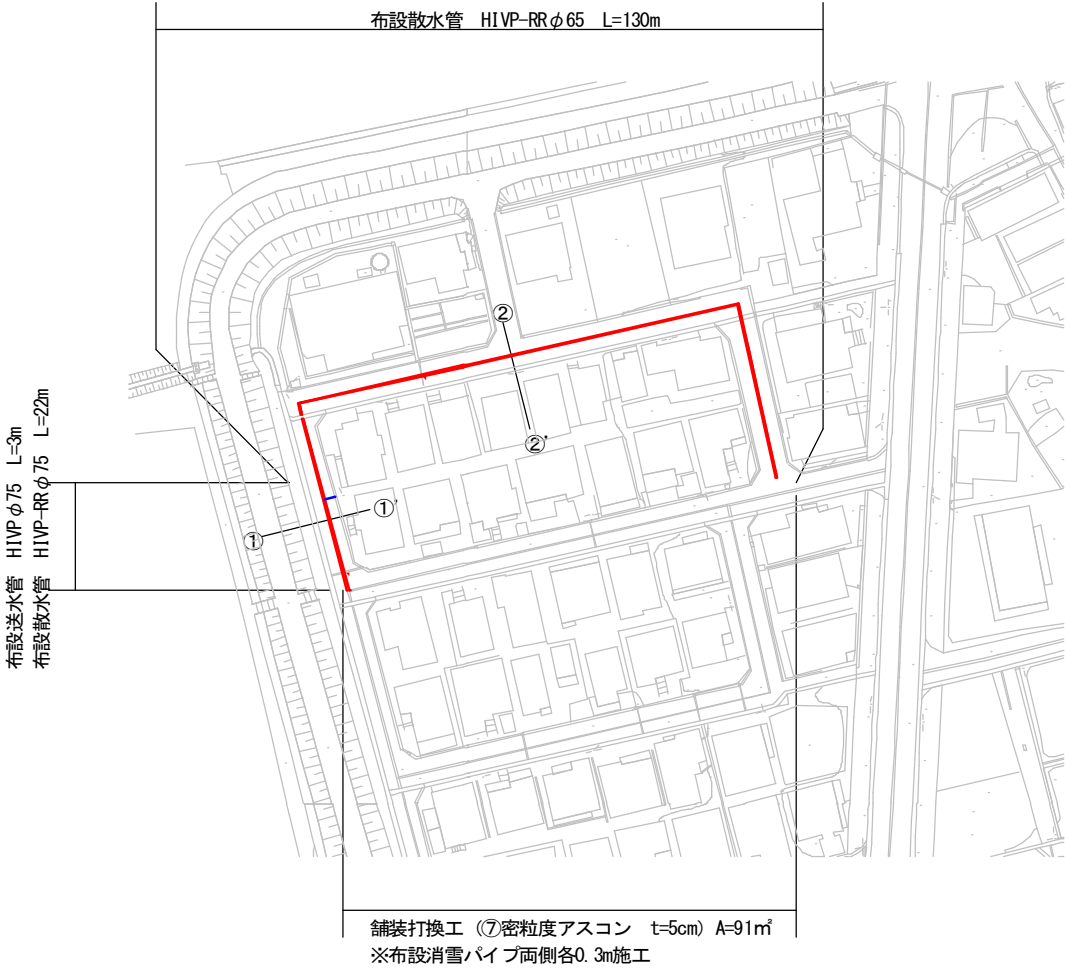

標準横断面図 S=Free

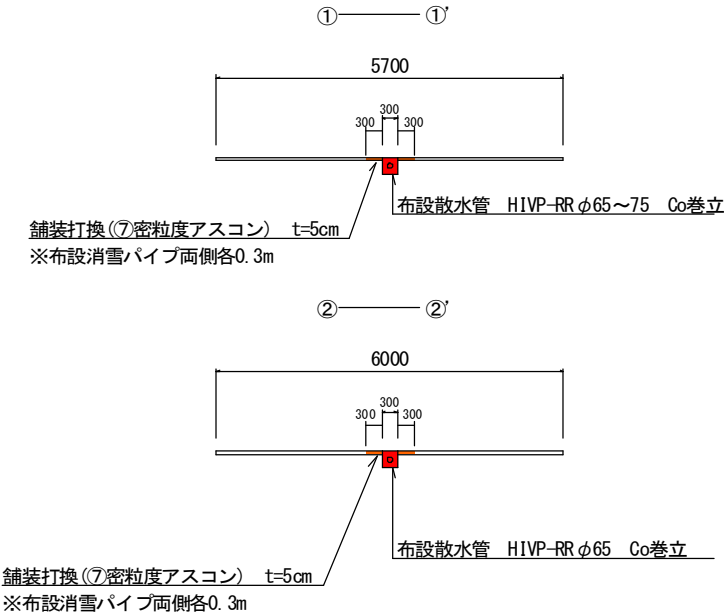

凡例	
	布設散水管
	布設送水管

令和8年度		工事番号 令8現建消整工第11号		
魚沼市	郡	町	佐梨	地内
市道佐梨明神2号線散水管更新工事				
計画平面図、標準断面図				
縮尺	S=図示	図面全	1/1	
測量		年 月 日	主任技術者	
設計		年 月 日	主任技術者	
魚沼市役所 産業経済部 建設課				