




平面図 1:500

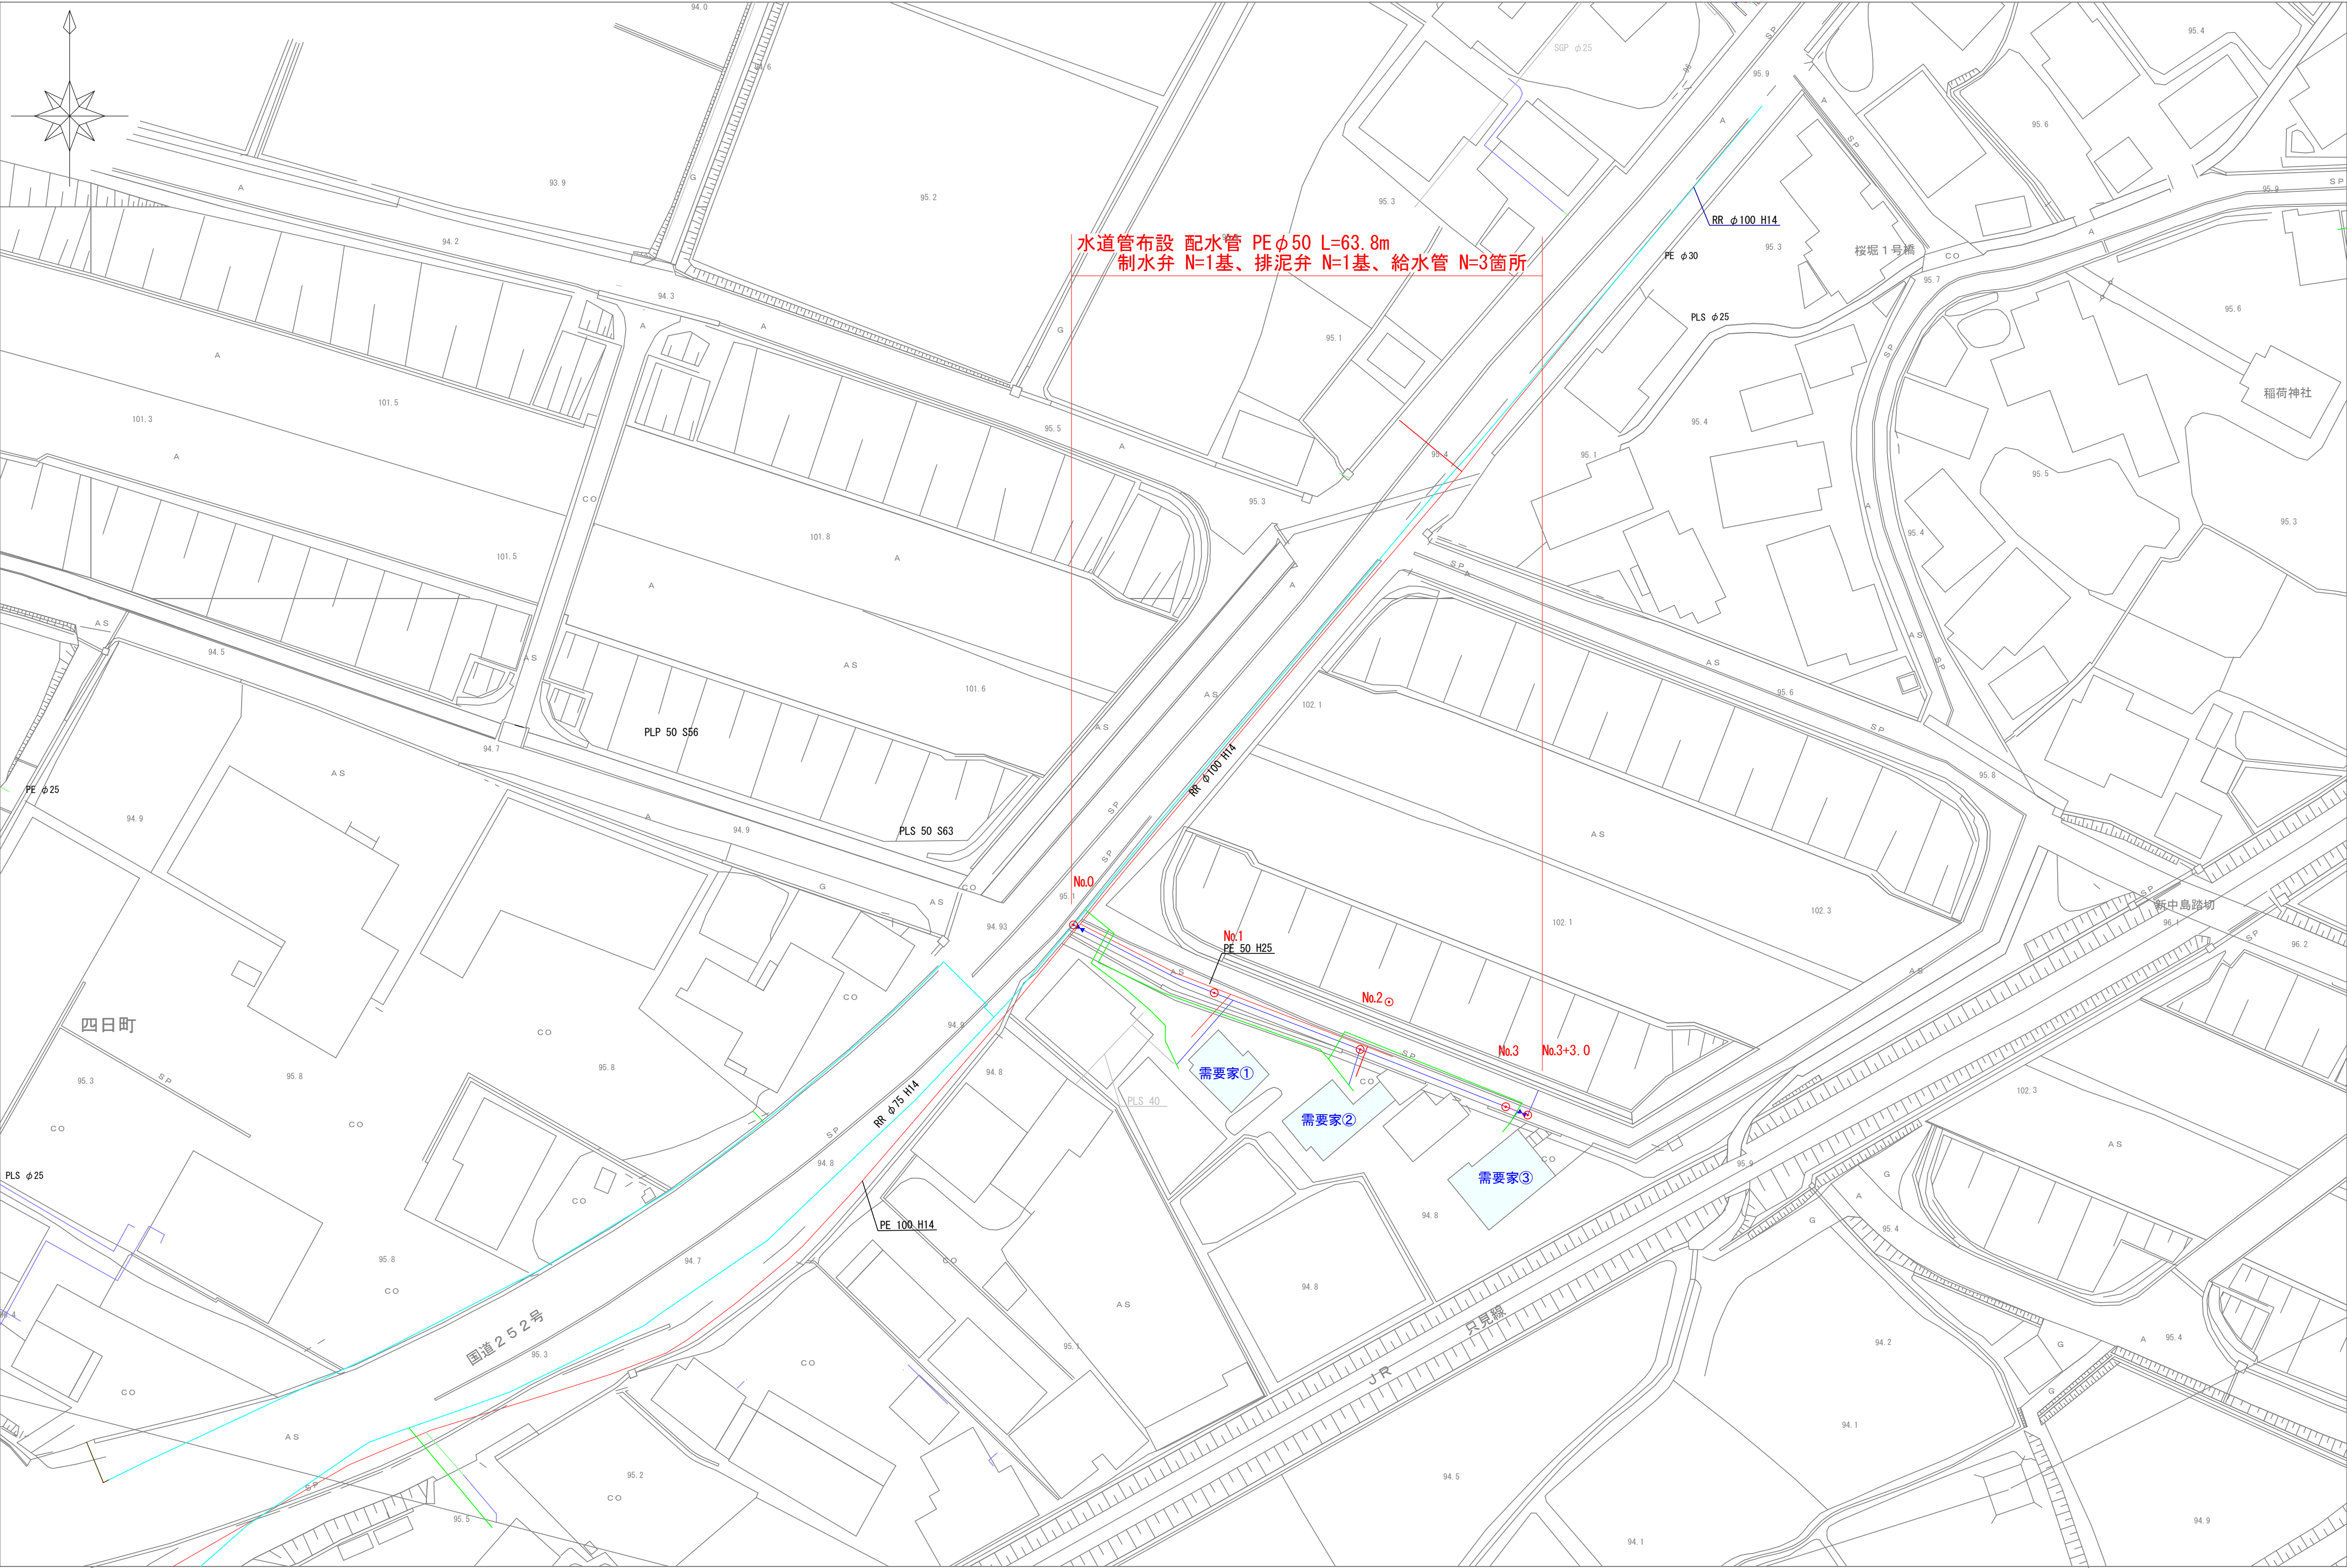


横断面図 S=1:50

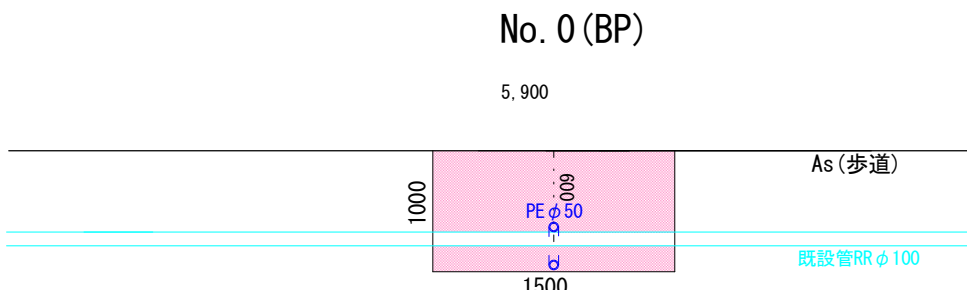


No. 1

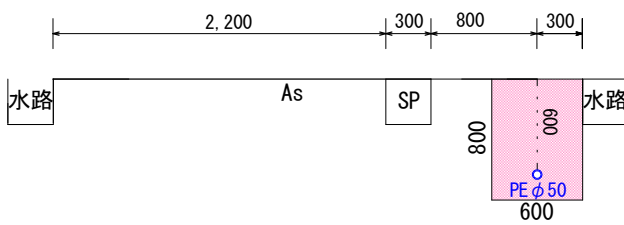


No. 3+3.0 (EP)

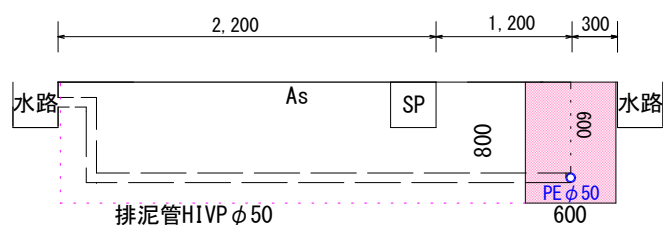

掘削標準断面図 S=1:20

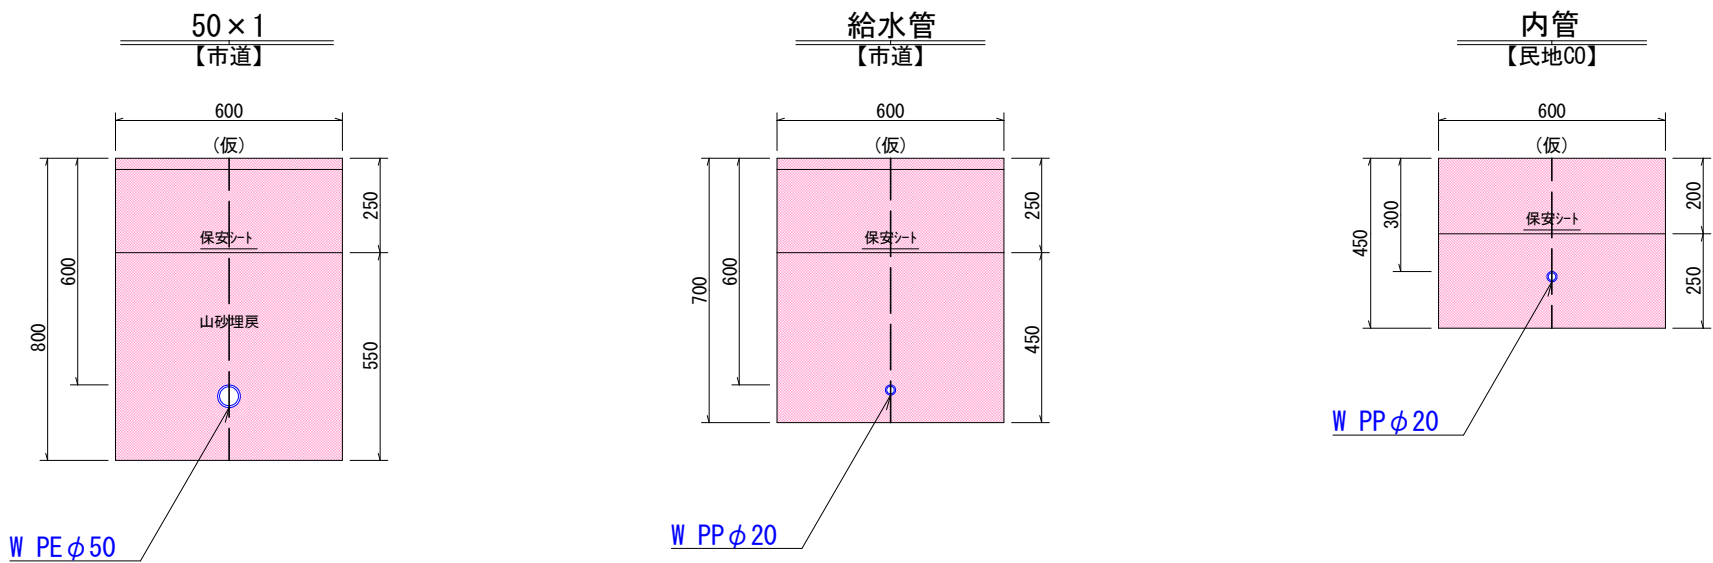

舗装構成図 S=1:20

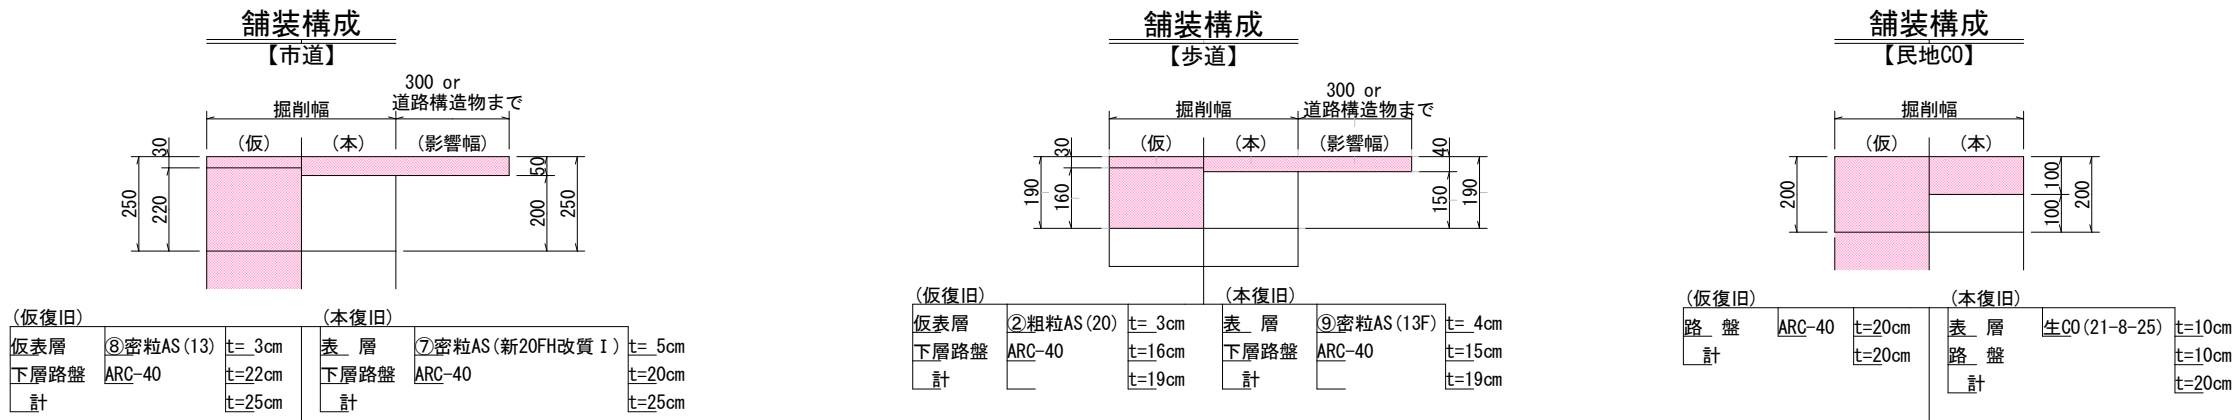


実施設計図

|                   |            |       |  |
|-------------------|------------|-------|--|
| 工事番号 令8単施工-9号     |            |       |  |
| 魚沼市 中島 地内         |            |       |  |
| 中島側道3号線水道管布設替工事   |            |       |  |
| 平面図・標準断面図・掘削標準断面図 |            |       |  |
| 縮尺                | 図示         |       |  |
| 測量                | 令和 8年 5月 日 | 図番    |  |
| 設計                | 令和 8年 5月 日 | 1 / 2 |  |
| 魚沼市ガス水道局          |            |       |  |



配管図 S=Free

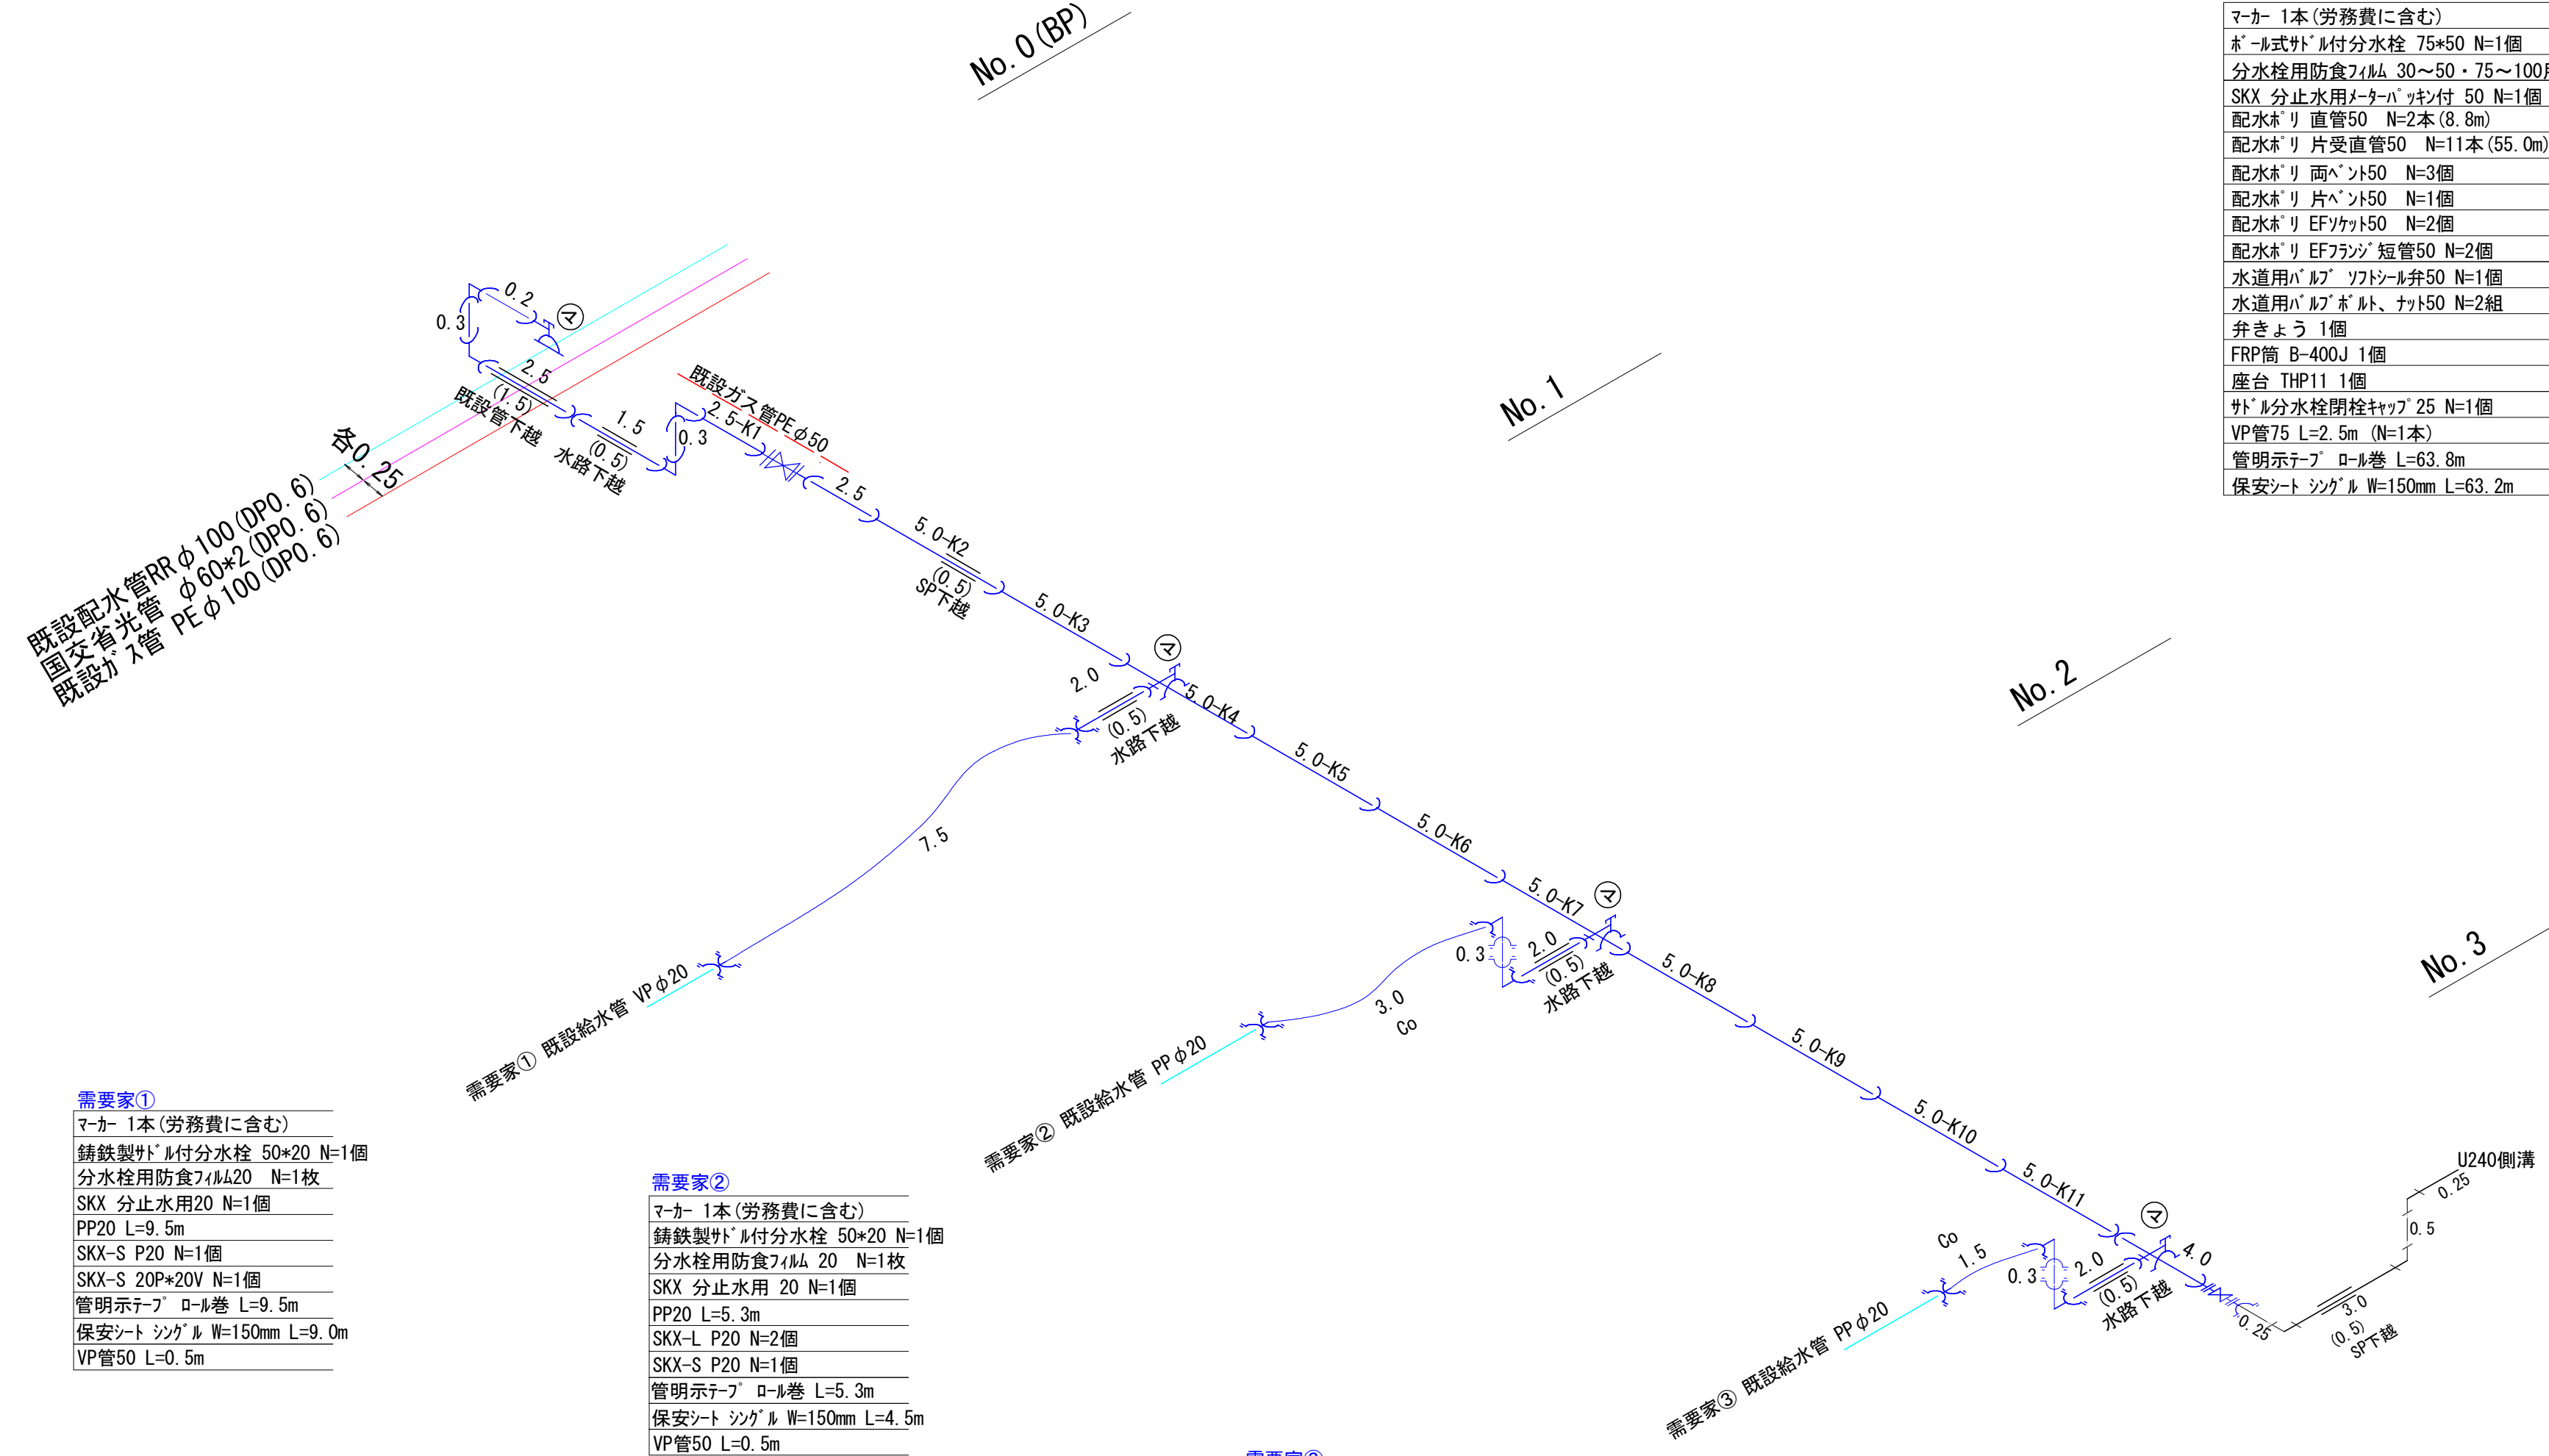

需要家①

|                           |
|---------------------------|
| マーカー 1本 (労務費に含む)          |
| 鋳鉄製バルブ付分水栓 50*20 N=1個     |
| 分水栓用防食フィルム20 N=1枚         |
| SKX 分止水用20 N=1個           |
| PP20 L=9.5m               |
| SKX-S P20 N=1個            |
| SKX-S 20P*20V N=1個        |
| 管明示テープ ロール巻 L=9.5m        |
| 保安シート シングル W=150mm L=9.0m |
| VP管50 L=0.5m              |

需要家②

|                           |
|---------------------------|
| マーカー 1本 (労務費に含む)          |
| 鋳鉄製バルブ付分水栓 50*20 N=1個     |
| 分水栓用防食フィルム 20 N=1枚        |
| SKX 分止水用 20 N=1個          |
| PP20 L=5.3m               |
| SKX-L P20 N=2個            |
| SKX-S P20 N=1個            |
| 管明示テープ ロール巻 L=5.3m        |
| 保安シート シングル W=150mm L=4.5m |
| VP管50 L=0.5m              |

需要家③

|                           |
|---------------------------|
| マーカー 1本 (労務費に含む)          |
| 鋳鉄製バルブ付分水栓 50*20 N=1個     |
| 分水栓用防食フィルム 20 N=1枚        |
| SKX 分止水用 20 N=1個          |
| PP20 L=3.8m               |
| SKX-L P20 N=2個            |
| SKX-S P20 N=1個            |
| 管明示テープ ロール巻 L=3.8m        |
| 保安シート シングル W=150mm L=3.0m |
| VP管50 L=0.5m              |

W配 PEφ50

|                               |
|-------------------------------|
| マーカー 1本 (労務費に含む)              |
| バルブ式バルブ付分水栓 75*50 N=1個        |
| 分水栓用防食フィルム 30~50・75~100用 N=1枚 |
| SKX 分止水用バルブ付付 50 N=1個         |
| 配水ホリ 直管50 N=2本 (8.8m)         |
| 配水ホリ 片受直管50 N=11本 (55.0m)     |
| 配水ホリ 両ベント50 N=3個              |
| 配水ホリ 片ベント50 N=1個              |
| 配水ホリ EFソケット50 N=2個            |
| 配水ホリ EFフランジ 短管50 N=2個         |
| 水道用バルブ ソフトシル弁50 N=1個          |
| 水道用バルブ ボルト、ナット50 N=2組         |
| 弁きょう 1個                       |
| FRP筒 B-400J 1個                |
| 座台 THP11 1個                   |
| バルブ付分水栓閉栓キャップ 25 N=1個         |
| VP管75 L=2.5m (N=1本)           |
| 管明示テープ ロール巻 L=63.8m           |
| 保安シート シングル W=150mm L=63.2m    |

W排 HIVPφ50

|                       |
|-----------------------|
| 配水ホリ EFフランジ 短管50 N=1個 |
| 鋳鉄製丸形フランジ 短管50 N=1個   |
| 水道用バルブ マルシート弁50 N=1個  |
| 水道用バルブ ボルト、ナット N=2組   |
| 弁きょう N=1個             |
| FRP筒 B-400J N=1個      |
| 座台 N=1個               |
| HI-VP 50 N=1本         |
| HI-エルブ 50 N=3個        |
| VP管75 L=0.5m          |

実施設計図

|                 |            |       |
|-----------------|------------|-------|
| 工事番号 令8単施工-9号   |            |       |
| 魚沼市 中島 地内       |            |       |
| 中島側道3号線水道管布設替工事 |            |       |
| 配管図             |            |       |
| 縮尺              | 図示         |       |
| 測量              | 令和 8年 5月 日 | 図番    |
| 設計              | 令和 8年 5月 日 | 2 / 2 |
| 魚沼市ガス水道局        |            |       |