


令8現単学工－11号
 伊米ヶ崎小学校放送設備更新工事


平面図	縮尺	1/600 051020 m	学校名	伊米ヶ崎小学校	調査番号	(都道府県)		(市町村)			(学 校)				整理番号	7 8 4 - 7
						1	5	2	2	5	2	6	3	4		

【校舎 2 階平面図】

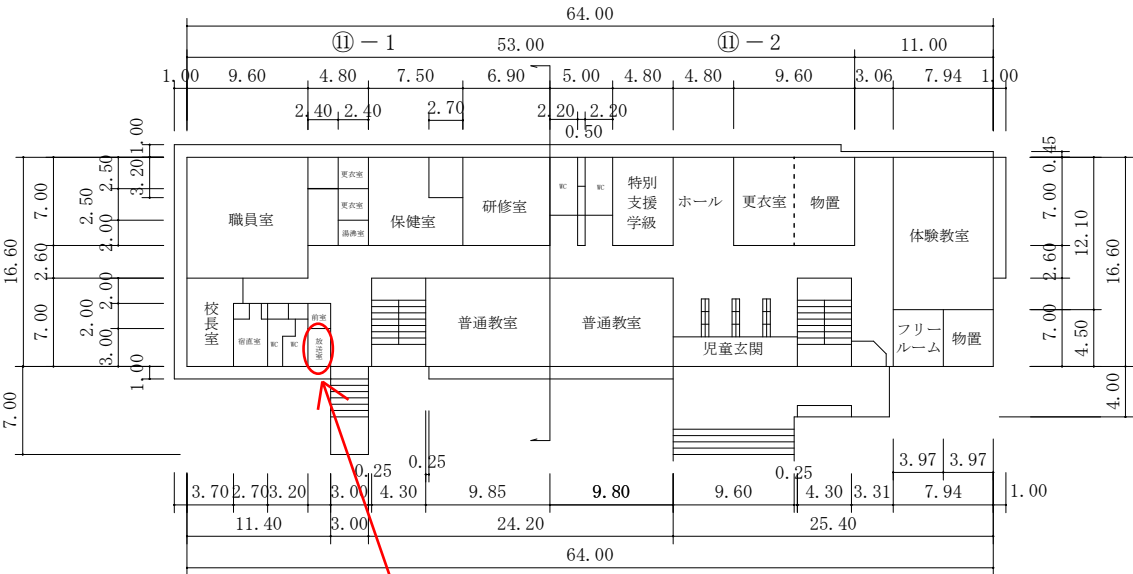

放送設備更新 1式

【PH 1 階平面図】

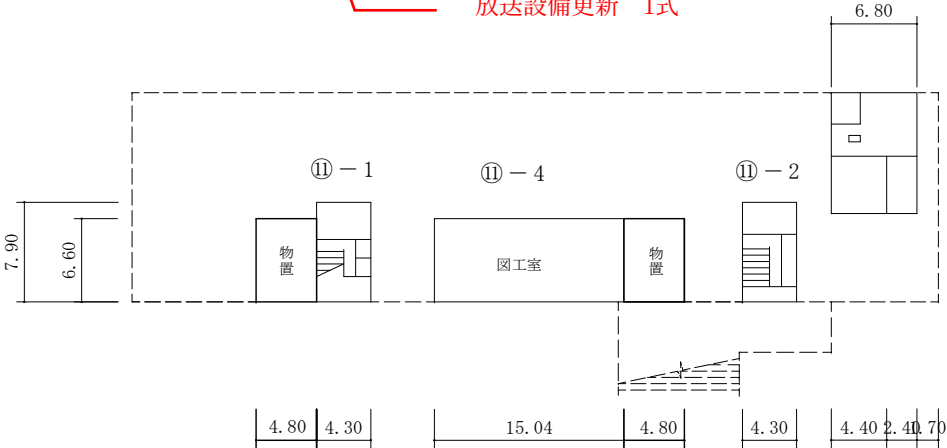

【PH 2 階平面図】

