

8 消総施工第 4 号 原地内消火栓（02-123-4）更新工事
計画平面図 S=1:1000




当初設計図

令和 8 年度 工事番号 8消総施工第4号			
魚沼市	原	地内	
原地内消火栓（02-123-4）更新工事			
計画平面図			
縮尺	S=1:1000		
測量	令和	年	月 日
設計	令和	年	月 日
魚沼市消防本部			図番 1 / 5

消火栓標準断面図

S=1/20

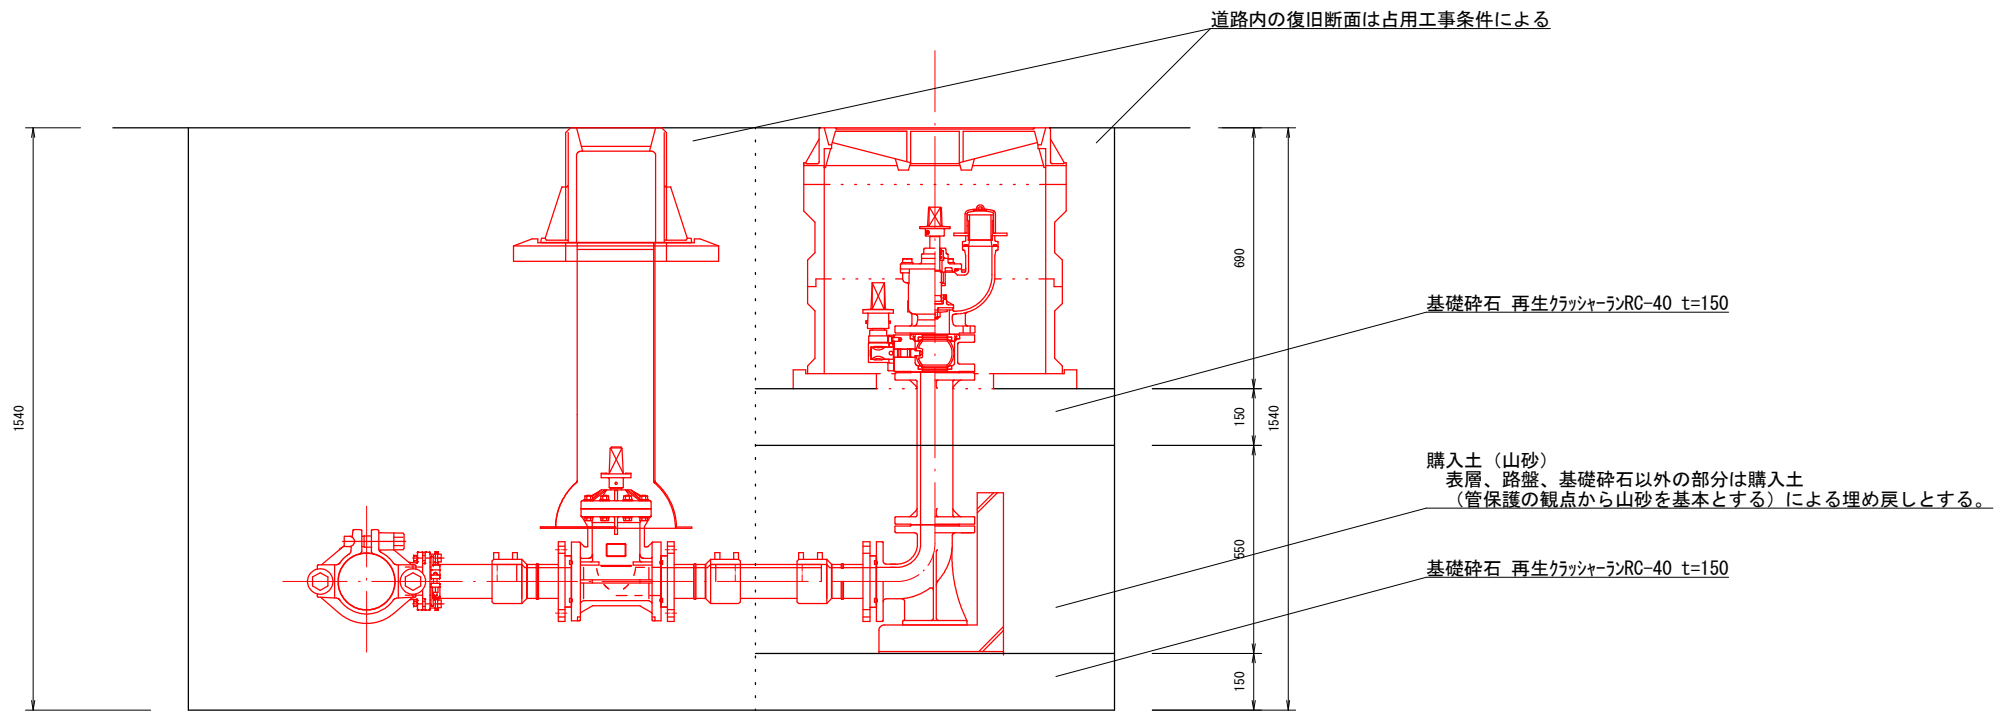


当初設計図

令和8年度 工事番号 8消総施工第4号			
魚沼市		原 地内	
原地内消火栓（02-123-4）更新工事			
消火栓標準断面図			
縮尺	S = 1 : 2 0		
測量	令和 年 月 日	図番	
設計	令和 年 月 日	2 / 5	
魚 沼 市 消 防 本 部			


掘削復旧平面・断面図

(02-123-4)
S=1/50


【掘削平面図】

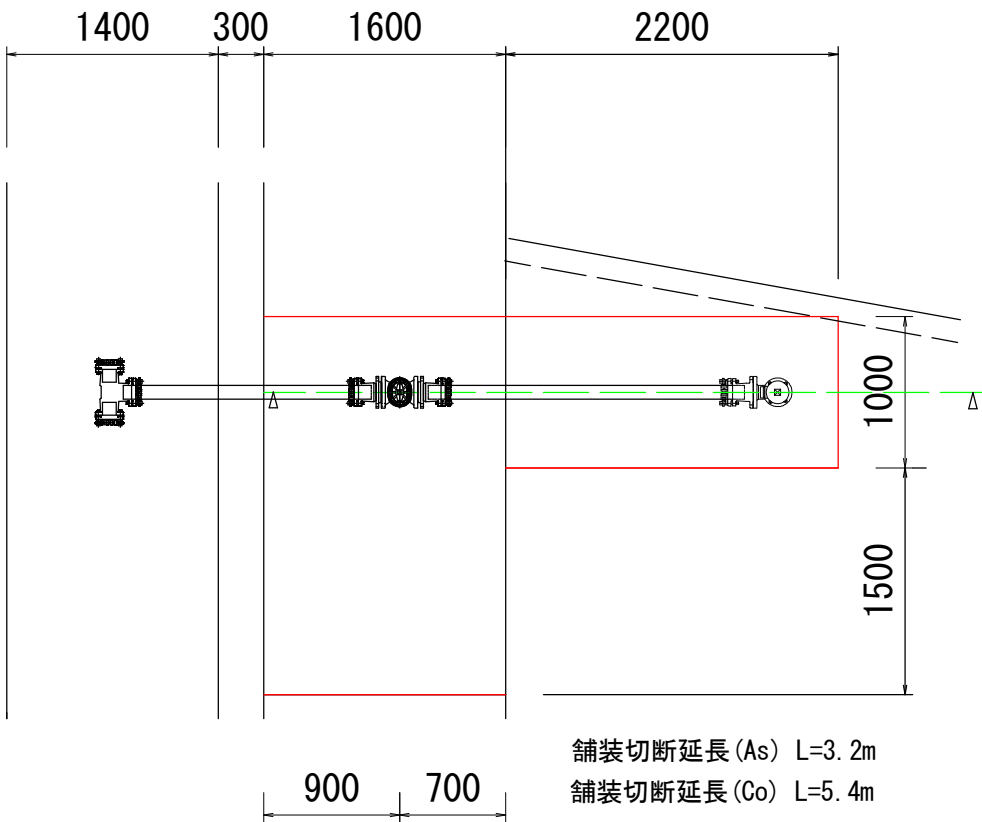


【復旧平面図】

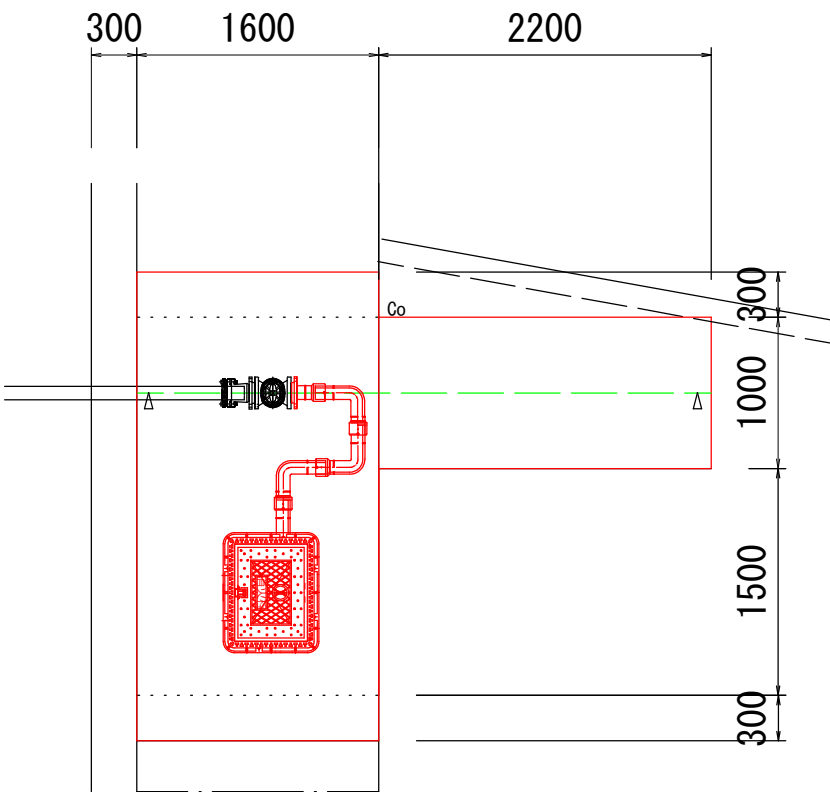

【掘削断面図】

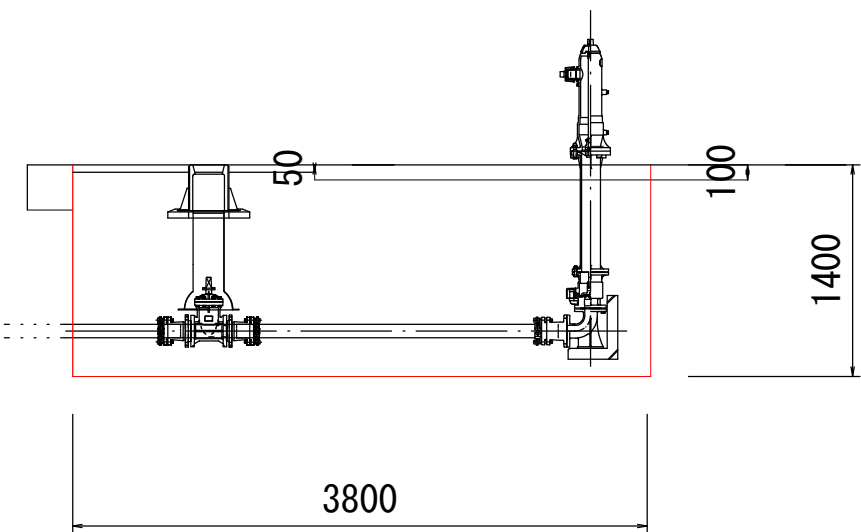

【復旧断面図】

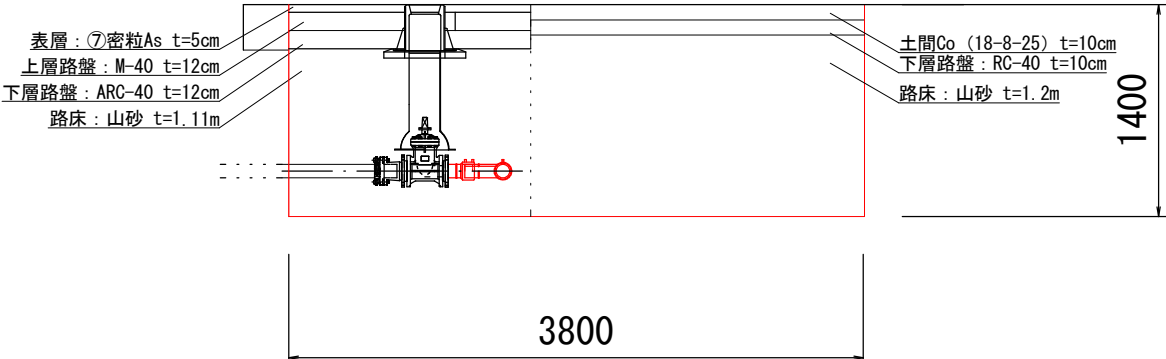


当初設計図

令和8年度 工事番号 8消総施工第4号			
魚沼市	原	地内	
原地内消火栓 (02-123-4) 更新工事			
掘削復旧平面・断面図1			
縮尺	S=1:50		
測量	令和	年	月 日
設計	令和	年	月 日
魚沼市消防本部			図番 3 / 5


掘削範囲分割・舗装構成図

(02-123-4)
S=1/50

【掘削範囲分割】 S=1/50

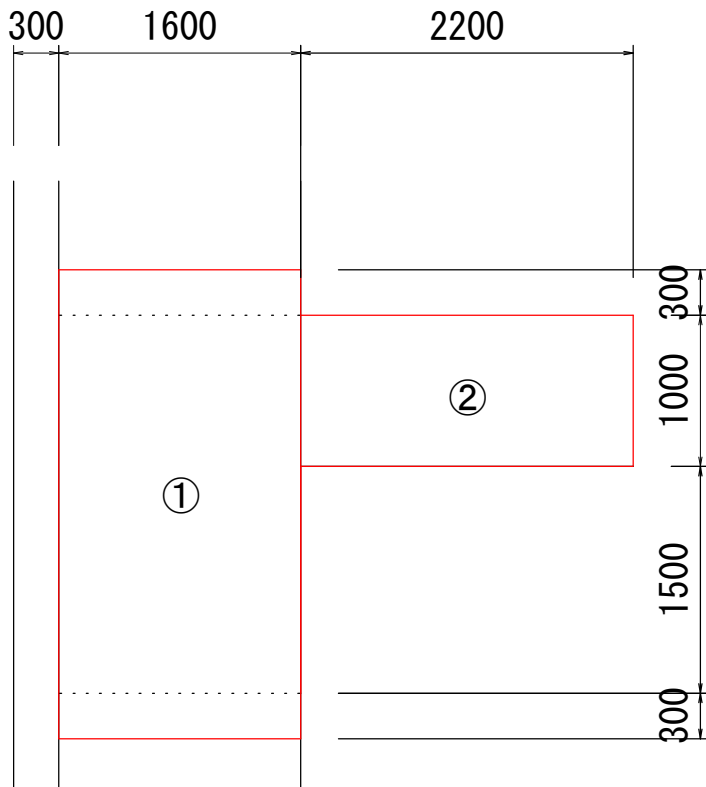

【舗装構成図】

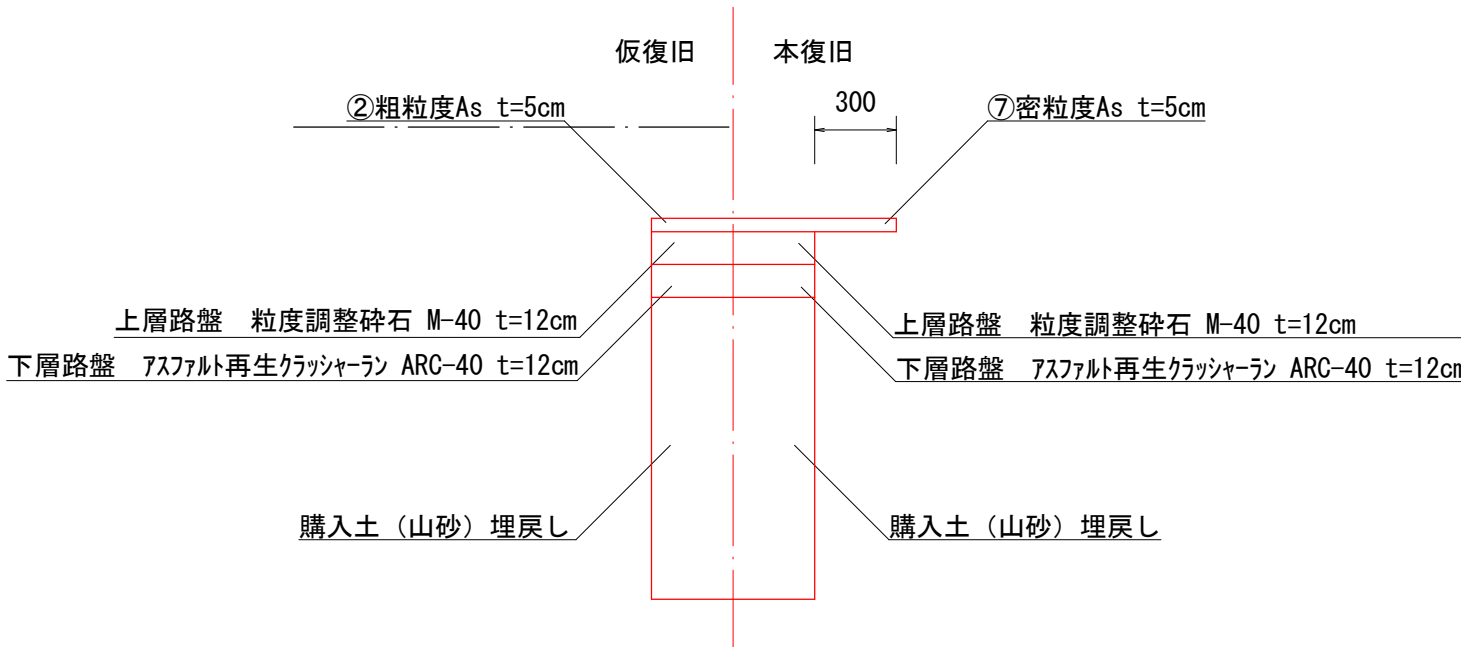


当初設計図

令和8年度 工事番号 8消総施工第4号					
魚沼市		原		地内	
原地内消火栓（02-123-4）更新工事					
掘削範囲分割・舗装構成図					
縮尺		S=1:50			
測量	令和	年	月	日	図番
設計	令和	年	月	日	4 5
魚沼市消防本部					

配管図

S=F

02-123-4

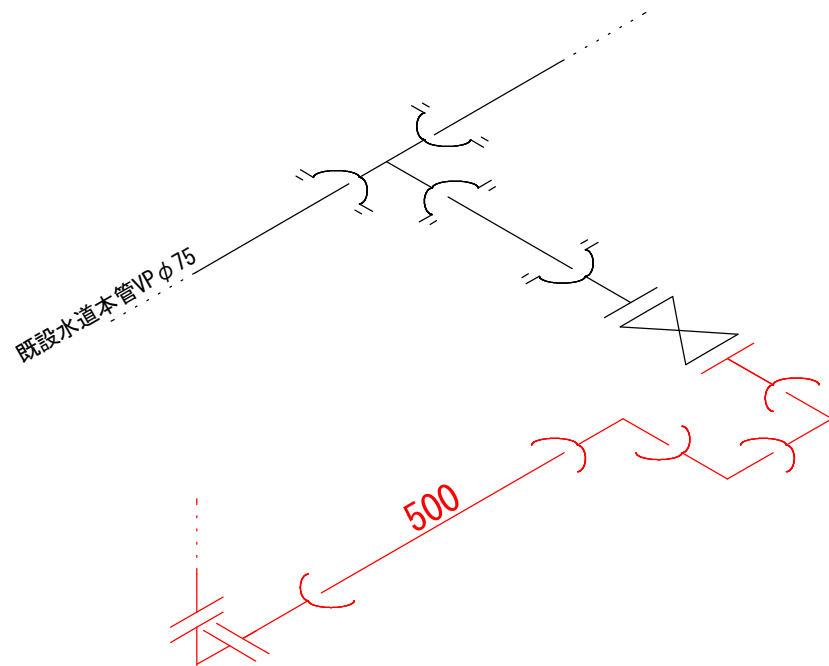

HPPE φ75 L=0.5m
EFフランジ短管7.5K G形 φ75 N=2個
90° EF片受ベンドφ75 N=3個
水道用バルブホルナット N=2組
鋳鉄製消火栓乙管 φ75 N=1個
鋳鉄製両フランジ短管φ75 L=0.4m
ステンレス製地下式単口消火栓(補修弁付) N=1個
消火栓用 L型ブロック N=1個
鉄蓋(車道用、黄色塗装、消火栓表示) N=1式
フランジパッキン Φ75 N=2枚
レソコンクリート上部壁 MJ (250) N=1基
レソコンクリート下部壁 MJ (250) N=1基
コンクリート底板 H=6cm N=1基
管明示テープ L=2.5m
保安シート L=2.5m

当初設計図

令和8年度 工事番号 8消総施工第4号					
魚沼市		原		地内	
原地内消火栓（02-123-4）更新工事					
配管図					
縮尺		S=F			
測量	令和	年	月	日	図番
設計	令和	年	月	日	5 / 5
魚沼市消防本部					