

8消総施工第9号 明神地内消火栓（02-135-7）更新工事
計画平面図




当初設計図

令和8年度 工事番号 8消総施工第9号				
魚沼市		明神		地内
明神地内消火栓（02-135-7）更新工事				
計画平面図				
縮尺		S=1:1000		
測量	令和	年	月	日
設計	令和	年	月	日
				図番 1 / 5
魚沼市消防本部				


消火栓ボックス標準組立図

S=1/50


【正面図（板取外）】

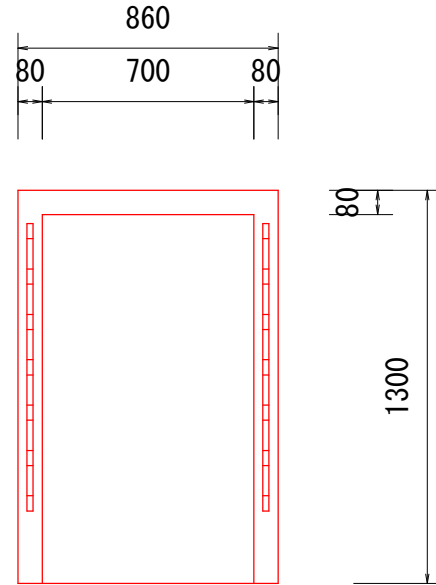


【側面断面図】

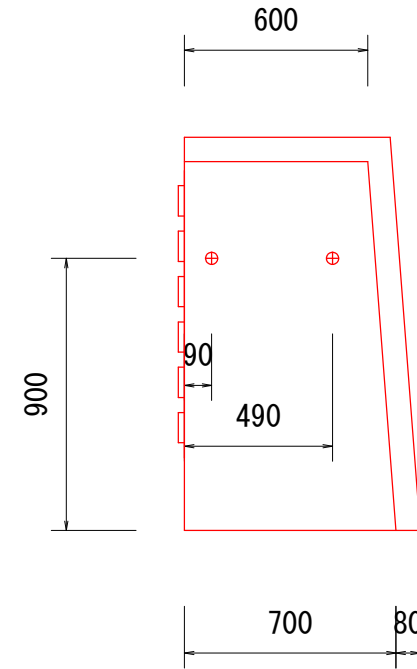


【側面図】

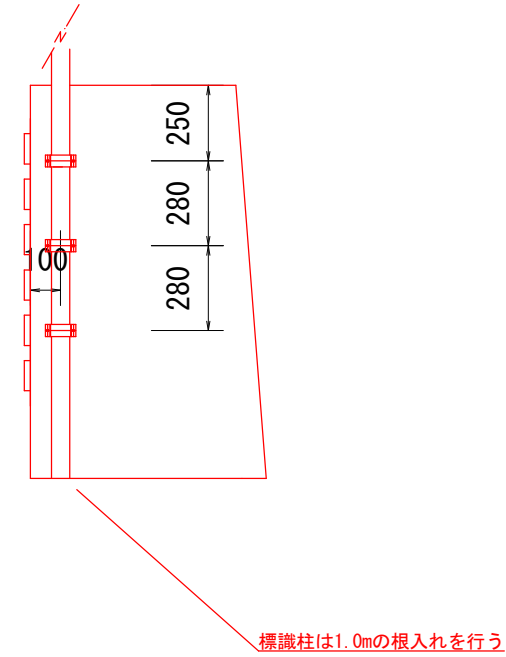


【平面図】

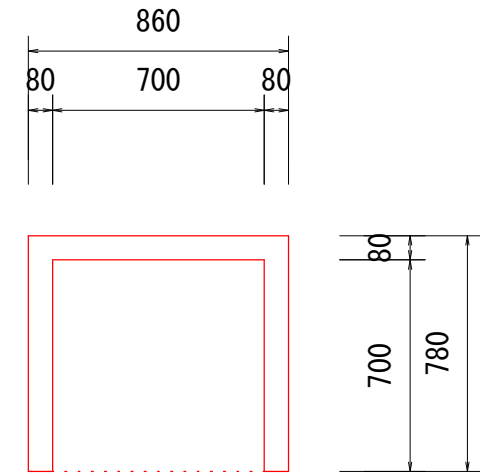

【底板（基礎）寸法図】

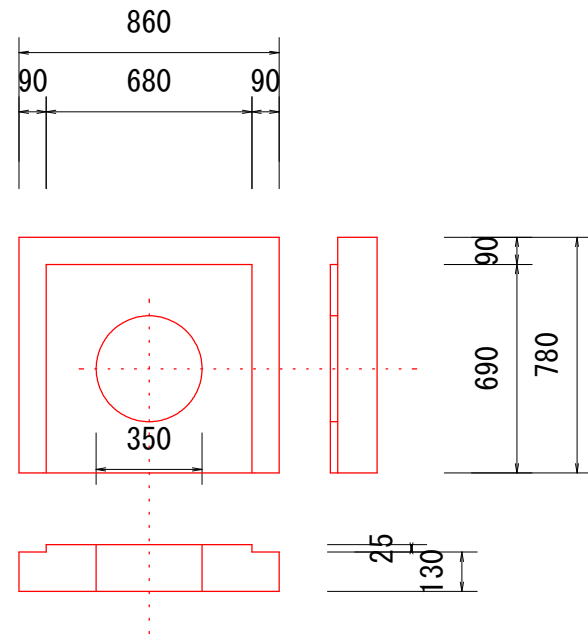

【水利標識寸法図】

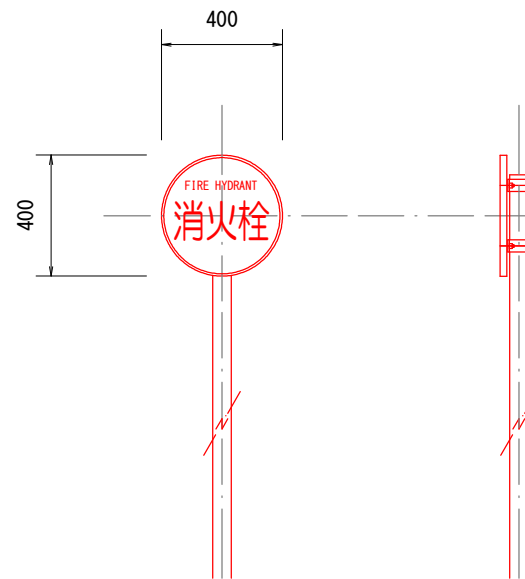

- ・ 防雪用板掛金物（メッキ） N=2本
- ・ 標識用ポールφ60.5（白色塗装） N=1本
- ・ 標識用クランプ（メッキ） N=2個
単クランプφ60.5mm
- ・ 金物固定ボルト（メッキ） N=10個
M8*10個
- ・ 防雪板 N=6枚
防腐材加圧注入木材を使用し、黄色塗装1度塗とする。

※水利標識の取付位置、高さ及び向きについては
施工前に発注者と協議すること


当初設計図

令和8年度 工事番号 8消総施工第9号			
魚沼市		明神 地内	
明神地内消火栓（02-135-7）更新工事			
消火栓ボックス標準組立図			
縮尺	S=1:25		
測量	令和	年 月 日	図番
設計	令和	年 月 日	2 / 5
魚 沼 市 消 防 本 部			


消火栓標準断面図

S=1/25

【側面断面図】

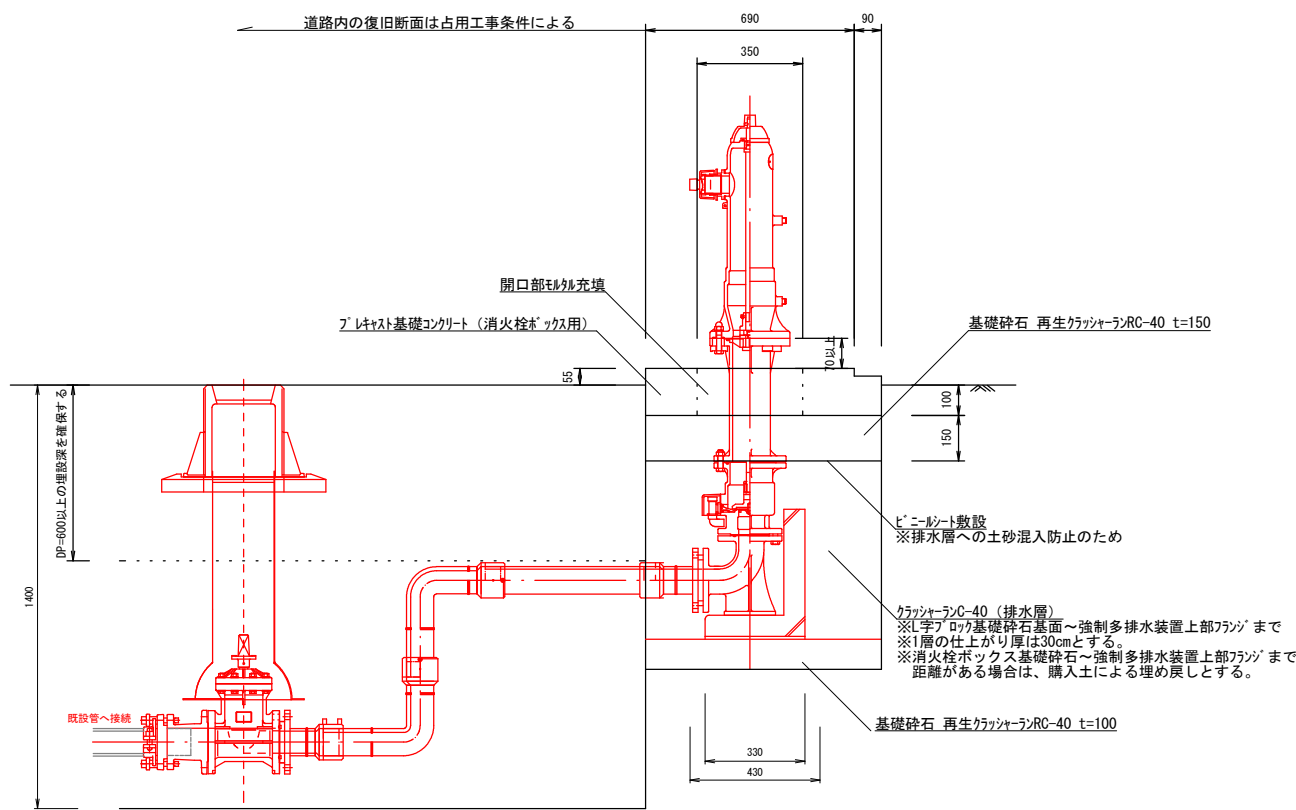

【正面断面図】

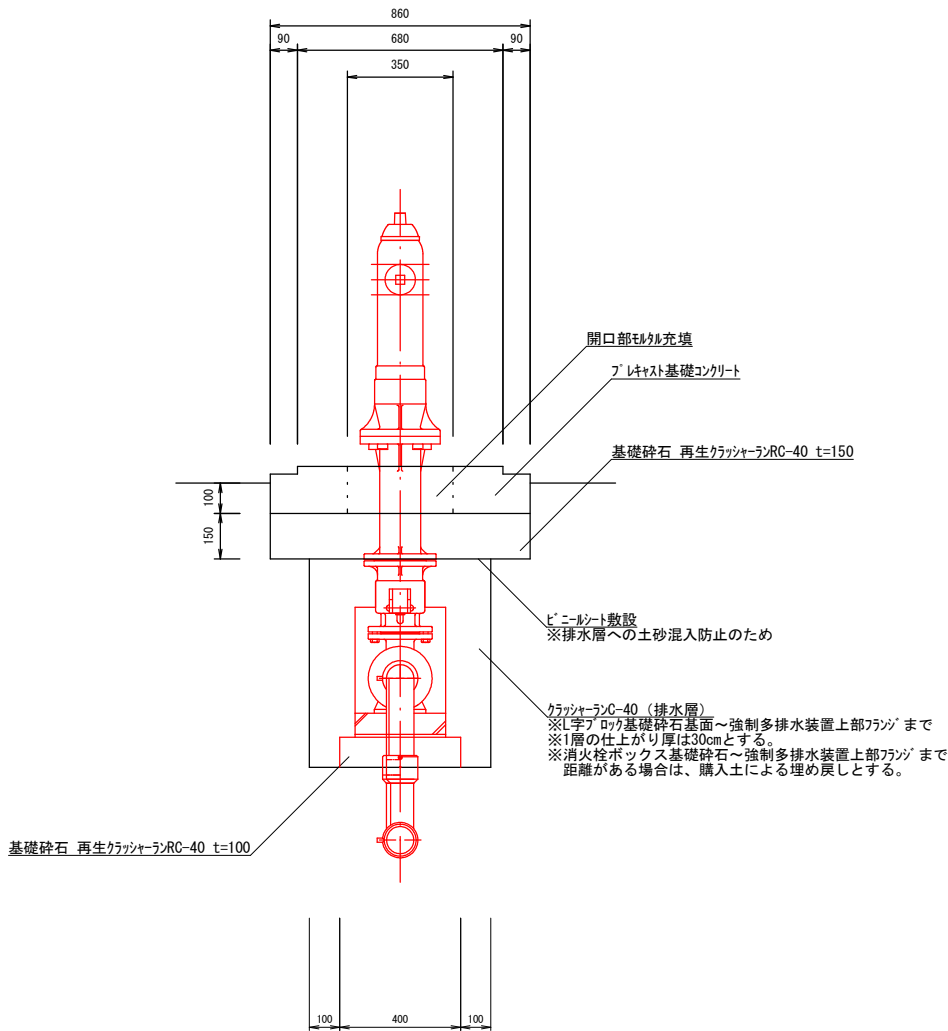


当初設計図

令和8年度 工事番号 8消総施工第9号				
魚沼市		明神		地内
明神地内消火栓 (02-135-7) 更新工事				
消火栓標準断面図				
縮尺		S=1:25		
測量		令和	年	月 日
設計		令和	年	月 日
		図番 3 / 5		
魚 沼 市 消 防 本 部				


掘削復旧平面図

S=1/50


【掘削平面図】

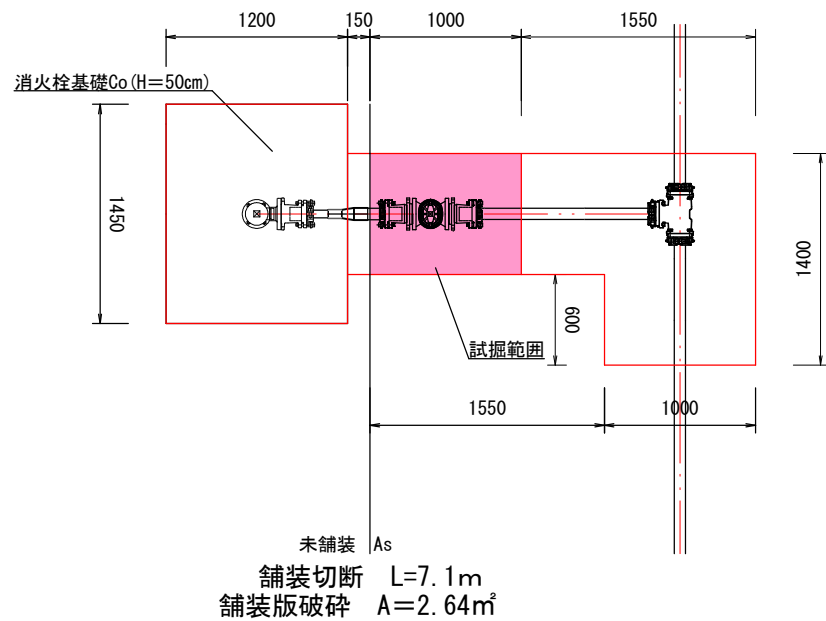


【復旧平面図】

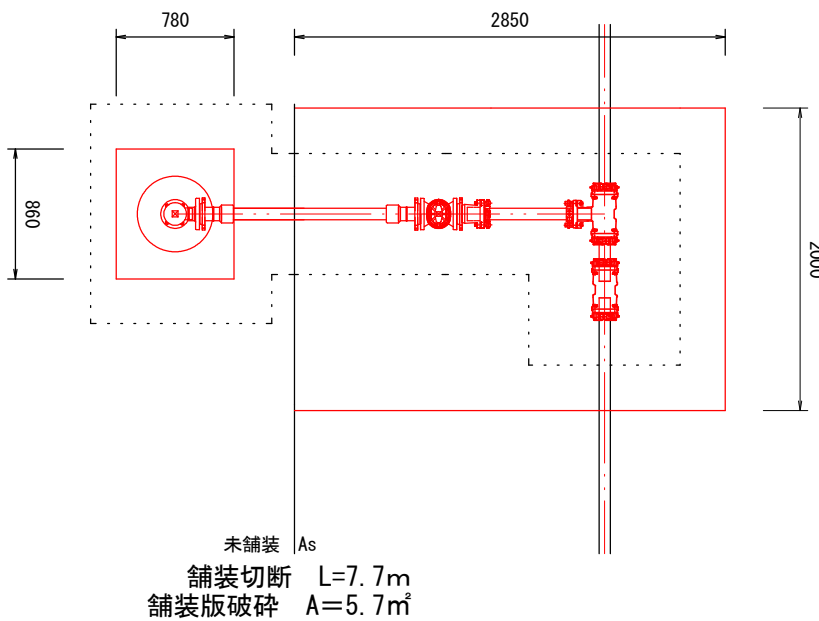


【掘削範囲分割】

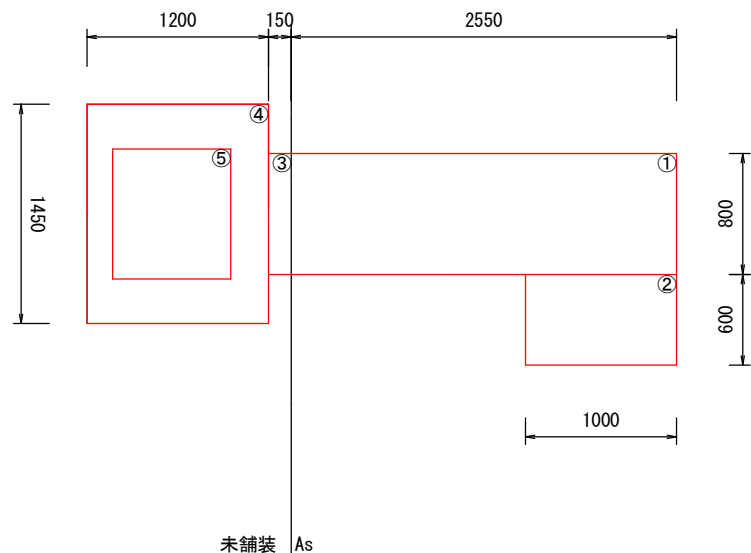

【掘削断面図】

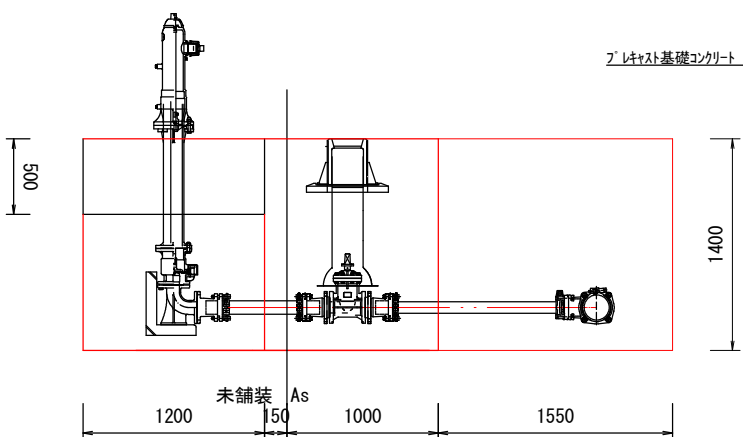

【復旧断面図】

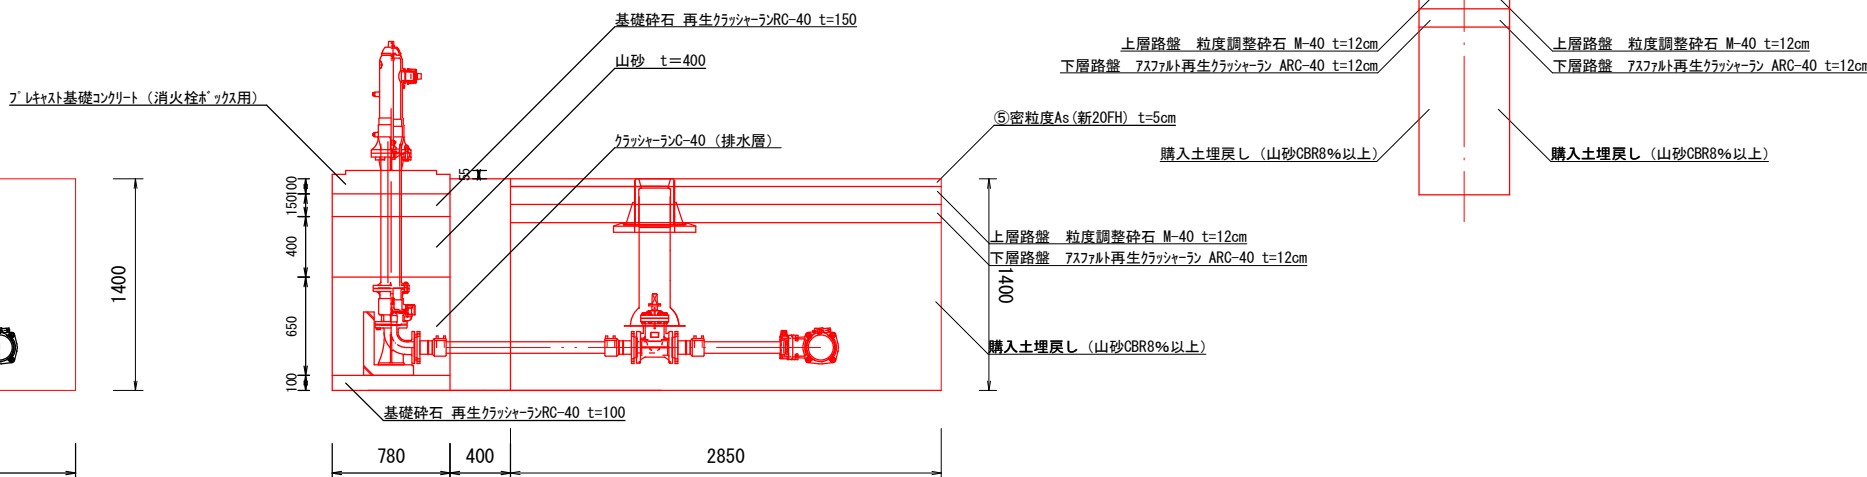


当初設計図

令和8年度 工事番号 8消総施工第9号				
魚沼市		明神		地内
明神地内消火栓 (02-135-7) 更新工事				
掘削復旧平面・断面図				
縮尺	S=1:50			
測量	令和	年	月 日	図番
設計	令和	年	月 日	4 / 5
魚 沼 市 消 防 本 部				

配管図

S=F

※赤着色部分が今回申請範囲

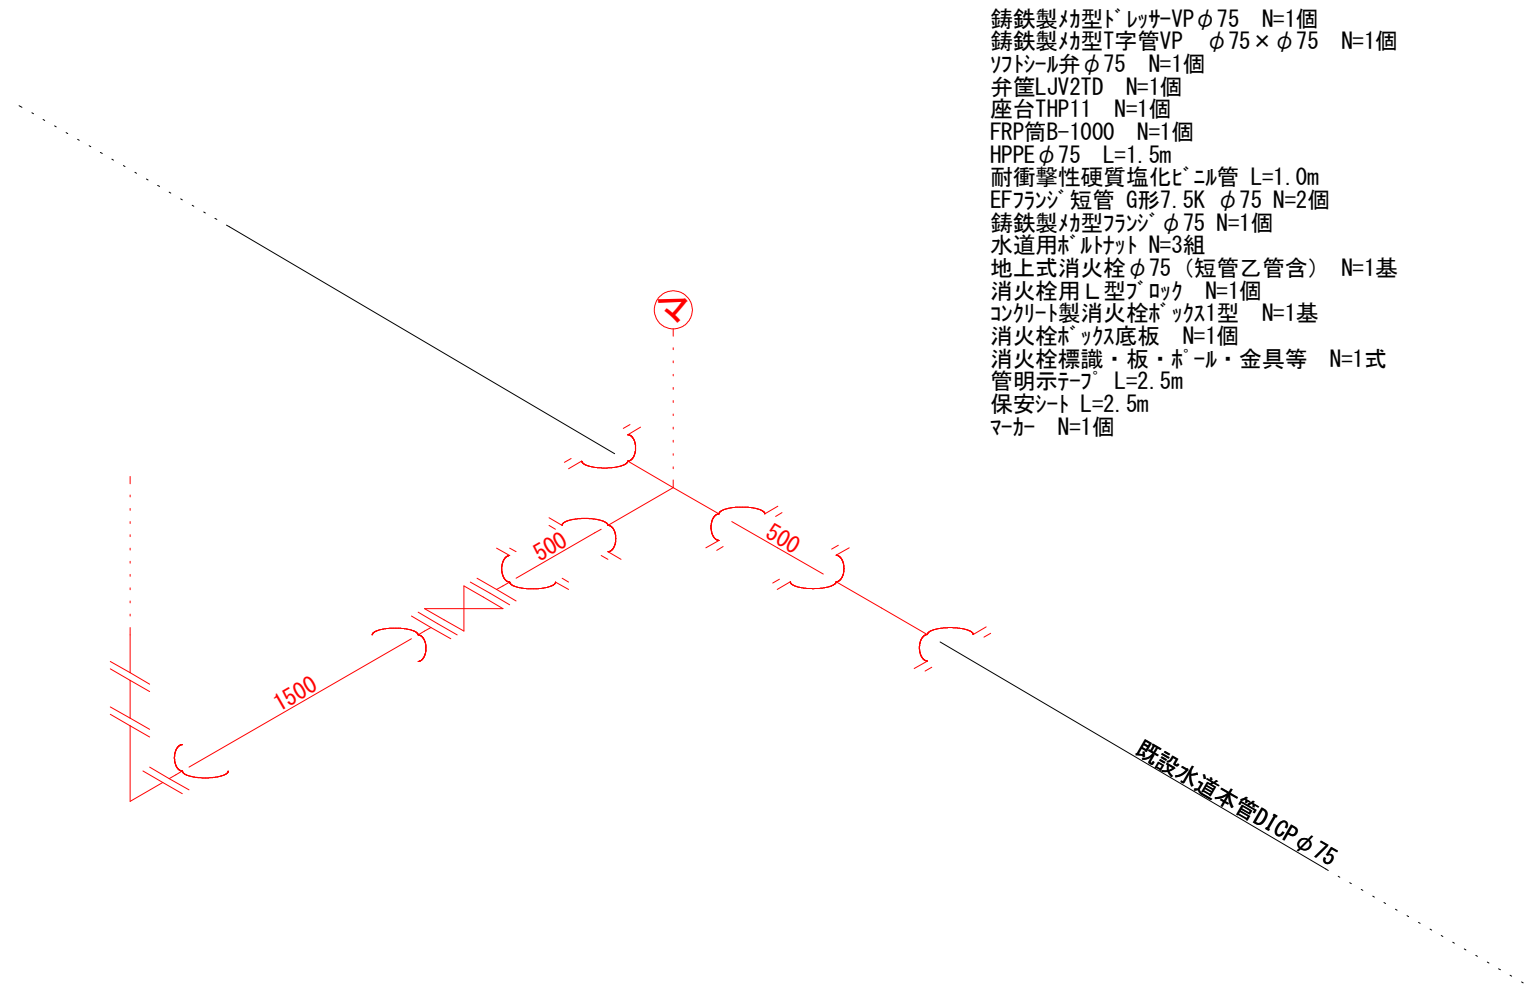

当初設計図

令和8年度 工事番号 8消総施工第9号				
魚沼市		明神		地内
明神地内消火栓 (02-135-7) 更新工事				
配管図				
縮尺	S=F			
測量	令和	年	月	日
設計	令和	年	月	日
魚沼市消防本部				