




平面図 S=1:250

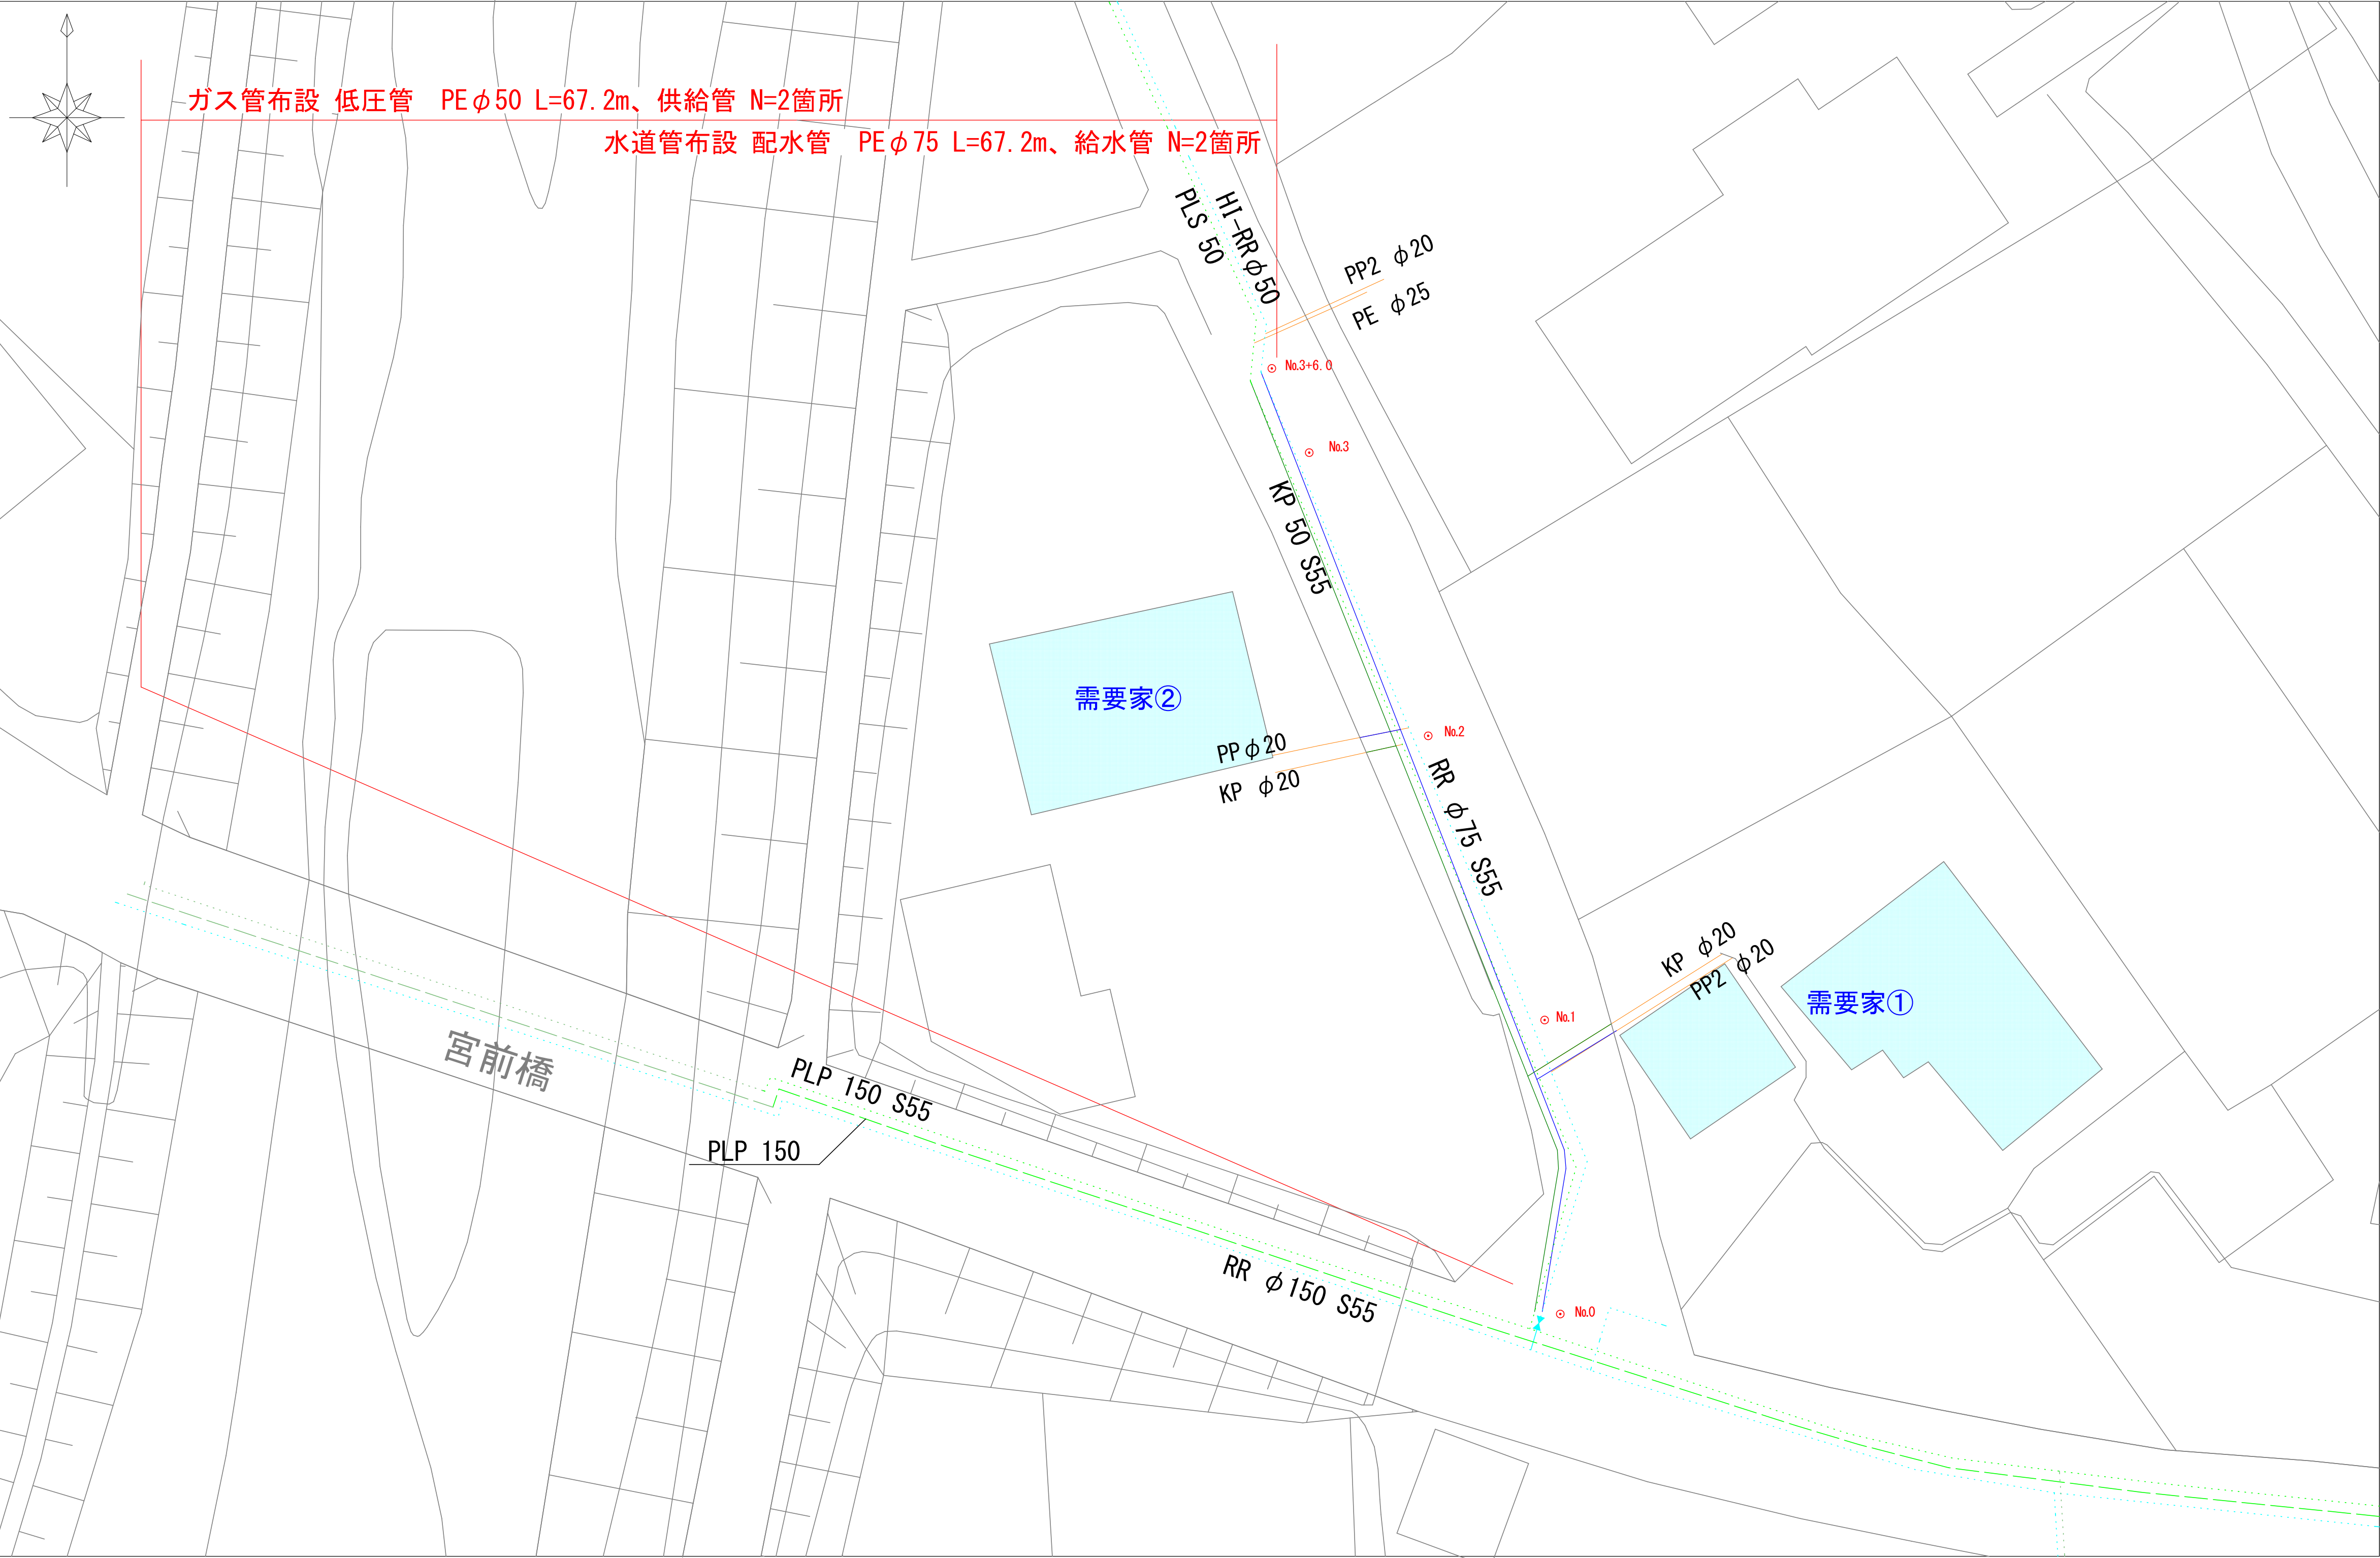


横断面図 S=1:50

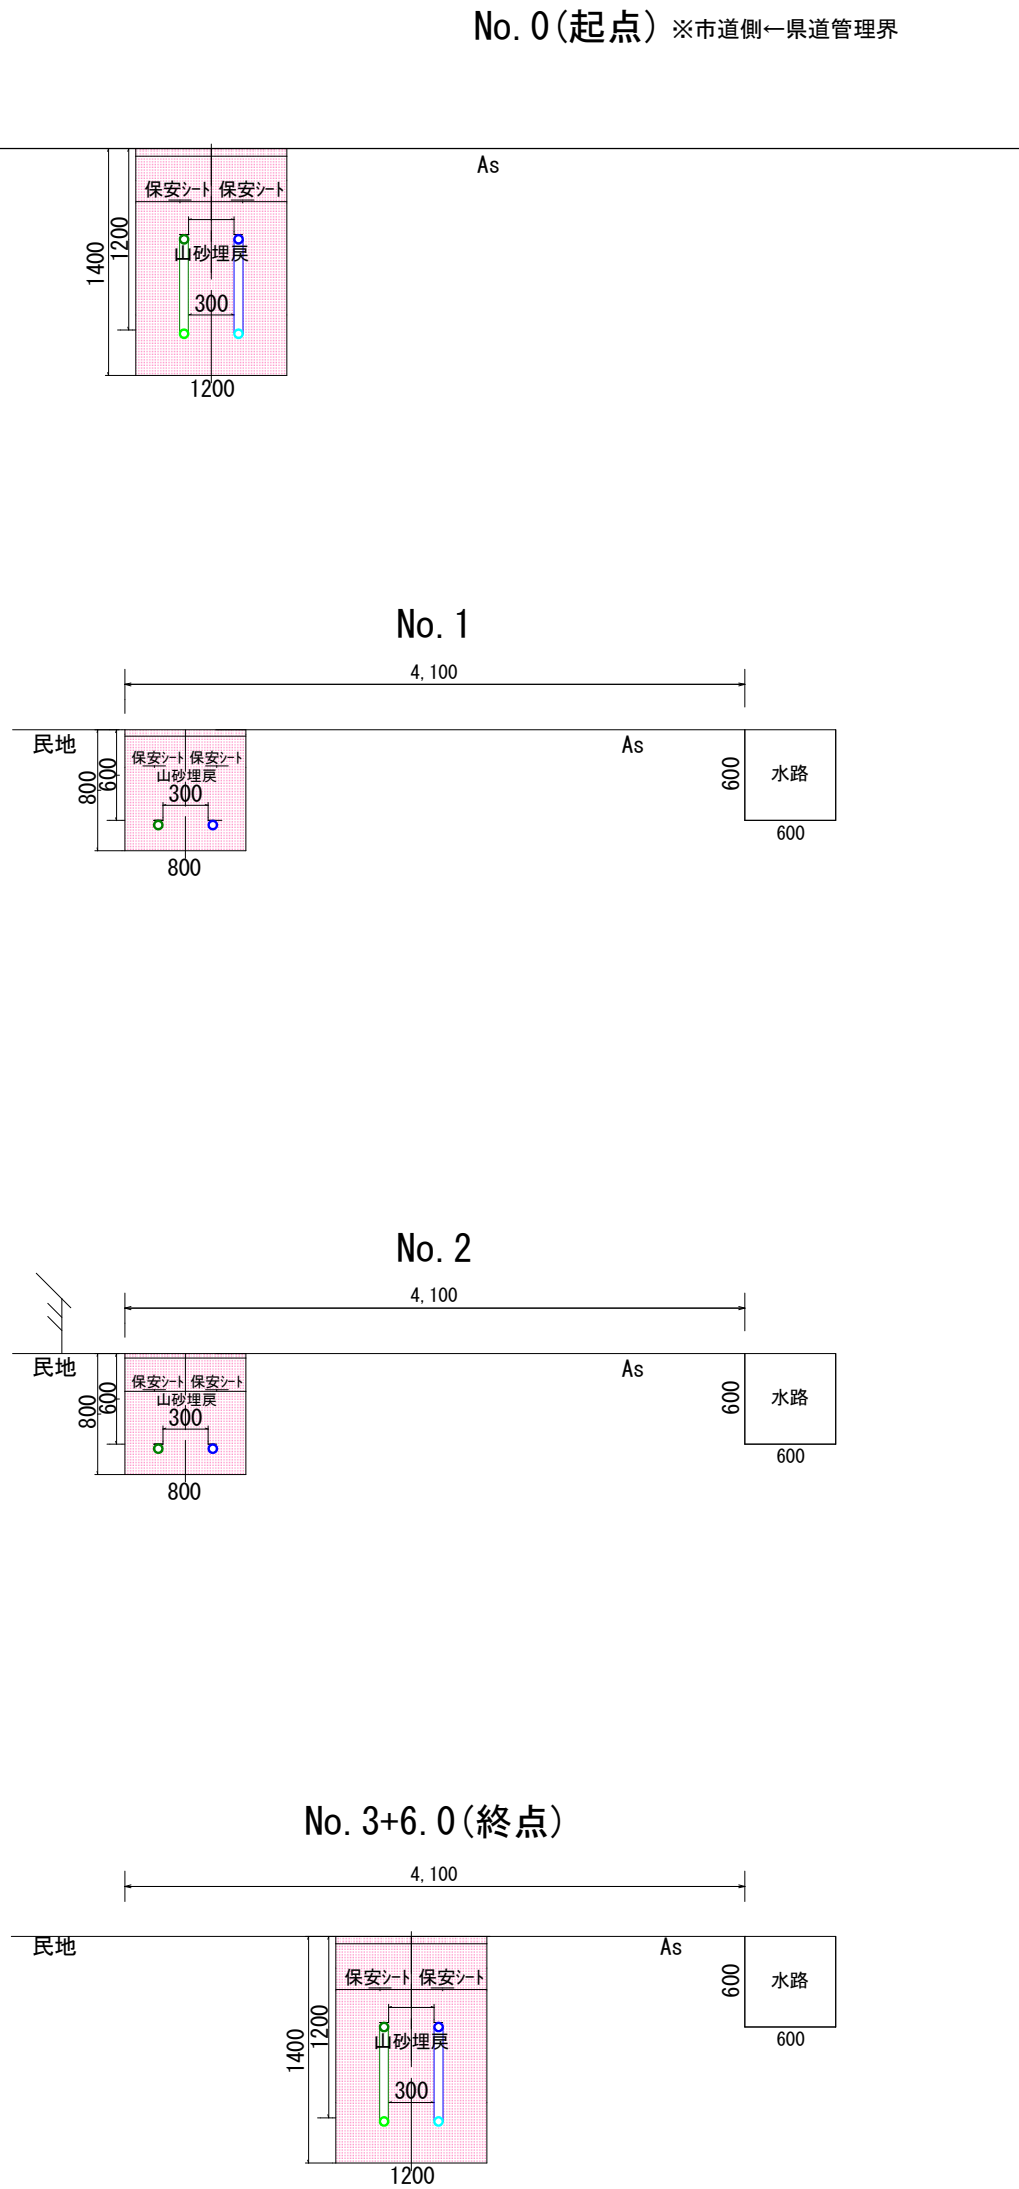

掘削標準断面図 S=1:20

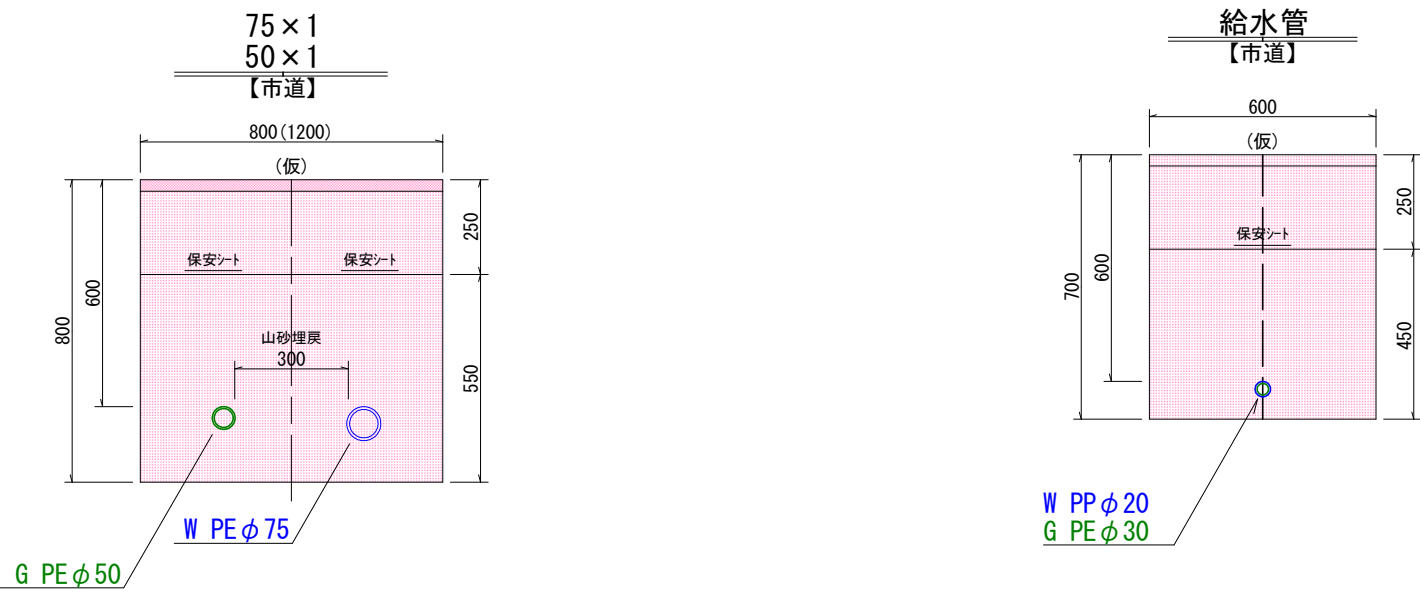

舗装構成図 S=1:20

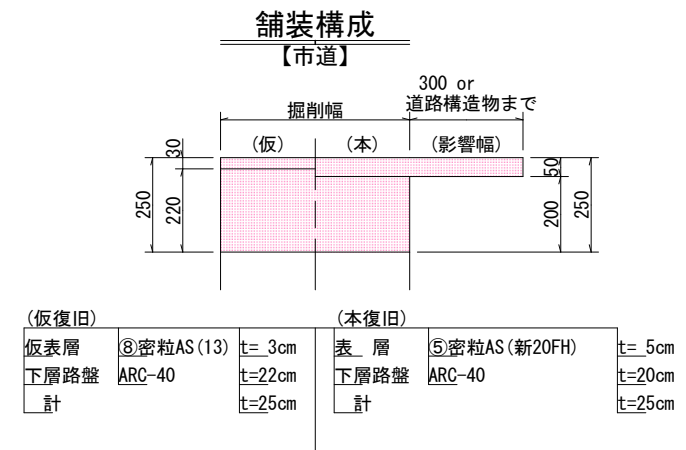

実施設計図

|                           |           |          |  |
|---------------------------|-----------|----------|--|
| 工事番号 令8単施工-8号             |           |          |  |
| 魚沼市                       | 竜光        | 地内       |  |
| 竜光37号線ガス水道管               |           | 布設替その1工事 |  |
| 平面図・掘削標準断面図<br>横断面図・舗装構成図 |           |          |  |
| 縮尺                        | 図 示       |          |  |
| 測量                        | 令和8年 6月 日 | 図番       |  |
| 設計                        | 令和8年 6月 日 | 1 / 2    |  |
| 魚沼市ガス水道局                  |           |          |  |

G低 PEφ50

|                            |
|----------------------------|
| ガーストリφ50 N=13本 (67.2m)     |
| ガーストリエフソケット φ50 N=13個      |
| PLSM-S φ50 N=2個            |
| PLSM用パッキン φ50 N=6個         |
| PLS φ50 L=2.0m             |
| トランジションカエルホ φ50 N=2個       |
| ガーストリエフソケット φ50 N=2個       |
| ガーストリエフホ φ50 N=2個          |
| PCクラフ φ50*30 N=2個          |
| PLSラフ φ32 N=2個             |
| 管明示テープ ロール巻 L=67.2m        |
| 保安シート シングル W=150mm L=66.0m |
| DV-キャップ φ50 N=2個           |

G供給管 PEφ30 需要家①②

|                         |
|-------------------------|
| ガーストリエフサトル φ50*30 N=2個  |
| ガーストリエフソケット φ30 N=2個    |
| ガーストリφ30 L=7.5m         |
| ガーストリエフ-RL φ30*25 N=2個  |
| ガーストリエフソケット φ25 N=2個    |
| ガーストリφ25 L=0.6m         |
| トランジションカエルホ φ25*20 N=2個 |
| 管明示テープ ロール巻 L=8.1m      |
| 保安シート L=7.5m            |

W配 PEφ75

|                            |
|----------------------------|
| マーカ 2本 (労務費に含む)            |
| 配水ホリ直管75 N=2本 (7.2m)       |
| 配水ホリ片受直管75 N=12本 (60.0m)   |
| 配水ホリ両ヘント75 N=4個            |
| 鋳鉄製カ形ドレサ VP75*PE75 N=2個    |
| 鋳鉄製カ形ドレサ PE75 N=1個         |
| 管明示テープ ロール巻 L=67.2m        |
| 保安シート シングル W=150mm L=66.0m |
| TS-キャップ φ75 N=2個           |

W給水管 PPφ20 需要家①②

|                               |
|-------------------------------|
| マーカ 2本 (労務費に含む)               |
| 配水ホリ用 鋳鉄製 サトル付分水栓 φ75*20 N=2個 |
| 分水栓用防食フィルム N=2個               |
| SKX分止水用メータパッキン付 φ20 N=2個      |
| PP φ20 L=7.5m                 |
| SKXソケット φ20 N=2個              |
| TS-キャップ φ20 N=2個              |
| 管明示テープ ロール巻 L=7.5m            |
| 保安シート シングル W=150mm L=7.5m     |
| サトル分水栓閉栓キャップ N=2個             |

実施設計図

|                         |  |           |  |    |             |
|-------------------------|--|-----------|--|----|-------------|
| 工事番号 令8単施工-8号           |  |           |  |    |             |
| 魚沼市                     |  | 竜光        |  | 地内 |             |
| 竜光37号線ガス水道管<br>布設替その1工事 |  |           |  |    |             |
| 配 管 図                   |  |           |  |    |             |
| 縮尺                      |  | S=Free    |  |    |             |
| 測量                      |  | 令和8年 6月 日 |  |    | 図番<br>2 / 2 |
| 設計                      |  | 令和8年 6月 日 |  |    |             |
| 魚 沼 市 ガ ス 水 道 局         |  |           |  |    |             |