



令8現建除管工第1号 湯之谷除雪センター電動シャッター更新工事

東側立面図 S=1/100

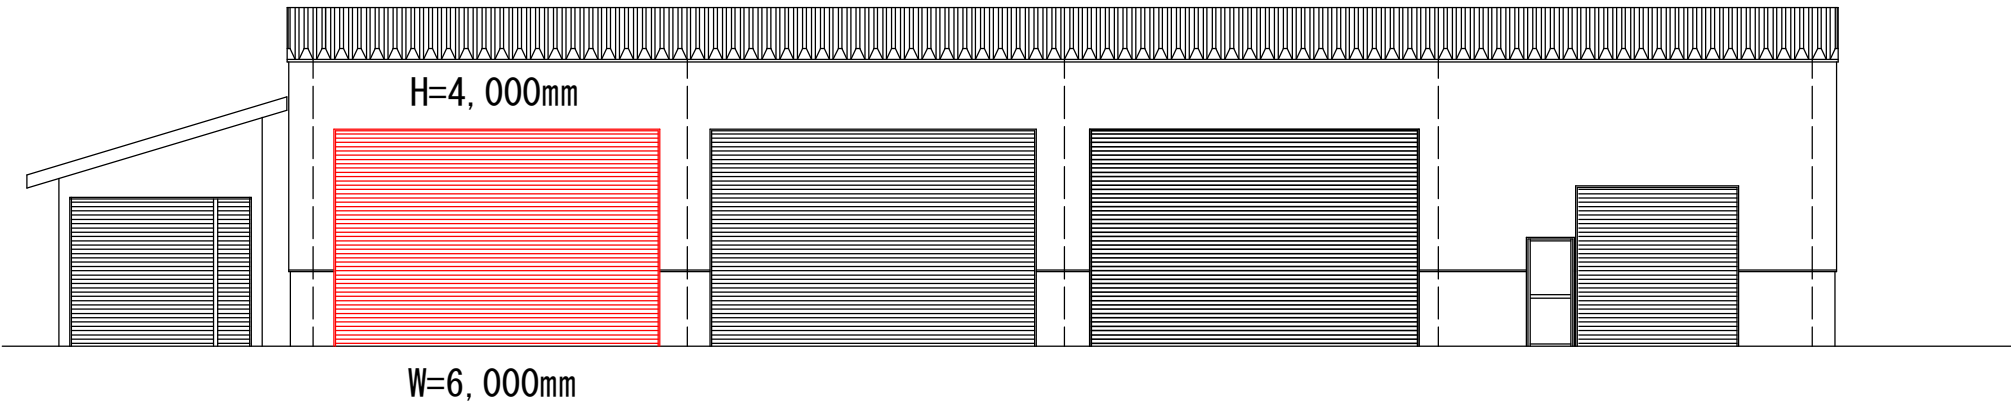

平面図 S=1/100

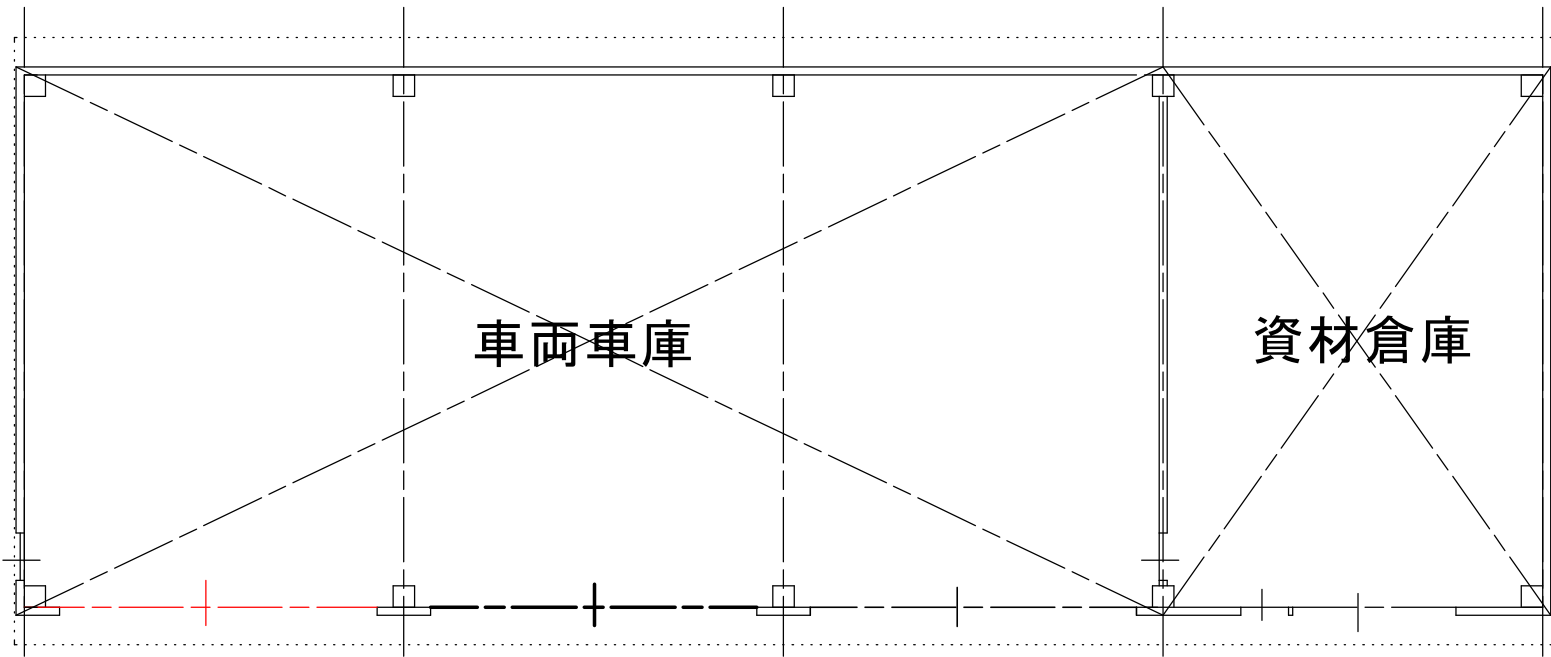

凡例

当該工事

令和8年度 工事番号 令8現建除管工第1号				
市道	魚沼市	町	菅沢	地内
湯之谷除雪センター電動シャッター更新工事				
平面・立面図				
縮尺	S=1/100	図面全	1/1	
測量		年月日	主任技術者	
設計		年月日	主任技術者	
魚沼市役所 産業経済部 建設課				