

8消総施工第10号 堀之内地内消火栓（02-113-4）更新工事
計画平面図 S=1:1000




当初設計図

令和8年度 工事番号 8消総施工第10号					
魚沼市		堀之内		地内	
堀之内地内消火栓（02-113-4）更新工事					
計画平面図					
縮尺	S = 1 : 1 0 0 0				
測量	令和	年	月	日	図番
					1 / 6
設計	令和	年	月	日	
魚 沼 市 消 防 本 部					


消火栓ボックス標準組立図

S=1/50


【正面図（板取付）】

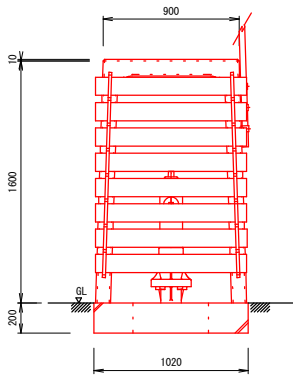


【正面図（板取外）】

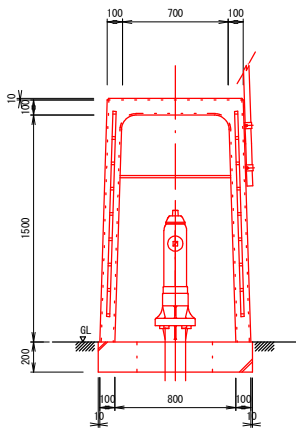


【側面断面図】

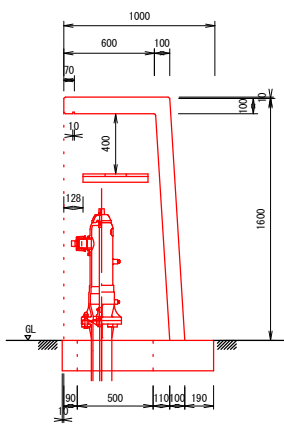


【側面図】

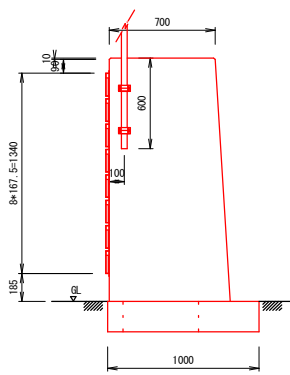

【底板（基礎）寸法図】

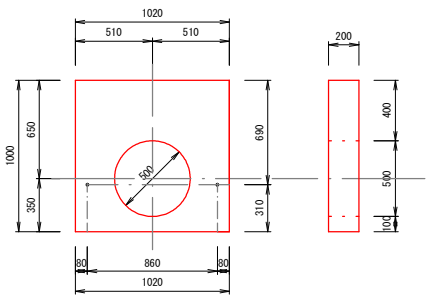

【水利標識寸法図】

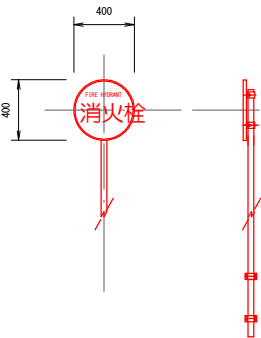

※水利標識の取付位置、高さ及び向きについては
施工前に発注者と協議すること

- 防雪用板掛金物（メッキ） N=2本
8段 L=1,430mm
- ホース収納棚受金物（メッキ） N=2個
L型 50*50*4.5 L=460mm
- 標識用クランプ（メッキ） N=2個
単クランプ φ60.5mm
- 金物固定ボルト（メッキ） N=15個
M8*15個
- 防雪板 N=8枚
995*130*18
防腐材加圧注入木材を使用し、黄色塗装1度塗とする。
- ホース収納棚板 N=3枚
705*145*18


当初設計図

令和8年度 工事番号 8消総施工第10号					
魚沼市		堀之内		地内	
堀之内地内消火栓（02-113-4）更新工事					
消火栓標準断面図					
縮尺		S=1:20			
測量	令和	年	月	日	図番 2 / 6
設計	令和	年	月	日	
魚 沼 市 消 防 本 部					


消火栓標準断面図

S=1/20

【側面断面図】

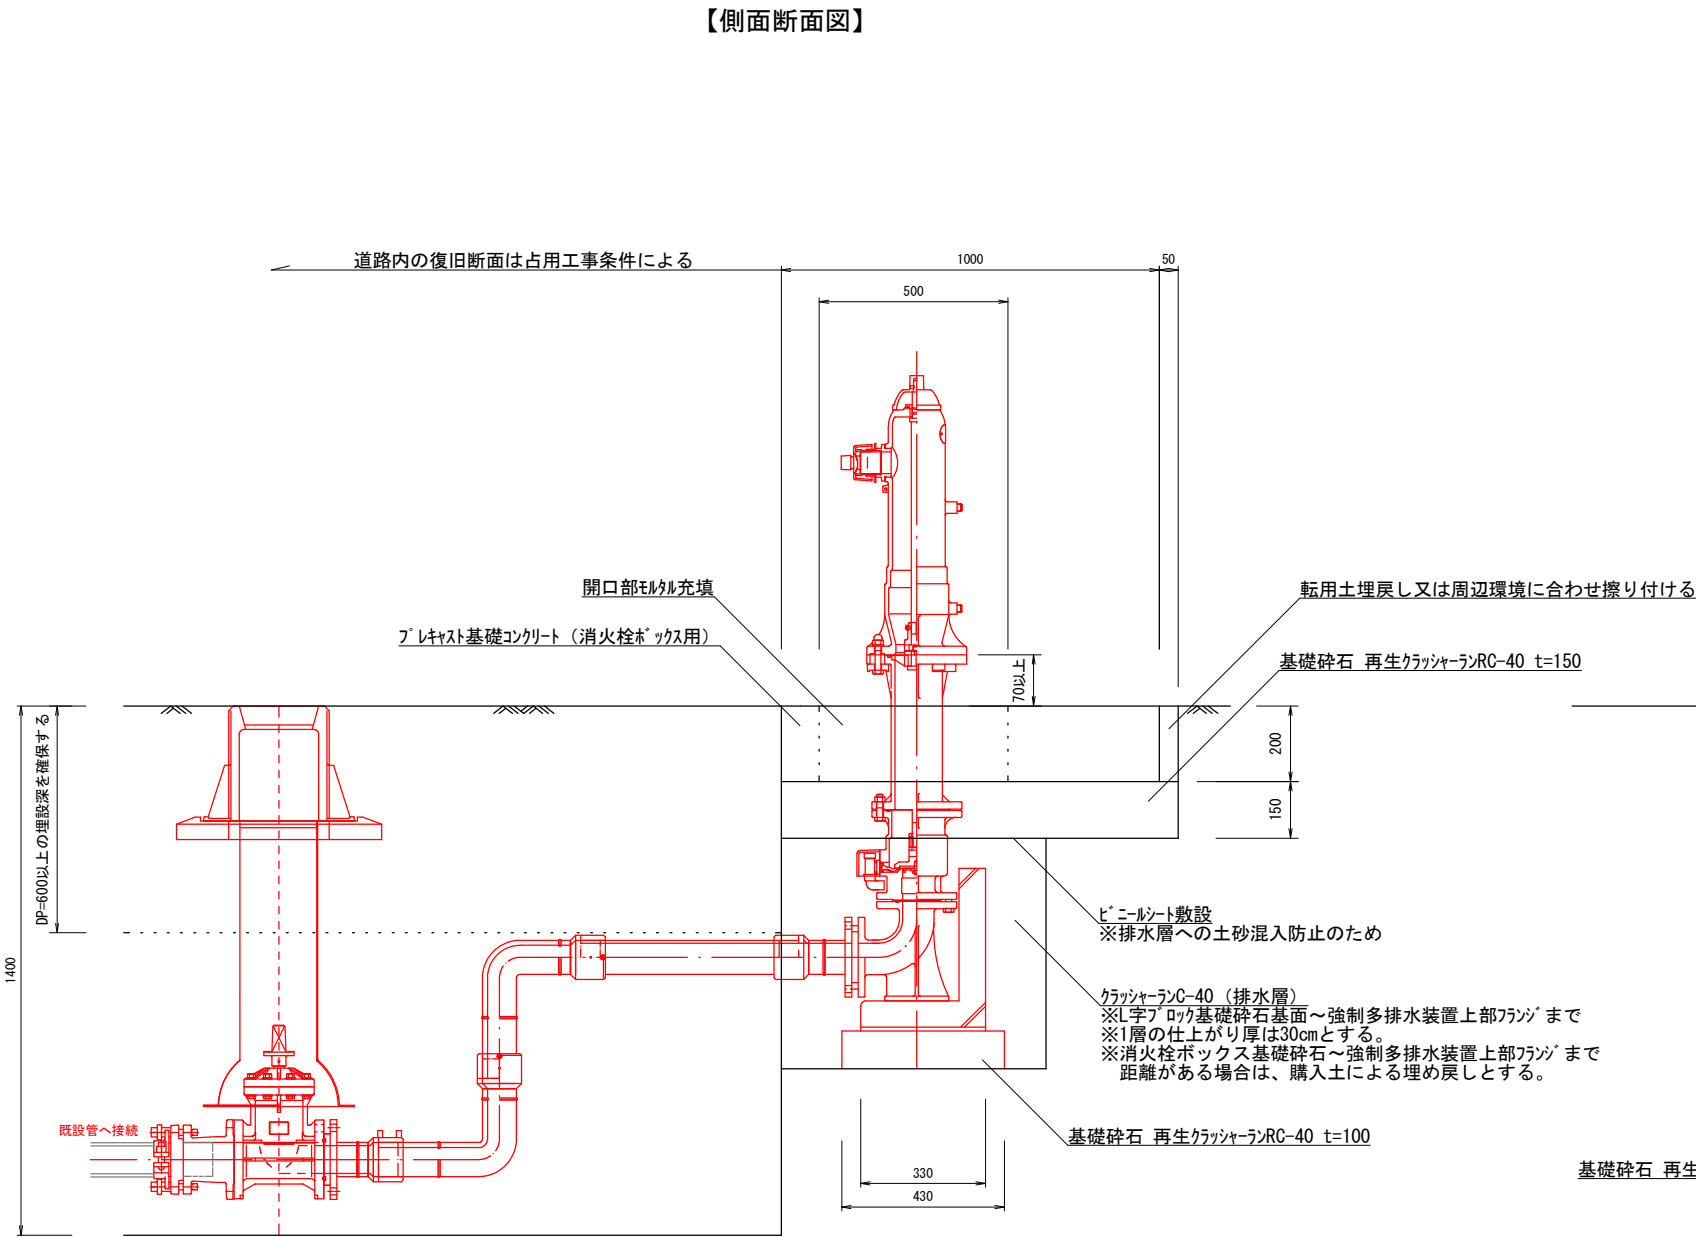

【正面断面図】

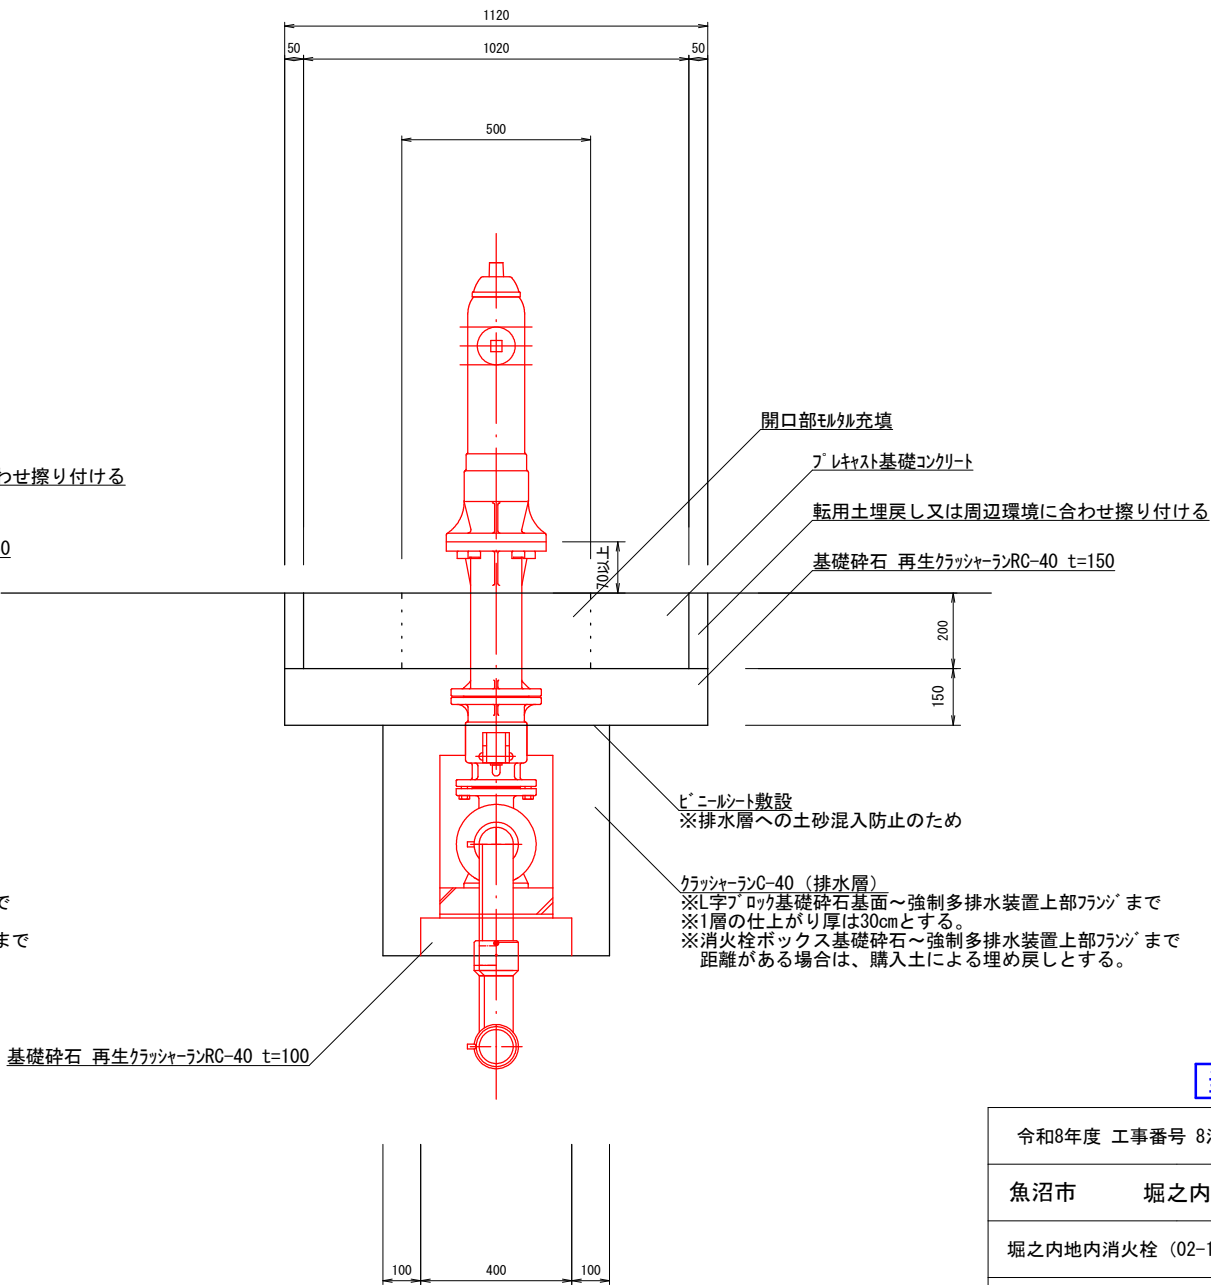


当初設計図

令和8年度 工事番号 8消総施工第10号		
魚沼市	堀之内	地内
堀之内地内消火栓 (02-113-4) 更新工事		
消火栓標準断面図		
縮尺	S = 1 : 20	
測量	令和 年 月 日	図番
設計	令和 年 月 日	3 / 6
魚 沼 市 消 防 本 部		

掘削復旧平面図・断面図


S=図示

【掘削平面図】 S=1/50

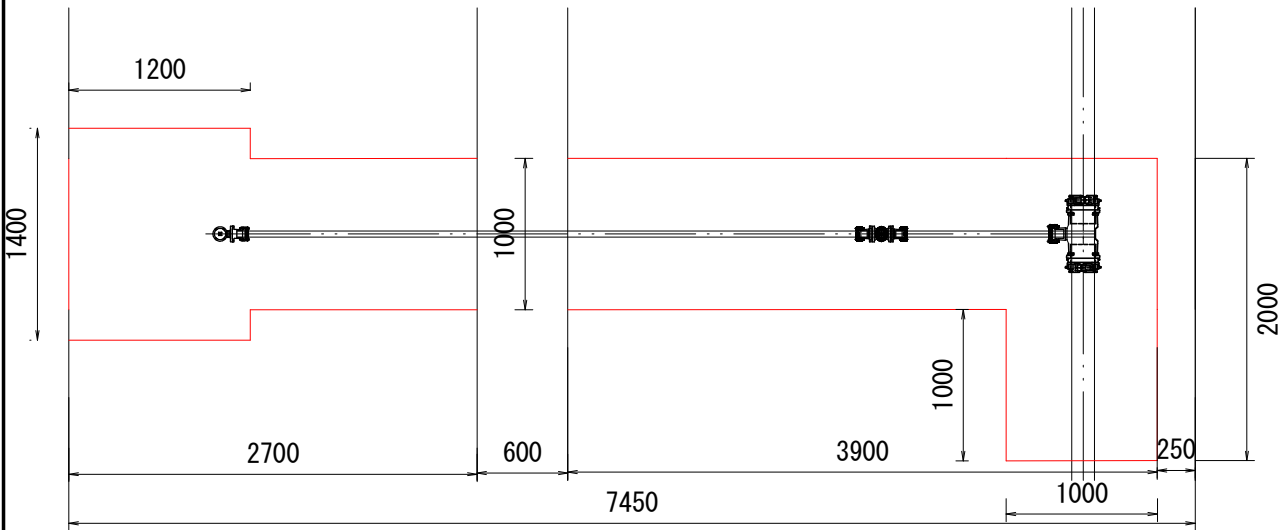


舗装切断 L=15.2m
舗装版破碎 A=6.6m²

【掘削断面図】 S=1/50

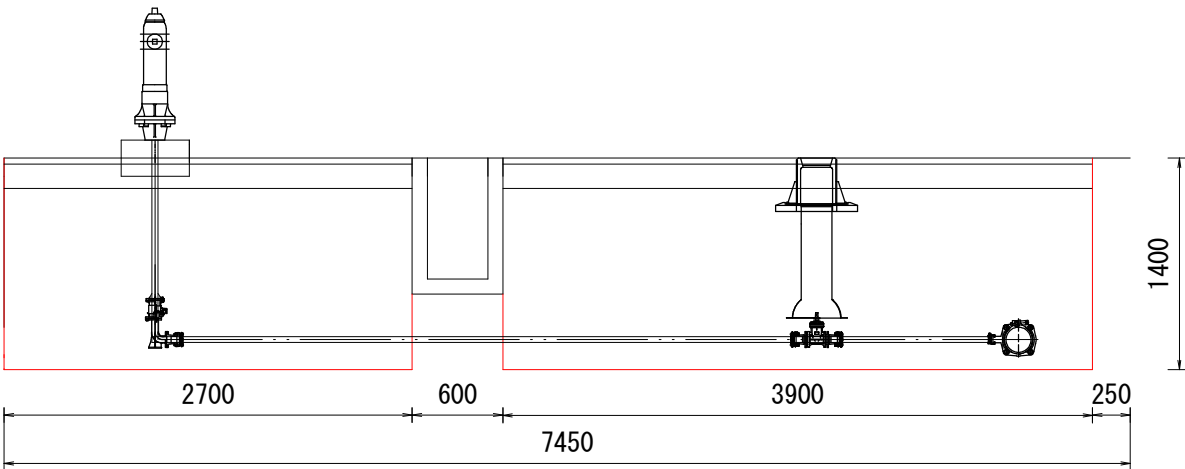


【復旧平面図】 S=1/50

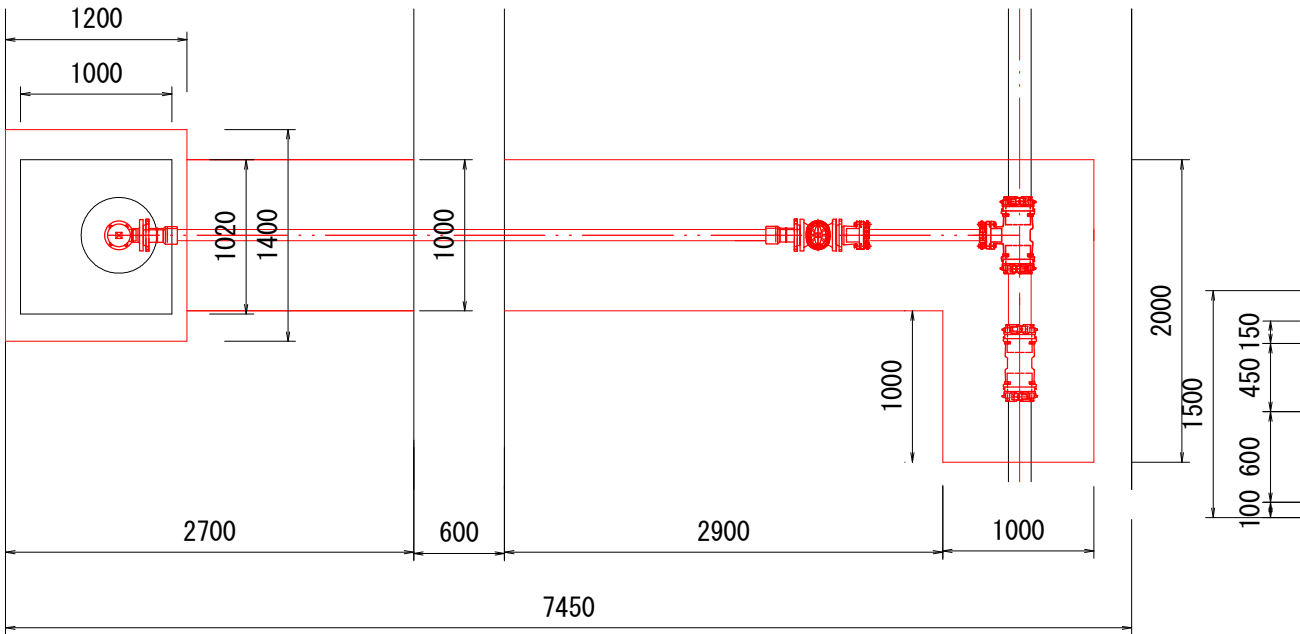

舗装切断 L=17.6m
舗装版破碎 A=8.68m²

【復旧断面図】 S=1/50

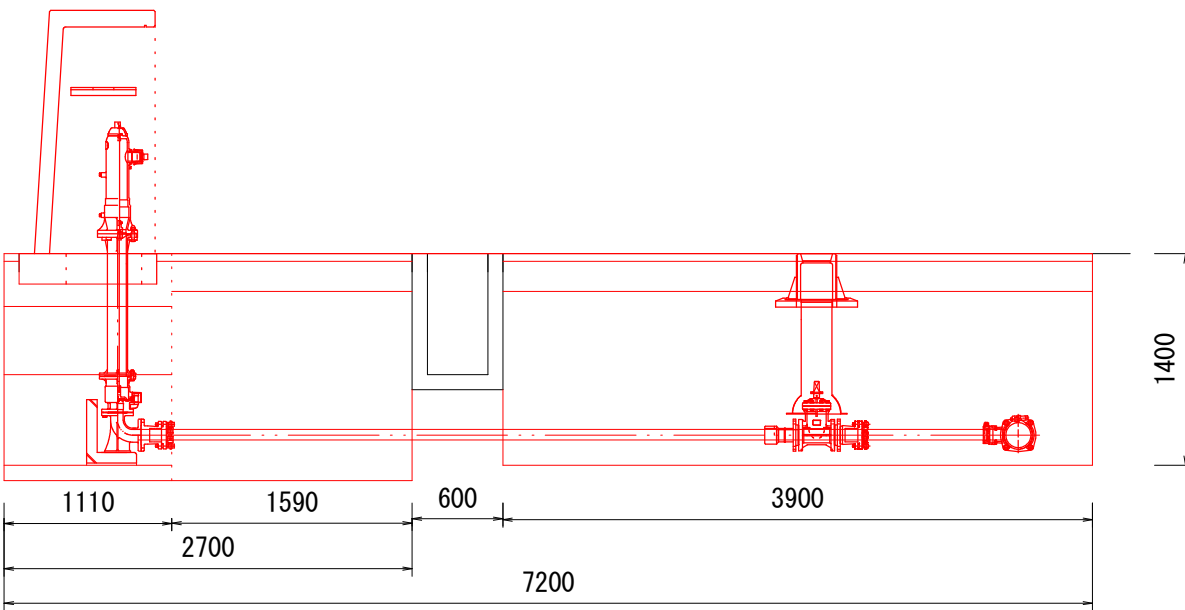

実施設計図

令和8年度 工事番号 8消総施工第10号

魚沼市 堀之内 地内

堀之内地内消火栓（02-113-4）更新工事

掘削復旧平面図・断面図

縮尺 S=図示

測量 年 月 日 図番


設計 年 月 日 4 / 6

魚沼市消防本部



掘削復旧平面図・断面図

S=図示

掘削範囲分割

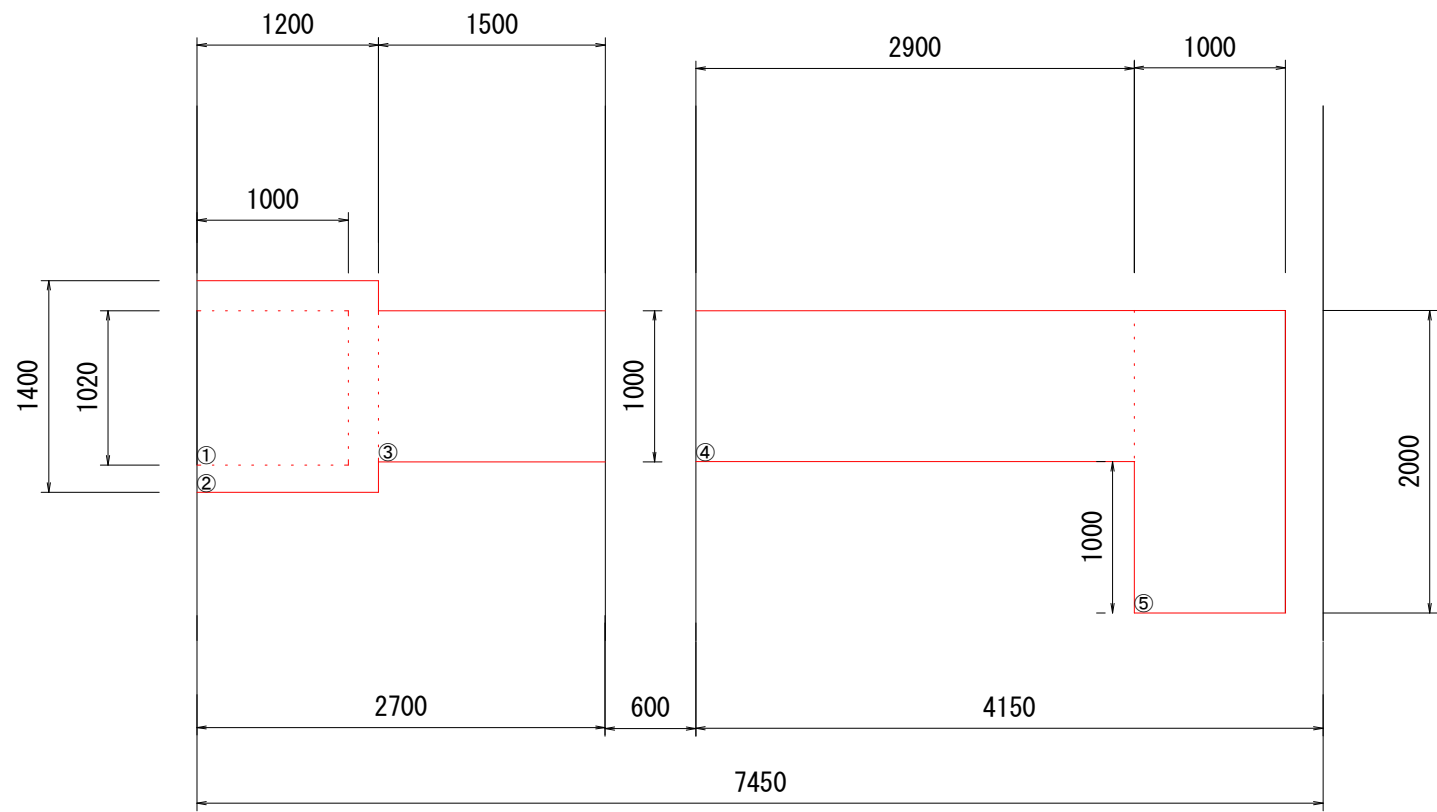

本復旧範囲分割

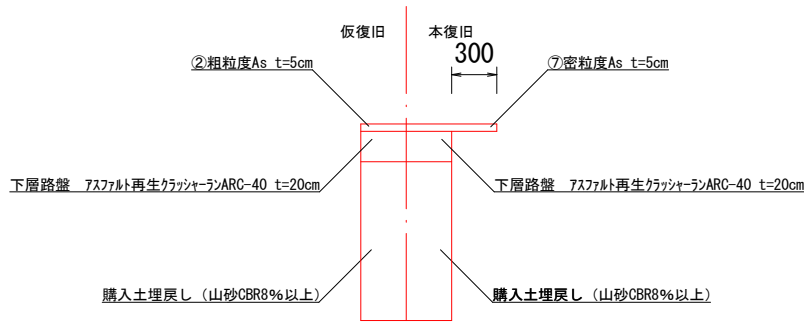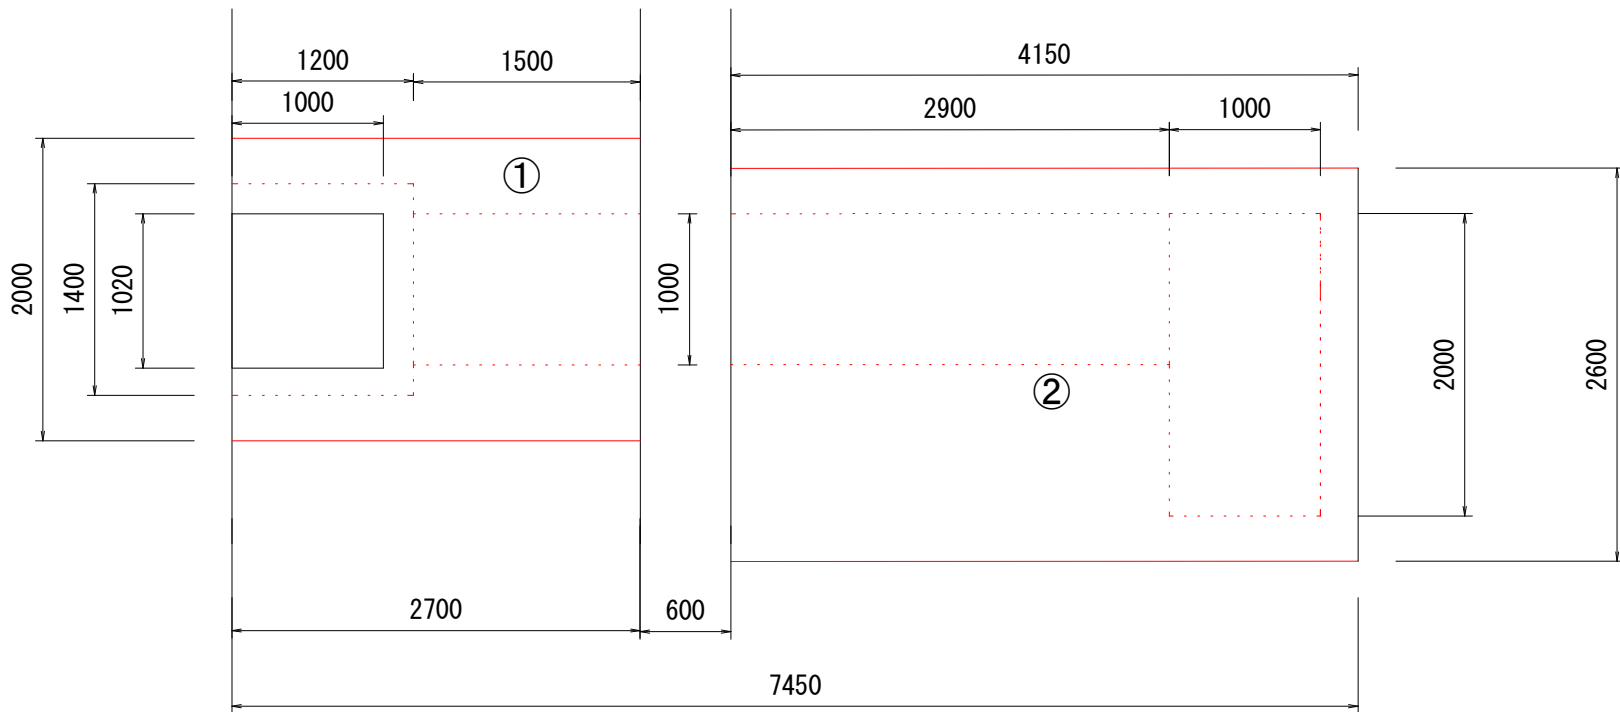


実施設計図

令和8年度 工事番号 8消総施工第10号		
魚沼市	堀之内	地内
堀之内地内消火栓 (02-113-4) 更新工事		
掘削復旧平面図・断面図		
縮尺	S=図示	
測量	年 月 日	図番
設計	年 月 日	5 / 6
魚沼市消防本部		

配管図

S=F

- 耐衝撃性塩化ビニル管φ75 L=0.5m
- 耐衝撃性塩化ビニル管φ150 L=0.5m
- 配水用ポリエチレン管φ75 N=4.0m
- 鋳鉄製幼型T字管φ150×75 N=1個
- 鋳鉄製幼型トレッサφ150 N=1個
- 鋳鉄製幼型ショートフランジ短管 7.5K VPφ75 N=1個
- EFフランジ短管(G形7.5K)φ75 N=2個
- 水道用ホルトナット N=3組
- フランジパッキン N=1枚
- 制水弁（ソフトシル）F型φ75 N=1個
- 弁筐LJV2TD N=1個
- 座台THP11 N=1個
- FRP筒B-1000 N=1個
- さや管(VP)φ100 L=1.0m
- 地上式単口消火栓 N=1個
- 消火栓用L型ブロック N=1個
- コンクリート製消火栓ボックス(本体) N=1個
- コンクリート製消火栓ボックス(底板) N=1個
- 消火栓標識・板・ポール・金具等 N=1.0式
- 管明示テープ L=5.0m
- 管明示シート L=5.0m
- マーカー N=1個

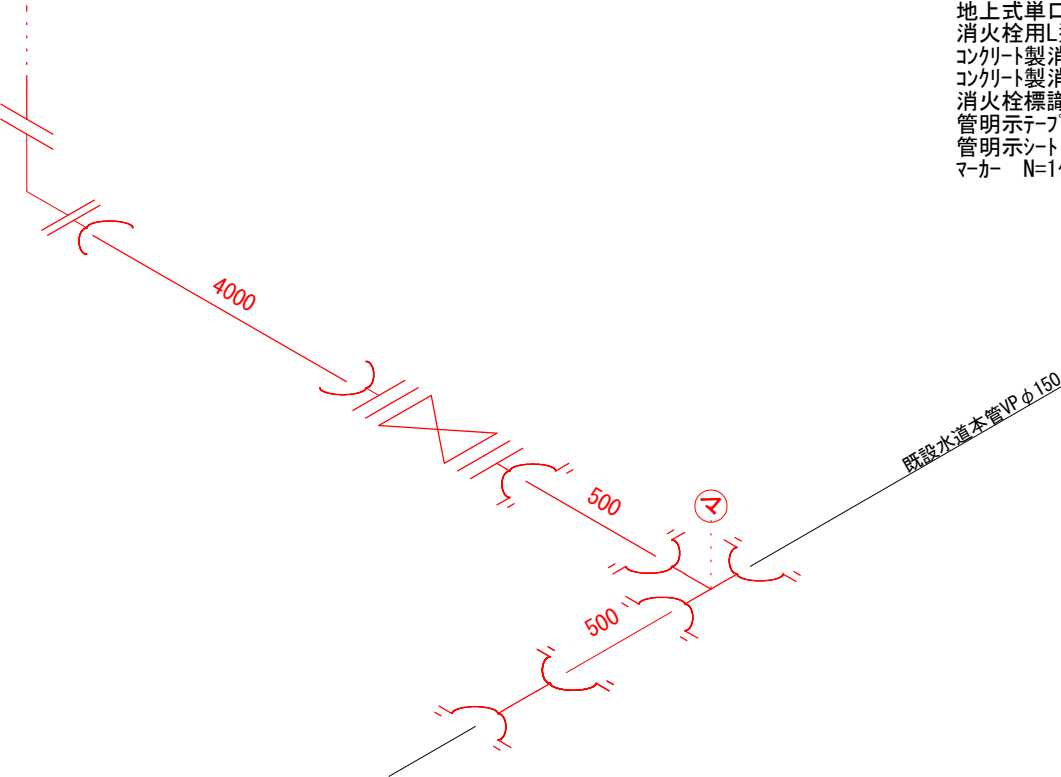

実施設計図

令和8年度 工事番号 8消総施工第10号					
魚沼市		堀之内		地内	
堀之内地内消火栓（02-113-4）更新工事					
配管図					
縮尺		S=F			
測量		年 月 日			図番
設計		年 月 日			6 / 6
魚沼市消防本部					