


8消総施工第5号 七日市新田地内消火栓（04-304-1）更新工事
計画平面図 S=1:1000

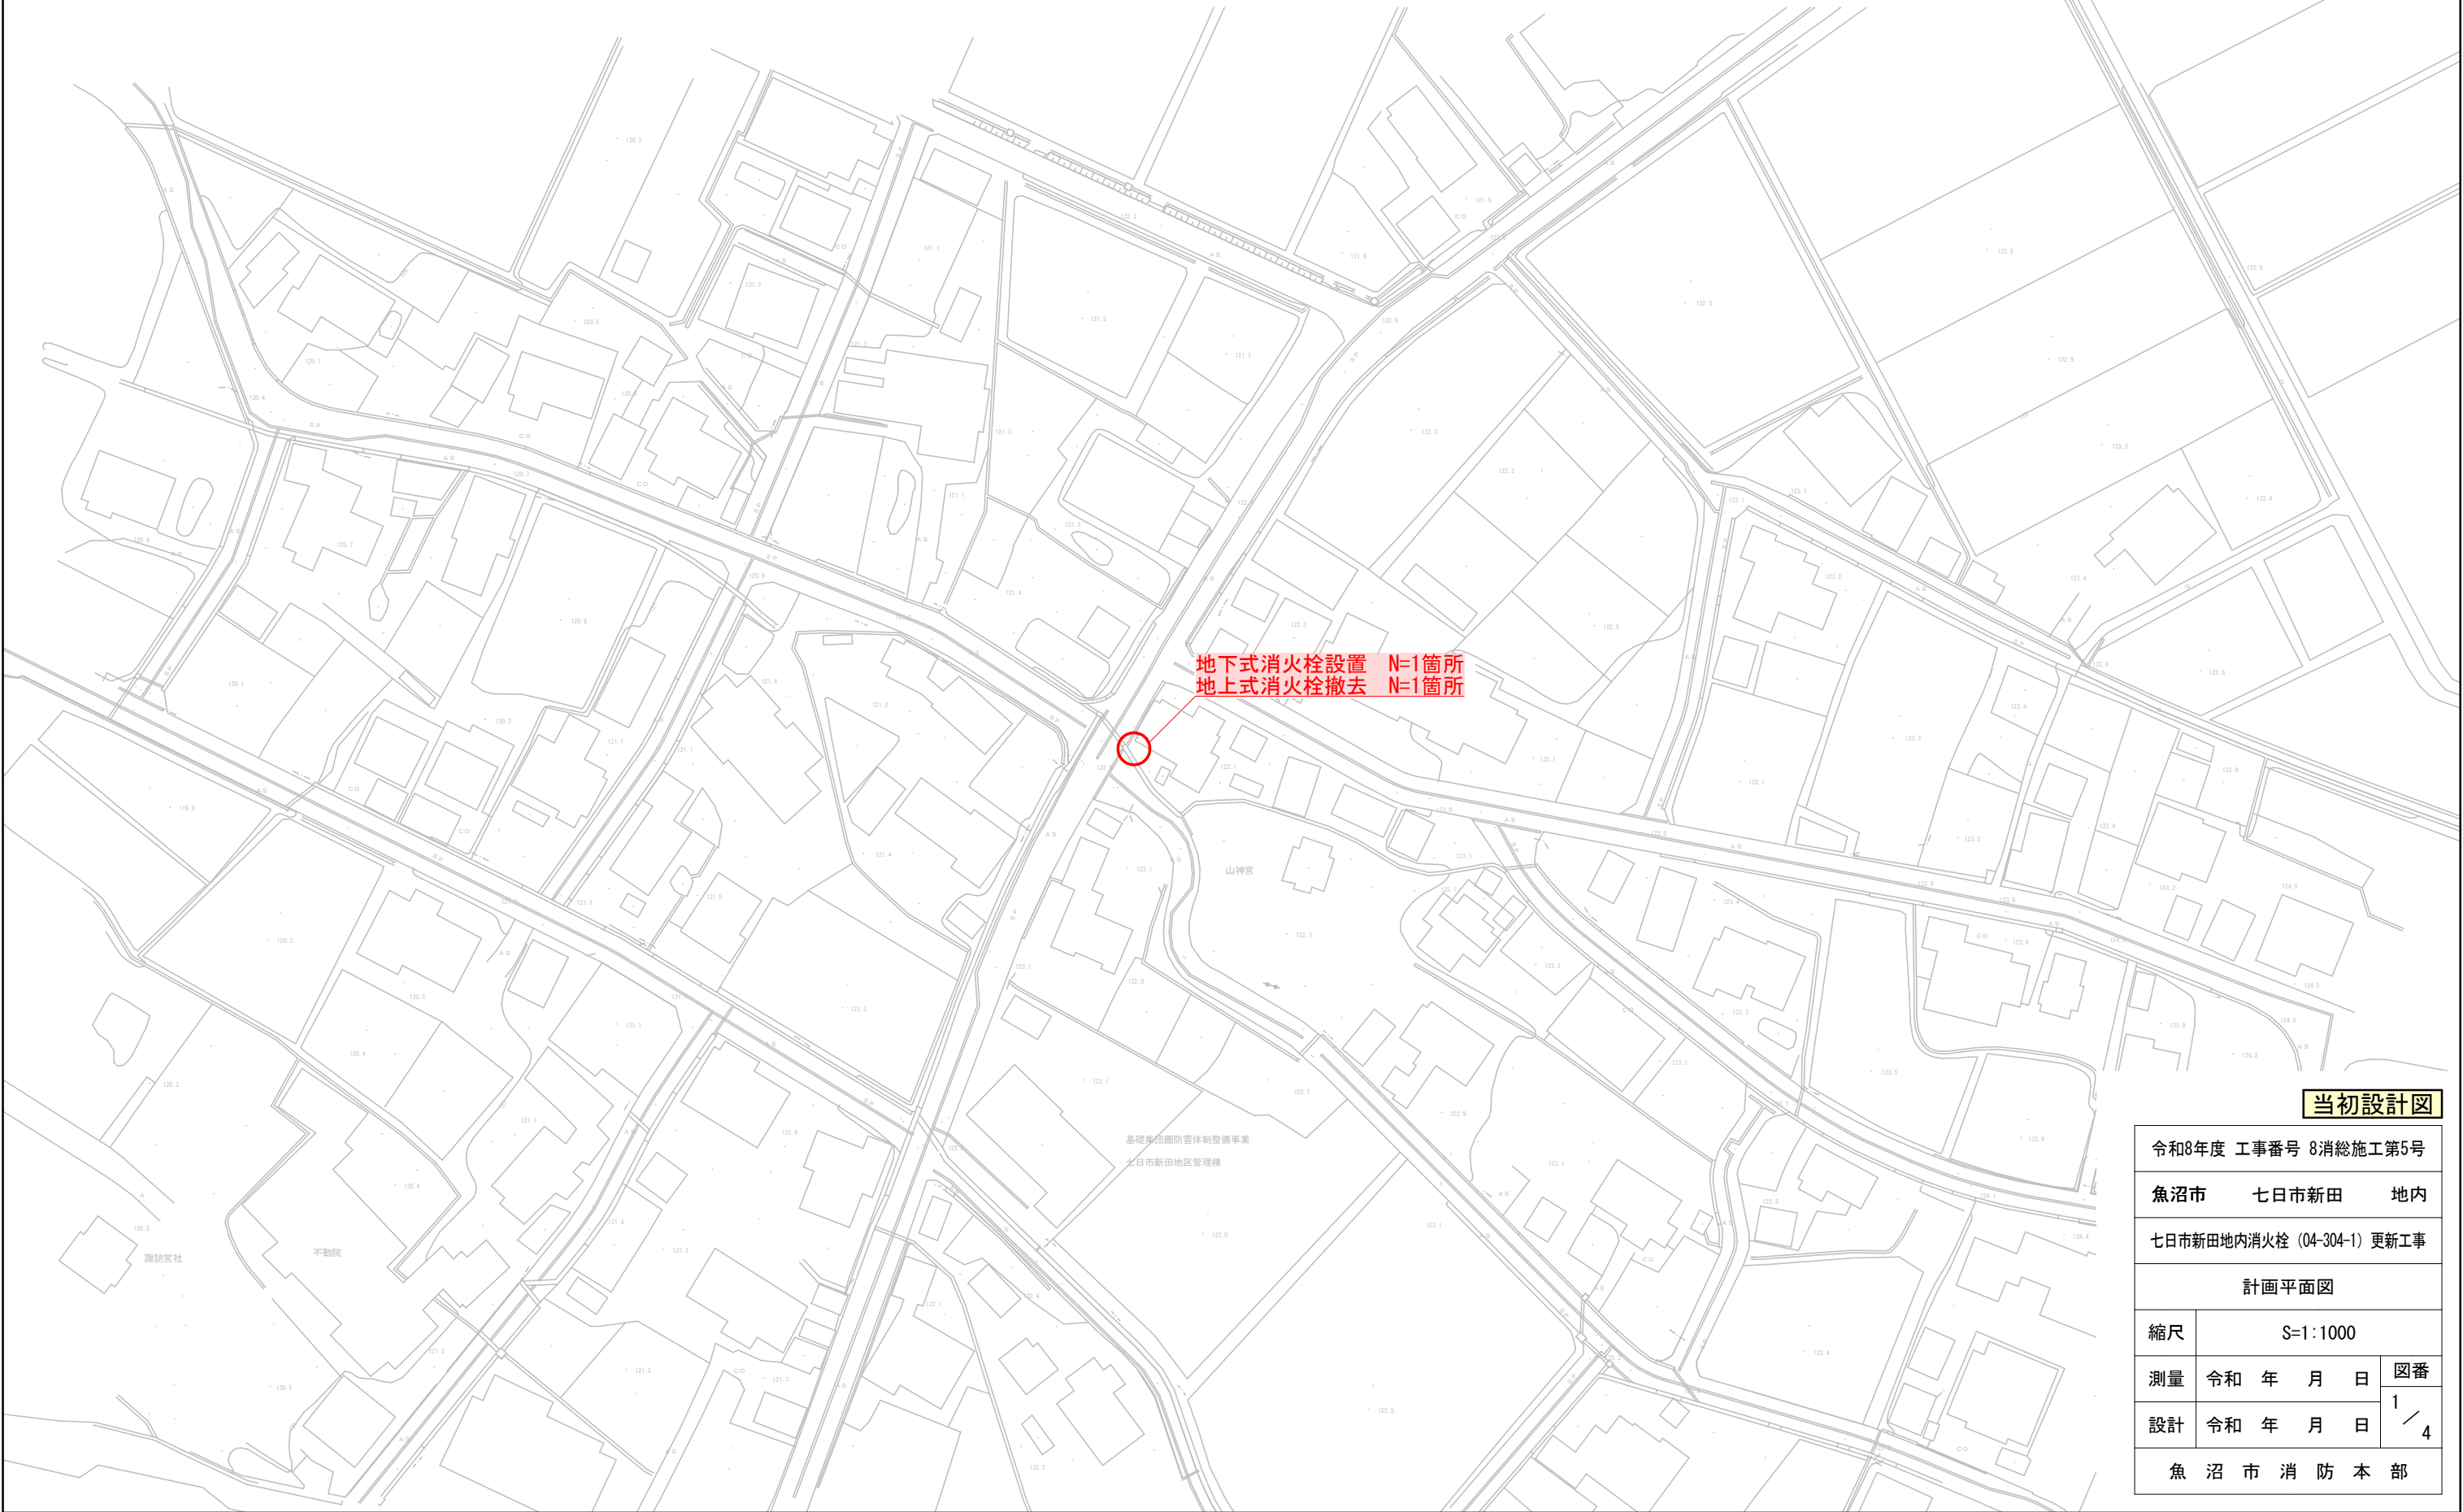


当初設計図

令和8年度 工事番号 8消総施工第5号				
魚沼市		七日市新田		地内
七日市新田地内消火栓（04-304-1）更新工事				
計画平面図				
縮尺		S=1：1000		
測量	令和	年	月 日	図番 1 / 4
設計	令和	年	月 日	
魚 沼 市 消 防 本 部				

消火栓標準断面図

S=1/20

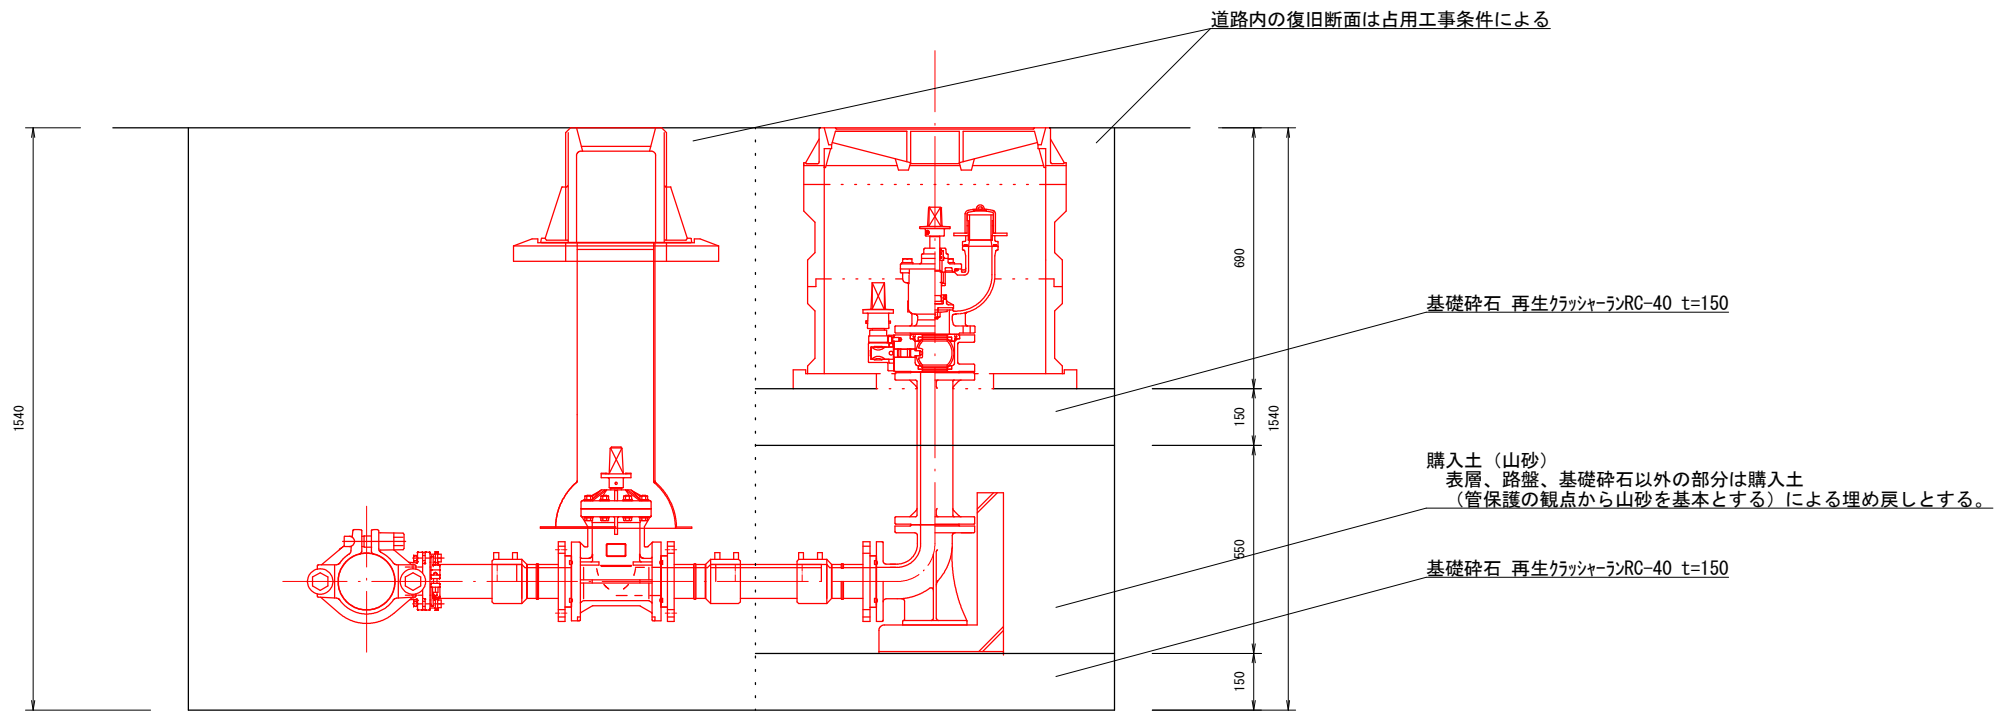


当初設計図

令和8年度 工事番号 8消総施工第5号			
魚沼市		七日市新田	地内
七日市新田地内消火栓 (04-304-1) 更新工事			
消火栓標準断面図			
縮尺	S = 1 : 2 0		
測量	令和	年	月 日 図番
設計	令和	年	月 日 2 / 4
魚 沼 市 消 防 本 部			

掘削復旧平面・断面図


(05-429-3)
S=1/50

【掘削平面図】

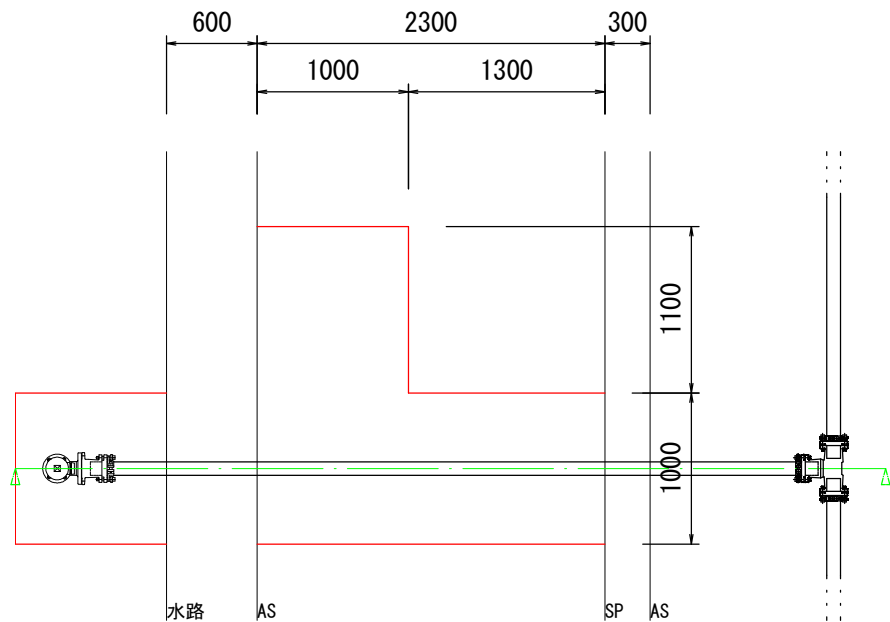


舗装切断延長 L=5.70m

【復旧平面図】


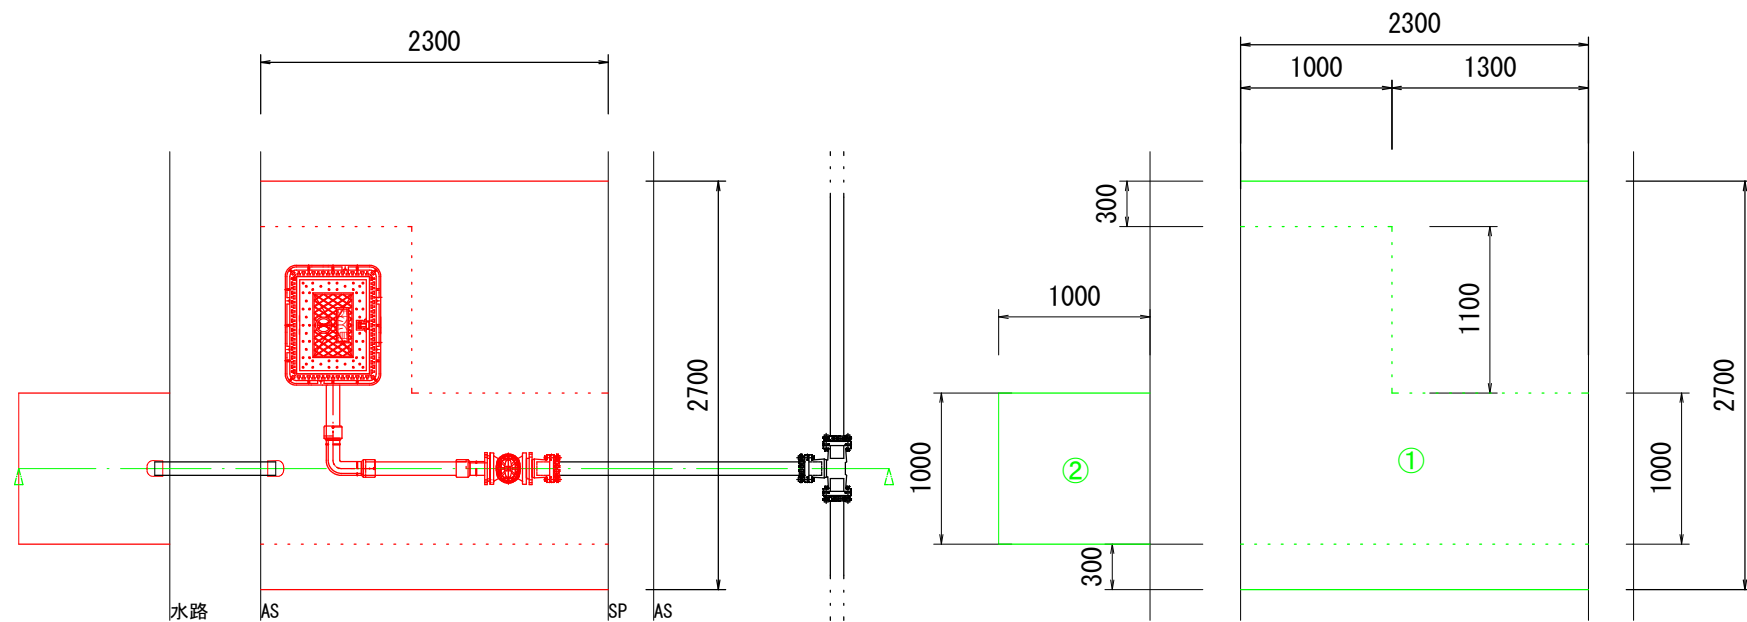


舗装切断延長 L=4.60m
外側線復旧延長 L=2.70m

【掘削断面図】

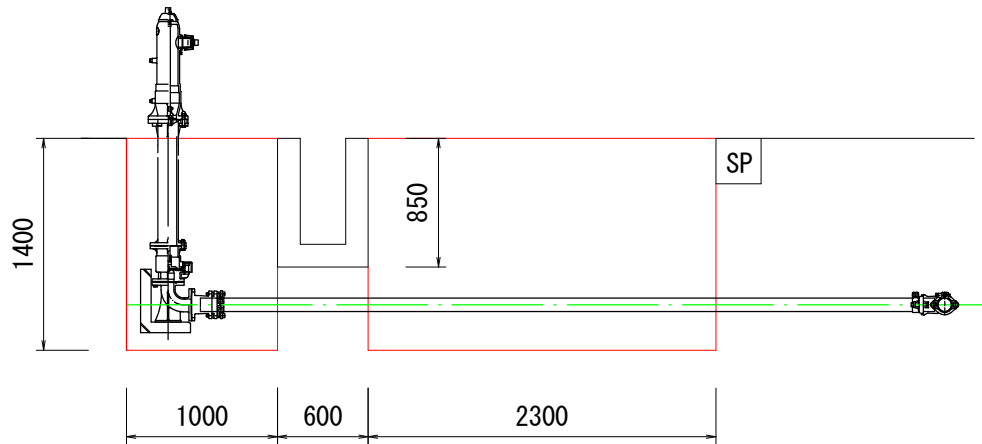

【復旧断面図】

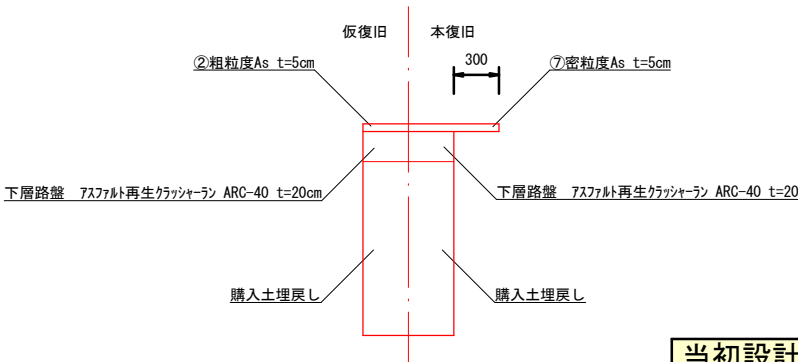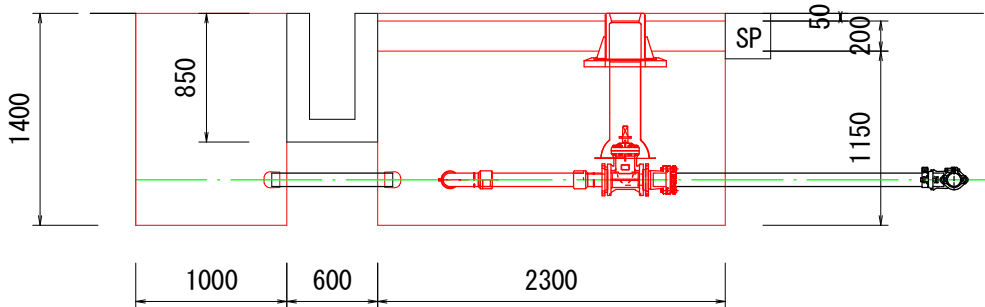


当初設計図

令和8年度 工事番号 8消総施工第5号				
魚沼市		七日市新田		地内
七日市新田地内消火栓（04-304-1）更新工事				
掘削復旧平面・断面図				
縮尺		S=1:50		
測量	令和	年	月 日	図番 3 ／ 4
設計	令和	年	月 日	
魚 沼 市 消 防 本 部				

配管図

S=F

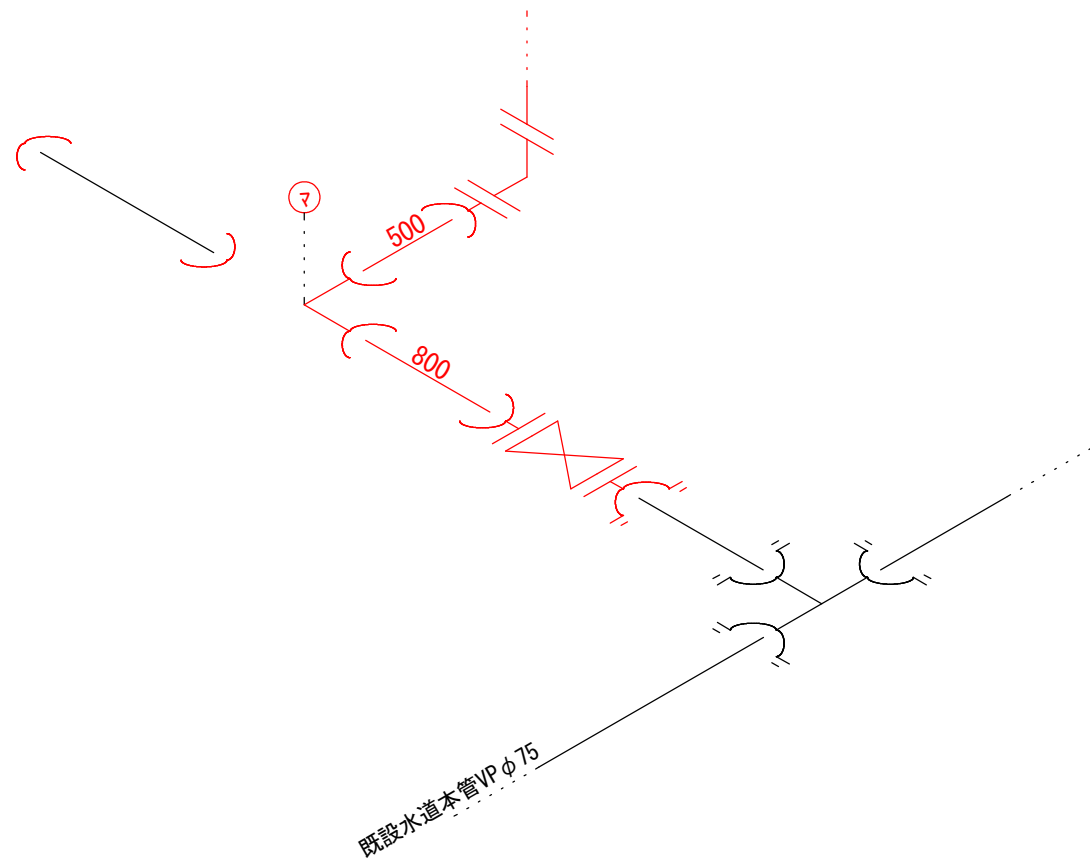

- 配水用ポリエチレン管φ75 L=1.3m
- 効型ショートフランジ 短管 7.5K φ75 N=1個
- EFフランジ 短管φ75 G形7.5K N=2個
- EF90° ベントφ75 N=1個
- 水道用バルブボルトナット N=5組
- フランジパッキン φ75 N=3枚
- 制水弁 (ソフトシル) F型φ75 N=1個
- 弁座LJV2TD N=1個
- 座台THPi1 N=1個
- FRP筒B-1000 N=1個
- 鋳鉄製消火栓乙管 φ75 N=1個
- 鋳鉄製両フランジ 短管φ75 L=0.4m
- ステンレス製地下式単口消火栓 (補修弁付) N=1個
- 鉄蓋 (車道用、黄色塗装、消火栓表示) N=1式
- レゾンコンクリート上部壁 MJ (250) N=1基
- レゾンコンクリート下部壁 MJ (250) N=1基
- コンクリート底板 H=6cm N=1基
- TSキャップ φ75 N=2個
- 管明示テープ L=1.3m
- 保安シート L=1.3m
- マーカー N=1個

当初設計図

令和8年度 工事番号 8消総施工第5号						
魚沼市		七日市新田		地内		
七日市新田地内消火栓（04-304-1）更新工事						
配管図						
縮尺		S=F				
測量		令和	年	月	日	図番
設計		令和	年	月	日	4 / 4
魚 沼 市 消 防 本 部						