





【図面】

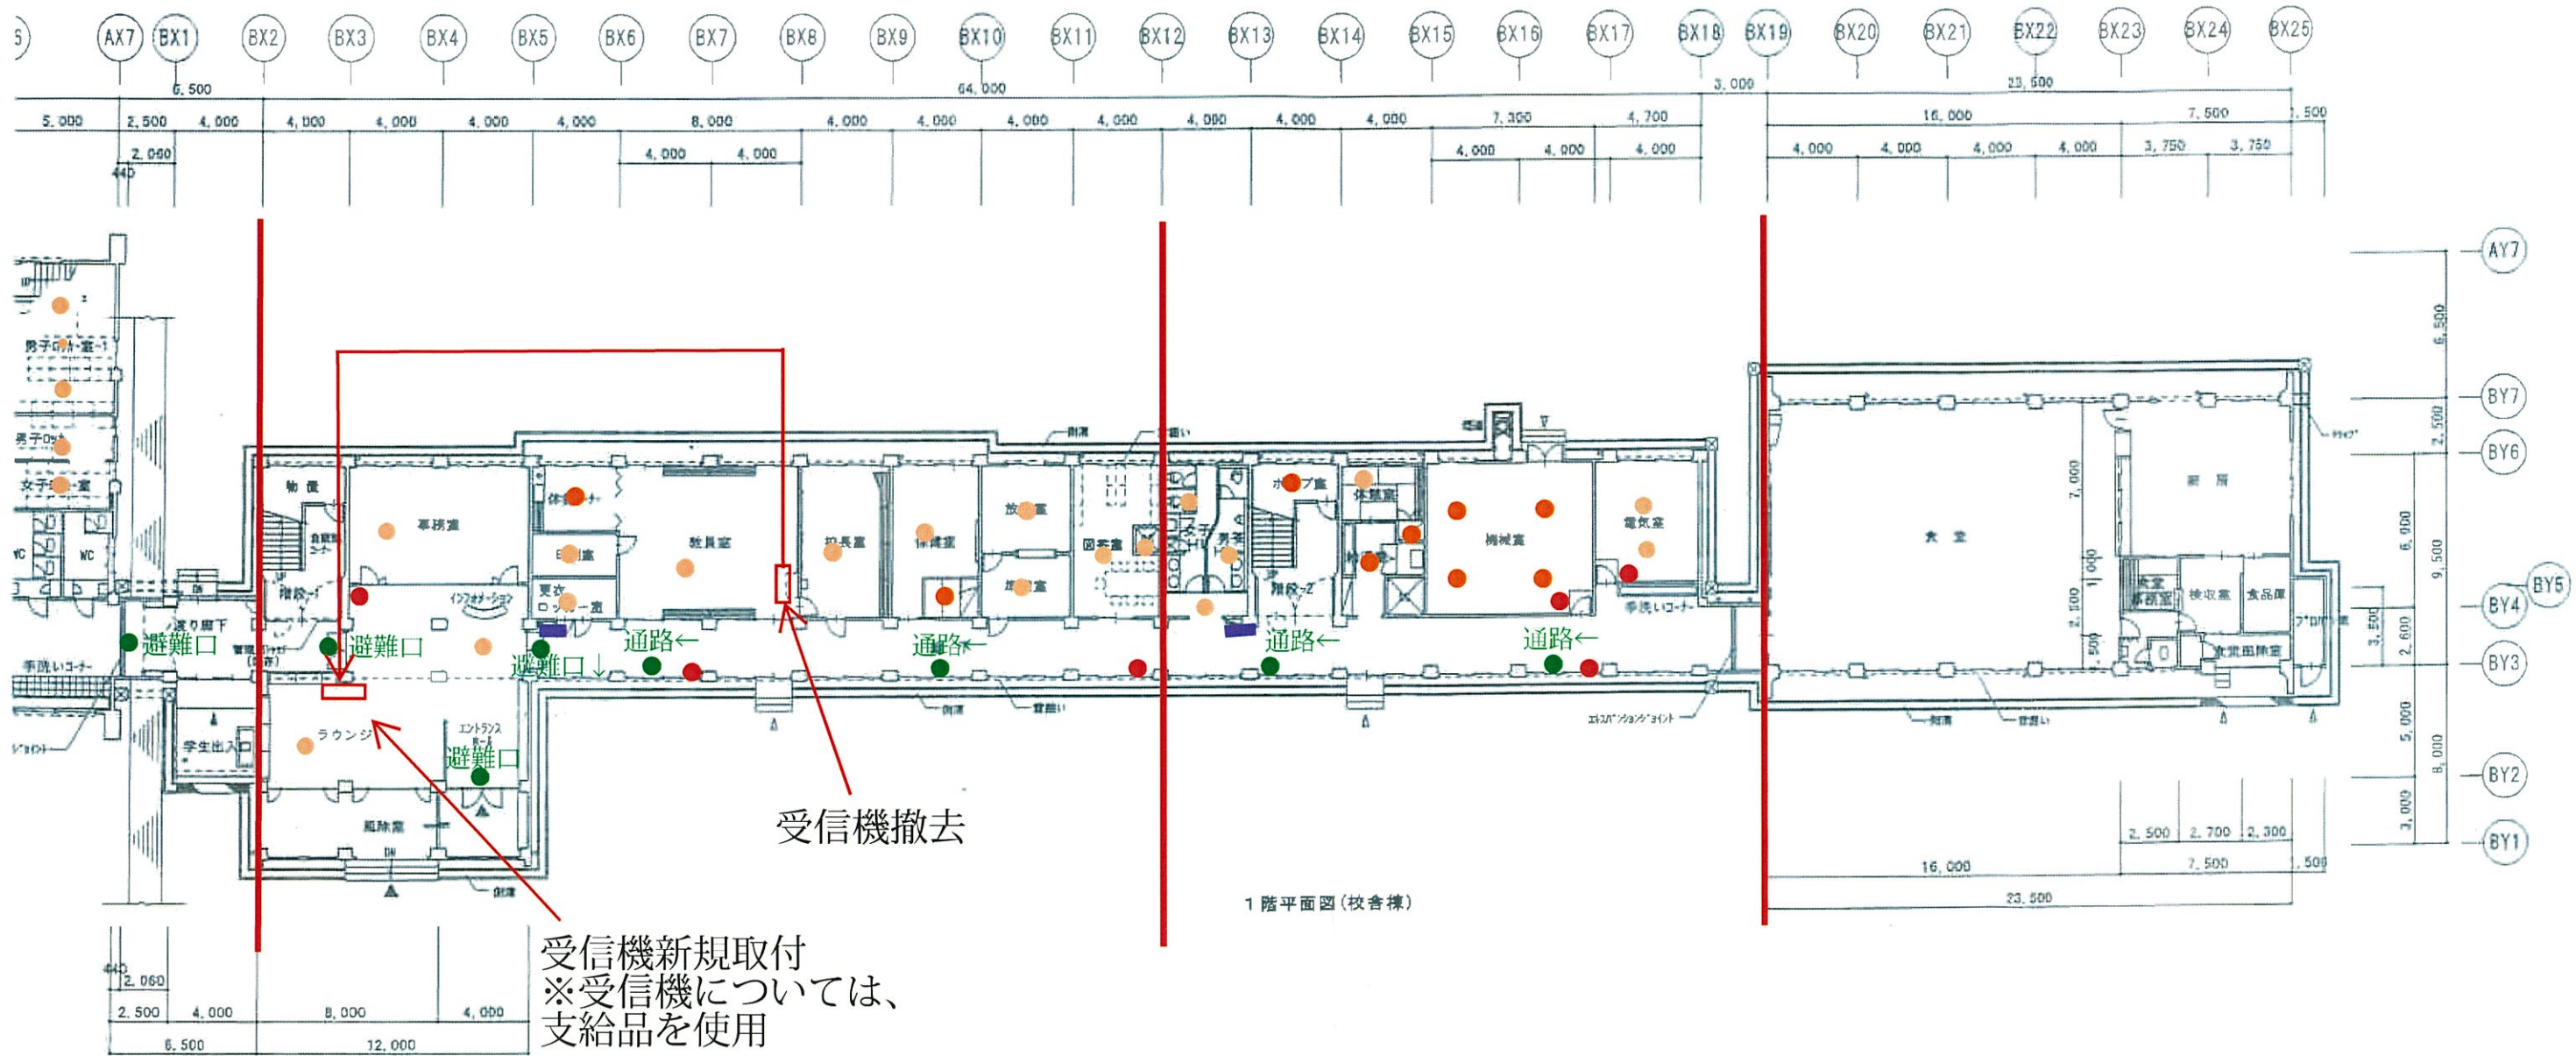

- 差動式スポット型感知器
- 定温式スポット型感知器
- 発信機・地区音響措置
- 消火器
- 誘導標識

令8現単生工第11号
旧原小学校消防設備改修工事

略記	訂正	一級建築士事務所 株式会社 ジェイピーエム Japan Power Media Co., Ltd. 一級建築士事務所 東京都知事登録 第48158号 一級建築士 建設大臣登録 第296658号 御子柴正樹	計画名称 日本ベースボール・セキュリティ専門学校改装工事	図面名称 1階平面図(校舎棟)
			date 03.04.01	check sign
				縮尺 1/200
				図面番号 A-10

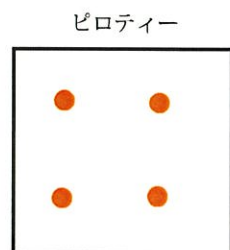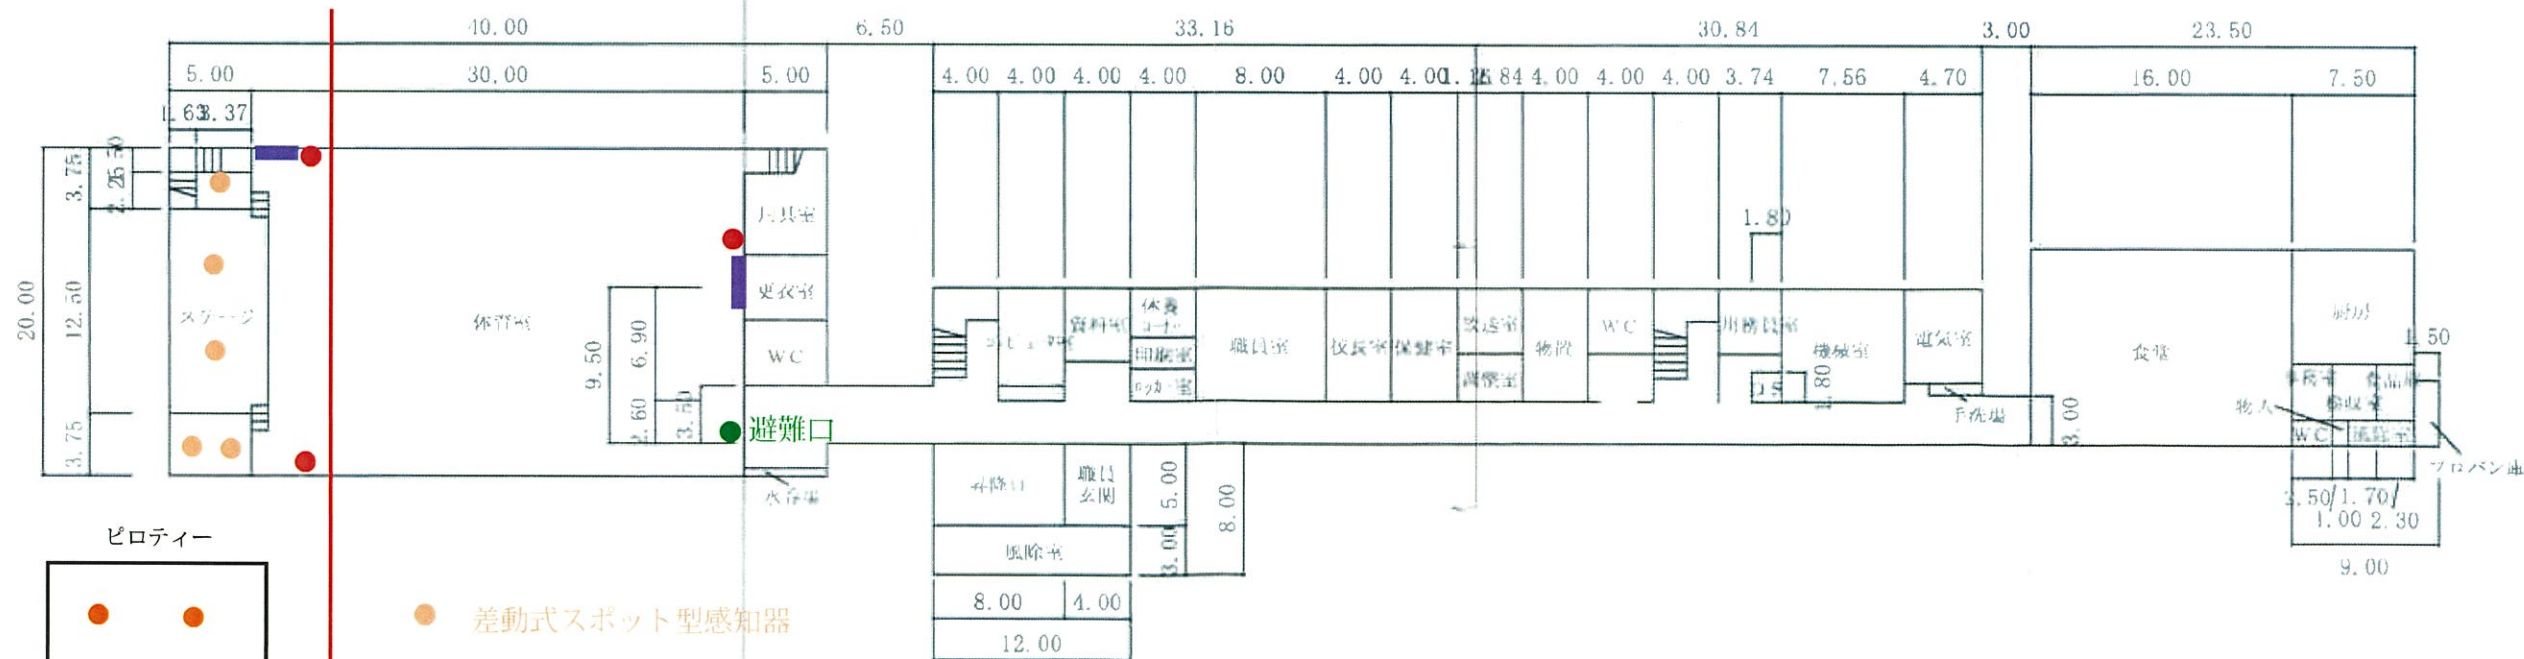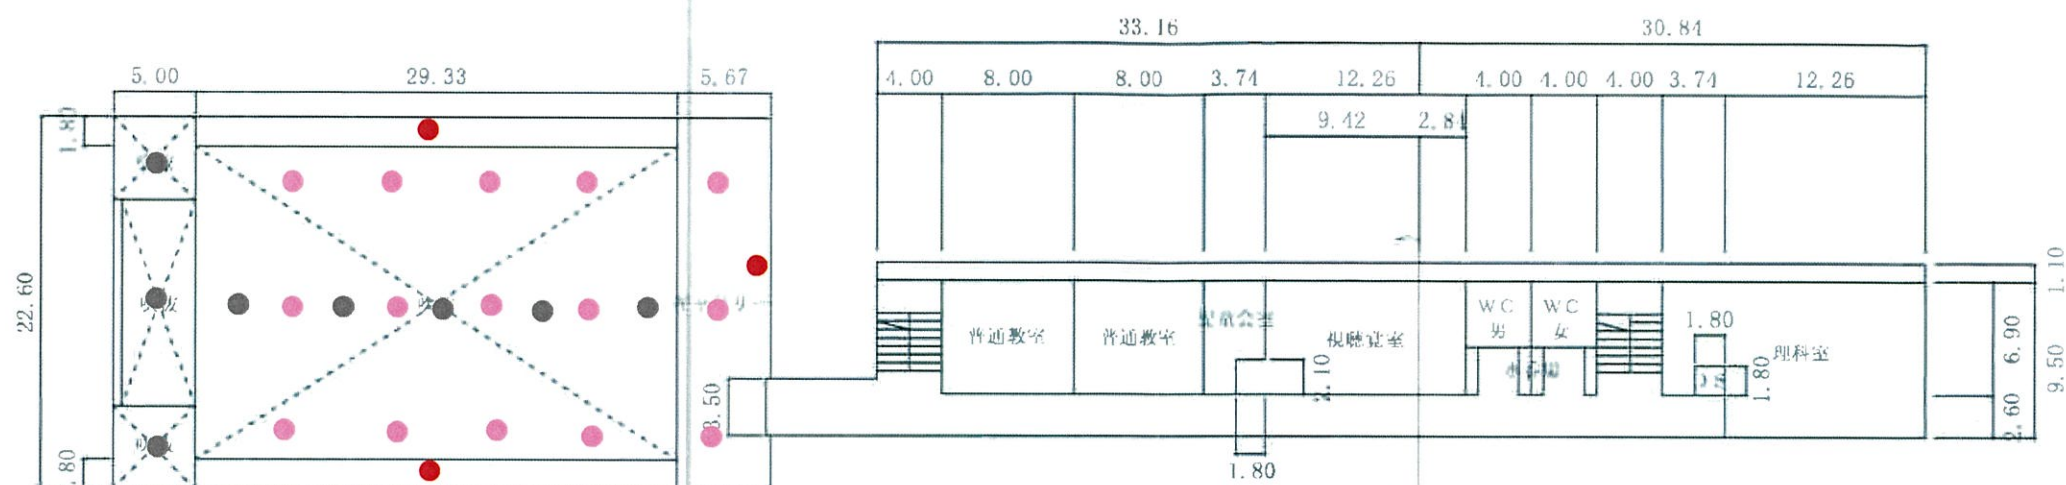

- 差動式スポット型感知器
- 定温式スポット型感知器
- 光電式スポット型感知器 (体育館天井裏)
- 光電式スポット型感知器 (体育館)

■ 発信機・地区音響装置

● 消火器

● 誘導標識