



平面図 S=1:500

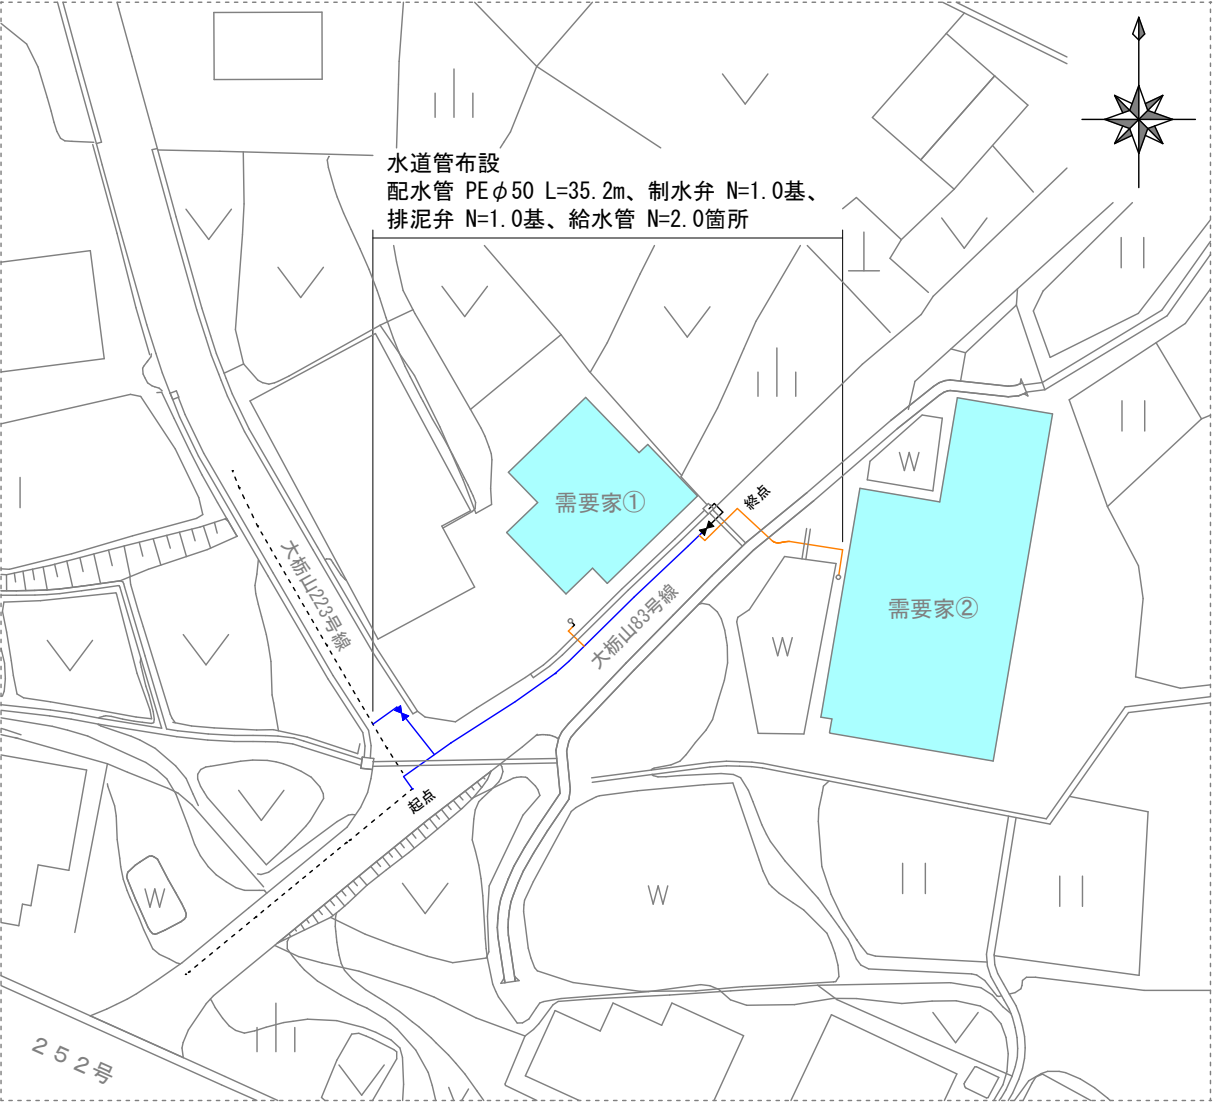


水道管布設
配水管 PEφ50 L=35.2m、制水弁 N=1.0基、
排泥弁 N=1.0基、給水管 N=2.0箇所




舗装構成 S=1:20

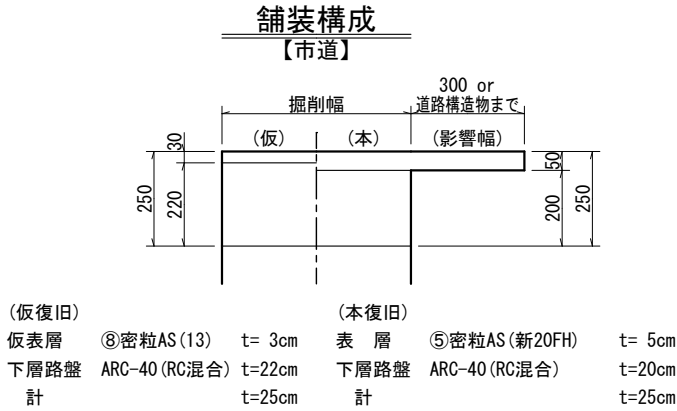


舗装構成
【民地C0】

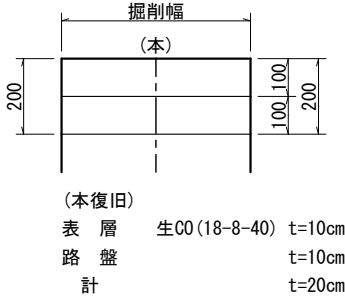

標準掘削断面図 S=1:20

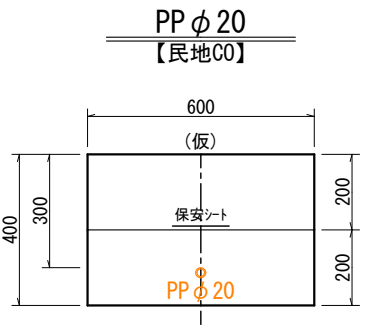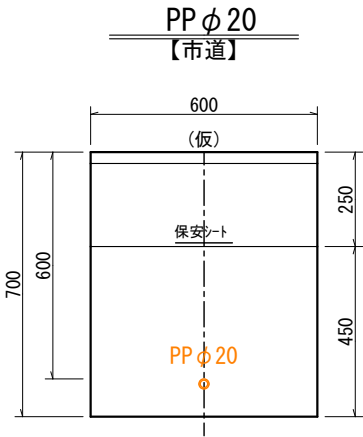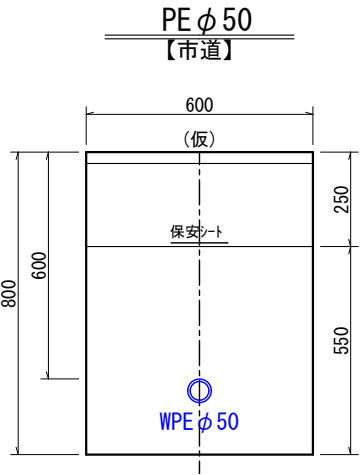

標準横断面図 S=1:20

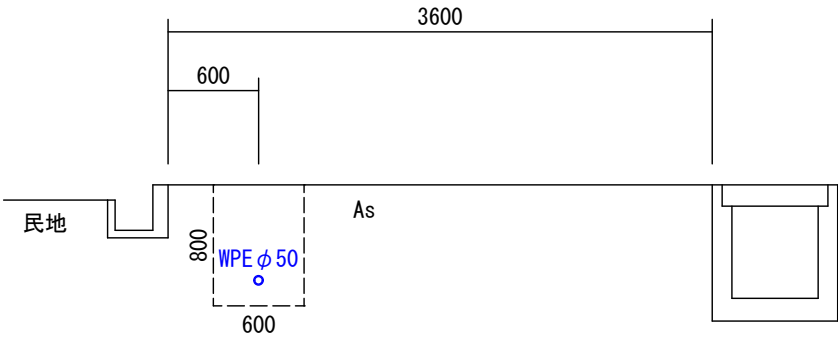

実施設計図

令和8年度 工事番号 令8単施工-11号		
魚沼市	大栃山	地内
大栃山83号線水道管布設替工事		
平面図、標準横断面図、 舗装構成、標準掘削断面図		
縮尺	図示	
測量	年 月 日	図番
設計	年 月 日	1 / 2
魚沼市ガス水道局		

配管図 S=Free

PE φ50

VP φ75 L=0.6m
WPE φ50 L=20.2m
WPE-EF φ50 L=15.0m
WEF-S φ50 N=2.0個
WEF-B φ50 N=3.0個
WEF-T φ50 N=1.0個
WEF-FP φ50 N=3.0個
SSV-F φ50 (フランジパッキン含む) N=1.0個
水道用バルブボルト、ナット φ50 N=3.0組
弁篋(制水弁:青) N=1.0個
FRP筒 B-400J N=1.0個
座台 N=1.0個
WPE-MB φ50 N=2.0個
WPE-MVB φ50 N=2.0個
TS-Ca φ50 N=2.0個
管明示テープ L=35.2m
保安シート L=33.4m

排泥

HIVP φ50 N=2.6m
HI-L φ50 N=3.0個
VP-MFP φ50 N=1.0個
水道用バルブ(メタルシート) φ50 N=1.0個
水道用バルブボルト、ナット φ50 N=1.0組
弁篋(排泥弁:赤) N=1.0個
FRP筒 B-400J N=1.0個
座台 N=1.0個
管明示テープ L=2.3m
保安シート L=1.8m


需要家②

VP φ50 L=2.2m
PP φ20 L=13.6m
PP φ13 L=0.5m
WPE-MSD φ50*20 N=1.0個
SKX 分止水用 φ20 N=1.0個
SKX-L φ20 N=5.0個
SKX-RS φ20*13 N=1.0個
SKX-PD φ13 N=1.0個
PP用金属継手(メーター用) φ13 N=1.0個
管明示テープ L=14.1m
保安シート L=11.3m
防食フィルム N=1.0枚

需要家①

VP φ50 L=0.6m
PP φ20 L=1.0m
PP φ13 L=0.6m
WPE-MSD φ50*20 N=1.0個
SKX 分止水用 φ20 N=1.0個
SKX-RS φ20*13 N=1.0個
SKX-L φ13 N=1.0個
SKX-VS P13 N=1.0個
SKX-VS V13 N=1.0個
SKX-PD V16 N=1.0個
HIVP φ13 L=0.4m
HI-L φ13 N=2.0個
止水栓(ホール式) φ13 N=1.0個
止水栓BOX φ75*300 N=1.0基
管明示テープ L=2.0m
保安シート L=1.1m
防食フィルム N=1.0枚


大栃山223号線
既設水道管 VP φ50
DP1.2m ※布設位置不明

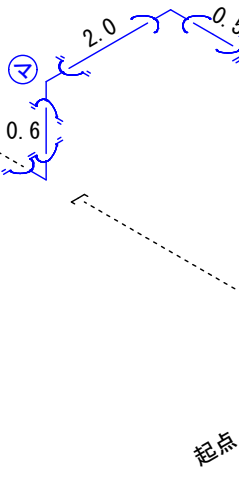


既設水道管 VP φ50
DP1.2m ※布設位置不明

大栃山83号線

スライダ工 N=1.0箇所

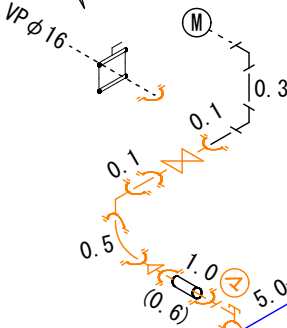


VP φ50 L=0.6m
PP φ20 L=1.0m
PP φ13 L=0.6m
WPE-MSD φ50*20 N=1.0個
SKX 分止水用 φ20 N=1.0個
SKX-RS φ20*13 N=1.0個
SKX-L φ13 N=1.0個
SKX-VS P13 N=1.0個
SKX-VS V13 N=1.0個
SKX-PD V16 N=1.0個
HIVP φ13 L=0.4m
HI-L φ13 N=2.0個
止水栓(ホール式) φ13 N=1.0個
止水栓BOX φ75*300 N=1.0基
管明示テープ L=2.0m
保安シート L=1.1m
防食フィルム N=1.0枚

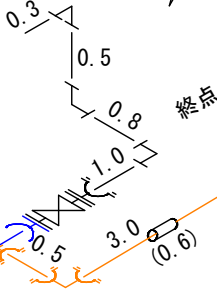

終点

スライダ工 N=1.0箇所

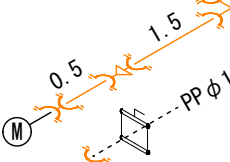

実施設計図

令和8年度 工事番号 令8単施工-11号				
魚沼市		大栃山		地内
大栃山83号線水道管布設替工事				
配管図				
縮尺		図示		
測量	年	月	日	図番
	年	月	日	2 / 2
設計	年	月	日	
魚沼市ガス水道局				