

8消総施工第7号 江口地内消火栓（05-427-3）更新工事
計画平面図




当初設計図

令和8年度 工事番号 8消総施工第7号					
魚沼市		江口		地内	
江口地内消火栓（05-427-3）更新工事					
計画平面図					
縮尺		S=1:1000			
測量	令和	年	月	日	図番
					1 / 5
設計	令和	年	月	日	
魚沼市消防本部					


消火栓ボックス標準組立図

S=1/50


【正面図（板取外）】

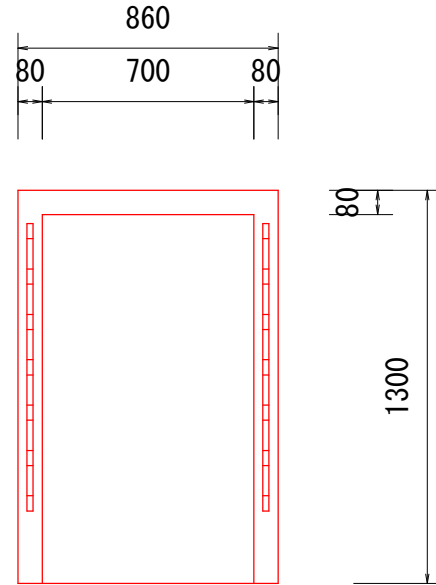


【側面断面図】

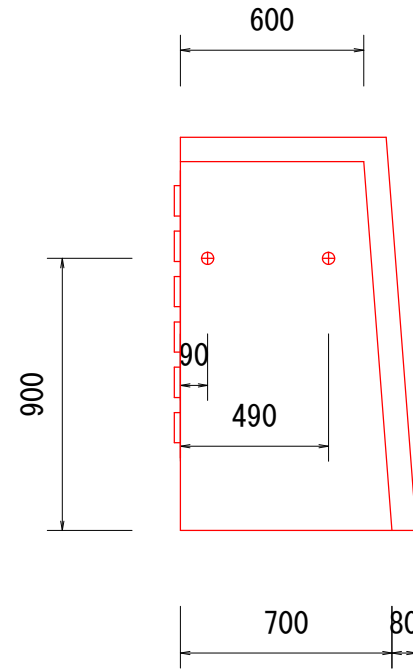


【側面図】

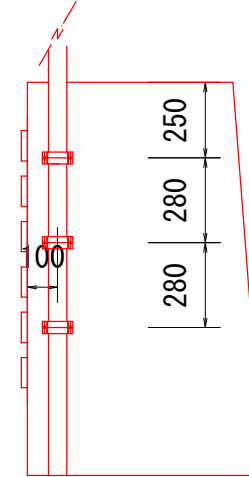


【平面図】

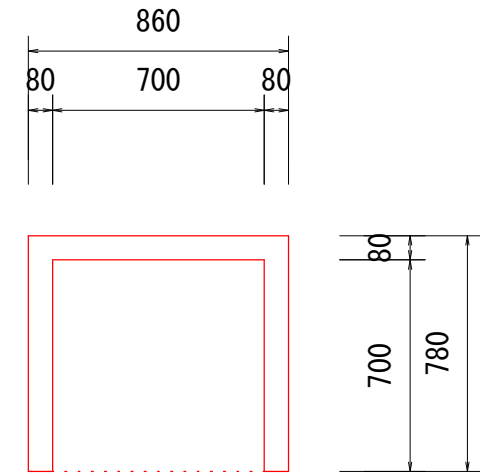

【底板（基礎）寸法図】

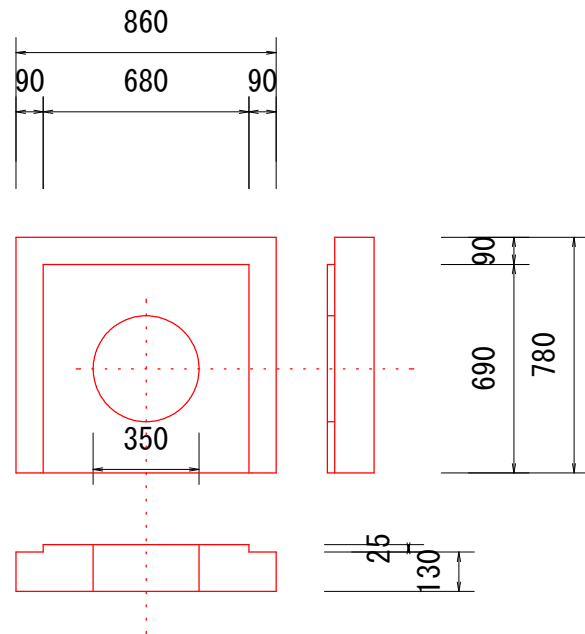

【水利標識寸法図】

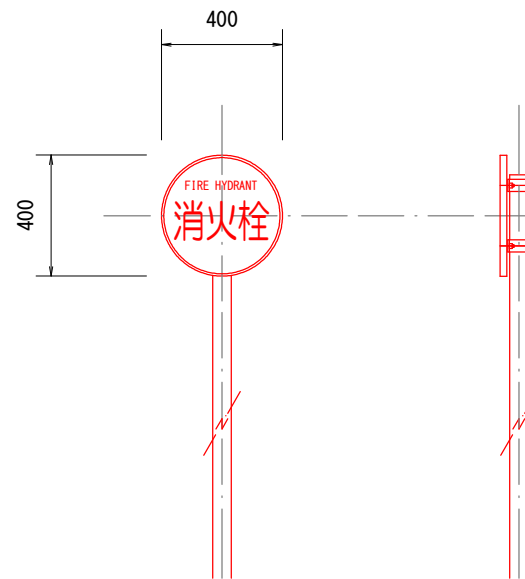

- ・ 防雪用板掛金物（メッキ） N=2本
- ・ 標識用ポールφ60.5（白色塗装） N=1本
- ・ 標識用クランプ（メッキ） N=2個
単クランプφ60.5mm
- ・ 金物固定ボルト（メッキ） N=10個
M8*10個
- ・ 防雪板 N=6枚
防腐材加圧注入木材を使用し、黄色塗装1度塗とする。

※水利標識の取付位置、高さ及び向きについては
施工前に発注者と協議すること


当初設計図

令和8年度 工事番号 8消総施工第7号				
魚沼市		江口		地内
江口地内消火栓（05-427-3）更新工事				
消火栓ボックス標準組立図				
縮尺	S=1:50			
測量	令和	年	月 日	図番
設計	令和	年	月 日	2 / 5
魚 沼 市 消 防 本 部				


消火栓標準断面図

S=1/25

【側面断面図】

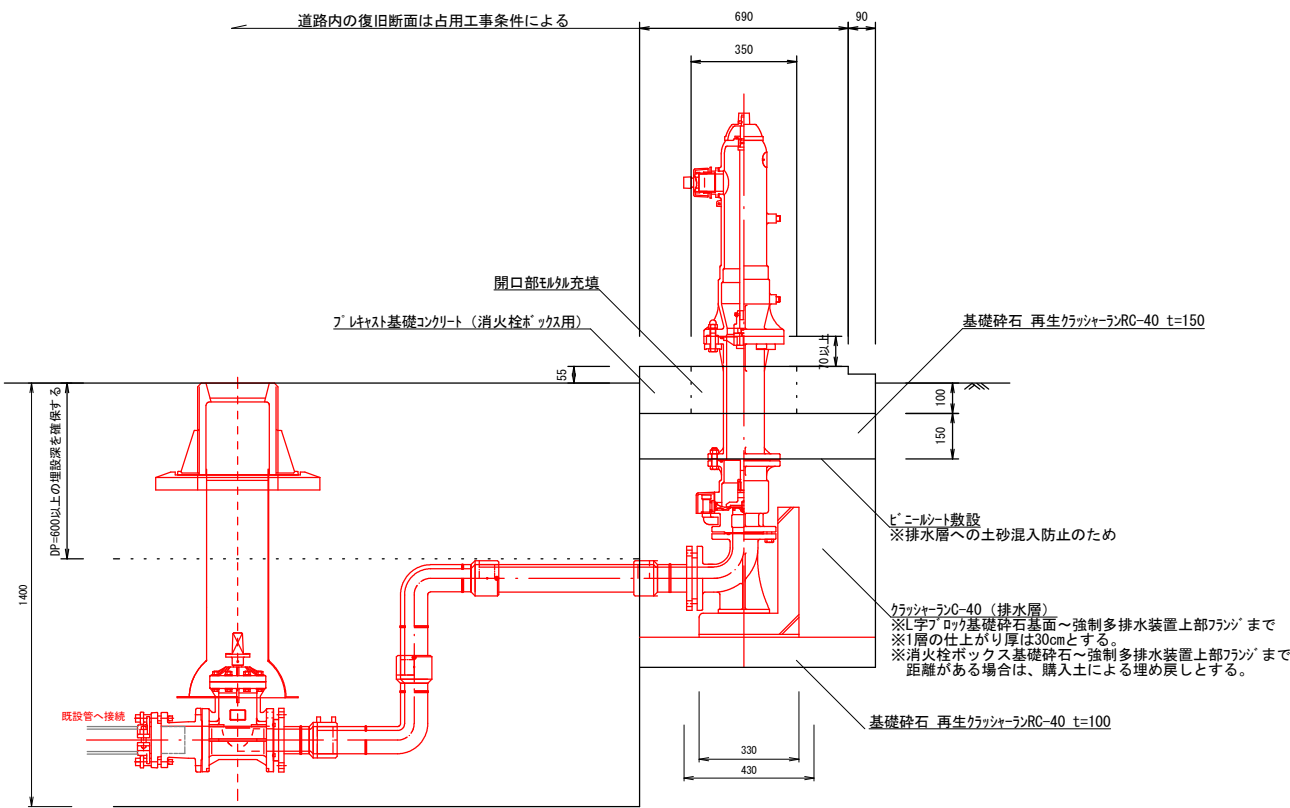

【正面断面図】

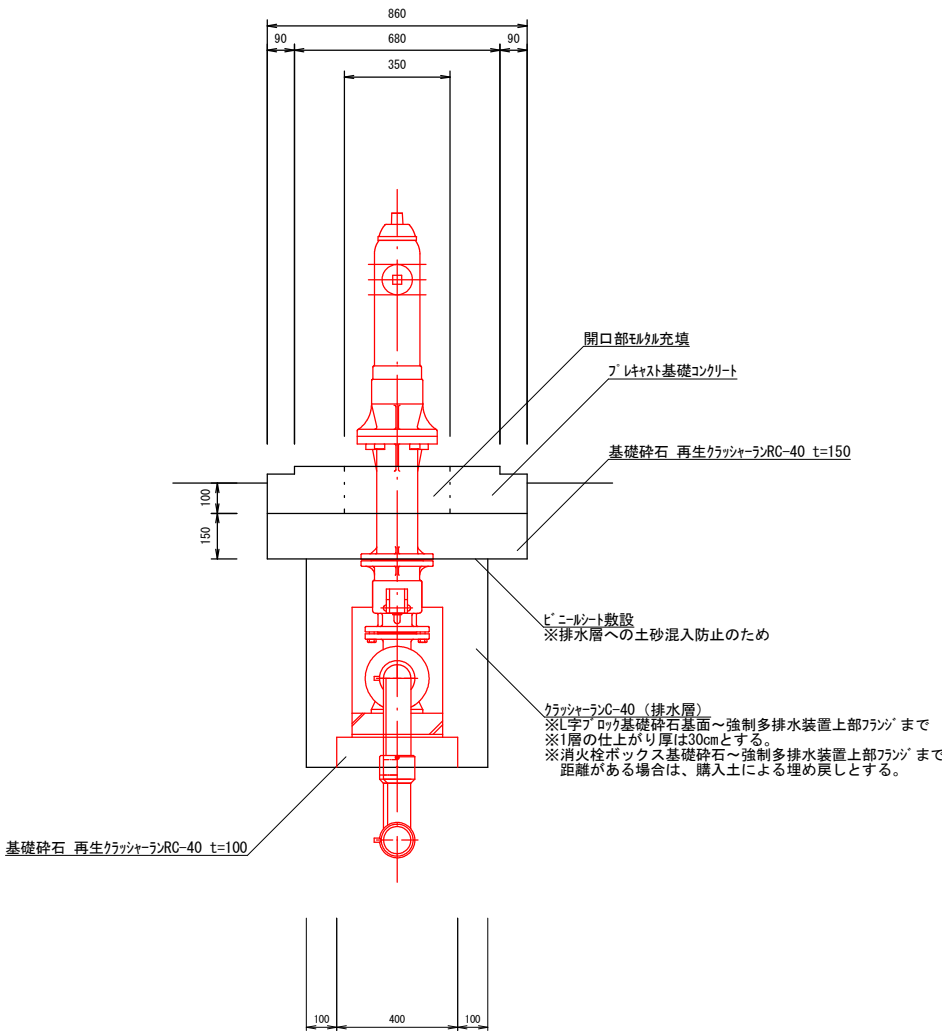


当初設計図

令和8年度 工事番号 8消総施工第7号					
魚沼市		江口		地内	
江口地内消火栓（05-427-3）更新工事					
消火栓標準断面図					
縮尺		S=1:25			
測量	令和	年	月	日	図番 3 / 5
設計	令和	年	月	日	
魚 沼 市 消 防 本 部					

配管図

S=F

鋳鉄製小型トレッサ異種管VP×PE φ75 N=1個
配水用ホリパイプ管 φ75 L=1.5m
ワットソール弁 φ75 N=1個
弁管LJV2TD N=1個
座台THP11 N=1個
FRP筒B-1000 N=1個
EFフランジ短管 G形7.5K φ75 N=3個
90° EF片受ベンド φ75 N=1個
90° EF両受ベンド φ75 N=1個
水道用ホリパイプ N=3組
地上式消火栓φ75（短管乙管含） N=1基
消火栓用L型ブロック N=1個
コンクリート製消火栓ボックス1型 N=1基
消火栓ボックス底板 N=1個
消火栓標識・板・ポール・金具等 N=1式
管明示テープ L=1.5m
保安シート L=1.5m
マーカ N=2個

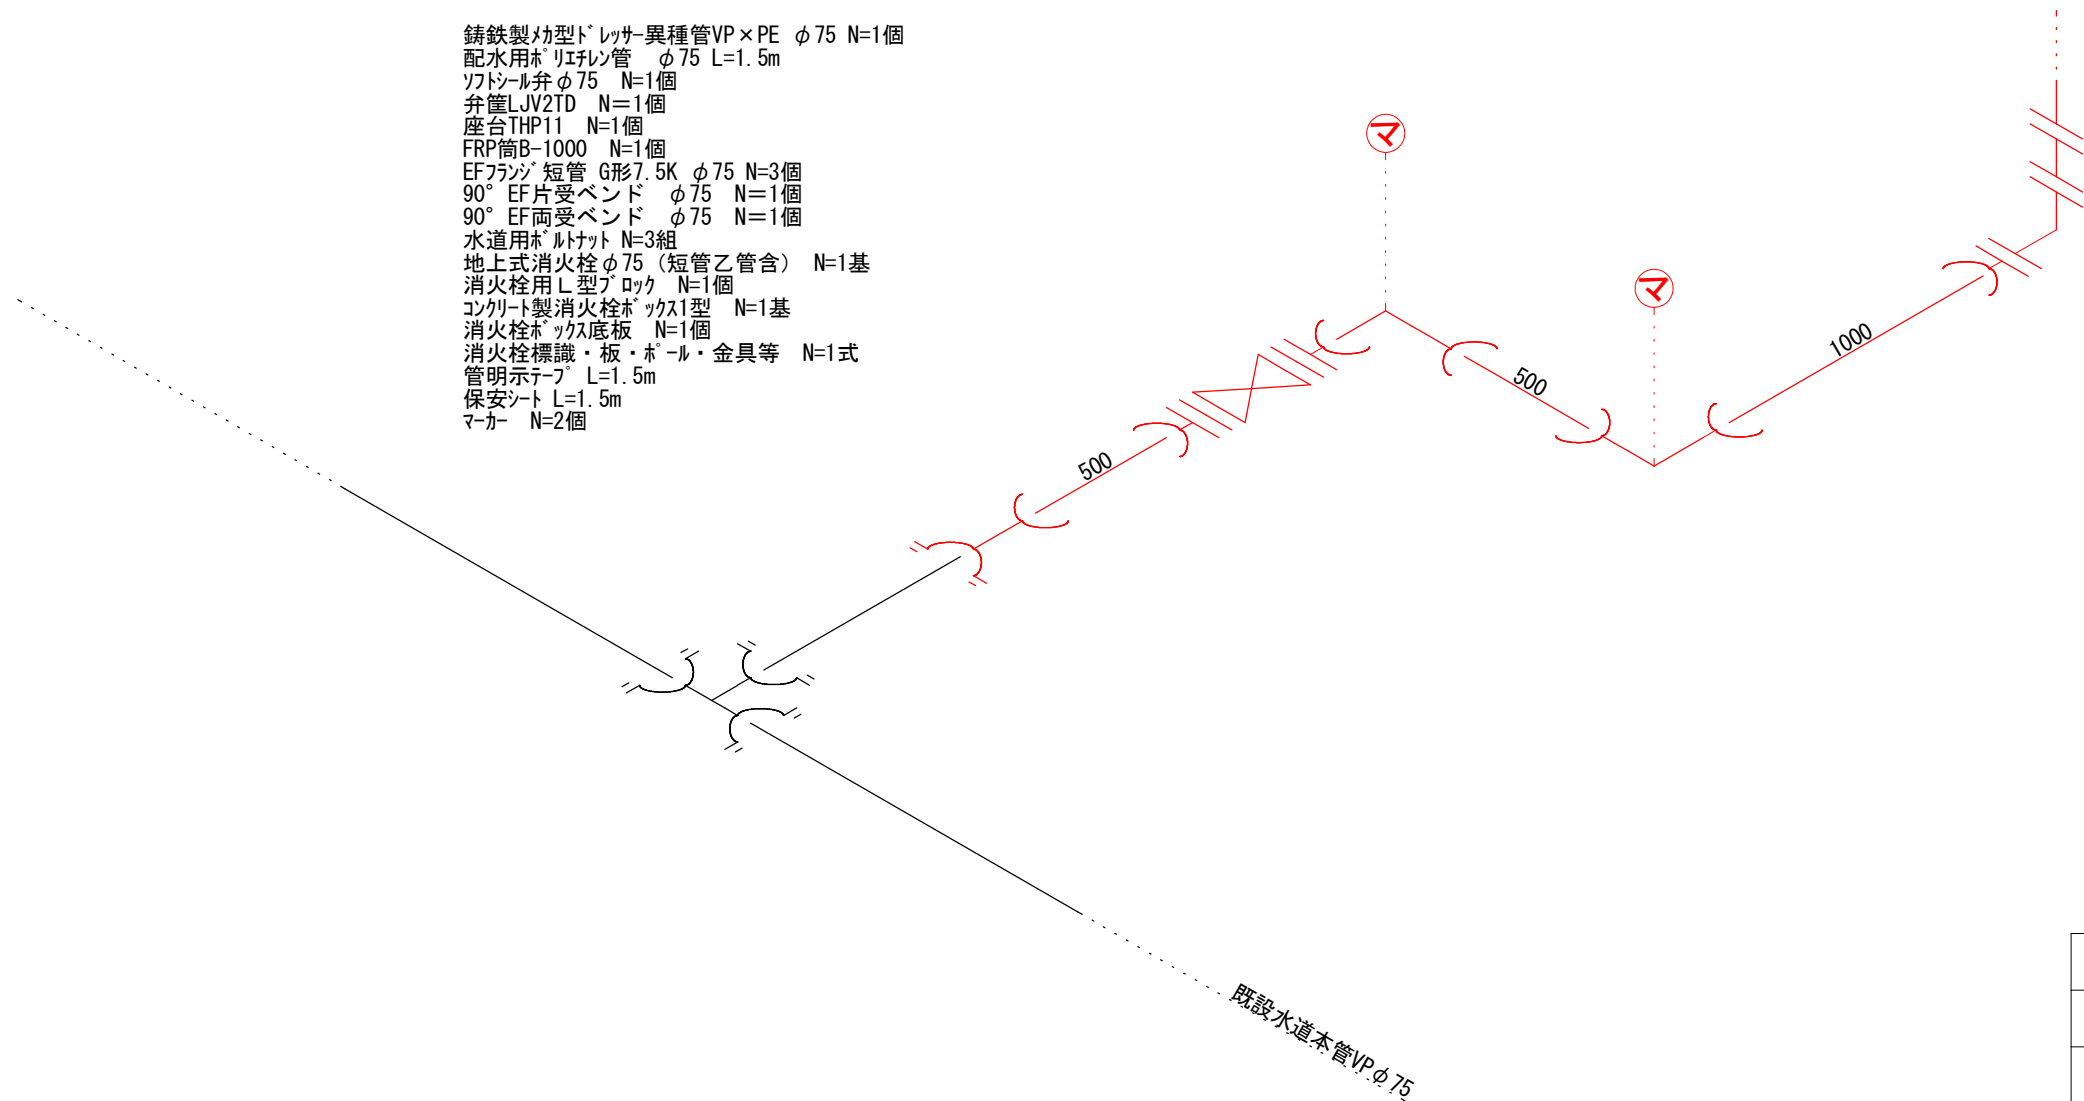

当初設計図

令和8年度 工事番号 8消総施工第7号					
魚沼市		江口		地内	
江口地内消火栓（05-427-3）更新工事					
配管図					
縮尺		S=F			
測量	令和	年	月	日	図番
					5
設計	令和	年	月	日	5
					5
魚沼市消防本部					