


実施設計図

令和6年度 工事番号 工単R6-19				
魚沼市		平野又		地内
平野又248号線水道管布設替工事				
平面図、舗装構成、標準掘削断面図、標準横断面図				
縮尺		図示		
測量	年	月	日	図番
設計	年	月	日	1/2
魚沼市ガス水道局				

配管図 S=Free

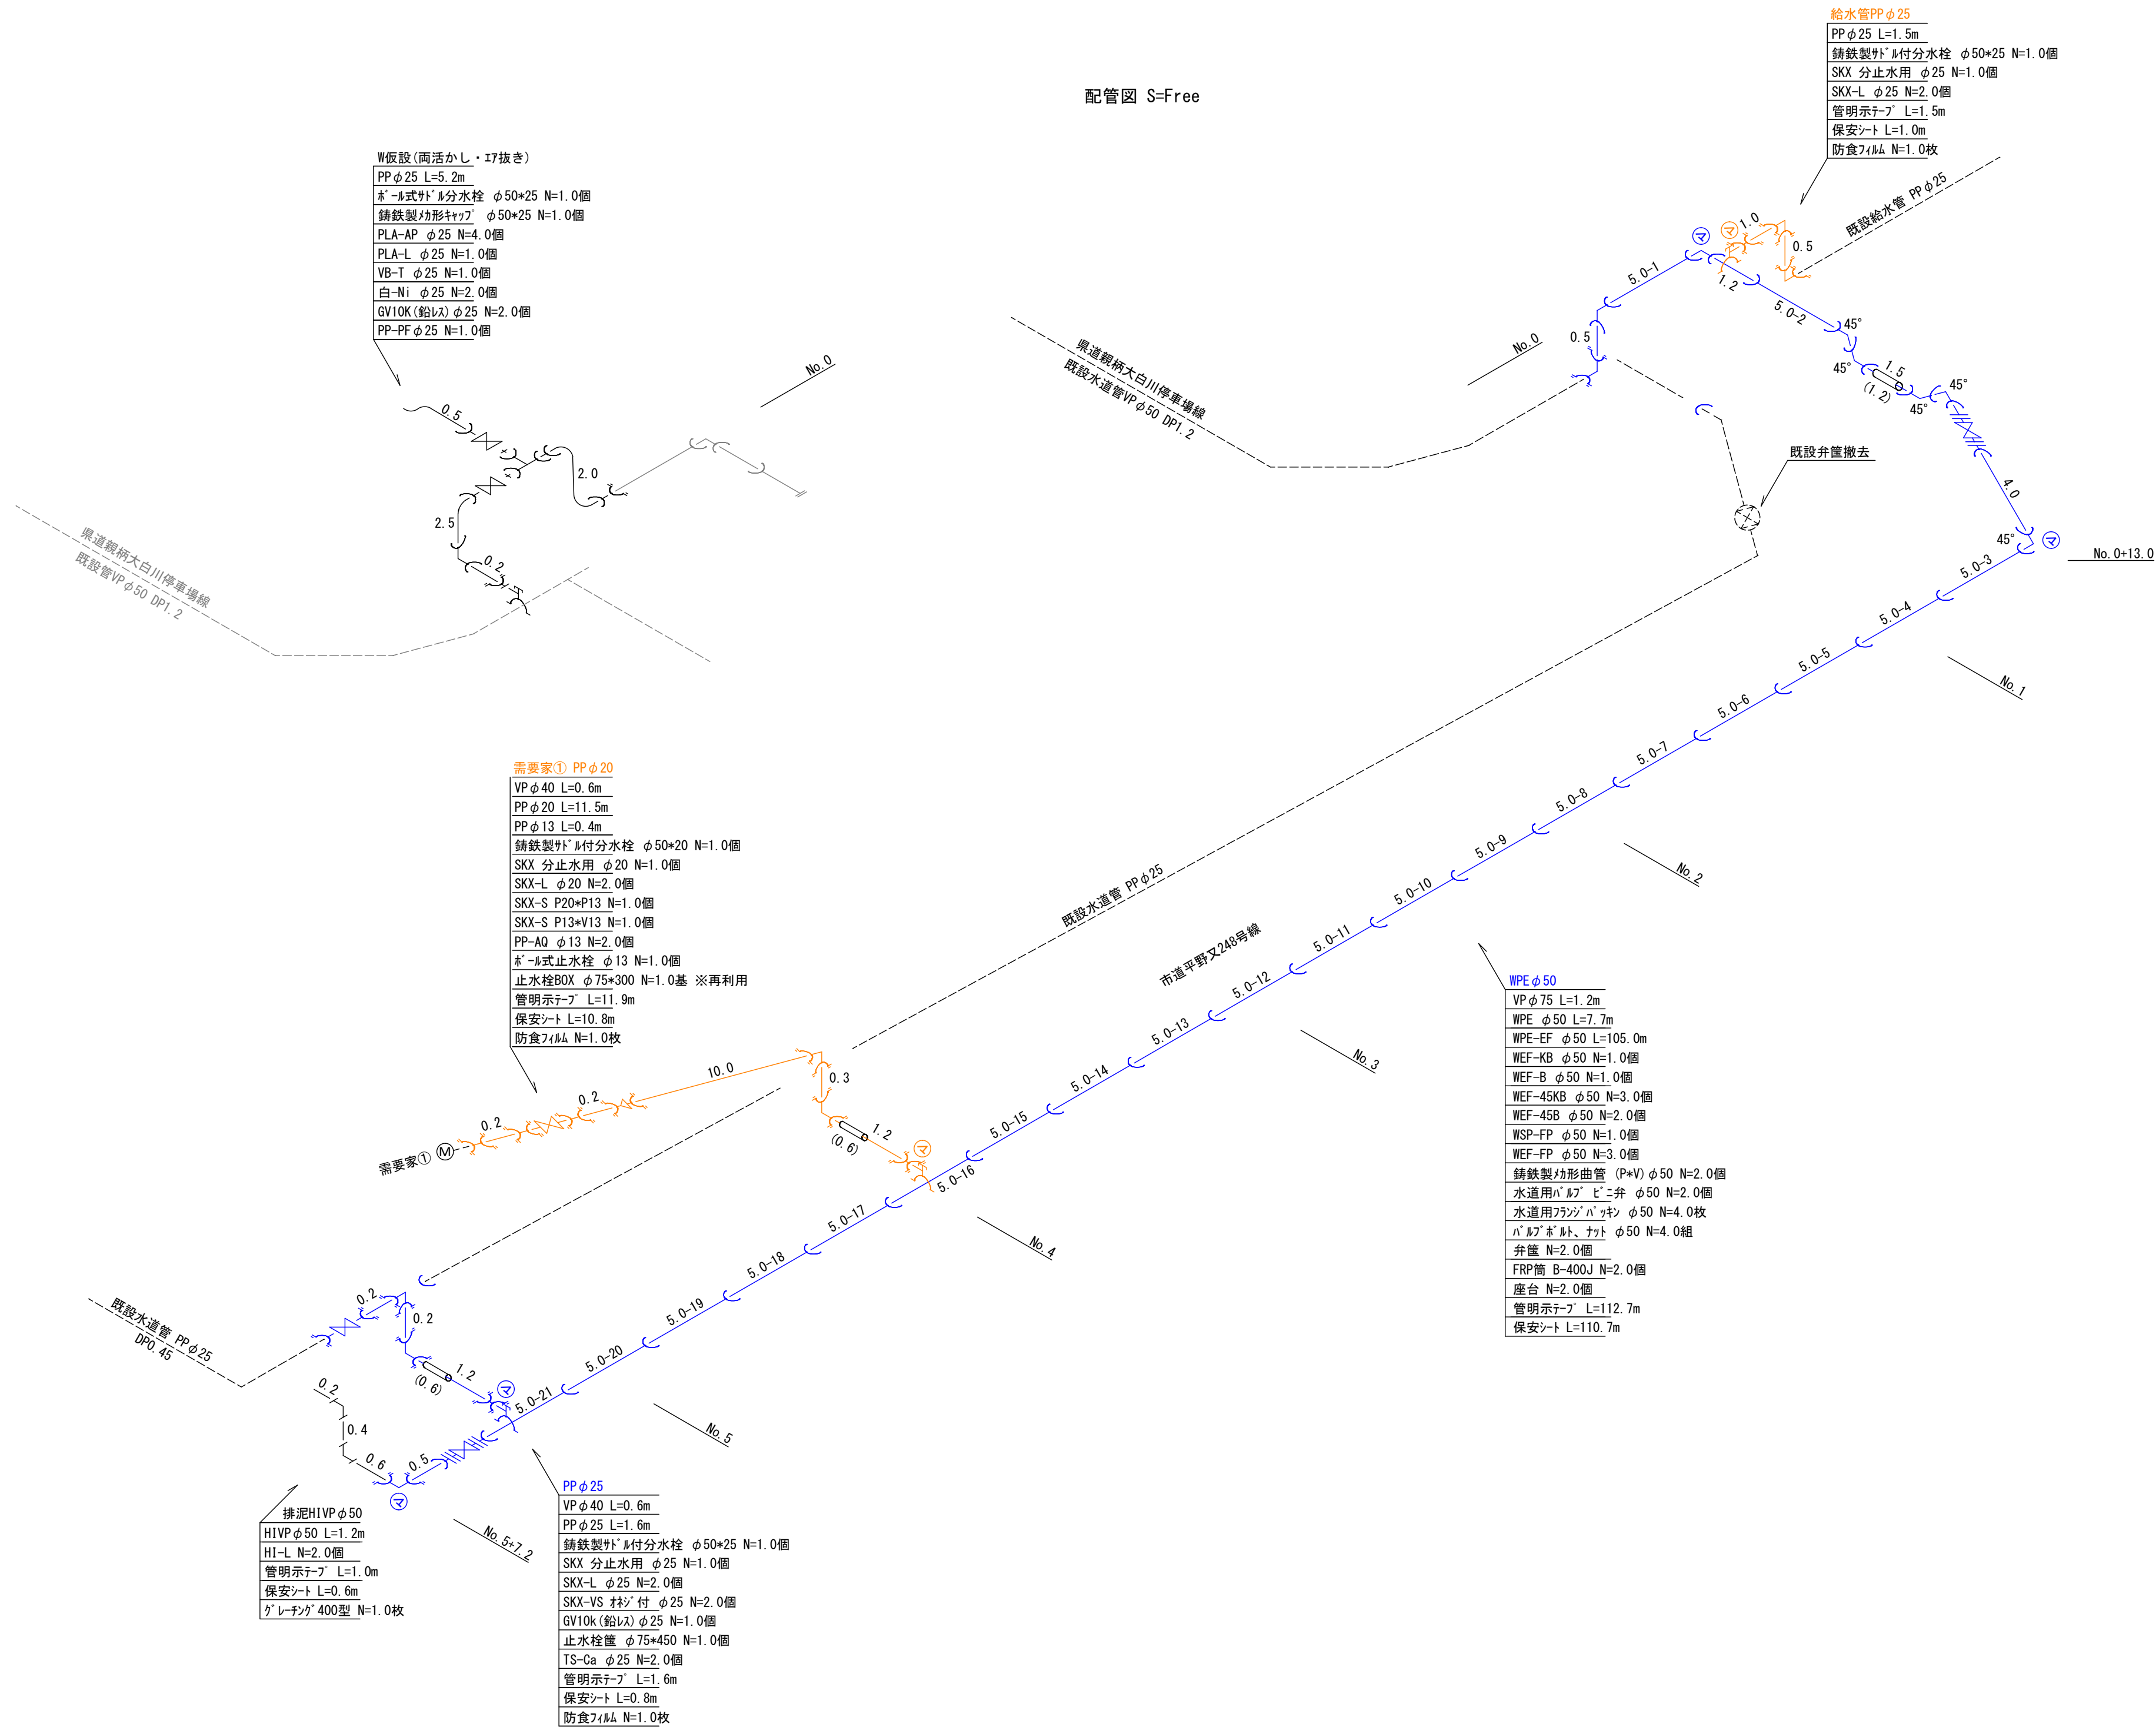

実施設計図

令和6年度 工事番号 工単R6-19			
魚沼市		平野又 地内	
平野又248号緑水道管布設替工事			
配管図			
縮尺	図示		
測量	年	月	日 図番
設計	年	月	日 2/2
魚沼市ガス水道局			