


平面图

S=1:500


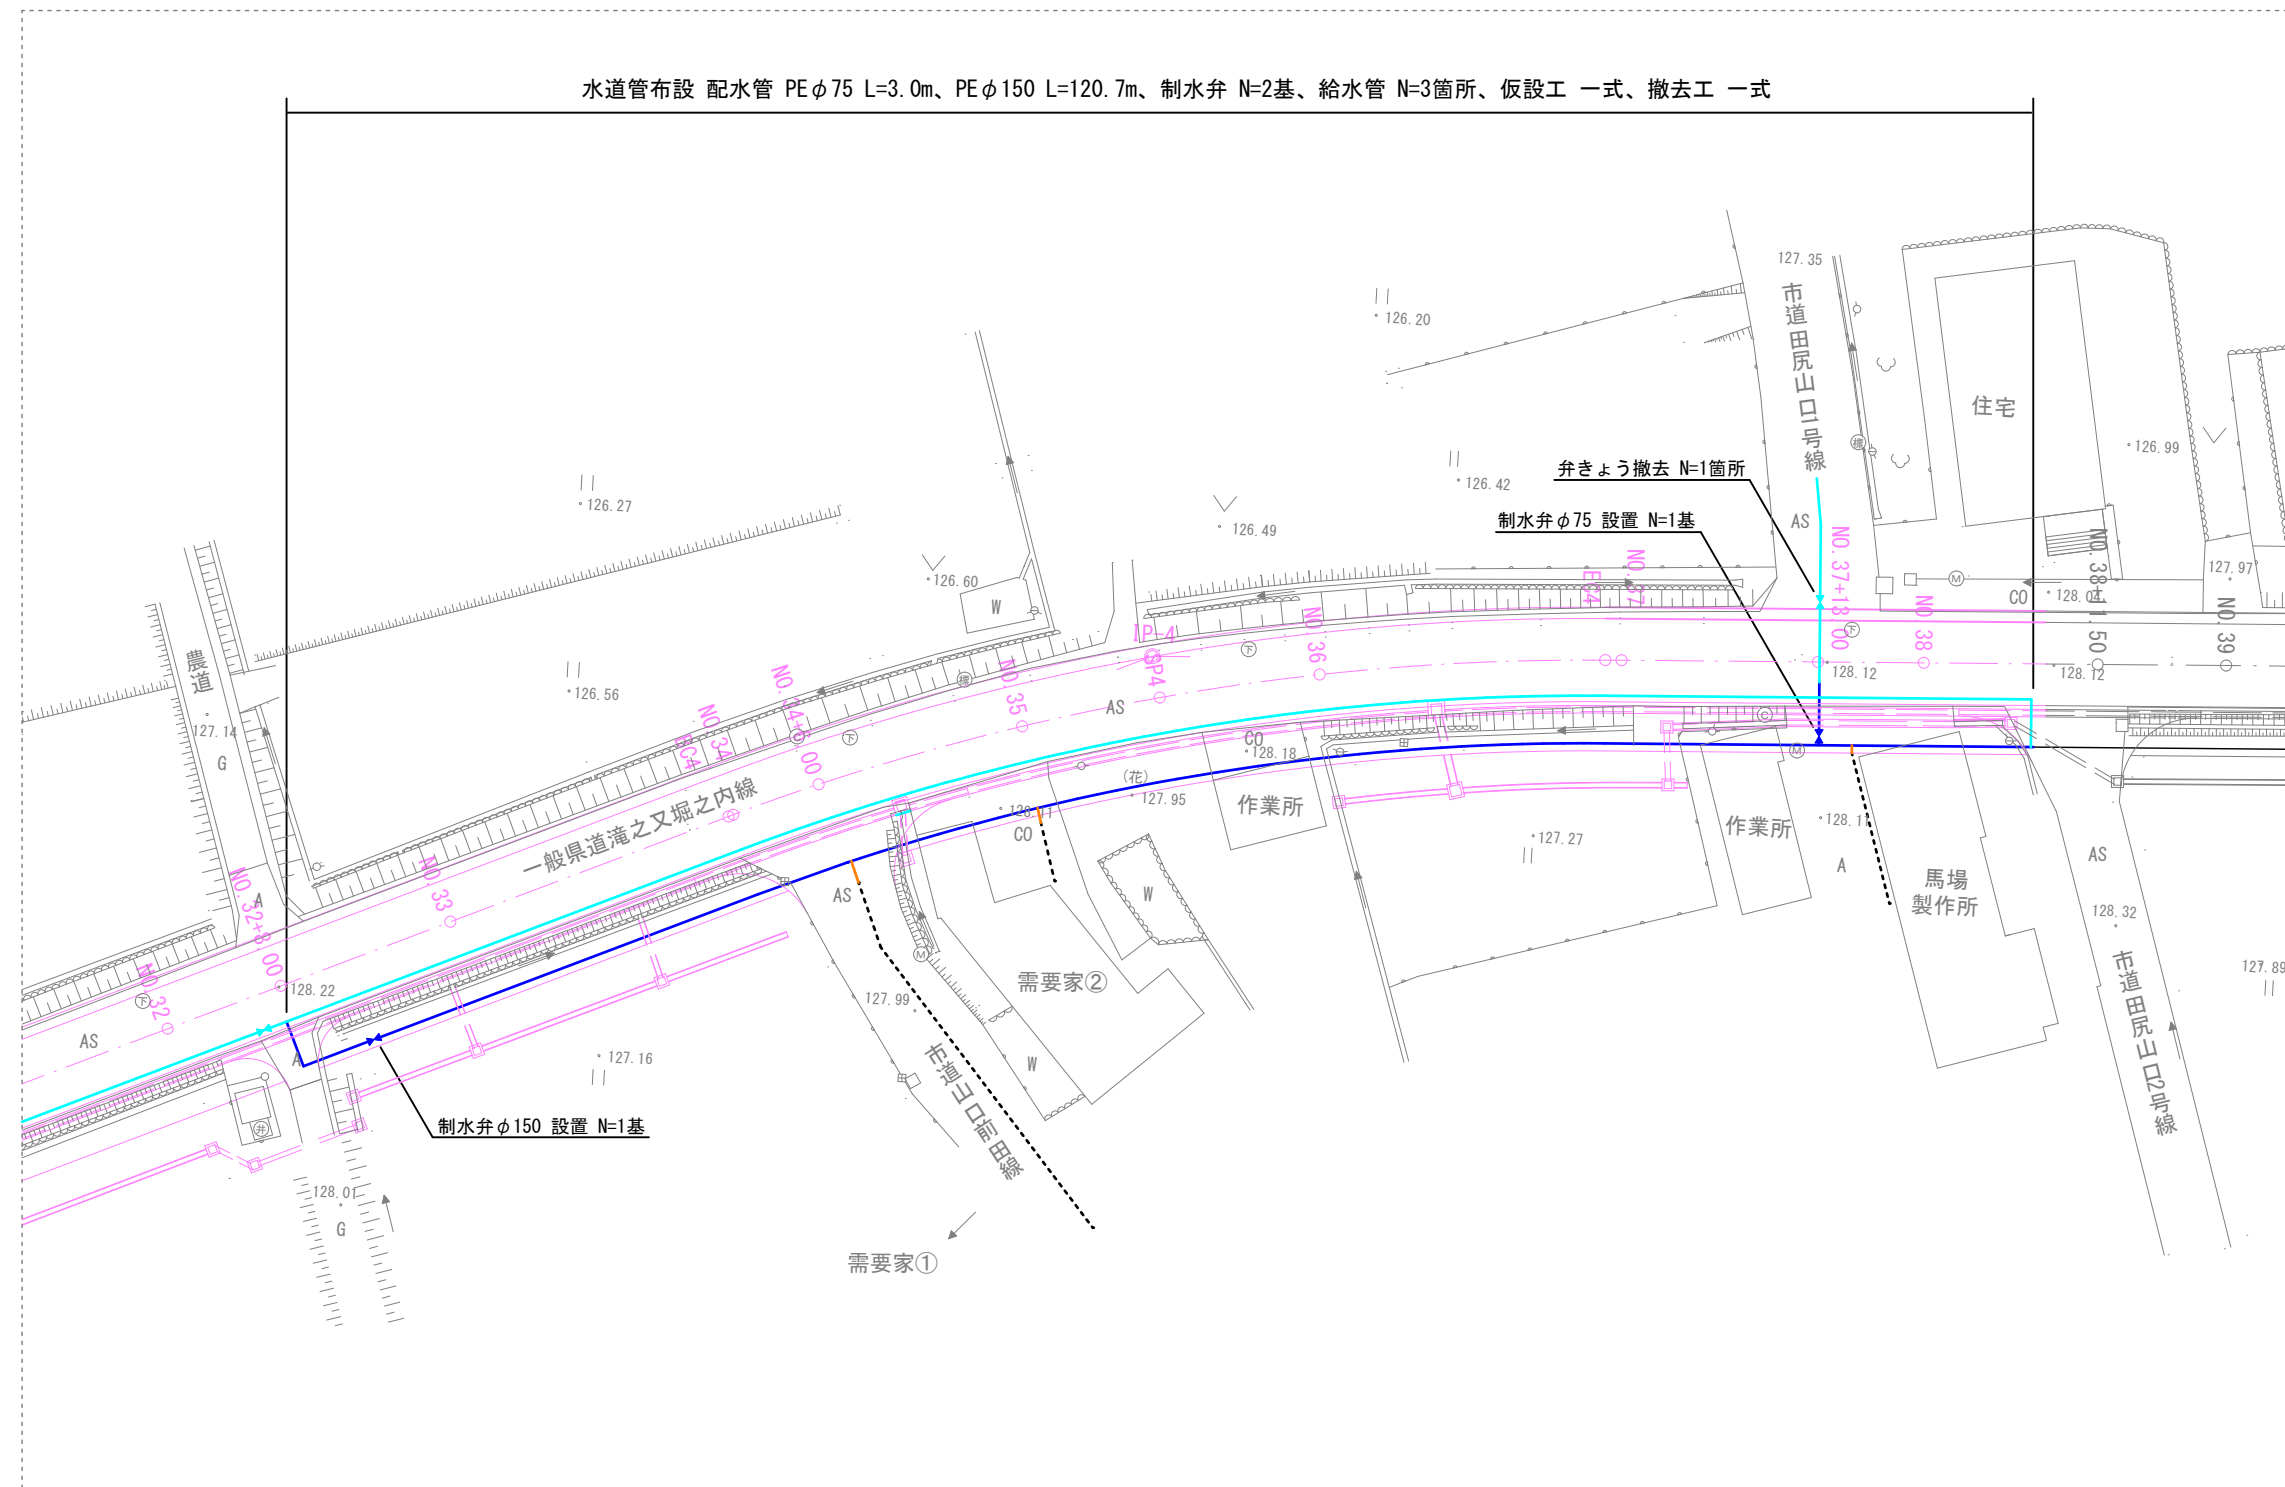


実施設計図



令和6年度 工事番号 工単R6-14			
魚沼市		山口	地内
県道滝之又堀之内線(山口) 水道管布設替(その2) 工事			
平面図			
縮尺	図示		
測量	年	月	日
設計	年	月	日
			図番 1 / 3
魚沼市ガス水道局			

標準掘削断面図

S=1:20

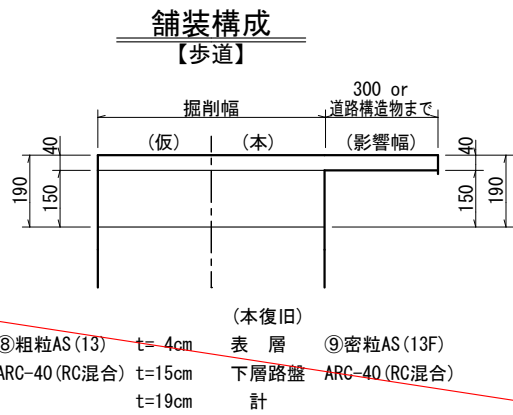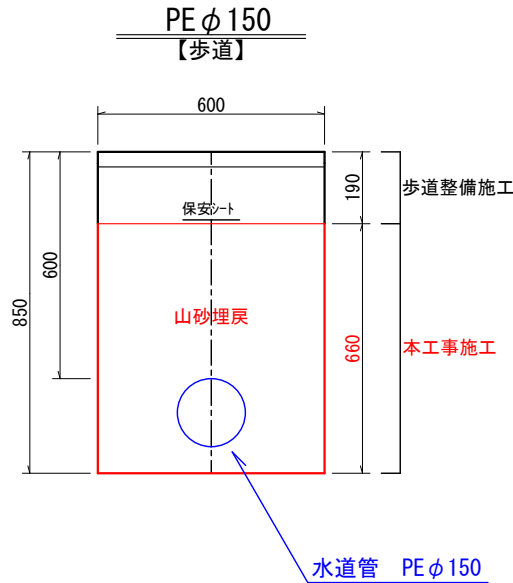

※ 関連工事にて復旧予定

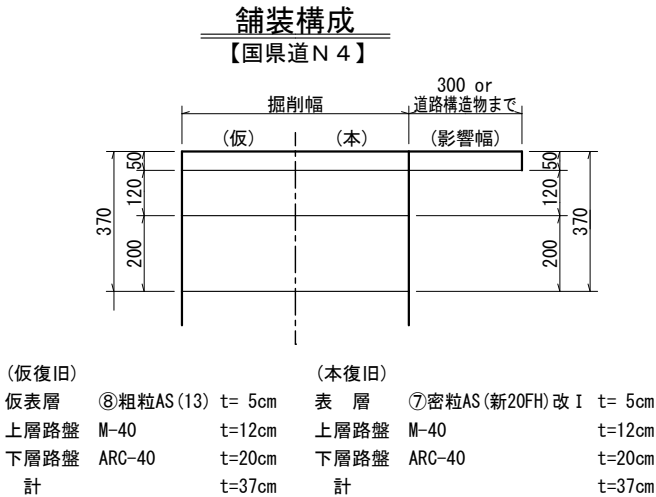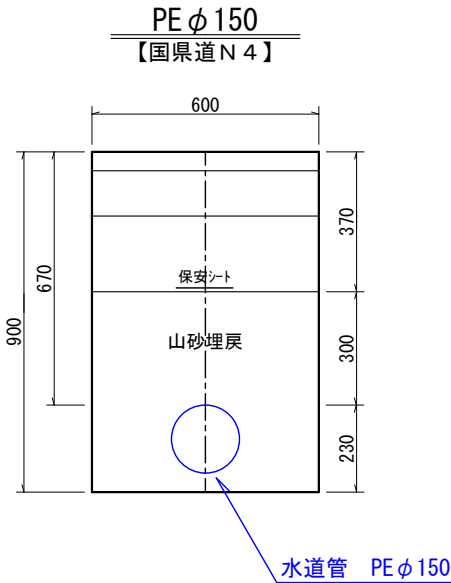


※ 既設管撤去の舗装構成も同様とする

標準横断面図

S=1:20

NO. 38

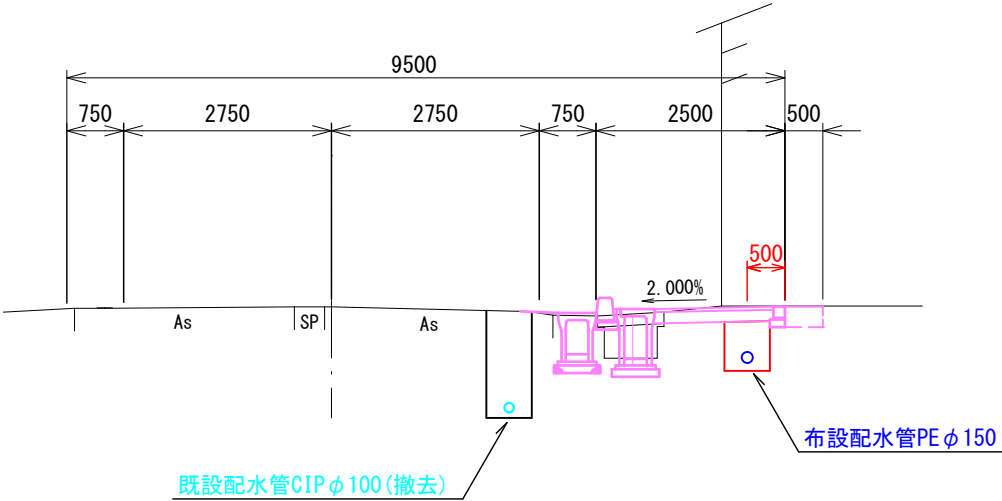

実施設計図

令和6年度 工事番号 工単R6-14			
魚沼市	山口	地内	
県道滝之又堀之内線(山口) 水道管布設替(その2)工事			
標準掘削断面図・舗装構成図 標準横断面図			
縮尺	図示		
測量	年	月	日 図番
設計	年	月	日 2/3
魚沼市ガス水道局			

S=Free



令和6年度 工事番号 工単R6-14				
魚沼市		山口		地内
県道滝之又堀之内線(山口) 水道管布設替(その2)工事				
配管図				
縮尺	図示			
測量	年	月	日	図番
設計	年	月	日	3/3
魚沼市ガス水道局				