
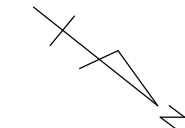



6道維第25号 市道小平尾上中山種井洩線 舗装補修工事

計画平面図 S=1:1000

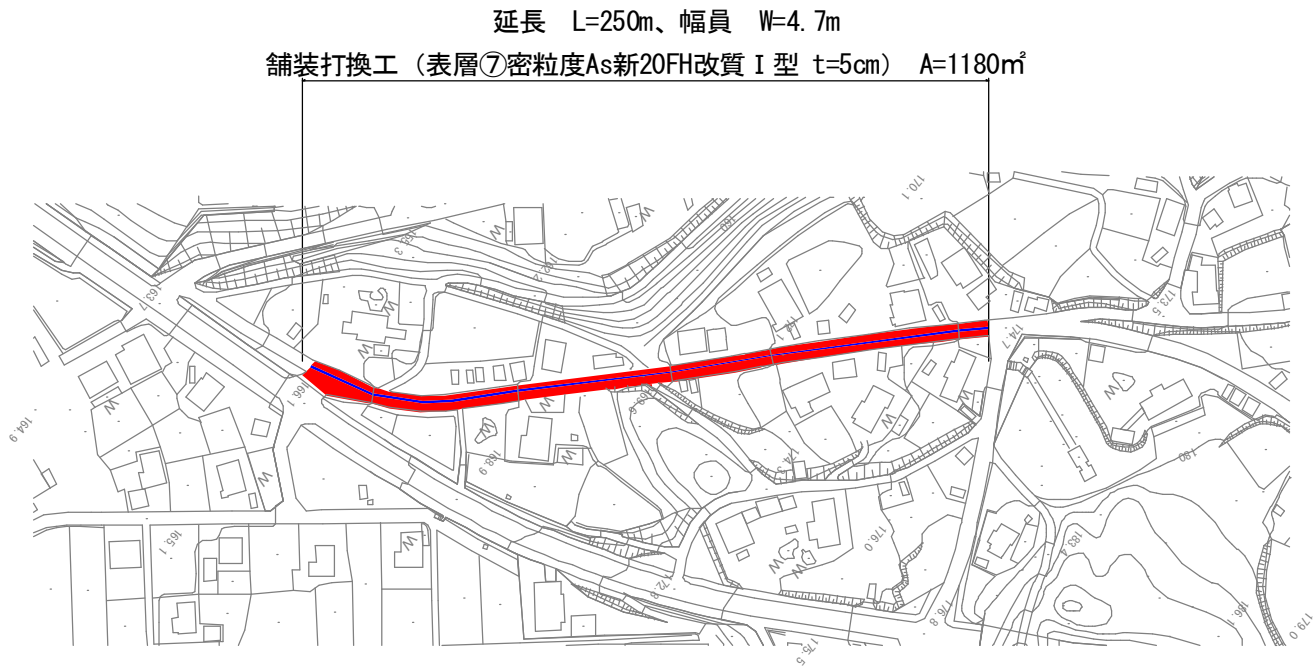

凡例	
<div></div>	当該 工事
<div></div>	既設 散水管

標準断面図 S=1:50

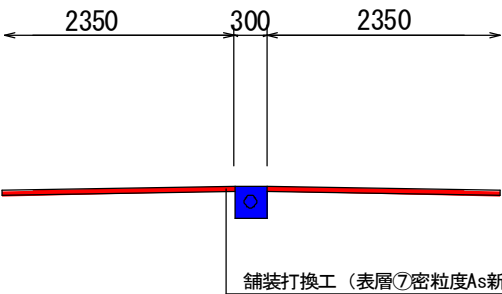

令和6年度		工事番号 6道維第25号		
市道	魚沼市	町	小平尾	地内
市道小平尾上中山種井洩線 舗装補修工事				
計画平面図、標準断面図				
縮尺	S=図示	図面全	1/1	
測量		年 月 日	主任 技術者	
設計		年 月 日	主任 技術者	
魚沼市役所 産業経済部 建設課				