


6道維第45号 市道下夕島10号線舗装補修工事

計画平面図 S=1 : 1000


施工延長 L=100m、平均幅員 W=2.0m

舗装打換工(表層⑦ t=5cm) A=200m²

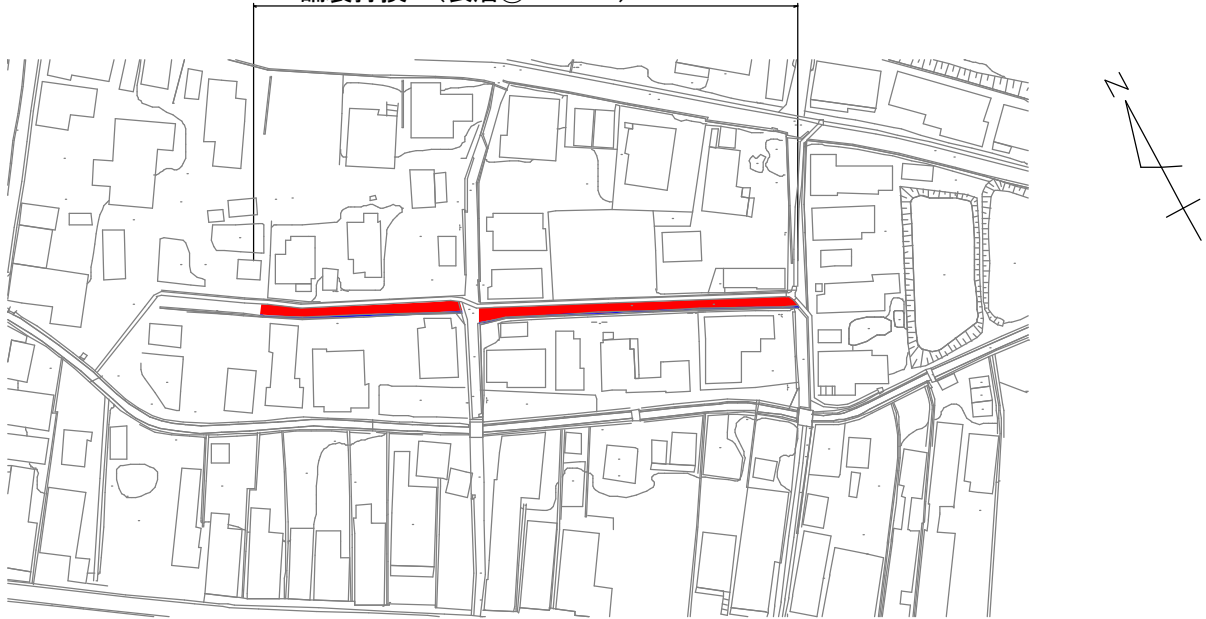

凡例	
<div></div>	当該 工事
<div></div>	既設 散水管

標準断面図 S=Free

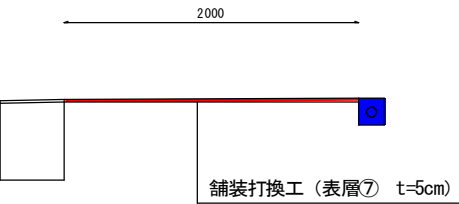

令和6年度		工事番号 6道維第45号			
市 道	魚沼市	郡	町	堀之内	地内
市道下夕島10号線舗装補修工事					
計画平面図、標準断面図					
縮尺	S=図示	図 面 全		1/1	
測量		年 月 日	主任 技術者		
設計		年 月 日	主任 技術者		
魚沼市役所 産業経済部 建設課					