



バルコニー消雪配管 詳細図


バルコニー消雪配管 平面図

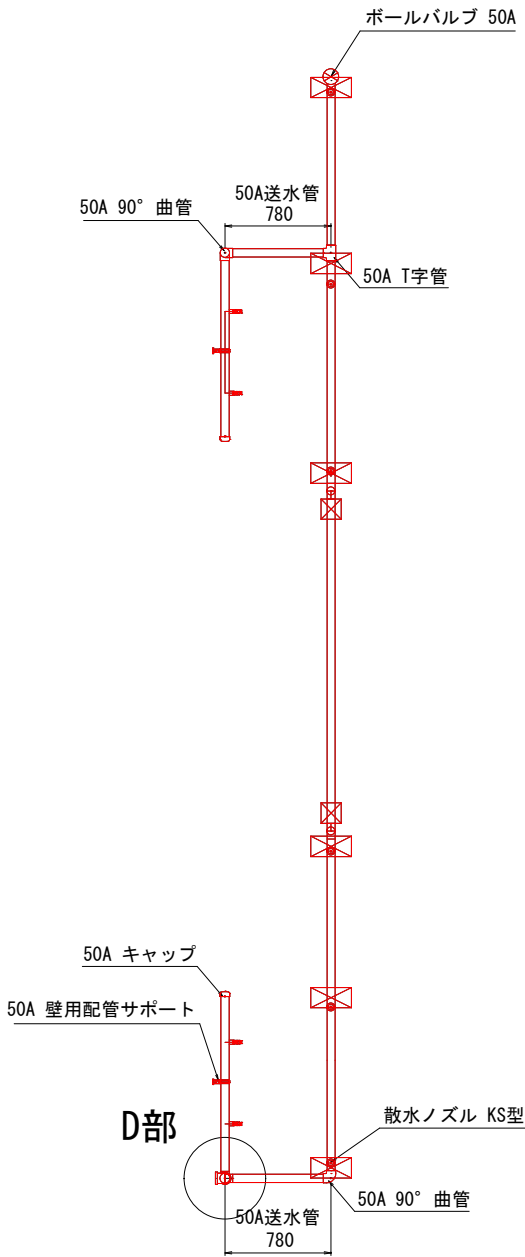

バルコニー消雪配管 正面図

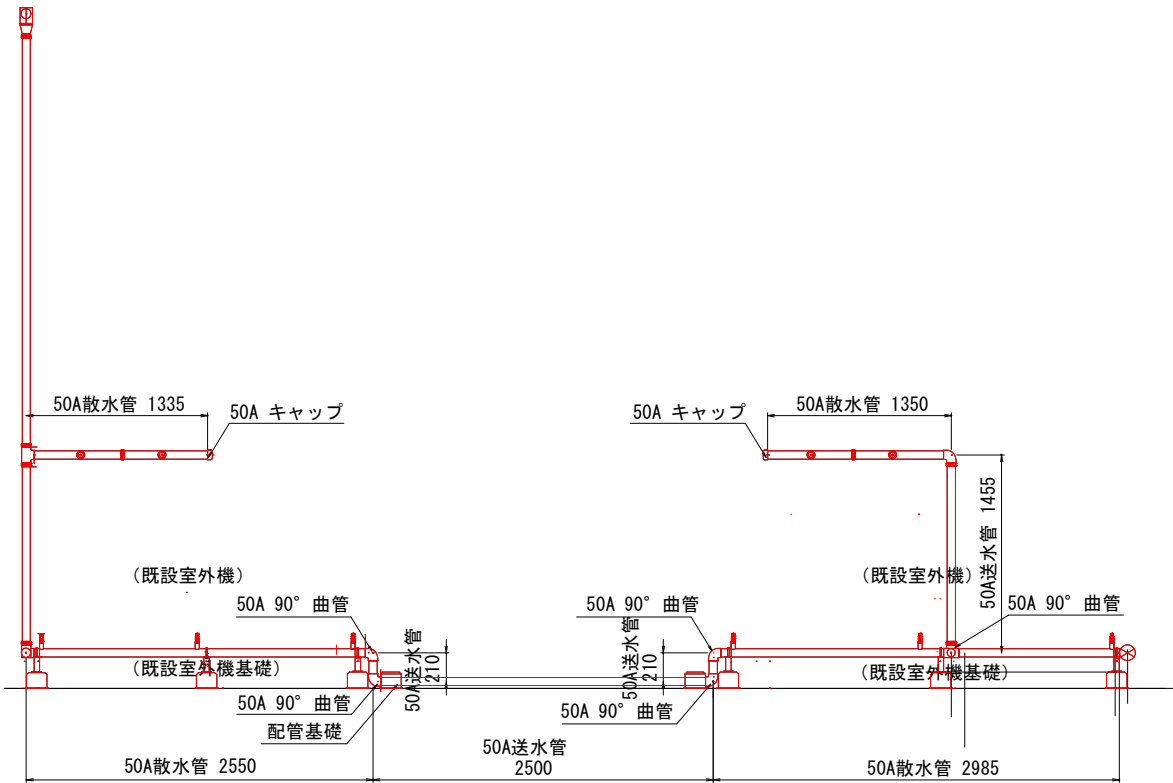

D部 断面図

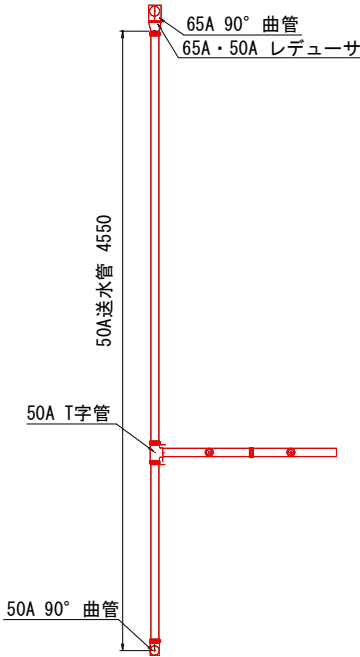

施工年度	令和6年度	工事番号	6魚建第12号		
工事名	四日町排水ポンプ場消雪施設整備工事				
処理区分名		排水区分	四日町第1排水区		
施工箇所	魚沼市四日町字桐ノ木				
図面名称	バルコニー-消雪配管詳細図				
縮尺	FREE		図面番号	C-7	
魚沼市産業経済部建設課					