


全体平面図 S=1:100

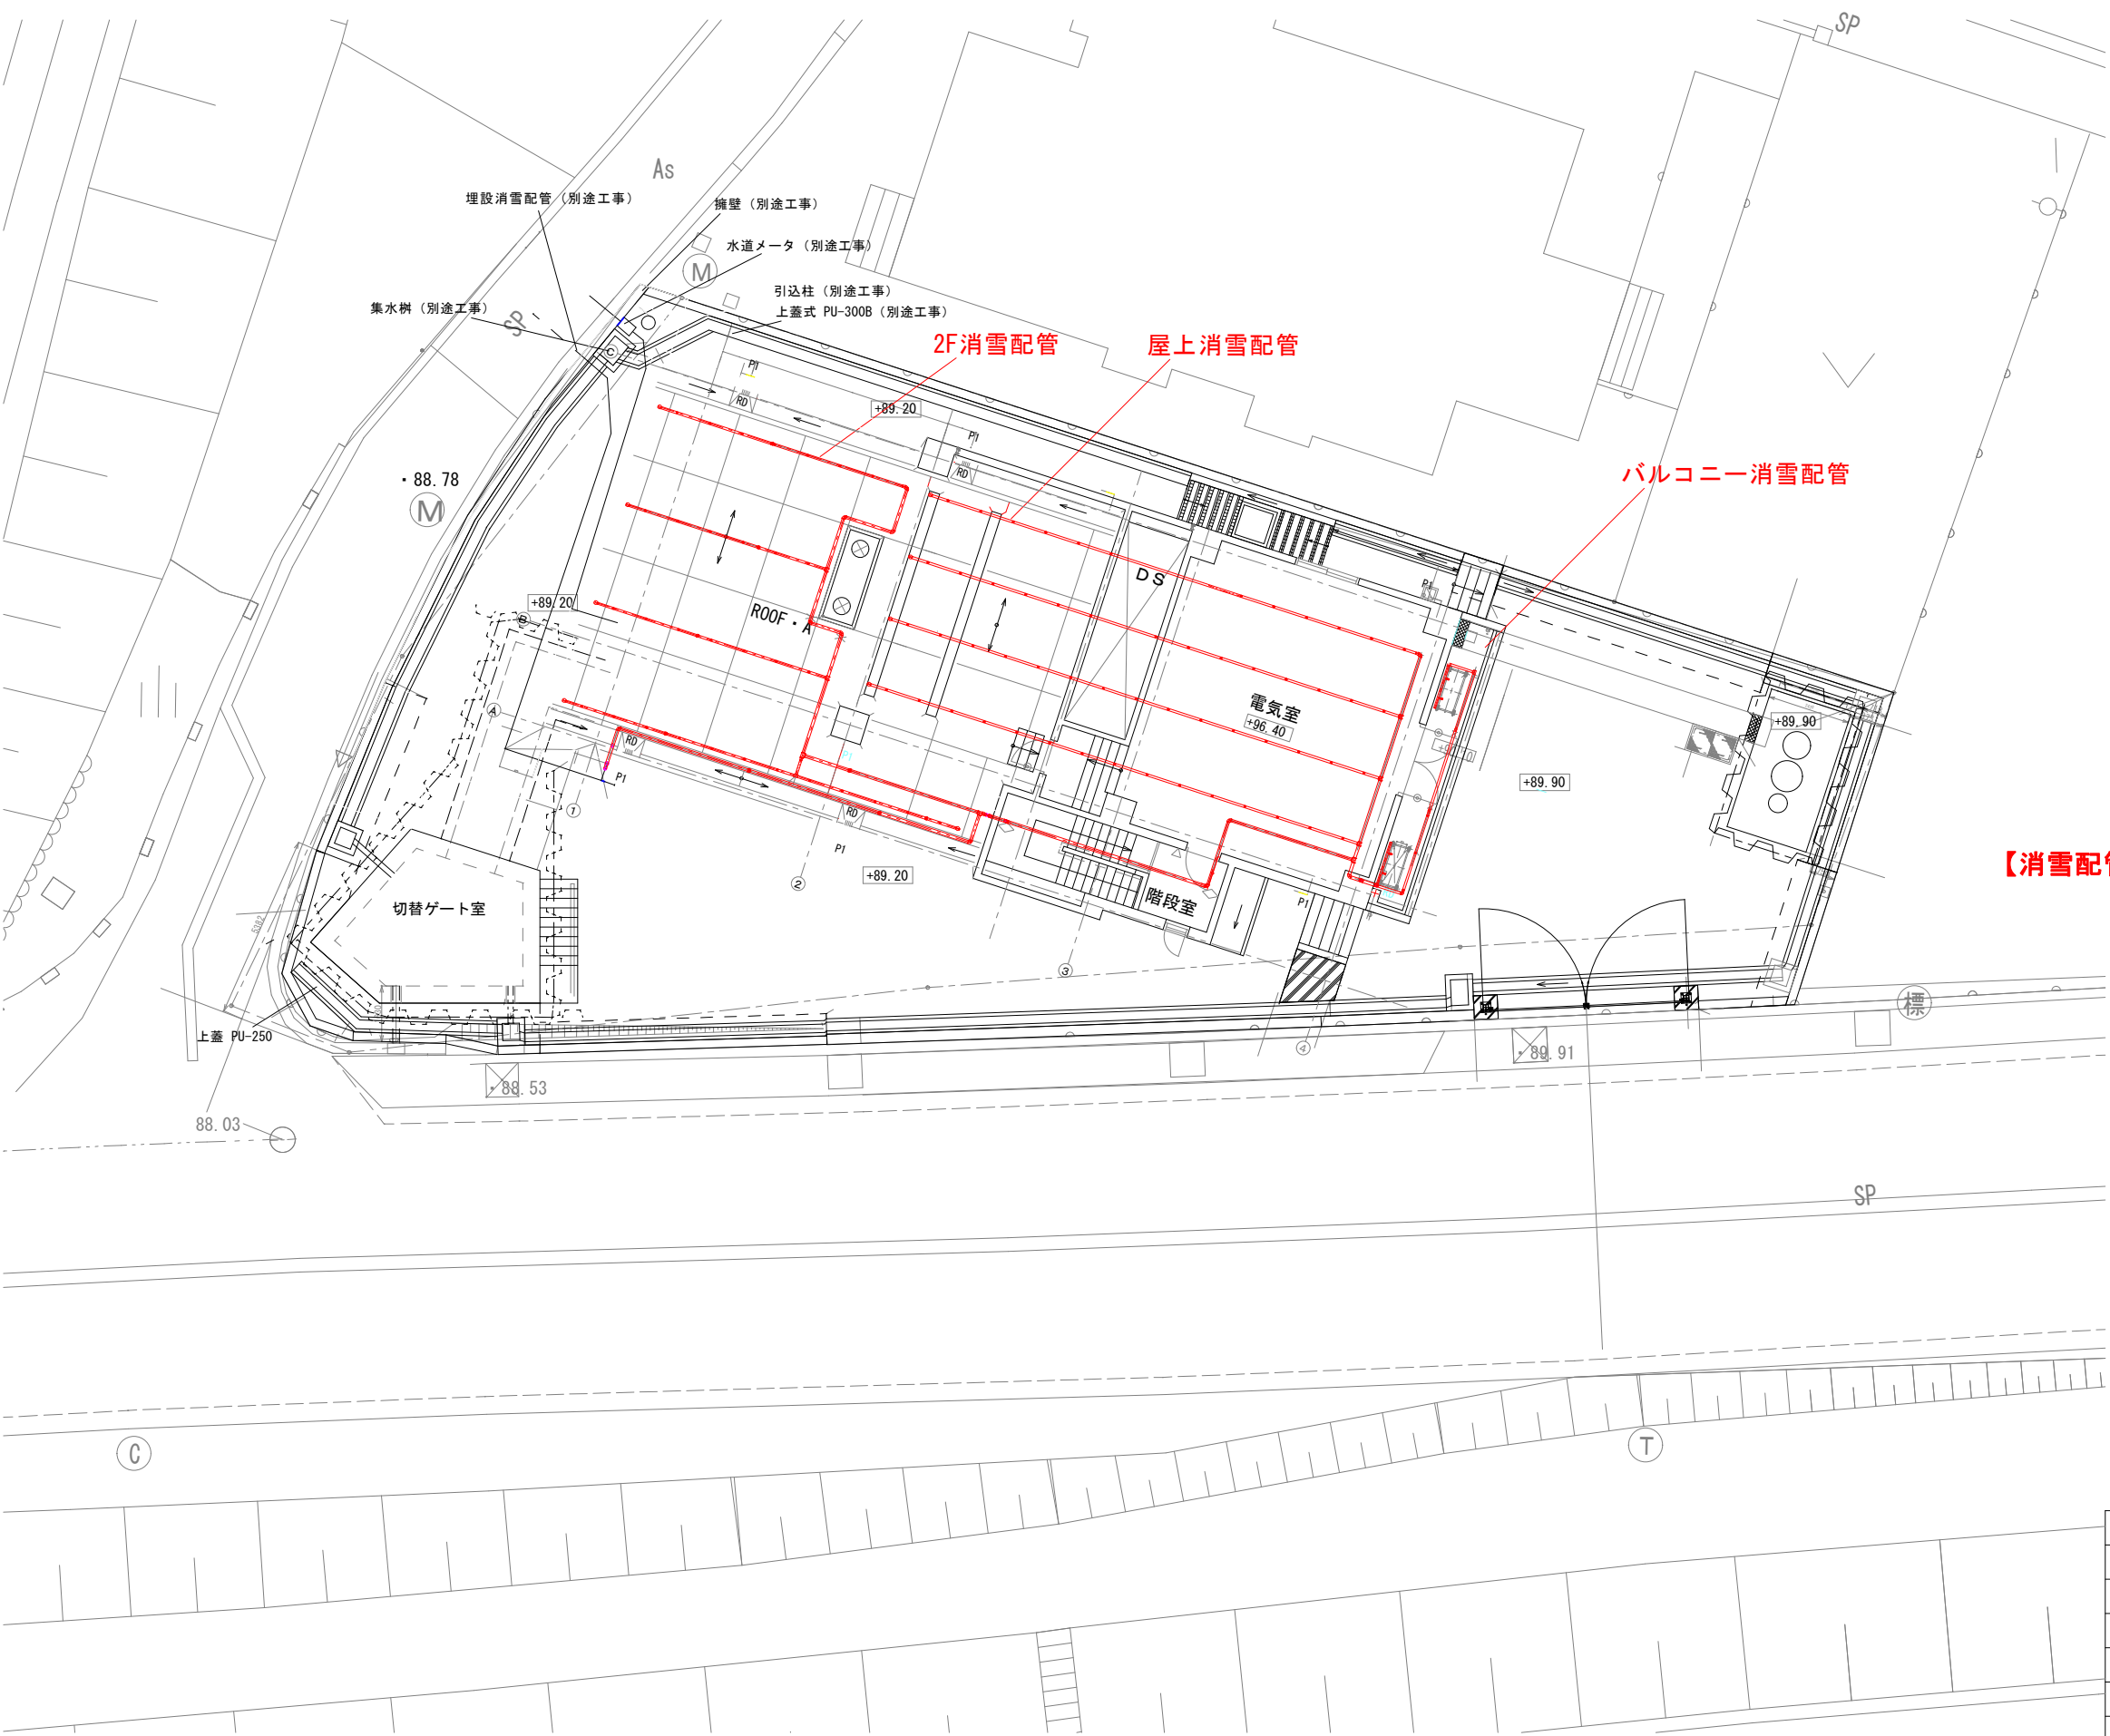

【消雪配管工】 送水管65A : L= 64m
散水管50A : L=112m

凡例
== : 2F・屋上・バルコニー消雪配管

施工年度	令和6年度	工事番号	6魚建第12号
工事名	四日町排水ポンプ場消雪施設整備工事		
処理区分名		排水区分	四日町第1排水区
施工箇所	魚沼市四日町字桐ノ木		
図面名称	全体平面図		
縮尺	1/100	図面番号	C-1
魚沼市産業経済部建設課			