


屋上・バルコニー配管 消雪配管平面図

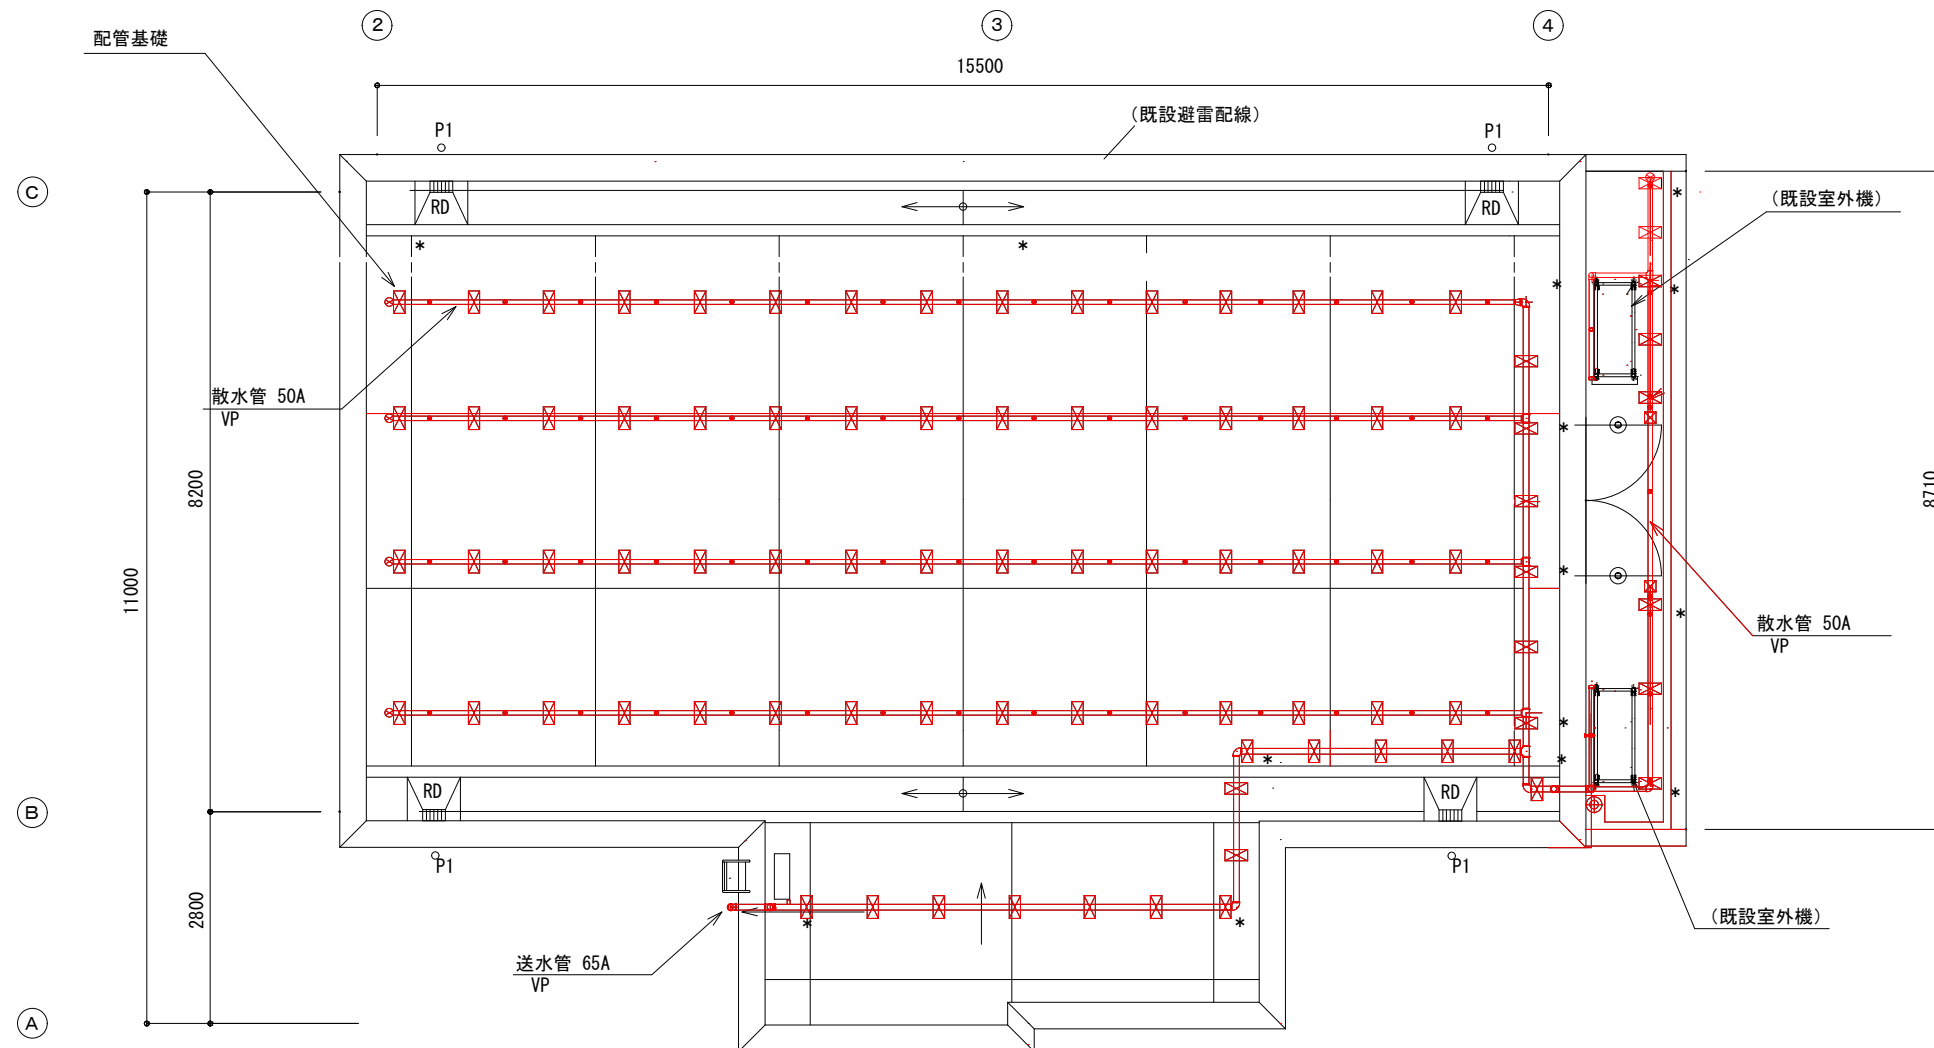

施工年度	令和6年度	工事番号	6号建第12号
工事名	四日町排水ポンプ場消雪施設整備工事		
処理区分名		排水区分	四日町第1排水区
施工箇所	魚沼市四日町字桐ノ木		
図面名称	屋上・バルコニー消雪配管平面図		
縮尺	FREE	図面番号	C-3
魚沼市産業経済部建設課			