




【平面図】

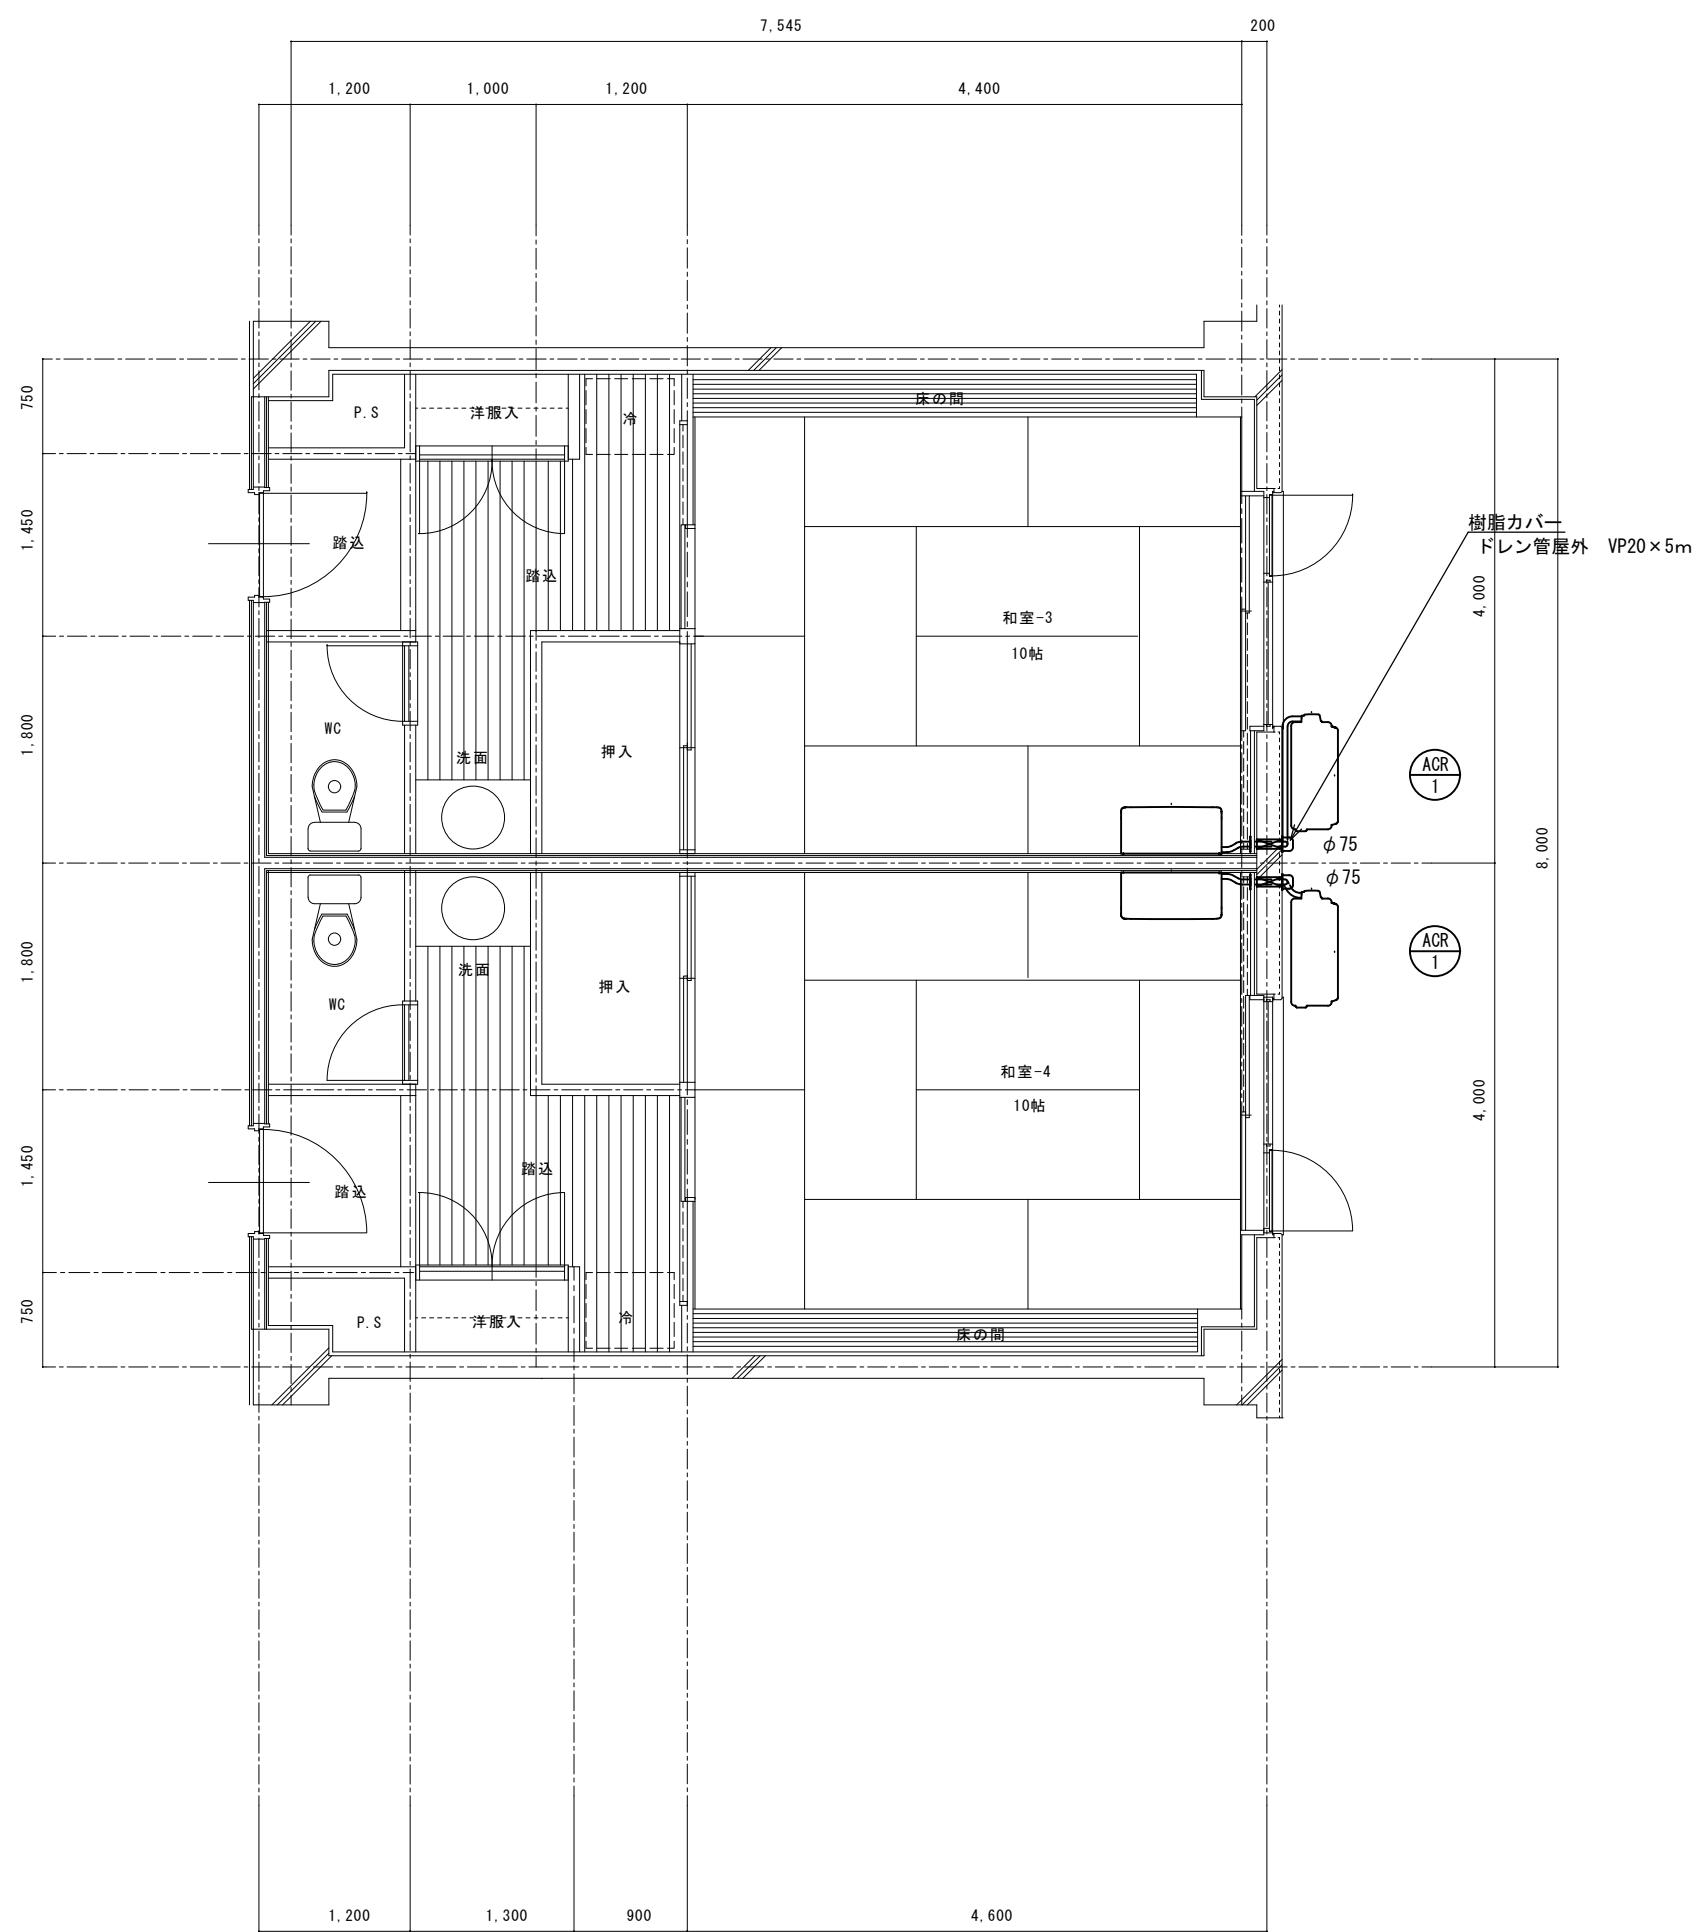


和室詳細図 1/60

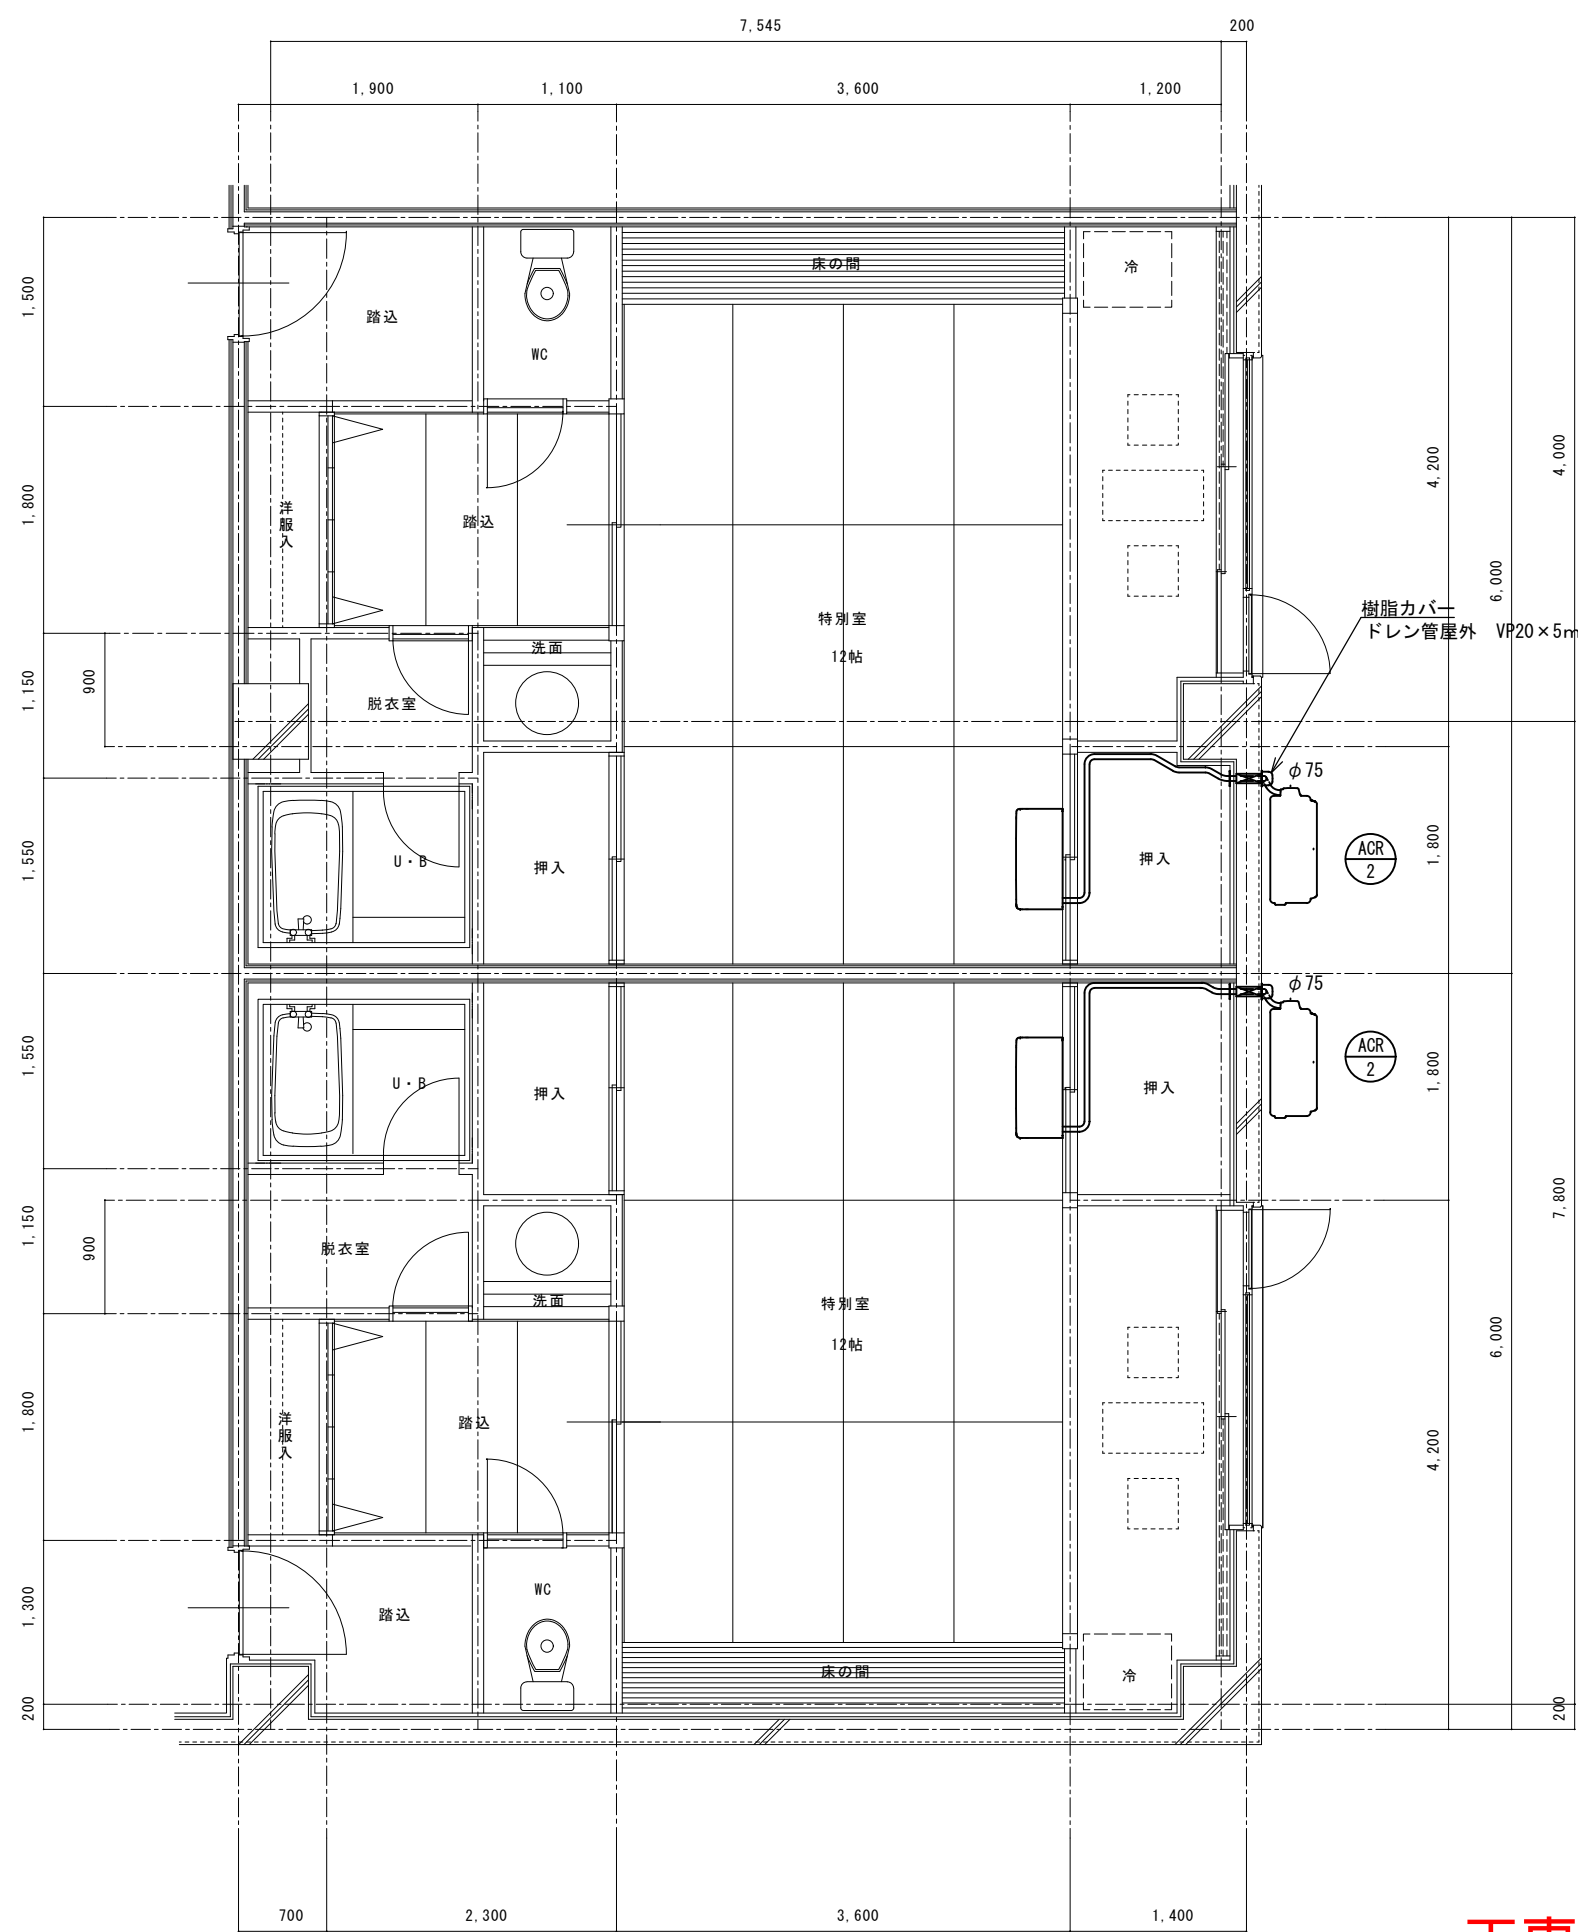


特別室詳細図 1/60

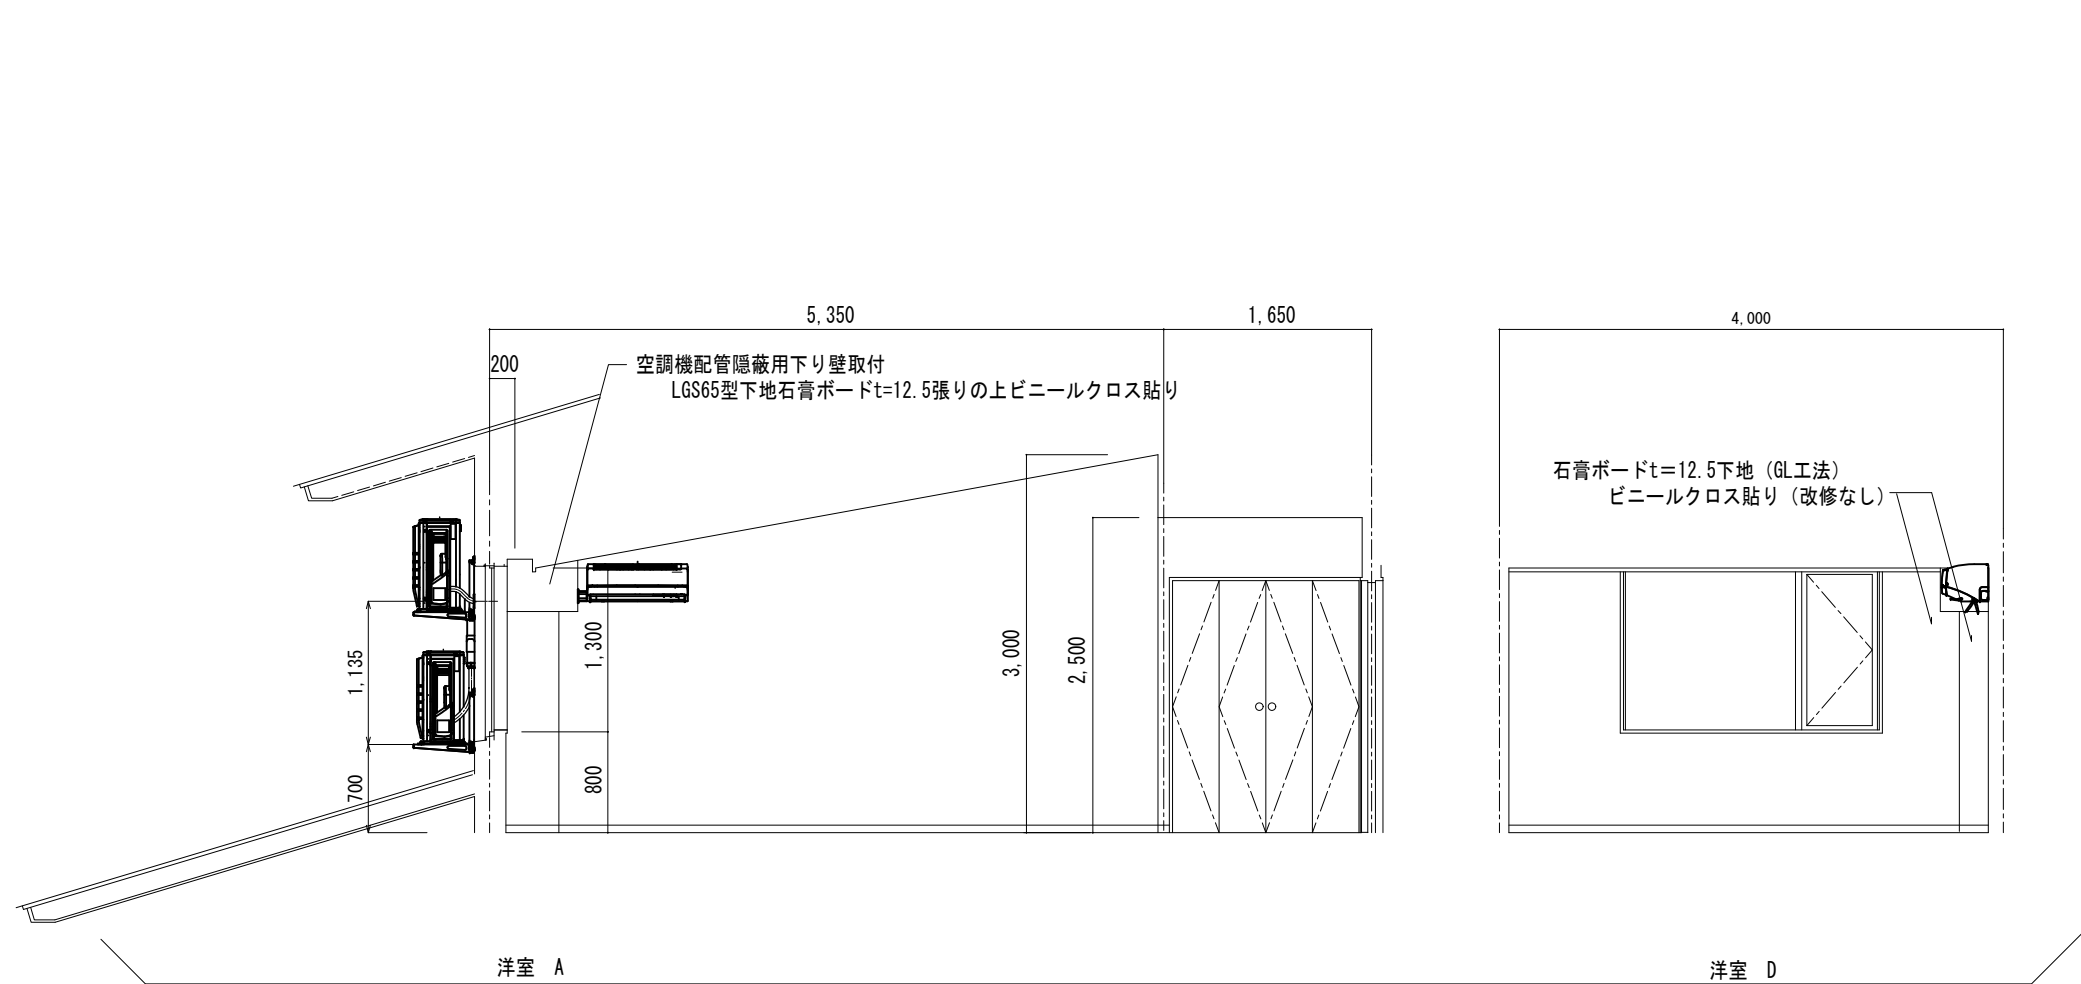

洋室展開図 1/60

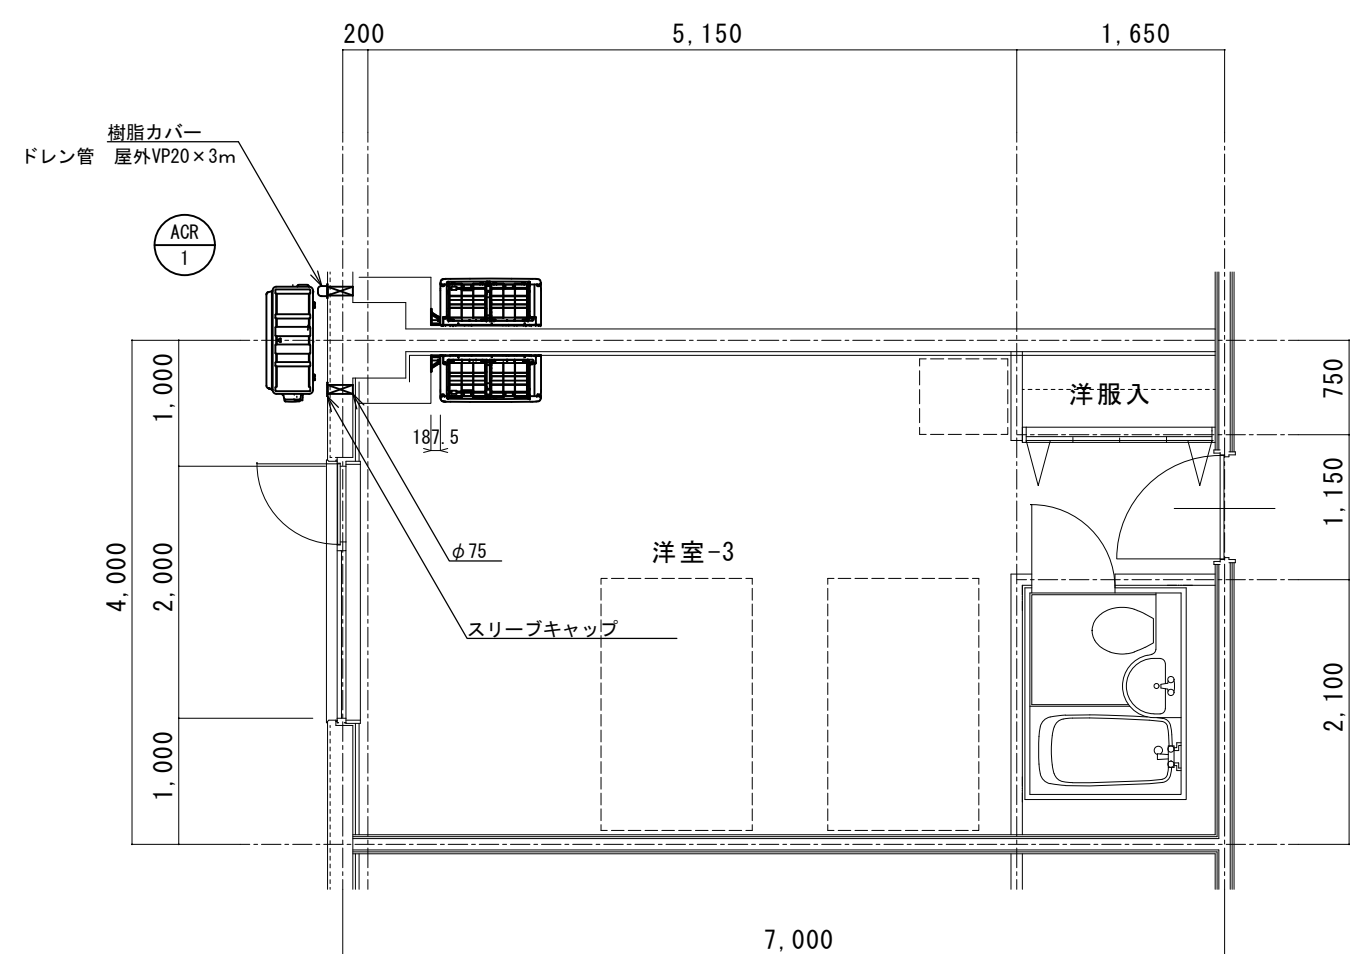


洋室詳細図 1/60

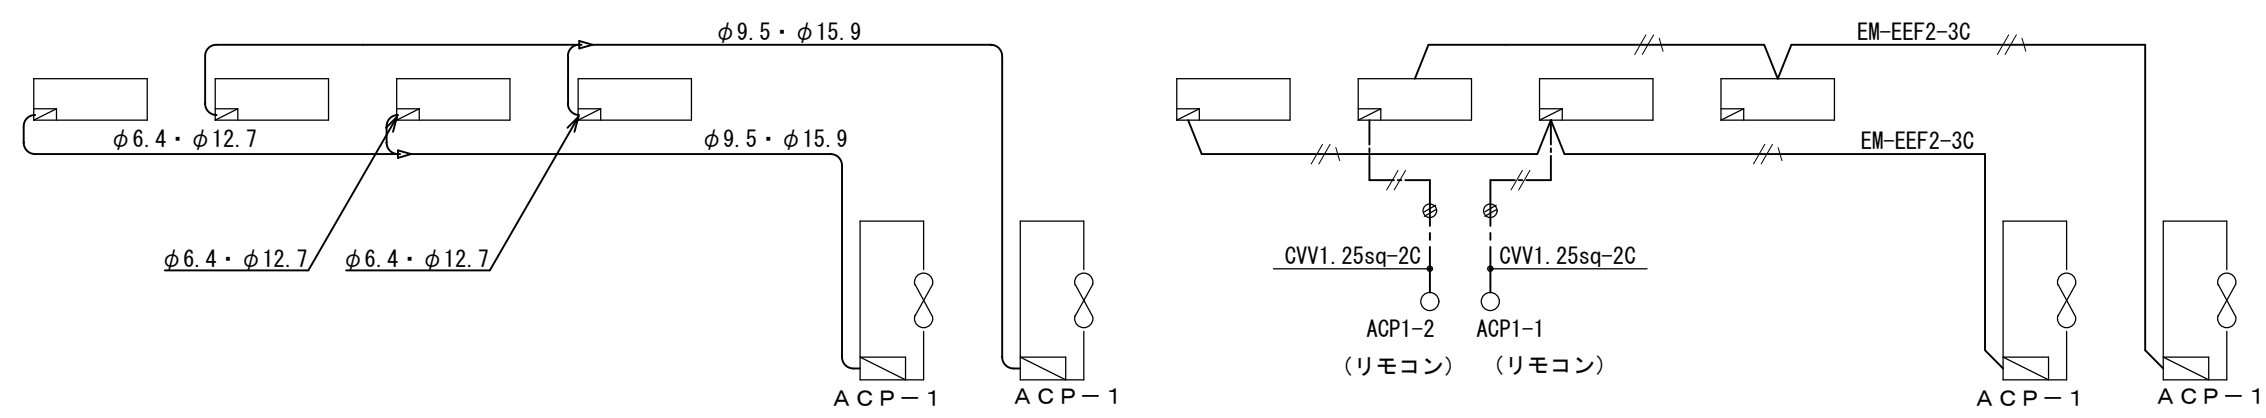


ACP-1冷媒系統図

ACP-1制御系統図

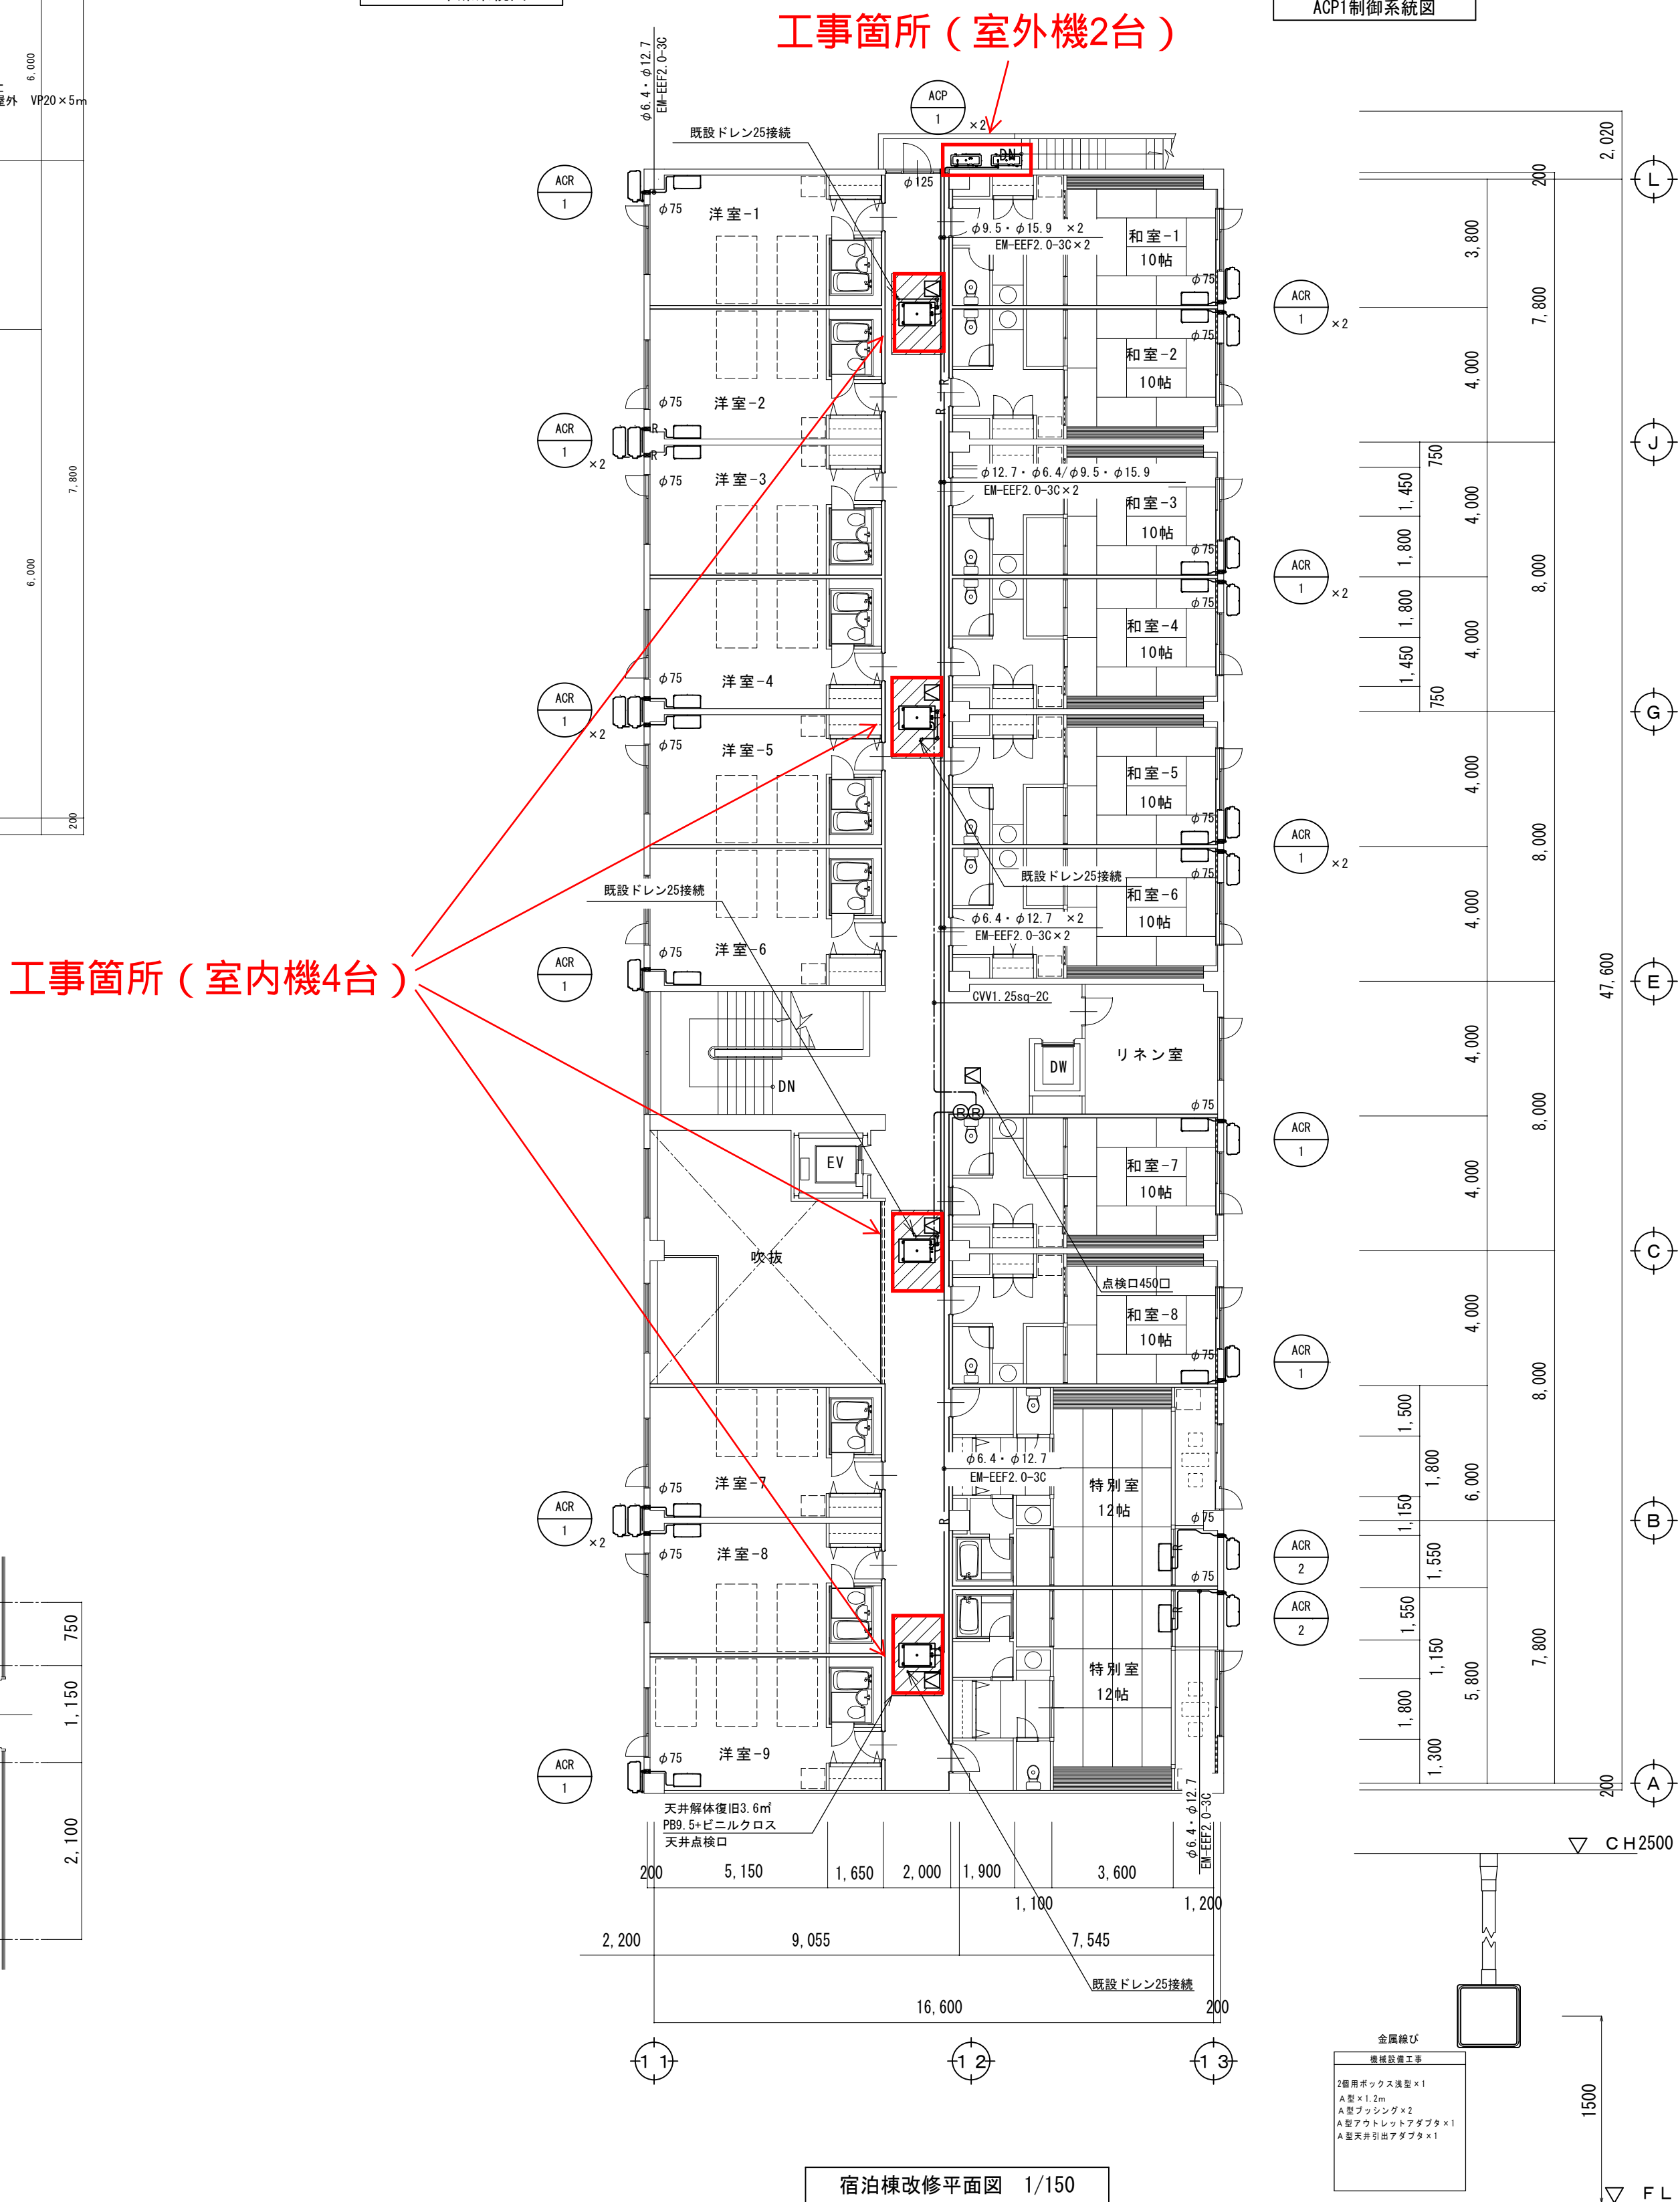

宿泊棟改修平面図 1/150

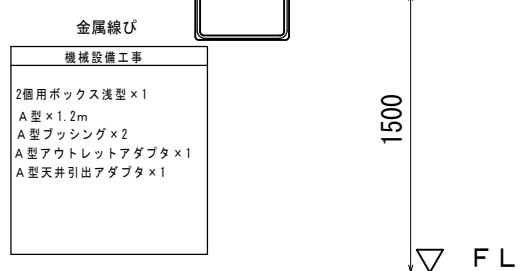

リモコン設置詳細図 1/10

		工事名称	6観工第47号 神湯温泉宿泊棟2階廊下エアコン更新工事	日付	
		図面名称	宿泊棟2階平面図	縮尺	A1 1:150 1:60 1:10