


6道維第51号 市道西又3号線安全施設設置工事

計画平面図 S=1 : 500



標準横断面図 S=Free

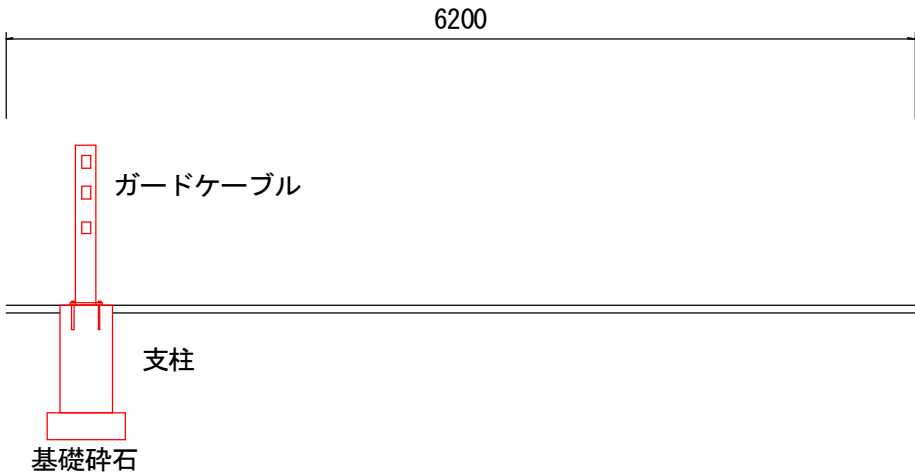

凡例	
	当該工事

令和6年度		工事番号 6道維第51号			
市 道		魚沼市	堀之内	地内	
市道西又3号線転落防止柵設置工事					
計画平面図、標準横断面図					
縮尺	S=図示	図 面 全		1/1	
測量		年 月 日	主任 技術者		
設計		年 月 日	主任 技術者		
魚沼市役所 産業経済部 建設課					