


厨房平面図 1/50

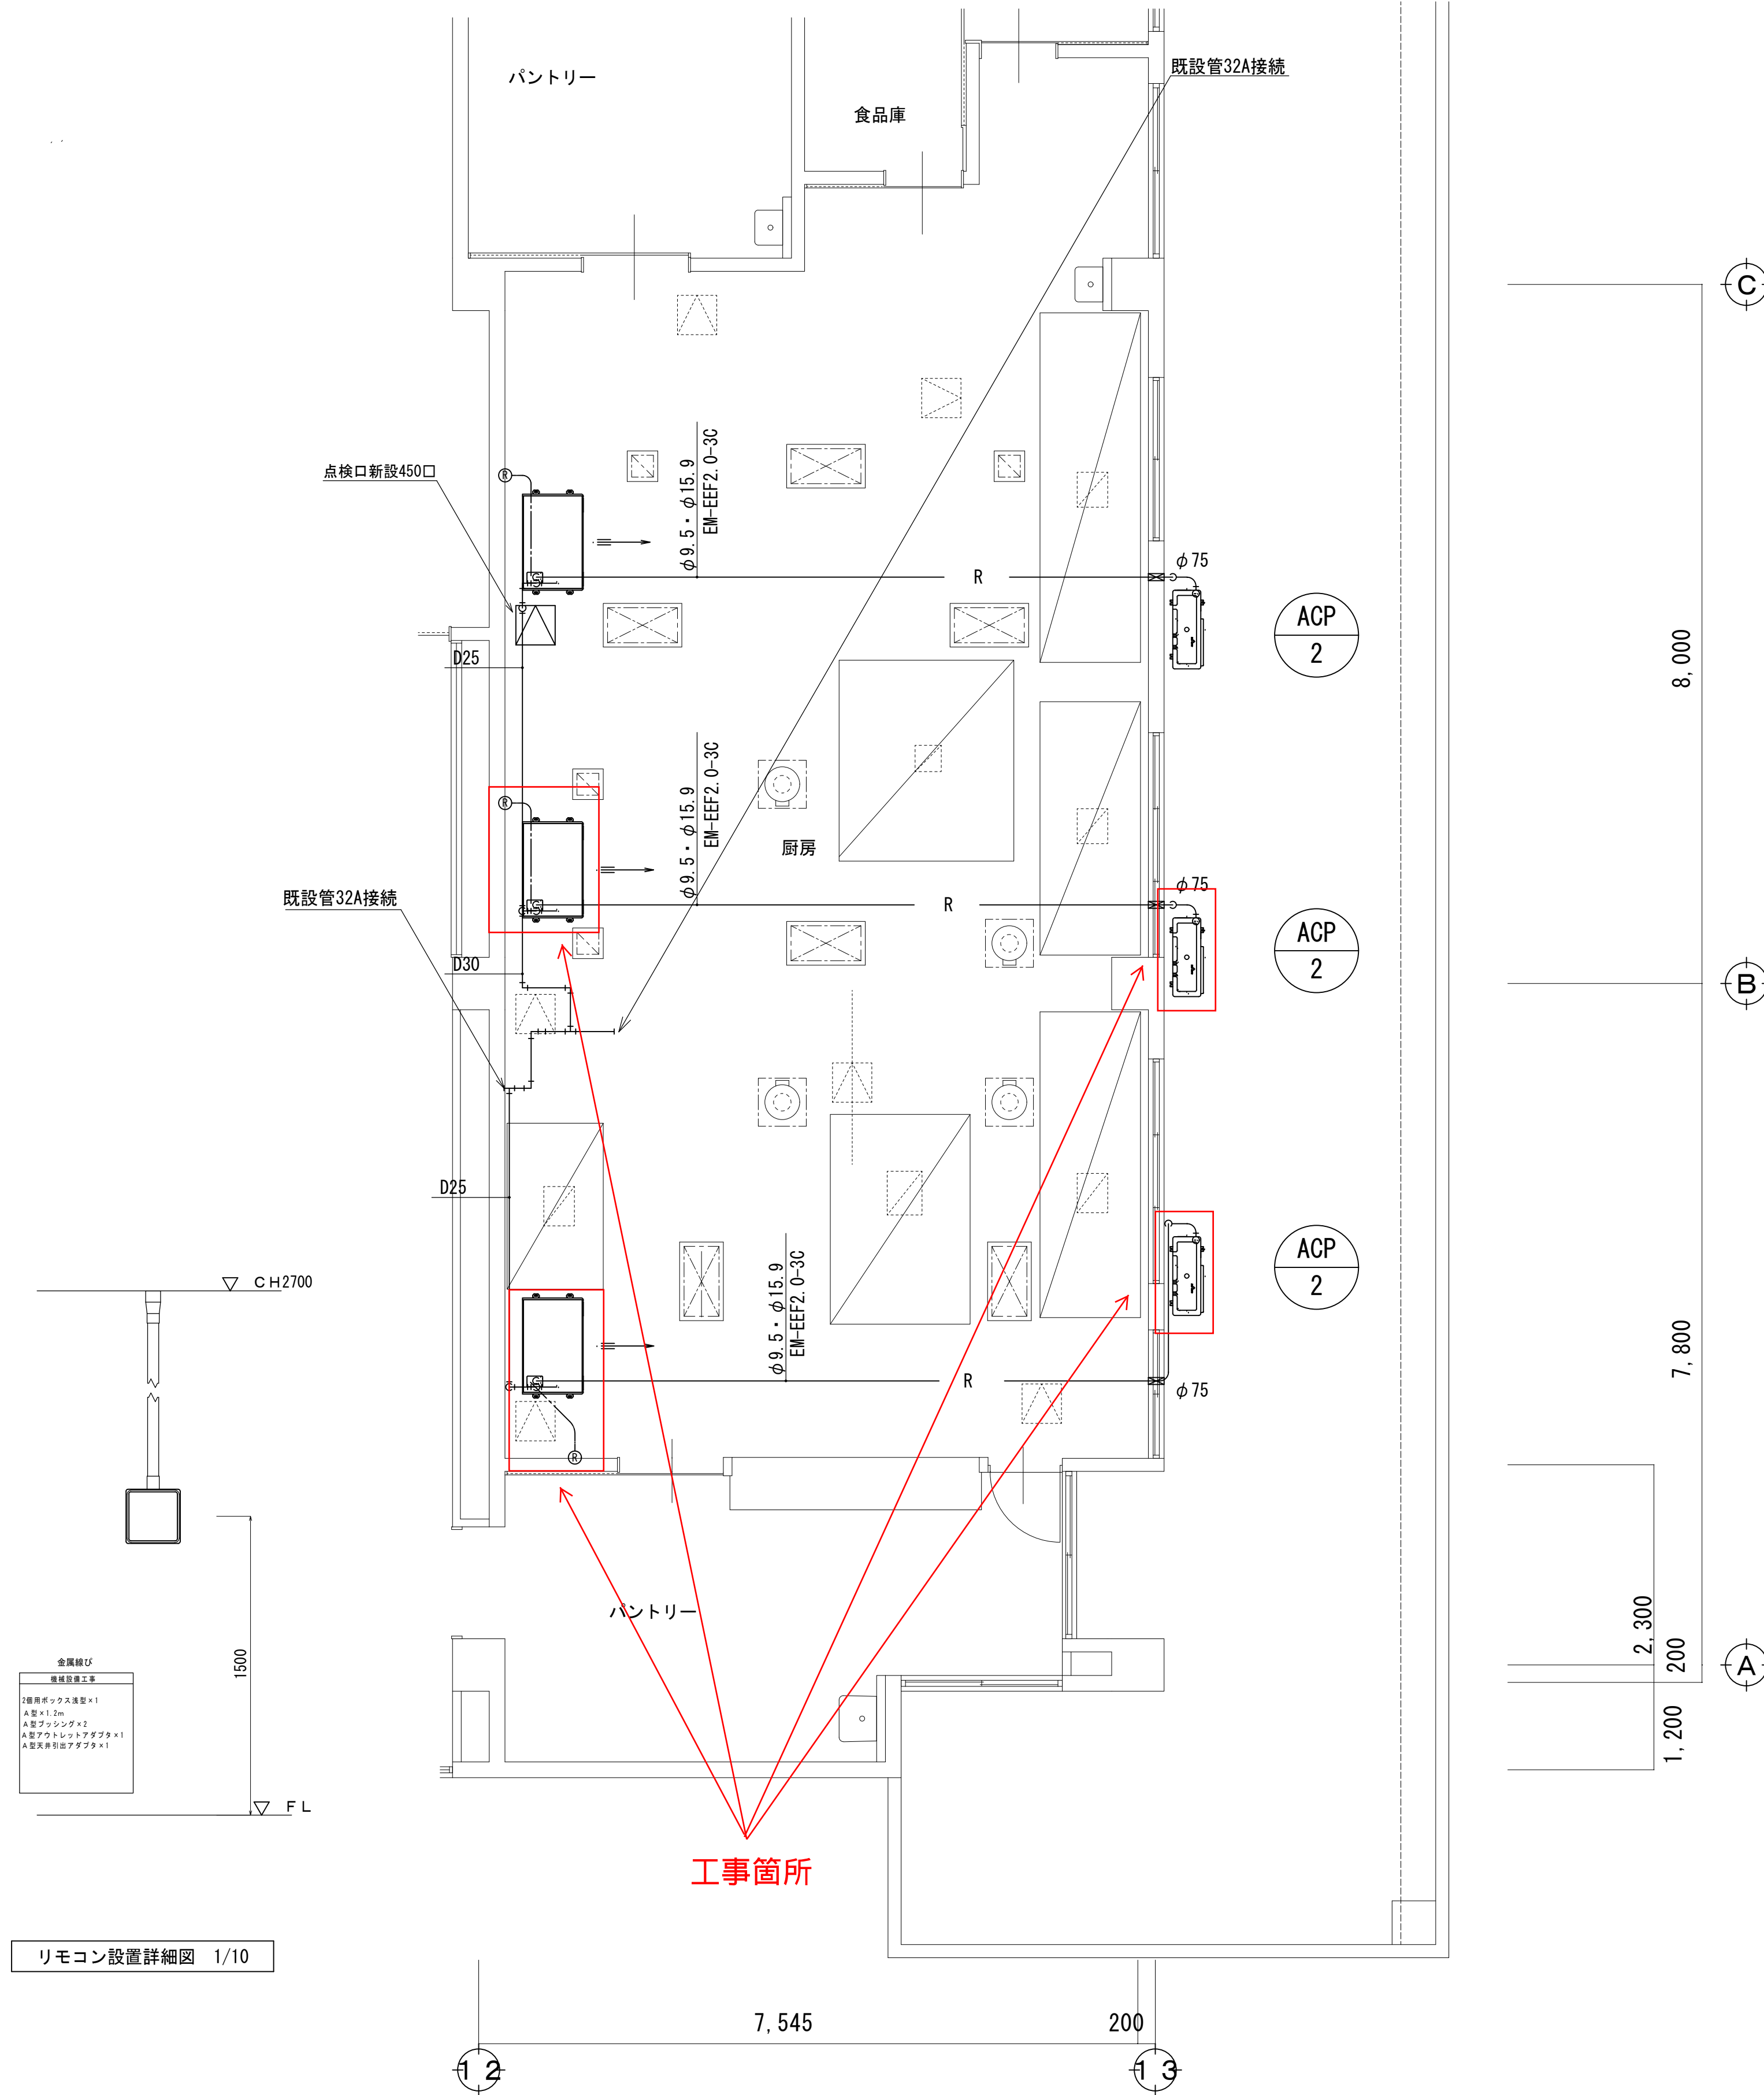

工事名称	6観工第53号 神湯温泉厨房エアコン更新工事	日付	
図面名称	厨房平面図	縮尺	A1 1 : 50 1 : 10