



7道維第1号 市道四日町本線他舗装補修工事

計画平面図 S=1:1000

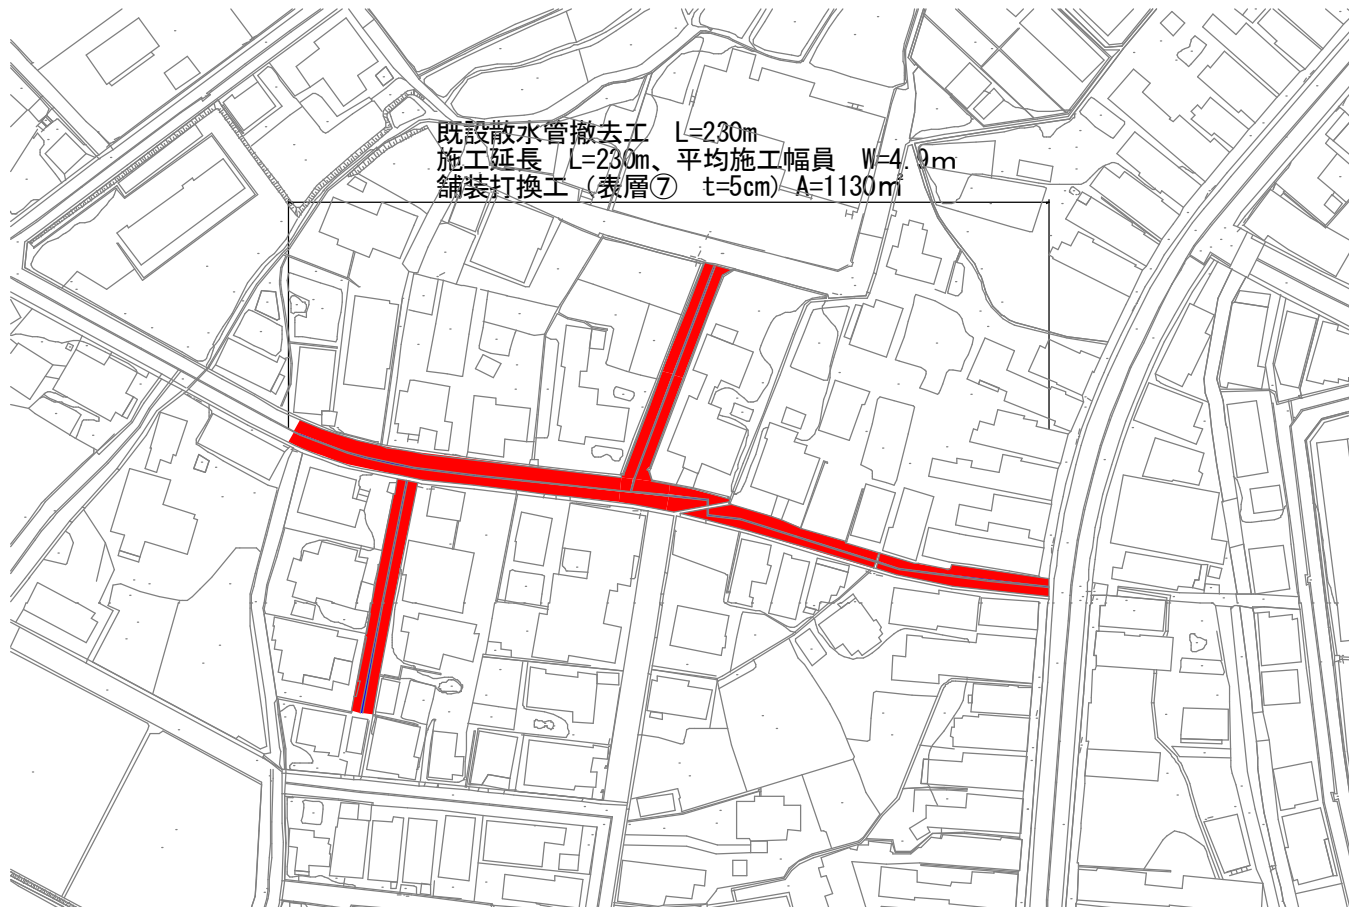

標準横断面図 S-Free

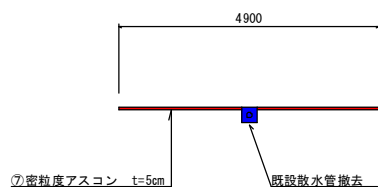

凡例

	当該工事
	既設散水管

令和7年度	工事番号	7道維第1号			
市道	魚沼市	町	四日町	地内	
市道四日町本線他舗装補修工事					
計画平面図、標準断面図					
縮尺	S=図示	図面全	1/1		
測量		年月日	主任技術者		
設計		年月日	主任技術者		
魚沼市役所 産業経済部 建設課					